

8. その他の資料・情報

- 8-1 各調査対象校の施設・インフラ状況
- 8-2 各調査対象校の運営状況
- 8-3 ステークホルダーミーティングの結果
- 8-4 各対象校の配置図


8-1 各調査対象校の施設・インフラ状況


学校番号	学校名	サイト調査日	天気	県都からの距離 (km)	アクセス状況			敷地状況								
					県都からの所要時間	道路状況	敷地形状	達成の必要性	達成の履歴	敷地境界	主な風向	敷地内障害物	付近障害物	土質	塩害	白蟻被害
R 1	San Ramón	2004/5/28	曇	島の中心より 21.3	島の中心より 1:10	幹線より分岐後未舗装路を通る。途中2箇所の小川を渡る。雨天時の通行は困難。	若干の傾斜あり	微少	無	明確	E	無	無	粘土(黒土)	無	微少
R 2	koos Koster	2004/5/28	曇	島の中心より 1.2	島の中心より 0:15	島内幹線道路よりアクセス可	若干の傾斜あり	微少	無	明確	SE	無	小川(西)	粘土(黒土)	無	有
R 3	Los Angeles - Esquipulas	2004/5/29	晴	島の中心より 14.5	島の中心より 0:25	一部道路はあるものの工事車両等の通行には特に支障はない。	若干の傾斜あり	微少	無	明確	NE	無	枯沢(北)	粘土(黒土)	無	微少
R 4	Nicarao	2004/5/28	曇	島の中心より 6.5	島の中心より 0:20	未舗装路をアクセス。雨天時の通行は困難。	平坦	無	無	明確	E	高木	小川(東)	粘土(黒土)	無	有
R 5	San José del Sur	2004/5/29	晴	島の中心より 12.5	島の中心より 0:20	アクセスの問題なし	平坦	無	無	明確	NE	高木	無	粘土(黒土)	無	有
R 6	Sacramento	2004/5/29	晴	島の中心より 16.0	島の中心より 0:35	幹線道路幹線中、分岐後は道幅4m、アクセス可能	平坦	無	無	明確	NE	高木	無	粘土(黒土)	無	有
R 7	Monte San Juan	2004/5/27	雨/曇	3.5	0:10	一部道路はあるものの工事車両等の通行には特に支障はない。	若干の傾斜あり	微少	無	明確	NE	高木	無	粘土(黒土)	無	有
R 8	Simón Bolívar	2004/6/2	晴	17	0:22	幹線道路より分岐後未舗装路を走行するがアクセスに問題なし	平坦	無	無	明確	NE	無	無	粘土	無	有
R 9	Rafaela Herrera # 1	2004/5/27	雨/曇	2	0:16	一部道路はあるものの工事車両等の通行には特に支障はない。	丘上	有	切土	明確	NE	無	無	粘土	無	有
R 10	Fidel González Vásquez	2004/6/1	晴	37	0:45	一部道路はあるものの工事車両等の通行には特に支障はない。	平坦	無	無	明確	NE	高木	無	砂溜りの粘土(黒土)	無	有
R 11	El Camen	2004/6/1	晴	40	1:15	学校手前300m地点で道路の崩落、道幅3.4m、徒歩によるアクセス。学校への最終アクセスは私有地を通過。	一部急傾斜	有	無	一部不明確	W	崖、高木	川、高木	粘土	無	微少
R 12	Josefa Toledo de Aguerri	2004/6/1	晴	40	0:45	一部道路はあるものの工事車両等の通行には特に支障はない。	若干の傾斜あり	微少	無	明確	S	高木	無	粘土	無	有
R 13	La Cruz	2004/5/31	晴	16	0:30	一部道路はあるものの工事車両等の通行には特に支障はない。	若干の傾斜あり	微少	無	明確	S	無	川(西)	粘土	無	無
R 14	Obrajuelo	2004/5/27	雨/曇	10	0:30	未舗装路をアクセスする。泥道のため雨天時通行困難。	緩い傾斜地	有	無	明確	NE	無	無	粘土(黒土)	無	有
R 15	Las Banderas	2004/5/31	晴	15	0:25	幹線道路に面する。	一部傾斜地	有	切土	明確	SE	無	無	粘土(黒土)	無	無
R 16	Rubén Darío	2004/11/26	晴	66	2:30	川、泥道をアクセスするが学校手前2km地点より川に沿ってアクセスする。雨季の走行は不可能	平坦	無	無	明確	NE	崖、高木	無	粘土	無	有
R 17	Benjamin Zeledón	2004/6/3	晴	52	1:20	未舗装路をアクセスする。途中20箇所以上の川を渡り、泥道のため雨天時通行不可。	一部急傾斜	有	切土	一部不明確	NE	崖、高木	無	粘土	無	有
R 18	Catalina Zambrano	2004/5/31	晴	65	1:20	一部道路はあるものの工事車両等の通行には特に支障はない。	一部傾斜有	無	無	明確	NE	高木	無	粘土	無	有
R 19	El Zapote	2004/5/31	晴	90	1:50	柱石を10箇所以上渡る。最終アクセス5kmは道幅3~4m、起伏有、未舗装の泥道のため雨天時通行不可。	一部急傾斜	有	無	明確	NE	崖、高木	崖、川	粘土	無	有
R 20	El Madroño	2004/6/2	晴/雨	24	0:40	学校手前約800m地点の河川の河川の種岸線修要。雨天時は他のアクセス経路も含めて通行不可。	平坦	無	無	一部不明確	NE	無	無	粘土	無	有
R 21	Nuestra Señora del Rosario	2004/6/2	晴	19	0:25	学校手前1.5kmに居候、巾2.4mの本道、学校の道は敷地より5m低く、雨天時には前面道路が冠水する。台風時は水位1mに及ぶ。雨天時のアクセス不可。	一部急傾斜有	有	切土	明確	NE	崖	傾斜面	粘土	無	無
Chontales																
C 22	Ermanuel Mongalo y Rubio	2004/5/28	晴れ時々雨	95	3:00	県都からのアクセスは未舗装で一部雨が降ると道路状況が悪くなる部分もあるが、道幅は広く工事車両の運搬は可能。	若干傾斜	不要	無	明確	南東	無	無	粘土	無	有
C 23	Los Chinos	2004/5/29	晴	70	2:30	県都からのアクセスは未舗装で一部雨が降ると道路状況が悪くなる部分もあるが、道幅は広く工事車両の運搬は可能。	平坦	不要	無	明確	東	スターシ	無	粘土	無	大
C 24	La Esperanza de los Niños	2004/5/29	雨	40	0:45	県都からのアクセスは未舗装であるが道幅は広く工事車両の運搬は可能。	若干傾斜	不要	無	一部不明確	北	電柱及び	無	粘土	無	有
C 25	La Unidad	2004/6/4	雨	75	1:30	県都からのアクセスは学校手前幹線から入った路地敷数百メートルを挟んで、ほとんどの区間で舗装(又は舗装工事中)であり、道幅は広く工事車両の運搬は可能。	2段丘状	必要	無	一部不明確	北東	土地の亀裂あり	無	凝結り粘土	無	大

学校番号	学校名	サイト調査日	天気	県都からの距離 (km)	県都からの所要時間	アクセス状況		敷地状況									
						道路状況	敷地形状	造成の必要性	造成の履歴	敷地境界	主な風向	敷地内障害物	付近障害物	土質	塩害	白蟻被害	
C 51	Monte Alto	2004/6/8	晴	91	230	県都からのアクセスとしては未舗装ながらも道幅は広く工事車両の運搬は可能。	県都からのアクセスとしては未舗装ながらも道幅は広く工事車両の運搬は可能。	平坦	無	無	不明確	NE	無	無	粘土+石	無	無
C 52	El Diamante	2004/6/7	晴れ時々曇り	38	055	県都からAcoyapaまでのアクセスは特に問題ないが、Acoyapaからの道も未舗装ではあるが特に問題はない。	県都からAcoyapaまでのアクセスは特に問題ないが、Acoyapaからの道も未舗装ではあるが特に問題はない。	砂利の丘 傾斜有	有	有	一部不明確	東	無	無	砂利	無	大
C 53	El Chinal	2004/6/8	晴	69	200	中間部より道路状況悪く斜面は粘土質のためぬかるみ、前番車両は広く工事車両の運搬は可能。	中間部より道路状況悪く斜面は粘土質のためぬかるみ、前番車両は広く工事車両の運搬は可能。	平坦	無	無	明確	NE	木	無	粘土	無	無
C 54	La Esperanza	2004/6/8	晴	-	-	Acoyapaの町からPochote村を通り、私有地道路をナイト近くまで走行、道路から学校まで約200m歩か必要有り、Acoyapaの幹線道路からは未舗装の砂利道及び草道で雨後は差注意道路	Acoyapaの町からPochote村を通り、私有地道路をナイト近くまで走行、道路から学校まで約200m歩か必要有り、Acoyapaの幹線道路からは未舗装の砂利道及び草道で雨後は差注意道路	一部傾斜有り	無	無	明確	NE	無	無	粘土	無	無
C 55	Rafaela Herrera	2004/11/25	曇り	52	JUGALPAより1.30 Hs	幹線より分岐後は距離をアクセスする。	幹線より分岐後は距離をアクセスする。	傾斜地	有	無	一部不明確	E	崖、岩	崖	粘土	無	無
C 56	San Esteban	2004/6/4	雨	60	145	県都からのアクセスは舗装状況もほぼ良好で問題はない、幹線道路からも非常に近い。	県都からのアクセスは舗装状況もほぼ良好で問題はない、幹線道路からも非常に近い。	一部傾斜有り	必要	無	明確	NE	無	無	粘土	無	無
C 57	San Pedro	2004/6/5	曇り	26	035	県都からSio Tomasまでの幹線道路は舗装状況も良く問題はない、Sio TomasからSan Pedroを通り、学校までのアクセスは未舗装ではあるが、工事車両の運搬は可能。	県都からSio Tomasまでの幹線道路は舗装状況も良く問題はない、Sio TomasからSan Pedroを通り、学校までのアクセスは未舗装ではあるが、工事車両の運搬は可能。	一部傾斜有り	必要	無	不明確	東	無	無	粘土	無	大
C 58	Pureza de María	2004/6/8	晴れ	70	215	県都からSio Tomasまでの幹線道路は舗装状況も良く問題はない、Sio TomasからSan Pedroを通り、学校までのアクセスは未舗装ではあるが、工事車両の運搬は可能。	県都からSio Tomasまでの幹線道路は舗装状況も良く問題はない、Sio TomasからSan Pedroを通り、学校までのアクセスは未舗装ではあるが、工事車両の運搬は可能。	平坦	必要	無	不明確	東	無	無	粘土	無	有
C 59	Inmaculada Concepción	2004/6/8	晴れ	62	140	県都からのアクセスは舗装状況もほぼ良好で問題はない、幹線道路から入るアクセスは未舗装でぬかるんでいるが運搬も短く工事車両の運搬は両の目以外は可能。	県都からのアクセスは舗装状況もほぼ良好で問題はない、幹線道路から入るアクセスは未舗装でぬかるんでいるが運搬も短く工事車両の運搬は両の目以外は可能。	平坦	不要	無	不明確	東	無	無	粘土	無	大
C 60	Divino Maestro	2004/6/5	晴れ時々曇り	30	045	県都からSio Tomasまでの幹線道路は舗装状況も良く問題はない、Sio TomasからSan Pedroを通り、学校までのアクセスは未舗装ではあるが、工事車両の運搬は可能。	県都からSio Tomasまでの幹線道路は舗装状況も良く問題はない、Sio TomasからSan Pedroを通り、学校までのアクセスは未舗装ではあるが、工事車両の運搬は可能。	平坦	不要	無	不明確	東	無	無	粘土	無	無
C 61	Padre Carlos	2004/6/8	曇り時々雨	60	050	県都からSio Tomasまでの幹線道路は舗装状況も良く問題はない、Sio TomasからSan Pedroを通り、学校までのアクセスは未舗装ではあるが、工事車両の運搬は可能。	県都からSio Tomasまでの幹線道路は舗装状況も良く問題はない、Sio TomasからSan Pedroを通り、学校までのアクセスは未舗装ではあるが、工事車両の運搬は可能。	平坦	不要	無	不明確	東	無	無	粘土	無	有
C 62	Dora Vargas	2004/6/8	晴れ	55	130	県都よりしばらくは未舗装ながらも道幅は広く問題はない、急斜面の上り下りも多々あり粘性を帯びた土質から重層物等の運搬には困難をきたす状況にあり資材の運搬にはかなり厳しい状況が考えられる。	県都よりしばらくは未舗装ながらも道幅は広く問題はない、急斜面の上り下りも多々あり粘性を帯びた土質から重層物等の運搬には困難をきたす状況にあり資材の運搬にはかなり厳しい状況が考えられる。	平坦	有	無	明確	NE	無	無	粘土	無	大
C 63	El Silencio	2004/6/9	晴	59	230	県都よりしばらくは未舗装ながらも道幅は広く問題はない、急斜面の上り下りも多々あり粘性を帯びた土質から重層物等の運搬には困難をきたす状況にあり資材の運搬にはかなり厳しい状況が考えられる。	県都よりしばらくは未舗装ながらも道幅は広く問題はない、急斜面の上り下りも多々あり粘性を帯びた土質から重層物等の運搬には困難をきたす状況にあり資材の運搬にはかなり厳しい状況が考えられる。	斜面地	有	無	明確	NE	無	無	粘土	無	無
C 64	Concepción de María	2004/6/9	晴	50	200	県都よりしばらくは未舗装ながらも道幅は広く問題はない、急斜面の上り下りも多々あり粘性を帯びた土質から重層物等の運搬には困難をきたす状況にあり資材の運搬にはかなり厳しい状況が考えられる。	県都よりしばらくは未舗装ながらも道幅は広く問題はない、急斜面の上り下りも多々あり粘性を帯びた土質から重層物等の運搬には困難をきたす状況にあり資材の運搬にはかなり厳しい状況が考えられる。	平坦	無	無	明確	NE	無	無	粘土+石	無	無
C 65	Señor de Esquipulas	2004/6/5	晴	60	230	幹線道路は未舗装を通る。途中+並道所の川を渡る。私有地を敷地内通過する。敷地前は道路はない。両者の通行は不可	幹線道路は未舗装を通る。途中+並道所の川を渡る。私有地を敷地内通過する。敷地前は道路はない。両者の通行は不可	傾斜地	有	有	明確	E	崖	崖	粘土	無	無
C 66	San José	2004/6/5	晴	36	050	幹線道路は未舗装を通る。途中+並道所の川を渡る。私有地を敷地内通過する。敷地前は道路はない。両者の通行は不可	幹線道路は未舗装を通る。途中+並道所の川を渡る。私有地を敷地内通過する。敷地前は道路はない。両者の通行は不可	緩い傾斜地	若干有	無	明確	NE	無	無	粘土(膨張土)	無	有
C 67	Santa Clara La Ceiba	2004/6/1	晴れ	-	-	学校敷地敷き口車前より道路状況悪く距離は粘土質のためぬかるみ、前番車両はスリップの恐れあり前番断念。ぬかるみの上深さ30センチ程度の広範囲の水にまわりを走行することになる。晴れの状況下でも走行はかなり困難だった。	学校敷地敷き口車前より道路状況悪く距離は粘土質のためぬかるみ、前番車両はスリップの恐れあり前番断念。ぬかるみの上深さ30センチ程度の広範囲の水にまわりを走行することになる。晴れの状況下でも走行はかなり困難だった。	-	-	-	-	-	-	-	-	-	-
Bosco																	
B 68	Rigoberto Mayorga Palma	2004/6/1	晴	71 (途中)	136	砂利道じりのぬかるんだ田圃(米)跡のみ道幅は広く工事車両の運搬は可能。	砂利道じりのぬかるんだ田圃(米)跡のみ道幅は広く工事車両の運搬は可能。	平坦	無	無	明確	E	枯尺	無	粘土	無	有
B 69	Mixta Tecolote	2004/6/1	晴	42	025	主要幹線道路に面し、工事車両のアクセスは良好。	主要幹線道路に面し、工事車両のアクセスは良好。	平坦	無	有	明確	NE	木	無	粘土+石	無	無
B 70	Nicarao	2004/6/1	晴	49	038	一部道路はあるものの工事車両等の通行には特に支障はない。	一部道路はあるものの工事車両等の通行には特に支障はない。	平坦	無	無	明確	NE	木	無	粘土	無	無
B 71	Santa Rita de Cassia	2004/6/1	晴	47	030	一部道路はあるものの工事車両等の通行には特に支障はない。	一部道路はあるものの工事車両等の通行には特に支障はない。	平坦	無	有	明確	NE	木	無	粘土+石	無	無
B 72	Pablo Antonio Cuadra	2004/5/28	雨	5	015	一部道路はあるものの工事車両等の通行には特に支障はない。	一部道路はあるものの工事車両等の通行には特に支障はない。	平坦	無	無	明確	NE	無	無	粘土	無	無
B 73	Salomón de la Selva	2004/5/28	雨	20	020	工事車両等アクセスの上では特に問題ない。	工事車両等アクセスの上では特に問題ない。	平坦	若干有	無	明確	NE	木、石	無	粘土	無	無
B 74	Leonel Navas López	2004/6/19	曇	37	110	70m幅の川の水位が低く、横断可能。一部道路があるが、数日間の降雨がなければ、工事車両等の通行に支障はない。	70m幅の川の水位が低く、横断可能。一部道路があるが、数日間の降雨がなければ、工事車両等の通行に支障はない。	起伏	有	無	明確	NE	木	無	粘土	無	有
B 75	José Dolores Estrada	2004/6/19	曇	45	200	80m幅の川(La Bocana 橋を建設中)の水位が低く、走行可能。La Bocanaより1km先に川幅150mほどの川があるが、この橋も工事途中で、橋本工事完了し、現在、接道工事を行っている。既存校は車道通行可能な道路に隣接せず、徒歩10分ほどの丘の上にある。新敷地は道路に接しており、橋の工事が完了すれば、工事車両等の通行に支障はない。	80m幅の川(La Bocana 橋を建設中)の水位が低く、走行可能。La Bocanaより1km先に川幅150mほどの川があるが、この橋も工事途中で、橋本工事完了し、現在、接道工事を行っている。既存校は車道通行可能な道路に隣接せず、徒歩10分ほどの丘の上にある。新敷地は道路に接しており、橋の工事が完了すれば、工事車両等の通行に支障はない。	傾斜	若干有	無	明確	NE	無	無	粘土	無	無


8-2 各調査対象校の運営状況


8-3 ステークホルダーミーティングの結果


実施日時:	2004年5月31日(月) 10:30-12:20	
地域:	チヨンターレス県、Caupa 市	
実施場所:	Bill Smith (非対象校、ベース校)	
対象校名:	Silencio (C-63)、Concepción de María (C-64)	
参加者数:	6名: 校長1名、教員2名、学校運営委員会2名、市担当官1名	
NERPE:	<ul style="list-style-type: none"> ミーティングを実施した Bill Smith 校をベース校として、本計画対象校である Silencio 校と Concepción de María 校を含む7校のサテライト校でNERPE形成。 ベース校は Caupa 市内から約10km、またベース校とサテライト校の距離は、Silencio 校で約10km、Concepción de María 校で約20km(馬で3時間)。 情報伝達は教育省(マナグア)から県および市出張所からベース校にいる校長を通じ、各サテライト校の責任教員へ。また情報交換のための「教員委員会」を設置。 校長は各サテライト校を月に2-3回の頻度で巡回。 ベース校の選定は位置的にグループの中心にあり(おおよそ半径15kmを1つのグループとする)、また学校の規模(生徒・教員数)を考慮して行う。 <p>【校長の選出】</p> <ul style="list-style-type: none"> 校長は、学校運営(Administration)を専門に行う管理職で授業は受け持たない。 校長の選出は選挙によって行われる。選挙にあたっては選挙監視委員会(教員・保護者・教育省代表からなる)が設置され、代表会議(NERPE 内教員全員および各校保護者代表)によって選出される。 校長の任期は2年。以前は任期に期限はなかったが、2002年の「教育参加法」制定により最大2期まで(4年間)となった。現在の校長は2000年から現職。 	
授業実施:	<ul style="list-style-type: none"> NERPE 内の全校で1-6年までの複式授業を実施。 ベース校では認可の就学前教育、サテライト校では非認可の就学前教育を実施。 	
学校運営状況:	<p>【学校運営委員会】</p> <ul style="list-style-type: none"> 「NERPE 学校運営委員会」は、委員長1(代理1)・会計1(代理1)・書記1・広報1(代理1)・各サテライト校委員長7・校長からなる。メンバーには各サテライト校委員長7名とサテライト校の責任教員の代表1名、および学生代表1名を含むことになっている。委員長はベース校の保護者になることとなっている。任期は2年。 各校の「学校運営委員会」は、委員長1・会計1・広報1・書記1(責任教員が担当)にそれぞれ代理1の8名からなる。任期は1年。保護者会から選出。委員長は通常保護者となっているが、場合によっては教員になることもある。 各校では月例連絡会議として、運営委員8名を含む保護者全員と生徒および教員により月に一度ミーティングを実施し、プロジェクトの実施等について話し合っている。会議への参加率は高く、約90%が参加する(大半は母親) 各校には生徒会も設置されている。 <p>【財務管理・資金調達実施状況】</p> <ul style="list-style-type: none"> 教育予算は直接学校の銀行口座に毎月振込。学校運営委員会が管理している。 教育予算のほとんどは教員給与で、それ以外の管理費や教員旅費はわずか。清掃用具等の備品購入にあてる予算が残らない。余裕があれば教員のインセンティブ。 Silencio 校と Concepción de María 校共に、リファとよばれる資金調達活動(行事におけるお菓子の販売や抽選・バザー・ダンス会等)を年に2-3回実施している。1回の調達額は約100-200コルドバ。 保護者に対して寄付を直接依頼することではなく、必要な場合のみ保護者会を通じて任意で依頼する(毎月ではない)。1回につき約2-5コルドバ。 リファあるいは寄付により徴収された資金は、教育省から交付される予算とあわせて項目ごとに財務管理している。 徴収された資金の用途としては、掃除用具(ホウキや洗剤等)購入や昼食会や終業式等の行事实施費用(軽食代)として使われる。 <p>【活動実施状況】</p> <ul style="list-style-type: none"> 保護者による係(Commission)制度あり。算数・国語・環境・緊急計画(防災)・スポーツ・食事・清掃の7つ。清掃は、当番制で教員と保護者で生徒に清掃の方法を指導している。 保護者以外の地域住民は通常学校運営には関わらない。但し、積極的な関与を促進するための行事等は実施している。 	
その他:	<ul style="list-style-type: none"> 日本の草の根無償により2教室と事務室、トイレ男女1つずつが建設された。工事は2004年1月から5月初めまでだが、引渡しが進んでいない。 	


実施日時:	2004年5月31日(月) 15:00-16:30	
地域:	チオンターレス県、Juigalpa 市	
対象校名:	Nuestra Señora de la Asunción (C-38)	
参加者数:	7名: 校長1名、学校運営委員会4名、生徒会1名、市担当官1名	
NERPE:	<都市部の学校なのでNERPEは形成していない。>	
授業形態:	<ul style="list-style-type: none"> 現在、幼稚園は併設していない。 普通教育は初等教育(午前)と中等教育(午後)のみ。 夜間と休日には成人教育や就労者少年教育を実施。 	
学校運営状況:	<p>【学校運営委員会】</p> <ul style="list-style-type: none"> 初等教育と中等教育の併設であるが、「学校運営委員会」は1つ。メンバーは委員長1(代理1)・会計1(代理1)・書記1(代理1)・広報1(代理1)の8名からなる。任期は2年ごとに選挙により選出。委員長は2期まで連続就任可能。 校長と生徒会代表、教員代表と「総会」を定期的開催。但し、テーマにより参加者は不定。欠席者はほとんどいない。 委員会では誰が何をしなければならぬか、役割分担が明確化されており、またそれぞれが専門的知識を有しているため、学校運営に関する問題はほとんどない。 保護者会は初等・中等教育それぞれの各学年ごとに設置。寄付金を小額ではあるが任意で徴収したり、各クラスごとに行事を実施。主な保護者(会)の役割としては、①教材作成、②定期的な学校参観、③学習指導、④掃除方法の指導・普及、⑤心身障害児の世話がある。 生徒会は初等・中等にそれぞれ1つずつ設置されている。 <p>【財務管理・資金調達実施状況】</p> <ul style="list-style-type: none"> 生徒会を中心に、プログラムとよばれるイベント(食べ物や小物を中心としたバザー・フェスティバル)を運営し、教材展示とあわせて資金調達を行う。1回で集められる金額は約300コルドバ。 卒業記念イベントで調達された資金により、視聴覚機材(ビデオ等)や本棚、椅子を購入。 <p>【活動実施状況】</p> <ul style="list-style-type: none"> 保護者による係(Commission)制度あり。環境・保健・花壇・しつけ・学力(書き方指導や数学オリンピック)の5つ。各係は5-6名で、毎年担当が変わる。 教材が足りないため、リファ(バザー)で集めたものや教育予算の残りを利用して自分たちで作っている(模型やチャート等) 保護者は校長から声をかけられて、必要な頻度で学校に足を運んでいる。 施設の修理については、保護者の中の大工さんや技術者に協力を依頼しながら、保護者会が中心となって実施。中学校の生徒は卒業前に自分たちが使用した机と椅子を修理して卒業することになっている。そのほかにも、就学前教育児童の食事作り、黒板の設置・修理、排水溝の清掃、絵を通じた子供たちの指導、教材作成を積極的に実施している。 中等教育最終学年の生徒が学内でエコロジー団を組織し、教室内の整理整頓および管理の状況を見回っている。 	
その他:	<ul style="list-style-type: none"> 学校と保護者の関係が良好で、保護者は子どもが学ぶことやしつけに非常に熱心。8年前から保護者の意識は非常に高かった。 教員のモチベーションを高めるために、校長が定期的にミーティングを開いて分析・検討。 図書館の本は教育省やプラン・ニカラグアから供与されたもののほか、自分たち(学校)で購入したり、教員が寄付したりしている。 	


実施日時:	2004年6月1日(火) 9:05-10:55	
地域:	チョンターレス県、Ayote 市	
対象校名:	Enmanuel Mongalo y Rubio (C-22)	
参加者数:	5名: 校長1名、学校運営委員会1名、教員1名、県担当官1名、市担当官1名	
NERPE:	<ul style="list-style-type: none"> 都市部(Ayote 市)に位置しているが、農村部にある3校のベース校となっている。3校のうち、2校は車で3時間(車輦でのアクセス不可)と1校は約30kmと離れたところにあるが、これは Ayote 市にある学校のうち公立校がこの4校のみのため、各学校間の距離に関係なくNERPEグループを形成したためである。 校長は最低月1回のペースでサテライト校を巡回している。 校長になる条件としては、経験・タイトルを持っているか・経歴にキズがないか。 	
授業形態:	<ul style="list-style-type: none"> サテライト校では複式授業を行っているが、C-22校では学年ごとに授業を実施。 サテライト校は1-3年までしかないため、4年生以降はベース校(C-22)に通ってくる。 現在、中等教育は1年と2年が2部制で授業を行っているが今後5年生まで拡大予定。 フォーマルの就学前教育も実施。 	
学校運営状況:	<p>【学校運営委員会】</p> <ul style="list-style-type: none"> メンバーは委員長1(代理1)・会計1(代理1)・書記1(代理1)・広報4(代理4)・校長・副校長(教員代表として)の16名からなる。サテライト校3校から1名ずつ代表が加わる。 1ヶ月に1度ミーティング(月例会)を実施。 学校運営委員会の主な活動は、プロジェクトの計画・実施(トイレ建設(4)、舞台設置、教室建設(1)、バザー、イベント)、学校行事の手伝い、学校運営、売店経営等。 保護者会は各クラスごとに設置されており、1ヶ月に1度ミーティングを実施。 <p>【財務管理・資金調達実施状況】</p> <ul style="list-style-type: none"> 資金調達は、①保護者参加、②教員参加、③各家庭を巡回、④市に要請、⑤教育予算をあてる、のプロセスで実施 保護者の参加は活発だが、任意の寄付によって賄うだけで割当金制度ではない。寄付を得るために、月例会ではプロジェクトの必要性について説明している。 <p>【活動実施状況】</p> <ul style="list-style-type: none"> 保護者会の中に係(Commission)制度あり。学力・環境・道徳/しつけ・緊急(防災)・退学防止・清掃の6つ。各係は6名ずつ。 クラス内の係で1ヶ月に1回ミーティングを実施。別途、係総会を1ヶ月に1回実施している。 活動実施に資金が必要になった場合には運営委員会へ提出する。 	
コミュニティからの協力:	<ul style="list-style-type: none"> 募金を募っているが、払えない人は代わりに物資寄付(セメントや資材等)をしている。 直接学校に子どものいない地域住民も比較的積極的に協力してくれている。 住民は仕事等で忙しいため、ミーティング等は実施できない。 寄付を募る際には、マイクを使って直接コミュニティに向かって呼びかけている(これにより比較的多くの寄付が集まっている) 	
その他:	<ul style="list-style-type: none"> Ayote 市は行政区分上はチョンターレス県には属さないが、アクセス上の利点から教育行政区分としてはチョンターレス県の教育事務所が管轄している。 Ayote 市の中心部に位置し、中心地区では唯一の小学校。 農村からの移住により、生徒数は増加傾向(毎年100-120人程度増)にある。 	


実施日時:	2004年6月1日(火) 14:20-16:00	
地域:	チョンターレス県、Juigalpa 市	
実施場所:	Quebrantadero 校 (非対象校、ベース校)	
対象校名:	Octavio Gallardo (C-42), Conchita Baez (C-43), Piedras Grandes #2 (C-45)	
参加者数:	12名:校長1名、教員3名、学校運営委員会5名、生徒会2名、市担当官1名	
NERPE:	<ul style="list-style-type: none"> • C-42 が 2002 年、C-43 が 1999 年、C-45 が 2003 年にそれぞれ自治校となっている。 • ベース校とサテライト校の距離は、C-42 が 20km、C-43 が 7km、C-45 が 8km。 • Quebrantadero 校をベース校として、他に対象校 3 校を含む 10 校がサテライト校として NERPE グループを形成している。 • 校長は各サテライト校を月に 1-2 回ずつ巡回し、生徒の出席率や 1 年生全員が読み書きできるようになっているかのチェックを行っている。 • NERPE グループ内での教員の再配置はそれほど難しくない。家からの距離や家庭の事情等を考慮した形で任地が変わることもある。但し、教員の希望がない限り配置換えはない。 	
授業形態:	<ul style="list-style-type: none"> • 3 校とも学校としての施設環境が望ましいとはいえない(C-42 は柱と天井だけの建物を教室として利用、C-43 は住居を教室として利用、C-45 は教会を借りて教室として利用)。 • 3 校とも一部制で 1-6 年生までが複式授業をうけている。教室内では学年ごとにグループを作り全員同じ教科を学習。教科書のほかに複式授業用のガイドブック(生徒・教員両用)をつかう。カリキュラムは複式授業の場合も普通授業と同じ。 • 複式クラスを受け持つ教員について、教員(初等教育)は養成段階で普通授業のほかに複式授業および年齢外児童用の授業のやり方について研修を受ける。 • 3 校ともコミュニティの中で住居を使ってインフォーマルの就学前教育を実施。C-42 については、中学生(ボランティア)が児童の家を巡回する形の就学前教育(インフォーマル)も実施。 • 農作業の手伝いや薪割り(男子)や家事手伝い(女子)のために学校にこない子どもが多い。 	
学校運営状況:	<p>【学校運営委員会】</p> <ul style="list-style-type: none"> • 「NERPE 学校運営委員会」は、委員長 1(代理 1)・会計 1(代理 1)・書記 1(代理 1)・広報 1(代理 1)と、各校の委員長および校長がメンバーとなっている。 • 1ヶ月に 1 度総会を実施(但し、何か問題が生じた時には必要に応じて開催)。総会開催時には、各校の学校運営委員会メンバー 4 名が参加(4名×11校で計 44名が参加)。主なテーマとしては、「教育参加法」の説明・学力向上に係る問題・教員給与について。 • 保護者会あり。保護者全員が保護者会のメンバーとなり、その中から学校運営委員のメンバーを選出する。但し、就学前教育は別。就学前教育の保護者は食事準備の為の係りがある。問題が生じた場合等には保護者全員で話し合いをもっている。出席率も比較的高い。 <p>【財務管理・資金調達実施状況】</p> <ul style="list-style-type: none"> • 母の日等のイベント実施、終業式開催、必要な備品(コップ、石鹸やハウキ等の清掃道具、教材)を買うためにリファ(バザー)を実施したり、募金や資金提供を依頼したりしている。地域住民は非常に協力的。特に資金協力のお願については、教会の日曜ミサでお話している。 • 教育予算のうち教員給与を差し引いた分については、備品購入費あるいは小規模な修理等に使っていることになっているが、実際には万が一の時に備えて(たとえば病気等で代替教員が必要になった場合や教員給与の振込に遅延がないように)、ある一定額を残している。 <p>【活動実施状況】</p> <ul style="list-style-type: none"> • 保護者会の中に係(Commission)制度あり。清掃・環境・しつけの 3 つ。「教育参加法」の中で保護者会の中に設置することが義務付けられている。 	
その他:	<ul style="list-style-type: none"> • 本プロジェクトにより教室等が建設された場合には、清掃および小規模な修理(メンテナンス)は、保護者を中心に実施していくので問題ない。 • 周辺地域の治安はよく、これまで学校が泥棒に入られたこともない。 • また補助ユニットの必要性について、教員は町から学校のある農村部まで非常に遠い距離を毎日通っており、雨期には特に小川が氾濫したりして学校に行かれないこともある。調査対象校の教員は現在全員女性であったが、もし補助ユニットが建設された場合には 3 名ともそこに住むという回答であった。 	

実施日時:	2004年6月2日(水) 14:00-16:30	
地域:	ボアコ県、Boaco 市	
対象校名:	Angelita Robleto (B-98)	
参加者数:	12名:校長1名、副校長1名、教員2名、学校運営委員会6名、市担当官2名	
NERPE:	<都市部の学校なのでNERPEは形成していない。>	
授業形態:	<ul style="list-style-type: none"> 幼稚園と初等教育のみ。複式授業は実施していない。二部制。 	
学校運営状況:	<p>【学校運営委員会】</p> <ul style="list-style-type: none"> 1995年に自治校となった。学校運営委員会が組織されたことにより、非自治校の頃と比べて外部からの支援は増えた。また自治校化のメリットとしては、校長と教員の協力体制ができたこと、教員の姿勢が変わったこと、教員と親のコミュニケーションが取りやすくなったことがあげられる。 学校運営委員会は、委員長1(代理1)・会計1(代理1)・書記1(代理1)・広報4(代理4)・校長・副校長の16名がメンバーとなっている。保護者代表として各クラス(11クラス)から選出された保護者会のクラス代表の中から、全体の学校運営委員長を選出する。 ミーティングは通常月に一度だが、行事の多い月はずっと多く集まっている。 運営委員会の主な活動としては、学校行事の準備・生徒の学業状況や教員の業務状況のチェック・会計・プロジェクトの計画/実施(貯水槽購入、窓網修理、雨漏り防止(屋根修理)等) <p>【財務管理・資金調達実施状況】</p> <ul style="list-style-type: none"> 必要に応じて寄付を募っている(約150-180コルドバ)。 周辺地域住民の生活レベルや経済状況を考慮して、バザー等はあまり機能しないので実施していない(但し、クラスによっては一部実施しているクラスもある)。 学校運営委員会の会計は、校長が交付金を銀行口座から引き出す際の署名人としての役割を担っており、いわゆる財務管理については学校が別に学校会計を雇っている。 経費支出と収入報告については、市の教育事務所へ提出するとともに、保護者へ直接報告し、さらにコミュニティの掲示板にも張り出して公表する。市へ提出された報告書は、県教育事務所と教育省へそれぞれ報告される。 教育予算として交付されるのは、教員給与・教員の保険・メンテナンス費(掃除用具代)・教材費であるが、実際には非常に額が限られているため、教員の給与と保険を差し引くとほとんど雑費は残らない。 上述の学校会計担当者のほか、清掃員を1名雇用している。給与は月1,120コルドバ。セキュリティも雇いたいが、予算不足により今は雇っていない。 <p>【活動実施状況】</p> <ul style="list-style-type: none"> 保護者会の主催により、各クラスの広報担当を中心にリファとよばれる行事を開催。軽食(サンドイッチ等)やジュース等を販売して資金を集める。 	
その他:	<ul style="list-style-type: none"> 本校は25年前に政府とコミュニティにより建設され、14年前にFISEによる改修(窓・ドア・床)も行われている。 非常に貧しい地域に位置しており、生徒の約70%が働く子どもたちである。 治安があまりよくない。 子どもたちが石を投げて建物を壊すことがある。 ボアコ市の教育担当官は、定期的に学校の活動状況を監査している。行政(会計)検査官は2-3ヶ月に1回の割合で学校から会計報告書を集め、財務状況を監査している。また、学力検査官は1ヶ月に1回の割合で学校を巡回して、教員の教授法などを監査している。 ボアコ市では分権化がパイロット的に導入されており、教育省によるセミナー形式で学校運営委員会のメンバーを対象にした研修を実施する予定。 	

実施日時:	2004年6月3日(木) 8:30-10:00	
地域:	ポアコ県、Boaco市	
対象校名:	Amalia Miranda (B-88)	
参加者数:	20名:校長1名、教員8名、学校運営委員会9名、生徒会1名、市担当官1名	
NERPE:	<ul style="list-style-type: none"> 2004年に自治校となったばかり。同時にNERPEのベース校となった。同NERPEには6校のサテライト校があり、自治校化の時期は7校とも同じ。 県事務所の指導を背景として2004年2月18日に学校委員会を設立し、その後ポアコ市教育事務所による2日間の研修(法律・基準・運営委員会の役割、市の分権化)を受けた。実質の準備期間はこの2日間だけであったが、特に大きな問題はなかった。今後、第2回目の研修(1日)を受ける予定になっている。 2004年6月より交付金が配賦される予定(現地調査時は未交付)。 自治校化するにあたり、「政府から自治校として正式に認可されることで、学校レベルに責任が生じるようになる」と教員から保護者に説明があった。「自分たちで決めたルールを守ろう」という姿勢を教員も保護者も皆がもつようになった。 校長は管理担当、副校長は教授法担当(NERPE内の教員が適切な指導を行っているか、モニタリングと指導を行う)として実際の授業は受け持たない。校長はベース校の教員、副校長は他の学校で働いていた学校の近くに住む教員が選挙を経て就任した。新任教員が6月に着任予定。 	
授業形態:	<ul style="list-style-type: none"> 教室が狭いため午前が1-2年、午後が3-6年の二部制で、複式授業を実施している。 教室が十分に大きければ、午前中にまとめて授業を行いたい。一部制が望ましい理由としては、同じ村から通う子どもたちが通学時に集まりやすい、子どもは朝の方が元気がよい、高学年が低学年の面倒をみってくれる、通学距離があるので二部制では下校時が暗くなり危ない(特に川)、学校に多くの生徒がいたほうが生徒の意欲があがる。 6校のサテライト校も全て複式授業を実施しているが、一部制。1-6年までが一緒に授業を受けるが、1年生だけを教員が指導し、2年生以上は教員が用意した練習帳に取り組む間接授業を行っている。課題に遅れがちな生徒については、子ども同士あるいは教員がフォローアップを行うようにしている。時間があいた時には補習も実施している。 普通授業用の教科書と一緒に「ギア」と呼ばれる複式授業用のガイドブック(普通授業用の教科書より内容が詳細) 普通授業と複式授業で教える内容はほぼ同じ、指導要領については教員が学年別・教科別にもっている。定期試験・通信簿あり。 	
学校運営状況:	<p>【学校運営委員会】</p> <ul style="list-style-type: none"> 学校運営委員会は、委員長1(代理1)・会計1・書記1・広報2の6名が投票により選出されてメンバーとなっている。教員はメンバーになっていない。 今後、6校のサテライト校の学校運営委員長とベース校(B-88)の学校運営委員と校長、副校長、生徒会長をメンバーとする「NERPE学校運営委員会」を設置予定。現在はまだ機能していない。 1ヶ月に1回ミーティングを開催。生徒のパフォーマンスや問題(不登校や退学等)、校内の問題について話し合っている。 <p>【財務管理・資金調達実施状況】</p> <ul style="list-style-type: none"> まだ交付金が配賦されていないため、財務管理もしていない。但し、自治校化するにあたって交付金の項目や使途についての指導あるいは説明は受けていない。 <p>【活動実施状況】</p> <ul style="list-style-type: none"> まだ学校運営に関する活動計画および予算計画はない。 	
その他:	<ul style="list-style-type: none"> 自治校になったばかりで、学校運営委員会は組織されているものの、交付金もまだ配賦されていないという背景から、運営委員会の組織機動力や各委員のキャパシティ向上が今後の課題となっている。 	

実施日時:	2004年6月3日(木) 11:20-13:00	
地域:	ポアコ県、San Lorenzo 市	
実施場所:	Santa Rita de Cassia (B-71)	
対象校名:	Santa Rita de Cassia (B-71)、 Nicarao (B-70)	
参加者数:	4名:校長1名、学校運営委員会2名、市長1名	
NERPE:	<ul style="list-style-type: none"> ベース校である Santa Rita de Cassia (B-71 と、Nicarao (B-70)を含めた 9 校のサテライト校で NERPE を形成している。 校長と副校長は週に2~3日はサテライト校を訪問する。交通費は給料に含まれている。 	
授業形態:	<ul style="list-style-type: none"> Santa Rita de Cassia (B-71)では現在、登録人数の少ない2年生と3年生で複式授業を実施している。 Nicarao (B-70)は、一部制で複式授業を実施している。1-3年生のみなので、3年生課程終了後はベース校である Santa Rita de Cassia (B-71)に通っている。両校の距離は約2kmで徒歩30分くらい。またインフォーマル就学前教育も行っている。 NERPE 内サテライト校9校のうち1-6学年までを備えた学校は2校のみ、5年生までが2校、4年生までが2校、3年生までが3校となっている。それぞれ最終学年の課程が終了した時点で Santa Rita de Cassia (B-71)か6年生までを備えたサテライト校に通学している。 基本的にどの学校に進級するかは子どもたちの自由となっているが、途中で学校を変えることについて、学校が家からさらに遠くなったり、自分がそれまで通っていた学校が好きでできれば通いたいと思っている生徒も多いと思われる。 サテライト校からベース校へ転校してくる生徒は、複式学級と単式学級の学習スタイルの違いに慣れるのに時間がかかり、成績が数ヶ月落ちることがあるが、少しずつ適応していく。 本プロジェクトによって Nicarao に教室が建設された場合、サテライト校の中の Belen という学校の4-6年生が3kmほどのところにある Nicarao に進学する。(現在は5kmの距離をベース校に通ってきている。) シフト・教室の割振と同様、複式授業の導入については登録生徒数によって、学校が判断し、市教育事務所へ報告する。中央教育省からの交付金が教師1人当たり30-35人をベースに計算されているため、これ以下の人数の場合には教員を1名減らざるを得なくなり複式授業を開始することになる。 複式授業に関する教員研修については、教員養成段階では教員が複式授業を実施している農村の学校に赴任しても教えられる程度の基礎を教えているが、実際にどのように教えるかといった教授法については、市教育担当官の協力の下で校長がベース校とサテライト校で複式学級担任をすることになった教員を対象にベース校にて指導している。 複式授業のほか、普通授業についても校長が教員からの要望に応じて学年別の形で現職研修を学校で実施している。 教員間の勉強会等は実施していない。 	
学校運営状況:	<p>【学校運営委員会】</p> <ul style="list-style-type: none"> 「NERPE 学校運営委員会」は、委員長1(代理1)・会計1(代理1)・書記1(代理1)・広報(9校のサテライト校代表+生徒代表2名)・校長・副校長がメンバーとなる。月に1回サテライト全体のミーティングを開催。NERPE 学校運営委員会の委員長はベース校の委員長が務めることになっている。 ベース校の学校運営委員会は、委員長1(代理1)・会計1(代理1)・書記1(代理1)・広報1(代理1)・教員代表(2)・生徒会代表(1)・校長・副校長がメンバーとなる。また各サテライト校においても、委員長・会計・書記・広報からなる学校運営委員会を組織している。 各校の学校運営委員は各学級代表・学年代表を選び、その中から最終的に選出される。 学校で何か問題があった場合には各学校運営委員会で話し合い、その問題がNERPE全体に係るような共通の問題となった場合のみ全体総会で話し合われる。 	
その他:	<ul style="list-style-type: none"> 市の予算により近隣に中学校を増設したいと考えており、Santa Rita de Cassia 校ではパイロット的に中学1年生を受け入れている。今後、3年生まで受け入れたいと考えている。 現在、登録人数の少ない2年生と3年生で複式授業を実施しているため、要請されている3教室のうち、1教室を複式授業用として広めの教室にしてほしいという要望があった。 	


実施日時:	2004年6月5日(土) 8:40-11:00	
地域:	リバス県、Cardenas 市	
実施場所:	Fidel Gonzalez Vasquez (R-10)	
対象校名:	Fidel Gonzalez Vasquez (R-10)、El Carmen (R-11)、Josefa Toledo de Aguerri (R-12)	
参加者数:	15名: 校長1名、教員1名、学校運営委員会12名、市担当官1名	
NERPE:	<ul style="list-style-type: none"> Fidel Gonzalez Vasquez (R-10)は都市部にある為 NERPE は形成していない。 El Carmen (R-11)は、R-10 から約 27km。7校が所属する NERPE のサテライト校。 Josefa Toledo de Aguerri (R-12)は、R-10 から約 3km。5校が所属する NERPE のベース 校(但し、R-11 とは別の NERPE グループ)。 	
授業形態:	<ul style="list-style-type: none"> Fidel Gonzalez Vasquez (R-10)は、Cardenas 市にある唯一の学校。約 5-10km 圏内の子どもが通学している。二部制。就学前教育(2-3年)と初等および中等(1-5年)対象。 El Carmen (R-11)は初等教育のみ。柱と屋根だけの建物を教室として利用。一部制。1-2年と3-6年の2つに分かれて複式授業。教室では各学年でグループを作り、各グループにモニターをおいている。全学年が同じ授業を受ける総合授業のような形をとることもある。 Josefa Toledo de Aguerri (R-12)は、就学前教育と初等教育。4つの教室を就学前教育、3・5年生、1・6年生、2・4年生に分かれて、一部制(午前のみ)で複式授業を行っている。 R-12 は生徒数によって複式クラスのクラス分けを行っており、1人の教員が受け持つ生徒数が多くなり過ぎないように(約 35-45人を目安に)、毎年学年の組み合わせを変えている。 試験を通じたパフォーマンスチェック、フォローアップ、補習を実施している 教員研修のほかに、月に1回「経験交換会」として NERPE 内の全てのサテライト校の教員がベース校に集まり、教員の情報交換を行っている。この情報交換会や教員研修の実施方法は、各地方自治体(県や市)によって実施体系が異なる。リバス県では 7-8 年前から教員研修会を教育省の推進により開始し、市がそれを引き継ぐ形で指導を実施。勉強会の内容は、教授法の向上(教科別、特に最近複式用新教科書が配布された社会科をどう教えるか)と教材作成(マトリックス等)だが、学校間で授業の進捗に違いがあり同じものを作るのは難しい。サテライト校では生徒の通学距離も長く、天候によって授業が遅れることもあるため、ベース校の進度に遅れをとることがある。 複式授業では、普通授業用の教科書とギアとよばれるガイドブックを使用。数が十分でないので、3-4人で1冊をシェアしている。 	
学校運営状況:	<p>【学校運営委員会】</p> <ul style="list-style-type: none"> R-10 では、学校運営委員会は委員長(1)、書記(1)、会計(1)、広報(4)、スーパーバイザー(1)、校長の8名がメンバー。1ヶ月に1回ミーティングを開催し、生徒のパフォーマンスやしつけ、退学等の問題に加え、学校の財務状況や教員、学校外活動やプロジェクトについて話し合いを行っている。これまでに実施されたプロジェクトとしては、市の資金(給与分)援助をうけて中等教育5年制の開始、教育改善プロジェクトとしてインフラ整備(中等学校には半年に一度教育省から4,000コルドバがプロジェクト資金として配賦される)、上水設備整備(井戸からポンプアップ)のほか、学年ごとの清掃活動や学校花壇プロジェクトの実施経験あり。クラスごとに保護者会あり。クラスの代表が集まり全体保護者会も開催。 R-11 では、学校運営委員会は委員長(1)、書記(1)、会計(1)、広報(1)、スーパーバイザー(1)の5名がメンバー。スーパーバイザーは財務管理や教授法管理を担当。プロジェクトとして、ポンプ購入や朝食プログラム実施のための台所建設を行ったことがある。資金提供は期待できないが、役務提供(労働力)は期待できる。但し地域住民はあまり協力的でない。ゴミ焼却場を作った時も、労働提供したのは生徒と保護者のみであった。リファ(バザー)は実施しないが、フィエスタを通じて音楽機材を購入または薪を売って現金を得た。保護者会あり。 R-12 では、学校運営委員会は委員長(1)、書記(1)、会計(1)、広報(保護者・教員・生徒)(5)、校長、スーパーバイザー(1)の10名(但し、それぞれに代理が1名ずつ)。広報はサテライト校の代表が1名ずつ。1ヶ月に1回ミーティングを開催し、生徒のパフォーマンスや退学等の問題、教授法、カリキュラムの到達状況、プロジェクト(NERPE 全体で清掃やサテライト校の校舎周りの柵ネット設置を行っている)等について話し合っている。保護者会あり。貧しい地域のためリファ(バザー)や寄付は期待できない。資金提供はないが、労働奉仕はある。 	
その他:	<ul style="list-style-type: none"> R-10 では、中等教育の特に 3-5 年生が非常に少ない。入学を希望した生徒は全員受け入れている。但し、生徒自身が非常に勉強が好きか、あるいは親が教育熱心でないかと中学への進学はあまり多くない。中等教育への進学阻害要因としては、貧困と家から学校への距離に加え、親が子どもを労働力として考えていたり、特にこの地域の人々は小学校を終えれば十分だという考えを持っていることが挙げられる。家庭内での就学の優先順位に男女格差はない。但し、年齢の下の子を優先して通学させる傾向がある。 	

実施日時:	2004年6月5日(土) 13:30-15:30	
地域:	リバス県、Rivas 市	
実施場所:	Santa Cruz (非対象校、ベース校)	
対象校名:	Simon Bolivar (R-8)、 Rafaela Herrera 1(R-9)	
参加者数:	9名:校長1名、副校長1名、学校運営委員会1名、市担当官1名他	
NERPE:	<ul style="list-style-type: none"> Simon Bolivar (R-8)は Santa Cruz のサテライト校として同じ NERPE に属している。他に1校サテライト校がある。Simon Bolivar (R-8)と Santa Cruz 間は約6km。 Rafaela Herrera 1(R-9)は別の NERPE (ベース校は San Rafaela Alkan)に属している。ベース校との距離は1.5km。 	
授業形態:	<ul style="list-style-type: none"> Simon Bolivar (R-8)は就学前教育・初等・中等。二部制(午前が初等、午後が中等)。午前中の初等教育のうち、3,4年生と5,6年生がそれぞれ複式授業。但し、教室不足により1,2年生も複式学級にすることを検討中。3-6年生の生徒数が非常に少ない。 Rafaela Herrera 1(R-9)は就学前教育と初等のみ。一部制(午前のみ)。登録人数の少ない5,6年生だけが複式授業を実施しており、教室の中で学年ごとにグループを作って同じ教科を教えている。各学年にはモニターの役割を担う生徒がいる。毎年5,6年生は人数が少ないので複式授業を実施(教員も同じ)。教科書は複式授業用のガイドブックと普通教育の教科書を使用。 	
学校運営状況:	<p>【学校運営委員会】</p> <ul style="list-style-type: none"> Santa Cruz と R-8 が属している「NERPE 学校運営委員会」は、委員長(1)、書記(1)、会計(1)、広報(保護者2、教員2、生徒1)、校長の9名がメンバー。広報の保護者は保護者役員会から選出される。R-8からは3名(会計、書記、保護者広報)がメンバーとなっている。ミーティングでは、プロジェクトの実施(建物の老朽化に対する取り組みや上水の確保等)や施設メンテナンスのほか、子どものしつけや学校行事(母の日や先生の日)等について話し合っている。自分たちで資金を出し合って清掃用具や行事のプレゼントを購入。 Rafaela Herrera 1(R-9) が属している「NERPE 学校運営委員会」は、委員長(1)、書記(1)、会計(1)、広報(1)、スーパーバイザー(1)、教員代表(5)、校長の11名がメンバー。R-9からは、4名(保護者2名と広報、教員代表1名)がメンバーとなっている。ミーティングでは、財務管理の問題やサテライト校が抱える問題のほか、子どものしつけやパフォーマンス、プロジェクト(清掃活動や机や椅子の修理、ペンキ塗り等)の実施について話し合っている。 <p>【財務管理・資金調達実施状況】</p> <ul style="list-style-type: none"> R-9 では、リファ(バザー)は実施していない。フィエスタで軽食や飲み物を販売し、その売り上げを学校運営資金に充てている。寄付は資金提供と労働提供(資金提供が難しい場合)。 R-8、R9ともに中央教育省から配賦される交付金では、必要な物資を購入する余裕もほとんどない(そのほとんどが教員給与でなくなってしまう)。 	
その他:	<ul style="list-style-type: none"> 教科書は毎年登録受付が終了した後に教育省へ申請する。毎年、受付終了後に入学を希望する生徒がいるため、その分の教科書が足りなくなり1人1冊ずつは確保できない。 Rafaela Herrera 1(R-9)は教育施設がよくない(老朽化により汚い)ために、子どもが学校へきたがらない(親が子どもを行かせたがらない)。 退学の理由としては、仕事を始めるほかに親が都市にある学校へ転校させるケースがある。 Santa Cruz の校長は着任したばかり。 Santa Cruz の就学前教育用教室と4教室は Aprende により建設。 	


実施日時:	2004年6月7日(月) 13:15-15:30	
地域:	リバス県、Belen 市	
対象校名:	La Cruz (R-13)	
参加者数:	7名:校長1名、教員1名、学校運営委員会4名、市担当官1名	
NERPE:	<ul style="list-style-type: none"> 1998年に自治校化。 Pedro Joaquin Chamorro 2をベース校とし、サテライト校はLa Cruzを含めて8校。Pedro Joaquin Chamorro 2とLa Cruz間は約7km。 校長は月に2校ずつの割合でサテライト校を巡回している。 	
授業形態:	<ul style="list-style-type: none"> 2教室で二部制。2,3年生と4,5年生が複式授業。複式授業は登録人数をみて調整して決める。複式クラスの担任教師は毎年ローテーションしている。複式授業では学年ごとにグループを作って分かれて学習する。標準授業用テキストとギア(複式学級用ガイドブック)を使用。 教員の情報交換会を学年初めと中間の半年ごとにベース校にて実施。教材作成も行う。 教員研修は学年初めと中間と終わりの3回、ベース校にて実施。校長・副校長・市教育担当官が指導。対象は就学前教育と初等教育の教員全員。 就学前教育はインフォーマルの形でコミュニティ内で実施しているが、フォーマル化したい。 	
学校運営状況:	<p>【学校運営委員会】</p> <ul style="list-style-type: none"> 「NERPE 学校運営委員会」は、委員長1(代理1)、書記1(代理1)、会計1(代理1)、広報5、スーパーバイザー1(代理1)、校長、副校長の15名がメンバー。但し、会計・スーパーバイザー・広報についてはサテライト校からの代表(各校の学校運営委員長)、書記はベース校の教員代表が担当している。1ヶ月に1回ミーティングを開き、子どものしつけや退学等の問題、プロジェクト実施(サテライト校の全体的な診断を実施、具体的に実施されているプロジェクトはない)について話し合っている。 La Cruz (R-13)の学校運営委員会は、委員長1(代理1)、書記1、会計1、広報2、スーパーバイザー1、校長の8名がメンバー。1ヶ月に1回ミーティングを開き、生徒の学習パフォーマンスやしつけ、施設メンテナンス、清掃活動等について話し合っている。各クラスの保護者会の代表が学校運営委員会のメンバーになる。 <p>【財務管理・資金調達実施状況】</p> <ul style="list-style-type: none"> La Cruz (R-13)では、リファ(バザー)を年に3-4回実施。軽食や飲み物売って資金を集めている。去年はアイロンかけサービスで約300コルドバが集まった。 但し、資金が足りないので今後生徒1人当り年間1コルドバの徴収を検討中。但し、子どもの数で不公平が生じないよう、各家庭で一律の定額負担となるようにする。 清掃は以前は保護者がローテーションで実施していたが、保護者の数が少ない(約80名)上に、保護者の家から学校までの距離が通ずることから、定期的に通うことが非常に困難で大きな負担となったため廃止し、現在は清掃員を雇っている。 プロジェクトとして、校舎周りの柵の設置、井戸掘り、清掃、小規模な修理(保護者負担により技術者や大工に頼んでやってもらう)。 	
その他:	<ul style="list-style-type: none"> 通常、地域住民はあまり学校のことに関わらない。但し、非常に協力的な住民もいる。 Aprendeにより1999年に2教室とトイレが建設されたが、特にトイレは引渡し時から扉がなく、セメントが割れていて使えない。建設の施工が非常に悪かった。 リファ等を通じて集めた資金や、実施のための食べ物(穀物や牛乳等)があると泥棒が入る。 	

8-4 各対象校の配置図

NOMBRE DE ESCUELA NAME OF SCHOOL	SAN RAMON		NI DE ESCUELA SCHOOL ID	RI-1 (R-1)
DEPARTAMENTO DEPARTMENT	RIVAS	MUNICIPIO MUNICIPALITY	ALTAGRACIA	

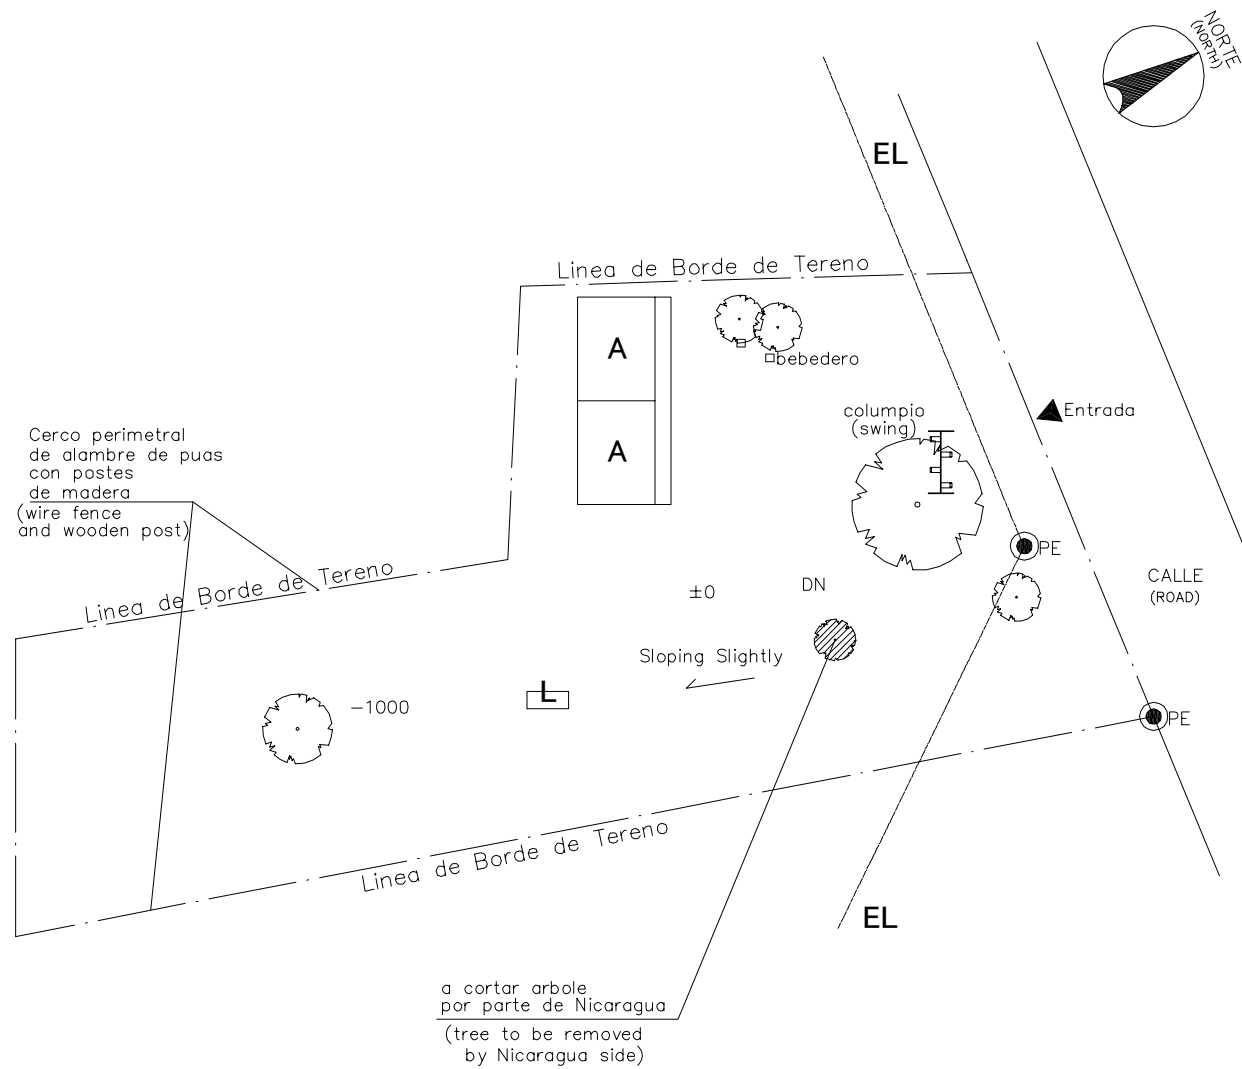



PLANO DE SITIO EXISTENTE
EXISTING SITE PLAN
ESCALA
SCALE 1:600MTS

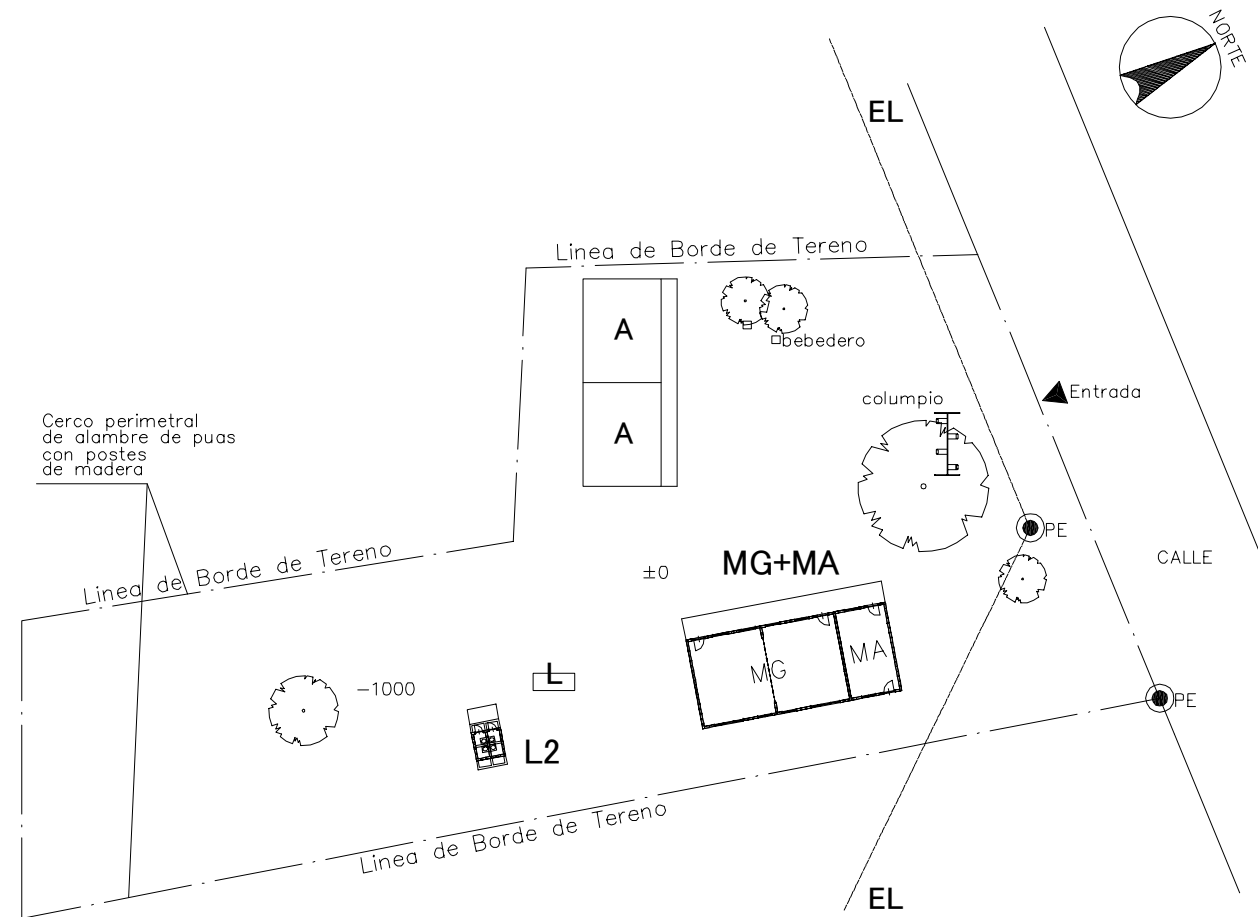

PLANO DE SITIO PROPUESTO
PROPOSED SITE PLAN
ESCALA
SCALE 1:600MTS


LEYENDA: LEGEND:	A	Aula Class Room	P	Prescolar Pre School	TS	Tanque Septico Septic Tank	⊙ P	Pozo Well
	SM	Sala de Maestro Teacher's Office	BO	Bodega Storage	E	Escena Stage	▲	Entrada Entrance
	D	Direccion Principal's Office	C	Comedor Canteen	WLM	Tuberia de Agua Water Line Marker	MA	Modulos de Apoyo Support Unit
	BI	Biblioteca Library	L	Letrina Toilet	⊙ PE	Poste Electrico Electric Post	MG(P)	Multigrado(Pequeño) Multi Grade(S)
	MG	Multigrado Multi Grade	TA	Tanque de Agua Water Tank	⊠	Tanque de Agua Elevada EWT		

NOMBRE DE ESCUELA NAME OF SCHOOL	KOOS KOSTER		NI DE ESCUELA SCHOOL ID	RI-2 (R-2)
DEPARTAMENTO DEPARTMENT	RIVAS	MUNICIPIO MUNICIPALITY	ALTAGRACIA	

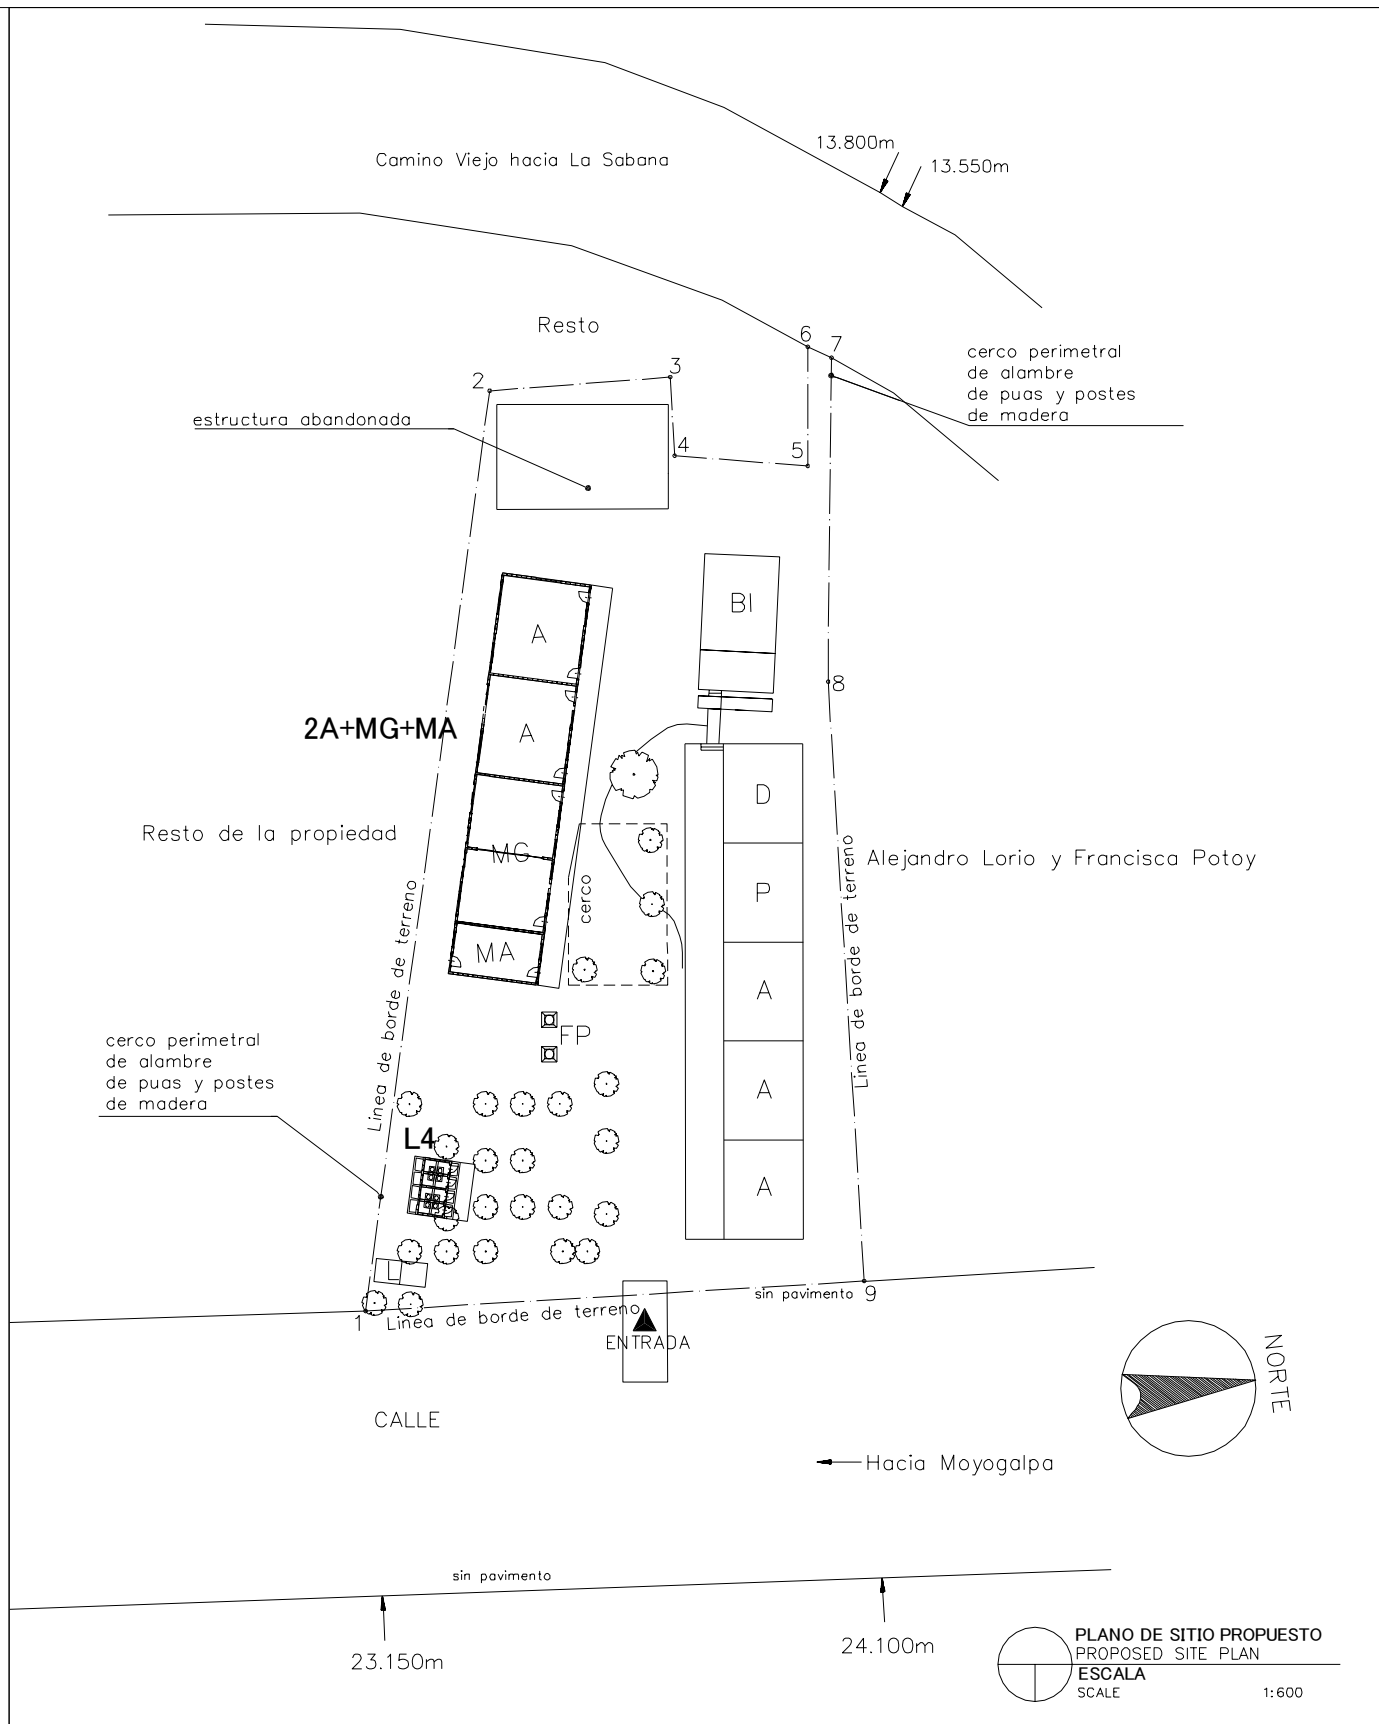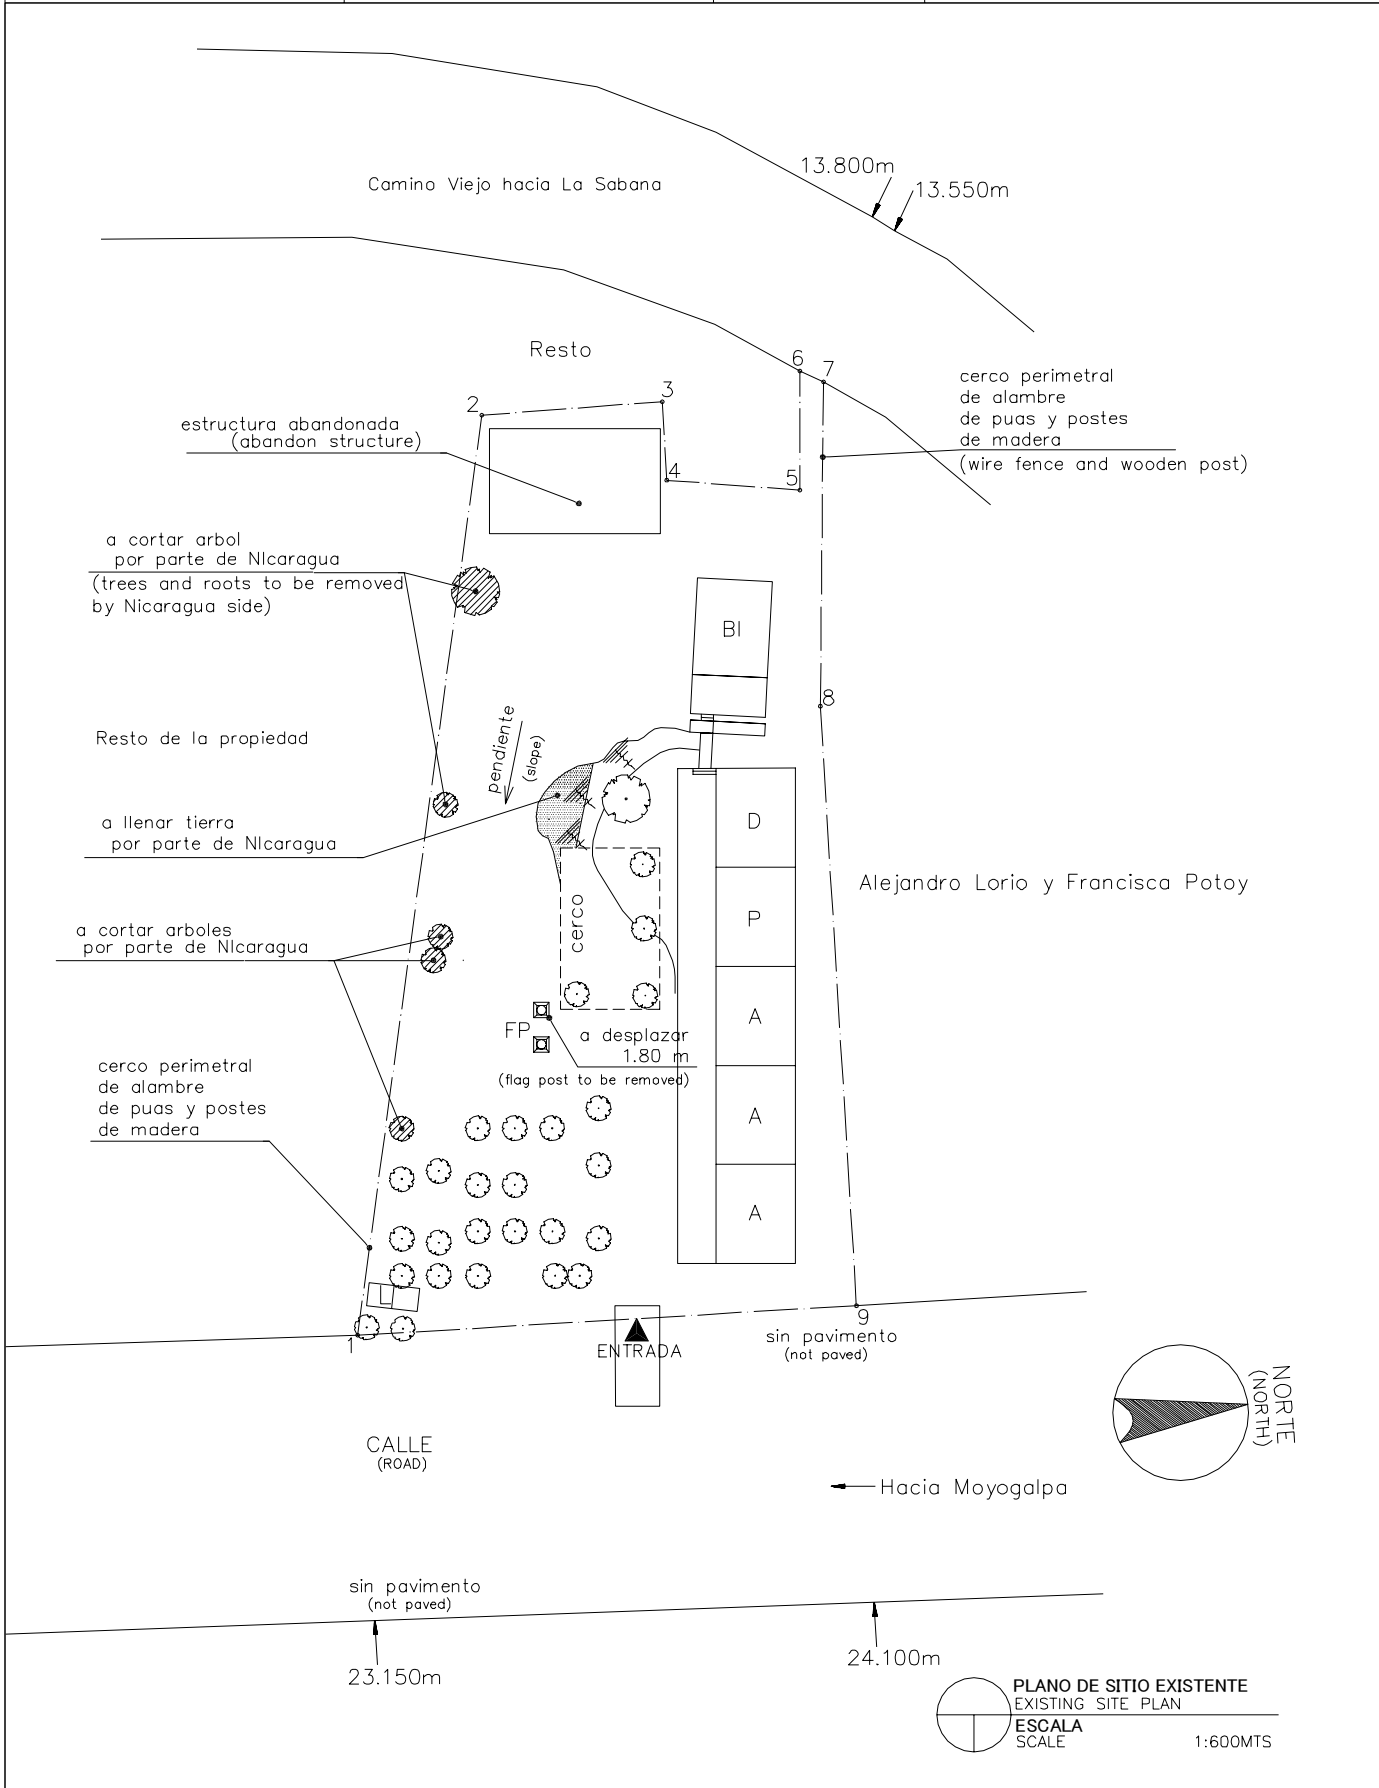


LEYENDA: LEGEND:	A	Aula Class Room	P	Preescolar Pre School	TS	Tanque Septico Septic Tank	⊙ P	Pozo Well
	SM	Sala de Maestro Teacher's Office	BO	Bodega Storage	E	Escena Stage	▲	Entrada Entrance
	D	Direccion Principal's Office	C	Comedor Canteen	WLM	Tuberia de Agua Water Line Marker	MA	Modulos de Apoyo Support Unit
	BI	Biblioteca Library	L	Letrina Toilet	⊙ PE	Poste Electrico Electric Post	MG(P)	Multigrado(Pequeno) Multi Grade(S)
	MG	Multigrado Multi Grade	TA	Tanque de Agua Water Tank	⊠	Tanque de Agua Elevada EWT		

NOMBRE DE ESCUELA NAME OF SCHOOL	LOS ANGELES – ESQUIPULAS		NI DE ESCUELA SCHOOL ID	RI-3 (R-3)
DEPARTAMENTO DEPARTMENT	RIVAS	MUNICIPIO MUNICIPALITY	MOYOGALPA	

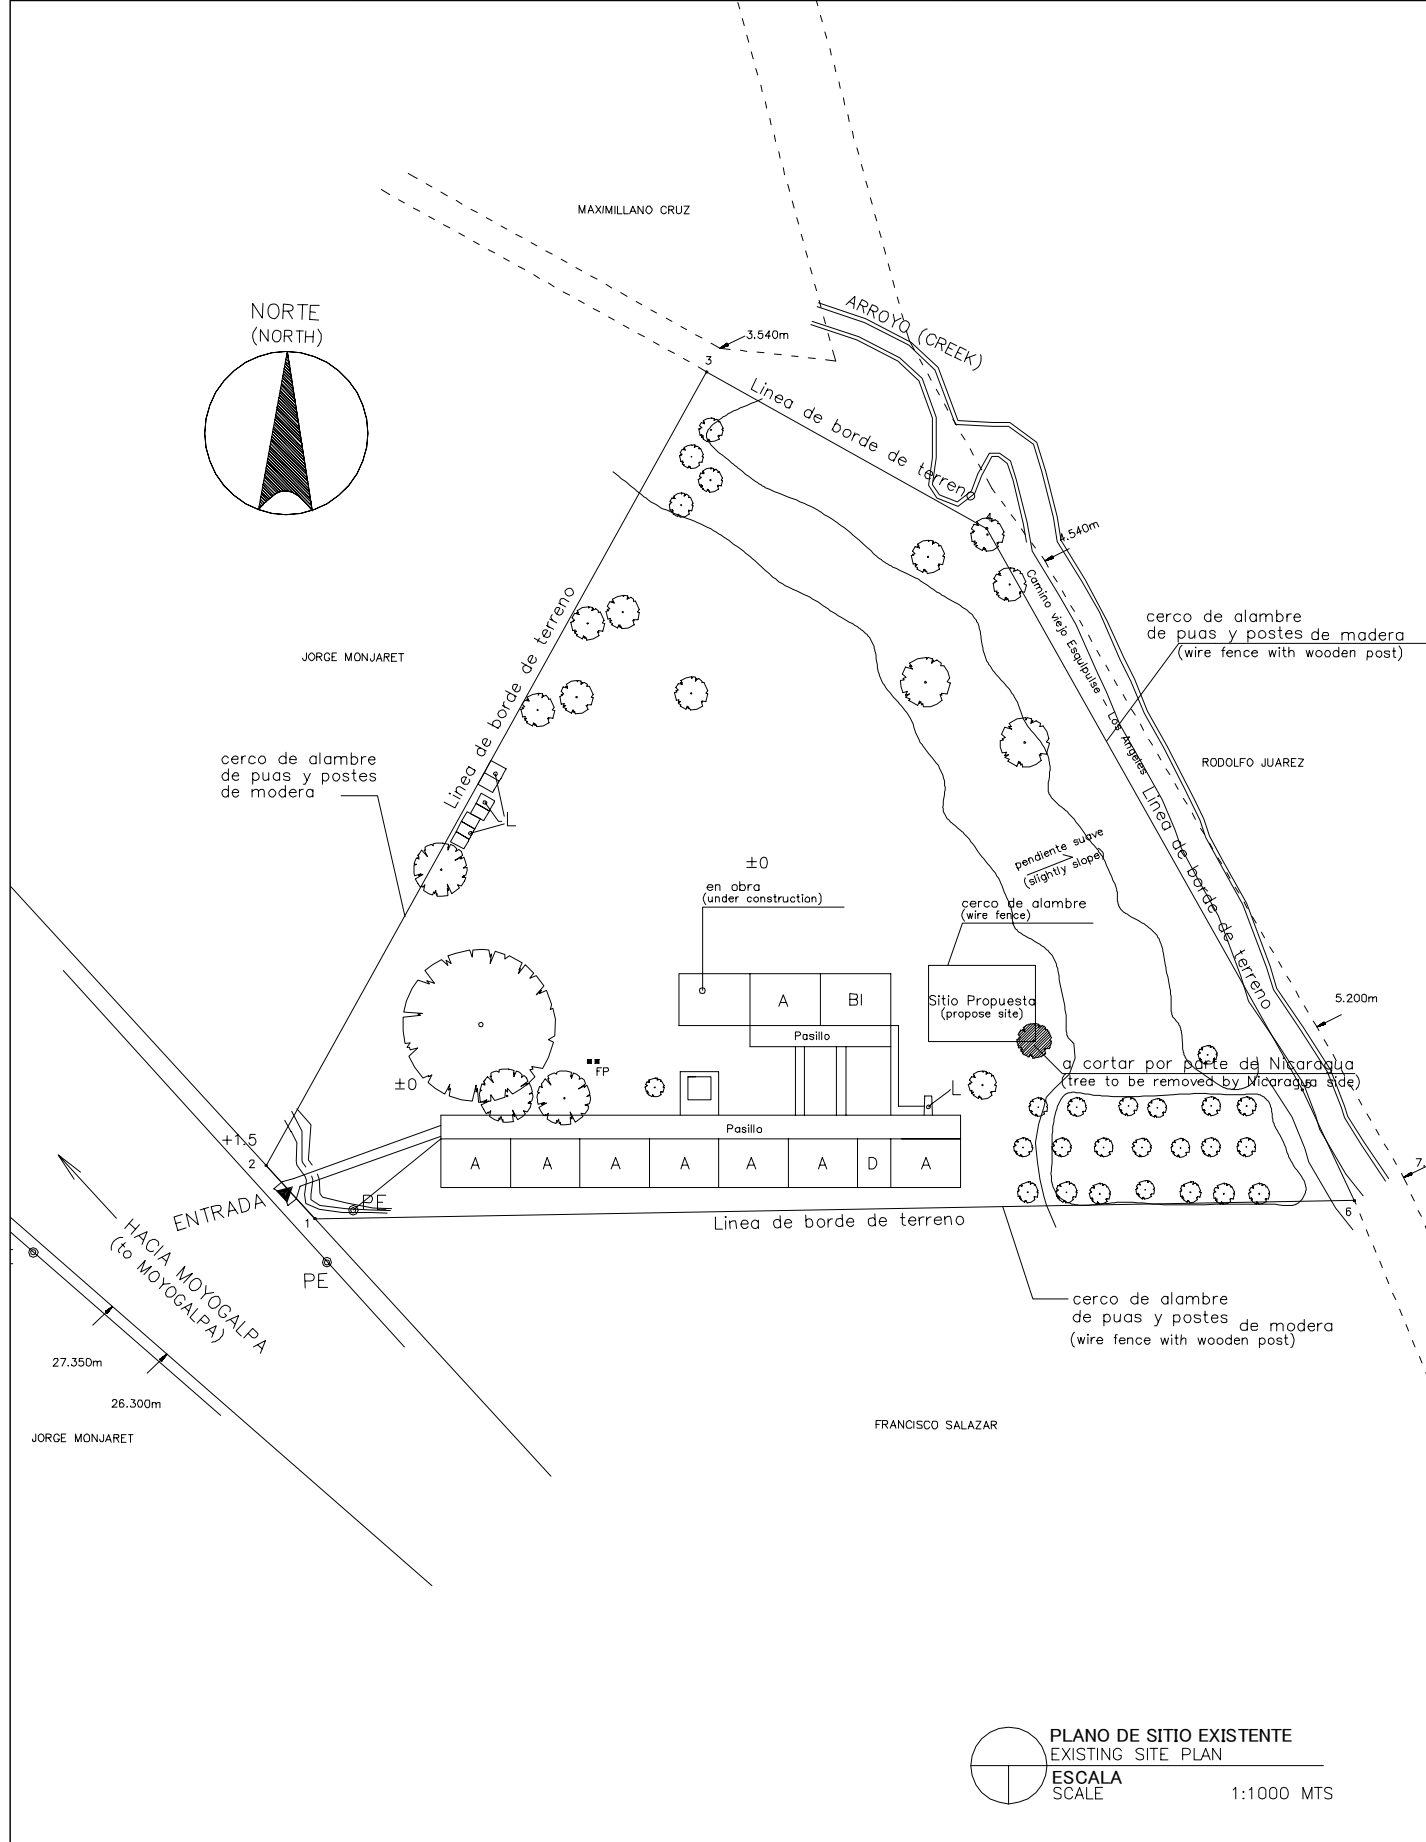



PLANO DE SITIO EXISTENTE
EXISTING SITE PLAN
ESCALA
SCALE 1:1000 MTS

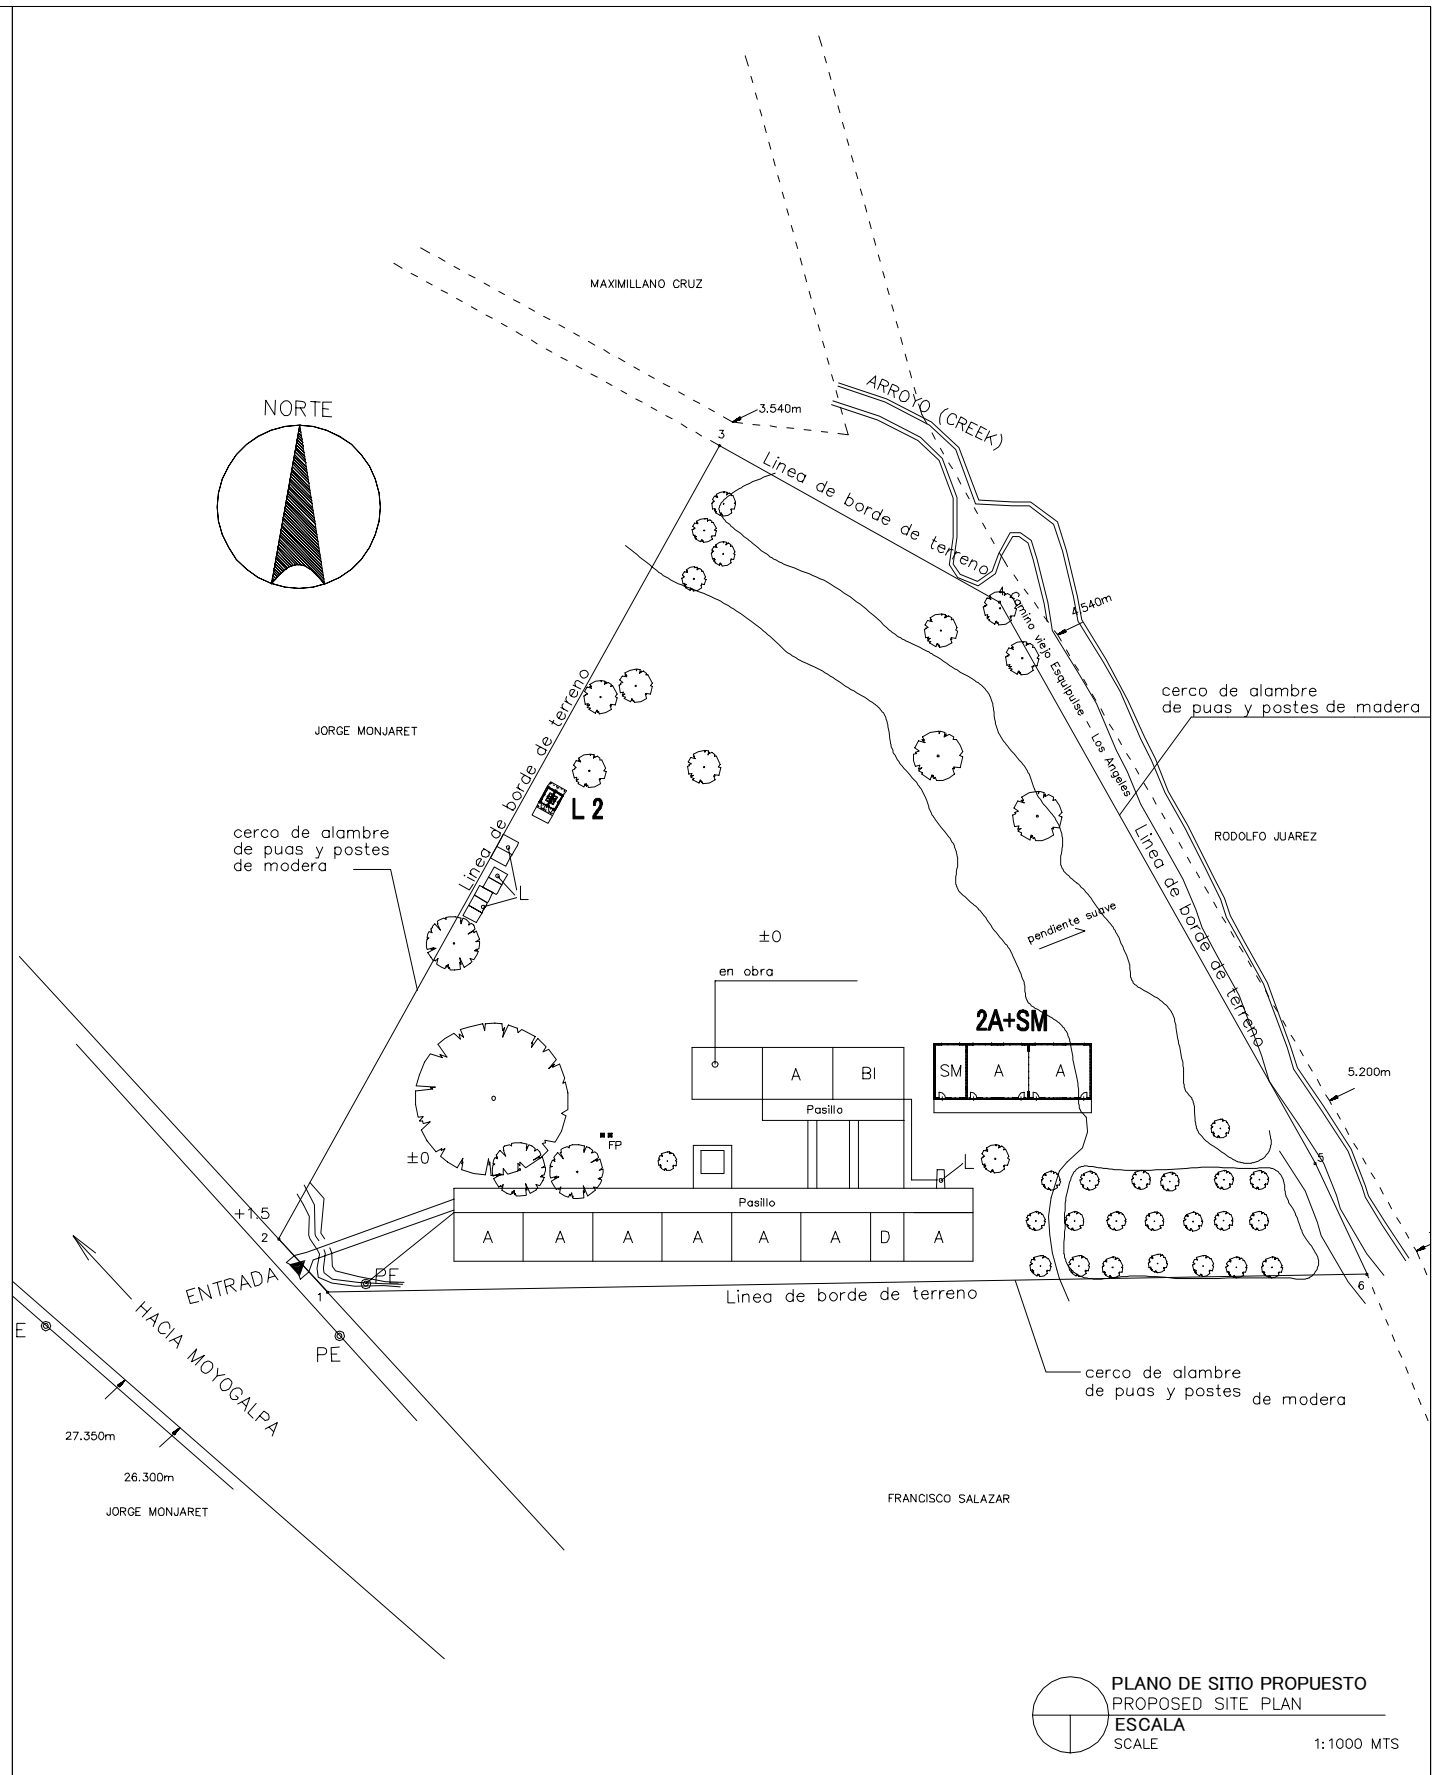

PLANO DE SITIO PROPUESTO
PROPOSED SITE PLAN
ESCALA
SCALE 1:1000 MTS



LEYENDA: LEGEND:	A Aula Class Room	P Preescolar Pre School	TS Tanque Septico Septic Tank	⊙ P Pozo Well
	SM Sala de Maestro Teacher's Office	BO Bodega Storage	E Escena Stage	▲ Entrada Entrance
	D Direccion Principal's Office	C Comedor Canteen	WLM Tuberia de Agua Water Line Marker	MA Modulos de Apoyo Support Unit
	BI Biblioteca Library	L Letrina Toilet	⊙ PE Poste Electrico Electric Post	MG(P) Multigrado(Pequeño) Multi Grade(S)
	MG Multigrado Multi Grade	TA Tanque de Agua Water Tank	⊠ Tanque de Agua Elevada EWT	

NOMBRE DE ESCUELA NAME OF SCHOOL	FIDEL GONZALES VASQUEZ	NI DE ESCUELA SCHOOL ID	RI-5 (R-10)
DEPARTAMENTO DEPARTMENT	RIVAS	MUNICIPIO MUNICIPALITY	CARDENAS

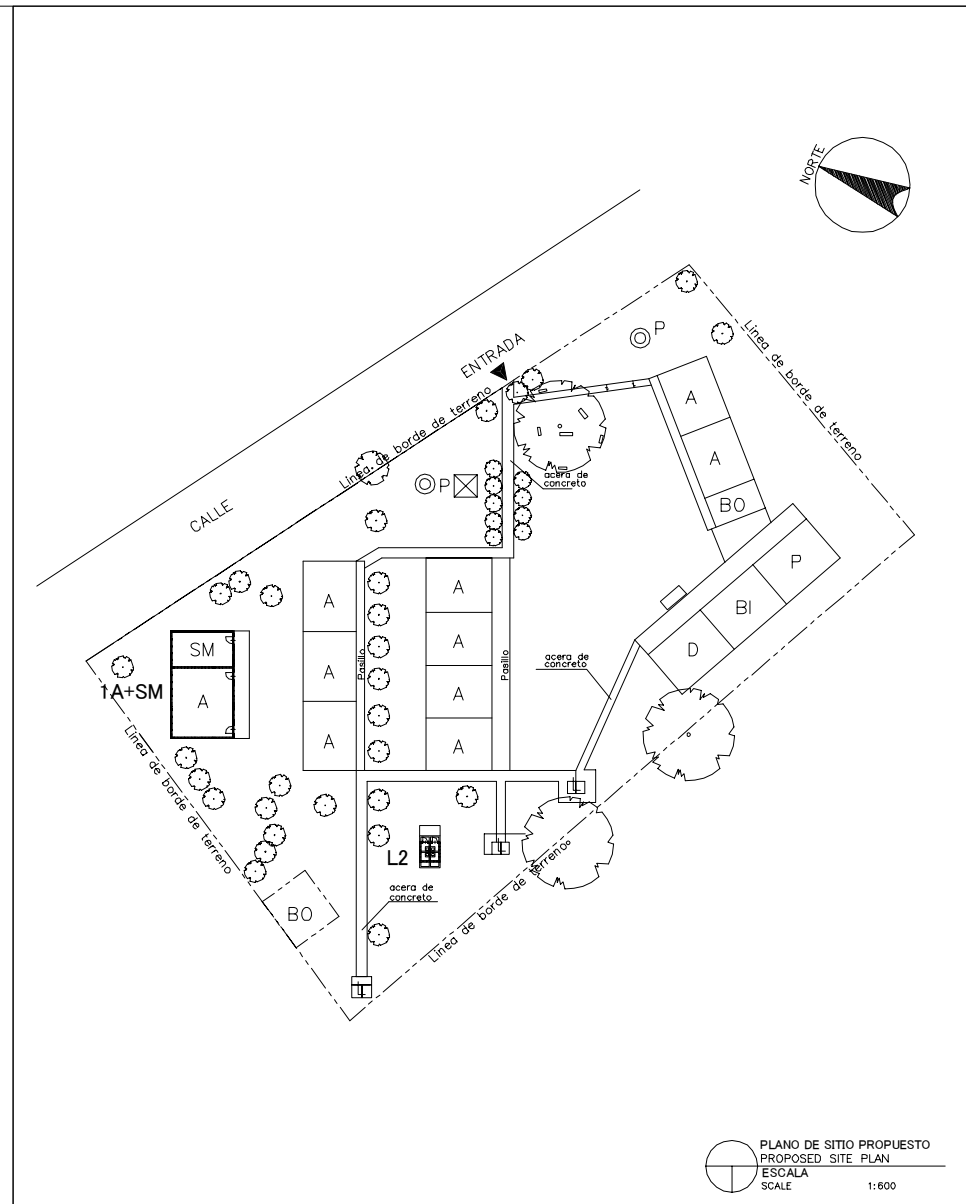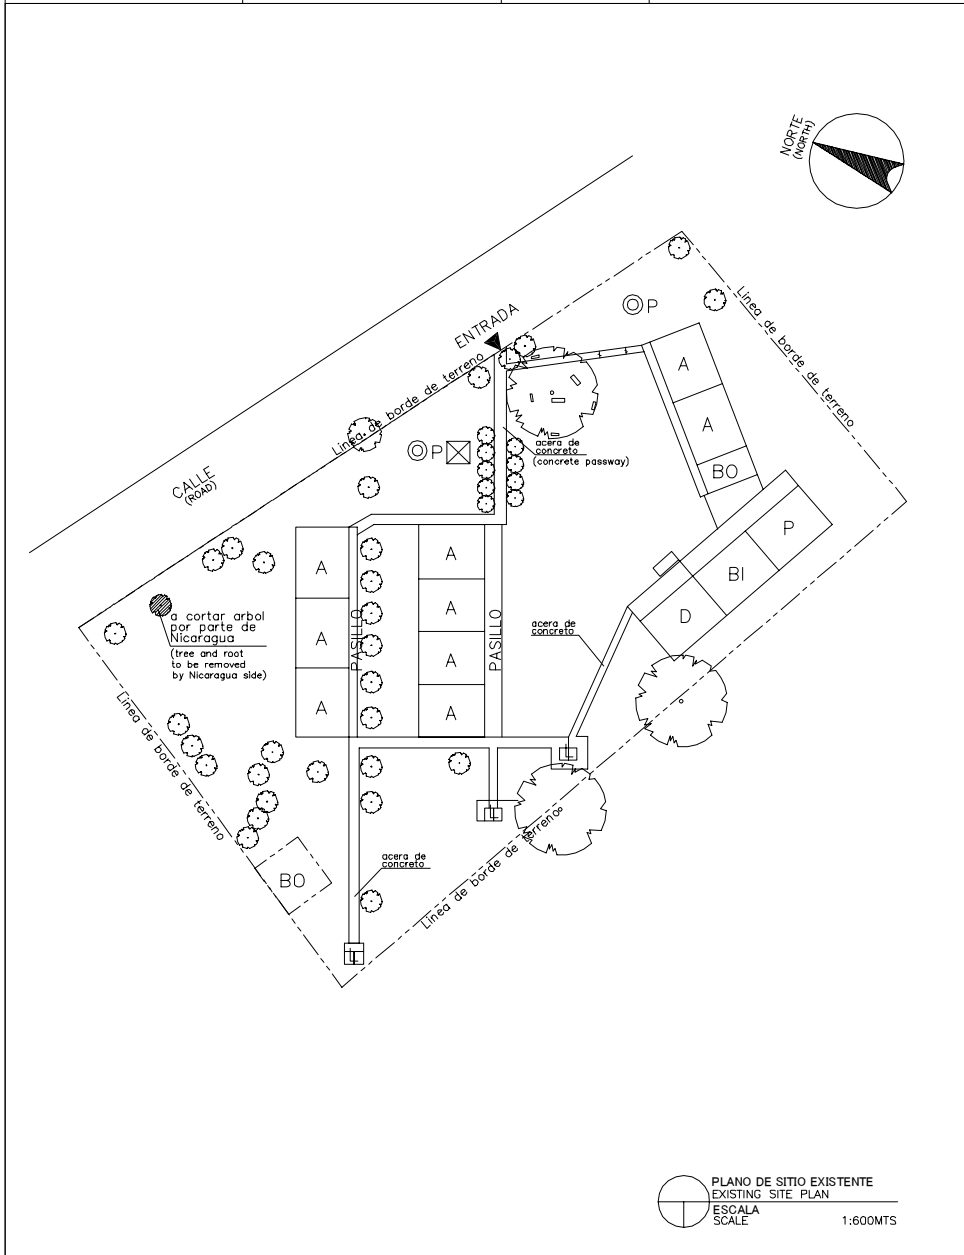



LEYENDA: LEGEND:	A Aula Class Room	P Preescolar Pre School	TS Tanque Septico Septic Tank	⊙P Pozo Well
	SM Sala de Maestro Teacher's Office	BO Bodega Storage	E Escena Stage	▲ Entrada Entrance
	D Direccion Principal's Office	C Comedor Canteen	WLM Tuberia de Agua Water Line Marker	MA Modulos de Apoyo Support Unit
	BI Biblioteca Library	L Letrina Toilet	⊙PE Poste Electrico Electric Post	MG(P) Multigrado(Pequeno) Multi Grade(S)
	MG Multigrado Multi Grade	TA Tanque de Agua Water Tank	⊠ Tanque de Agua Elevada EWT	

NOMBRE DE ESCUELA NAME OF SCHOOL	EL CARMEN		NI DE ESCUELA SCHOOL ID	RI-6 (R-11)
DEPARTAMENTO DEPARTMENT	RIVAS	MUNICIPIO MUNICIPALITY	CARDENAS	

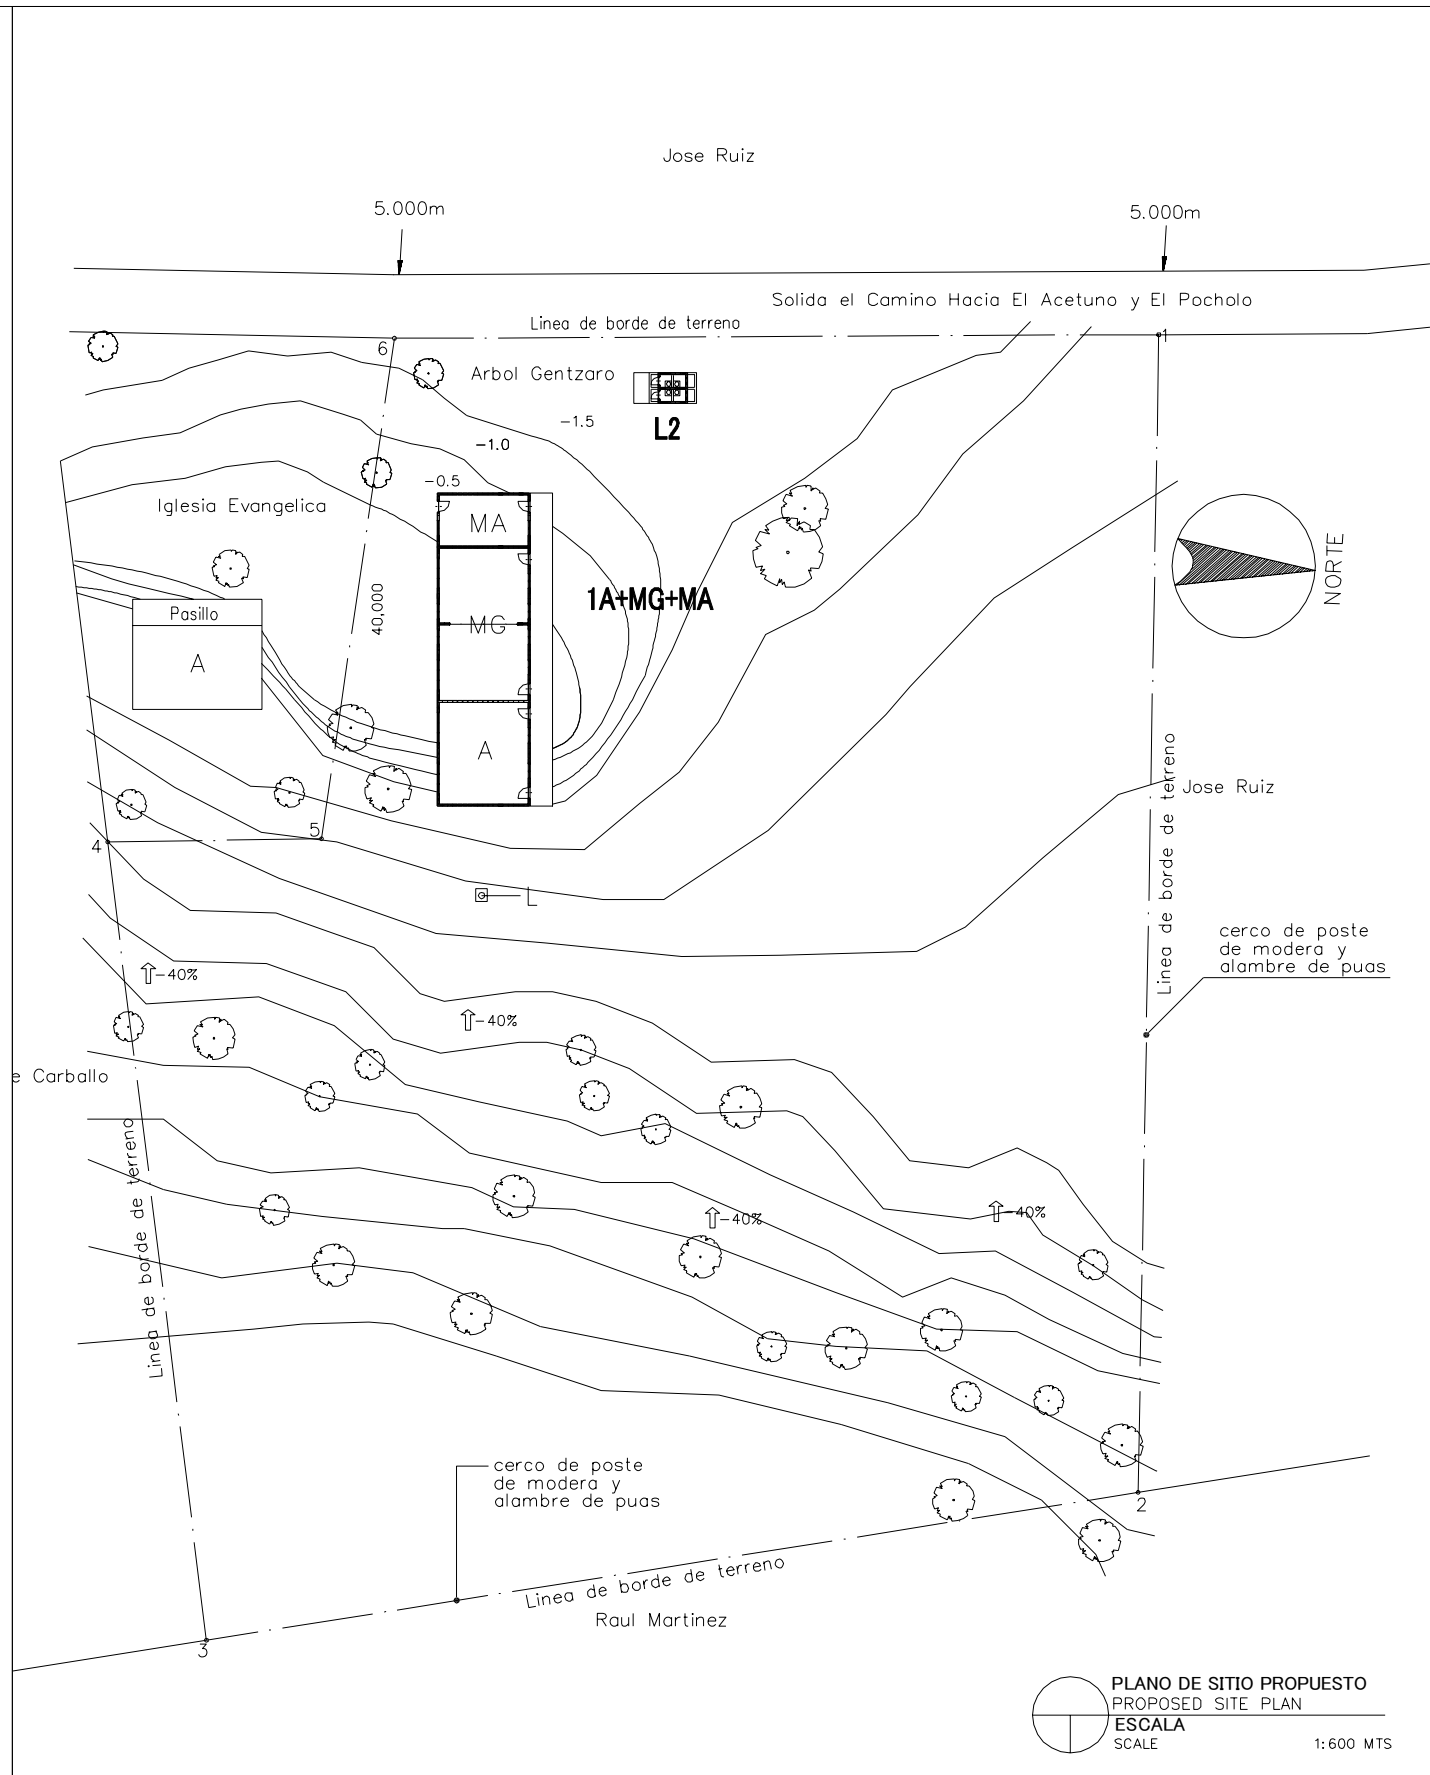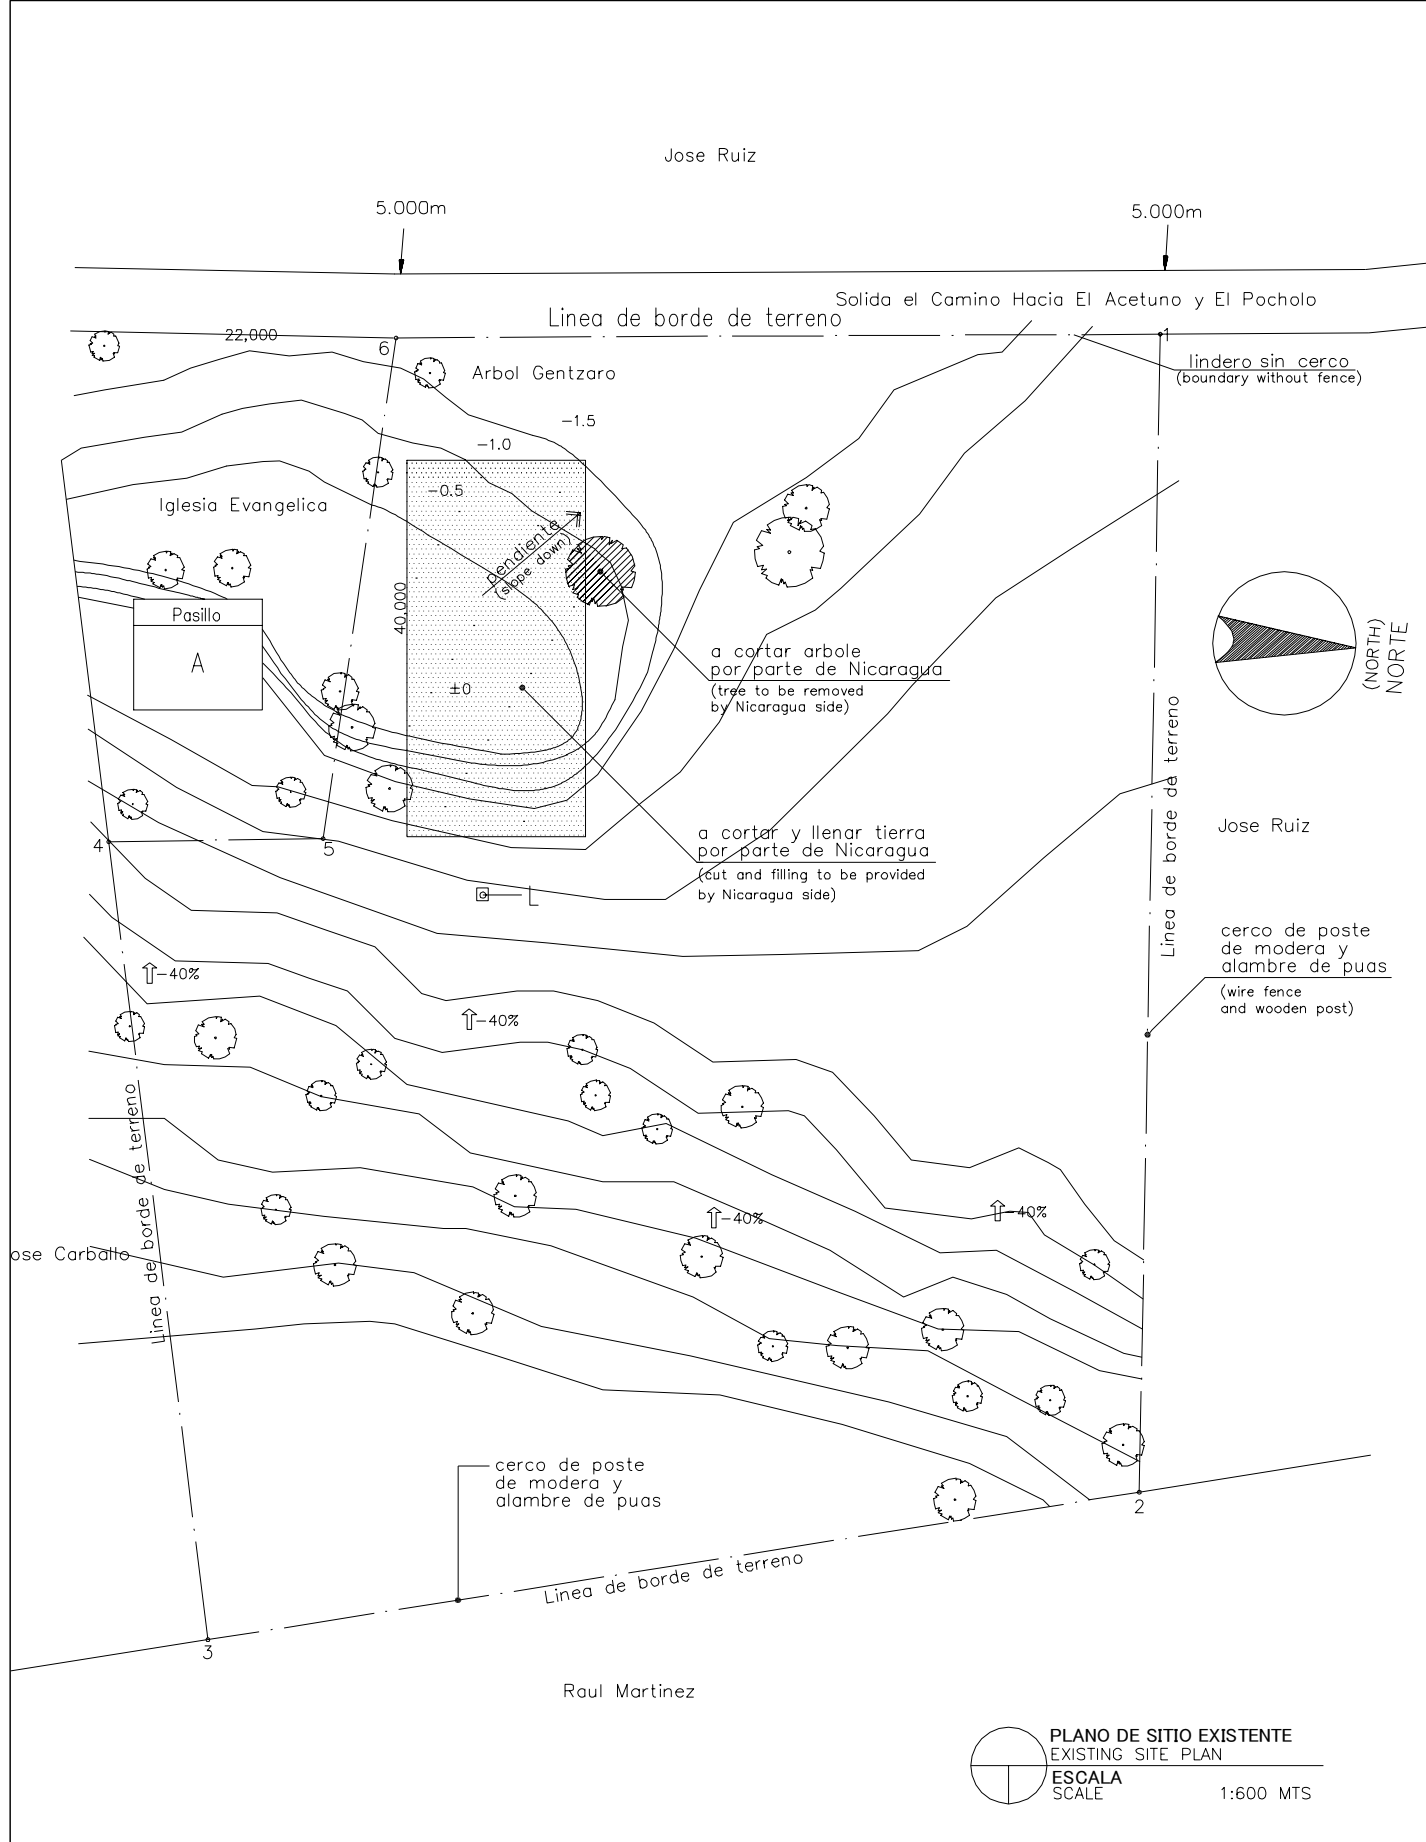


LEYENDA: LEGEND:	A	Aula Class Room	P	Preescolar Pre School	TS	Tanque Septico Septic Tank	⊙ P	Pozo Well
	SM	Sala de Maestro Teacher's Office	BO	Bodega Storage	E	Escena Stage	▲	Entrada Entrance
	D	Direccion Principal's Office	C	Comedor Canteen	WLM	Tuberia de Agua Water Line Marker	MA	Modulos de Apoyo Support Unit
	BI	Biblioteca Library	L	Letrina Toilet	⊙ PE	Poste Electrico Electric Post	MG(P)	Multigrado(Pequeño) Multi Grade(S)
	MG	Multigrado Multi Grade	TA	Tanque de Agua Water Tank	⊗	Tanque de Agua Elevada EWT		

NOMBRE DE ESCUELA NAME OF SCHOOL	JOSEFA TOLEDO DE AGUERRI	NI DE ESCUELA SCHOOL ID	RI-7 (R-12)
DEPARTAMENTO DEPARTMENT	RIVAS	MUNICIPIO MUNICIPALITY	CARDENAS

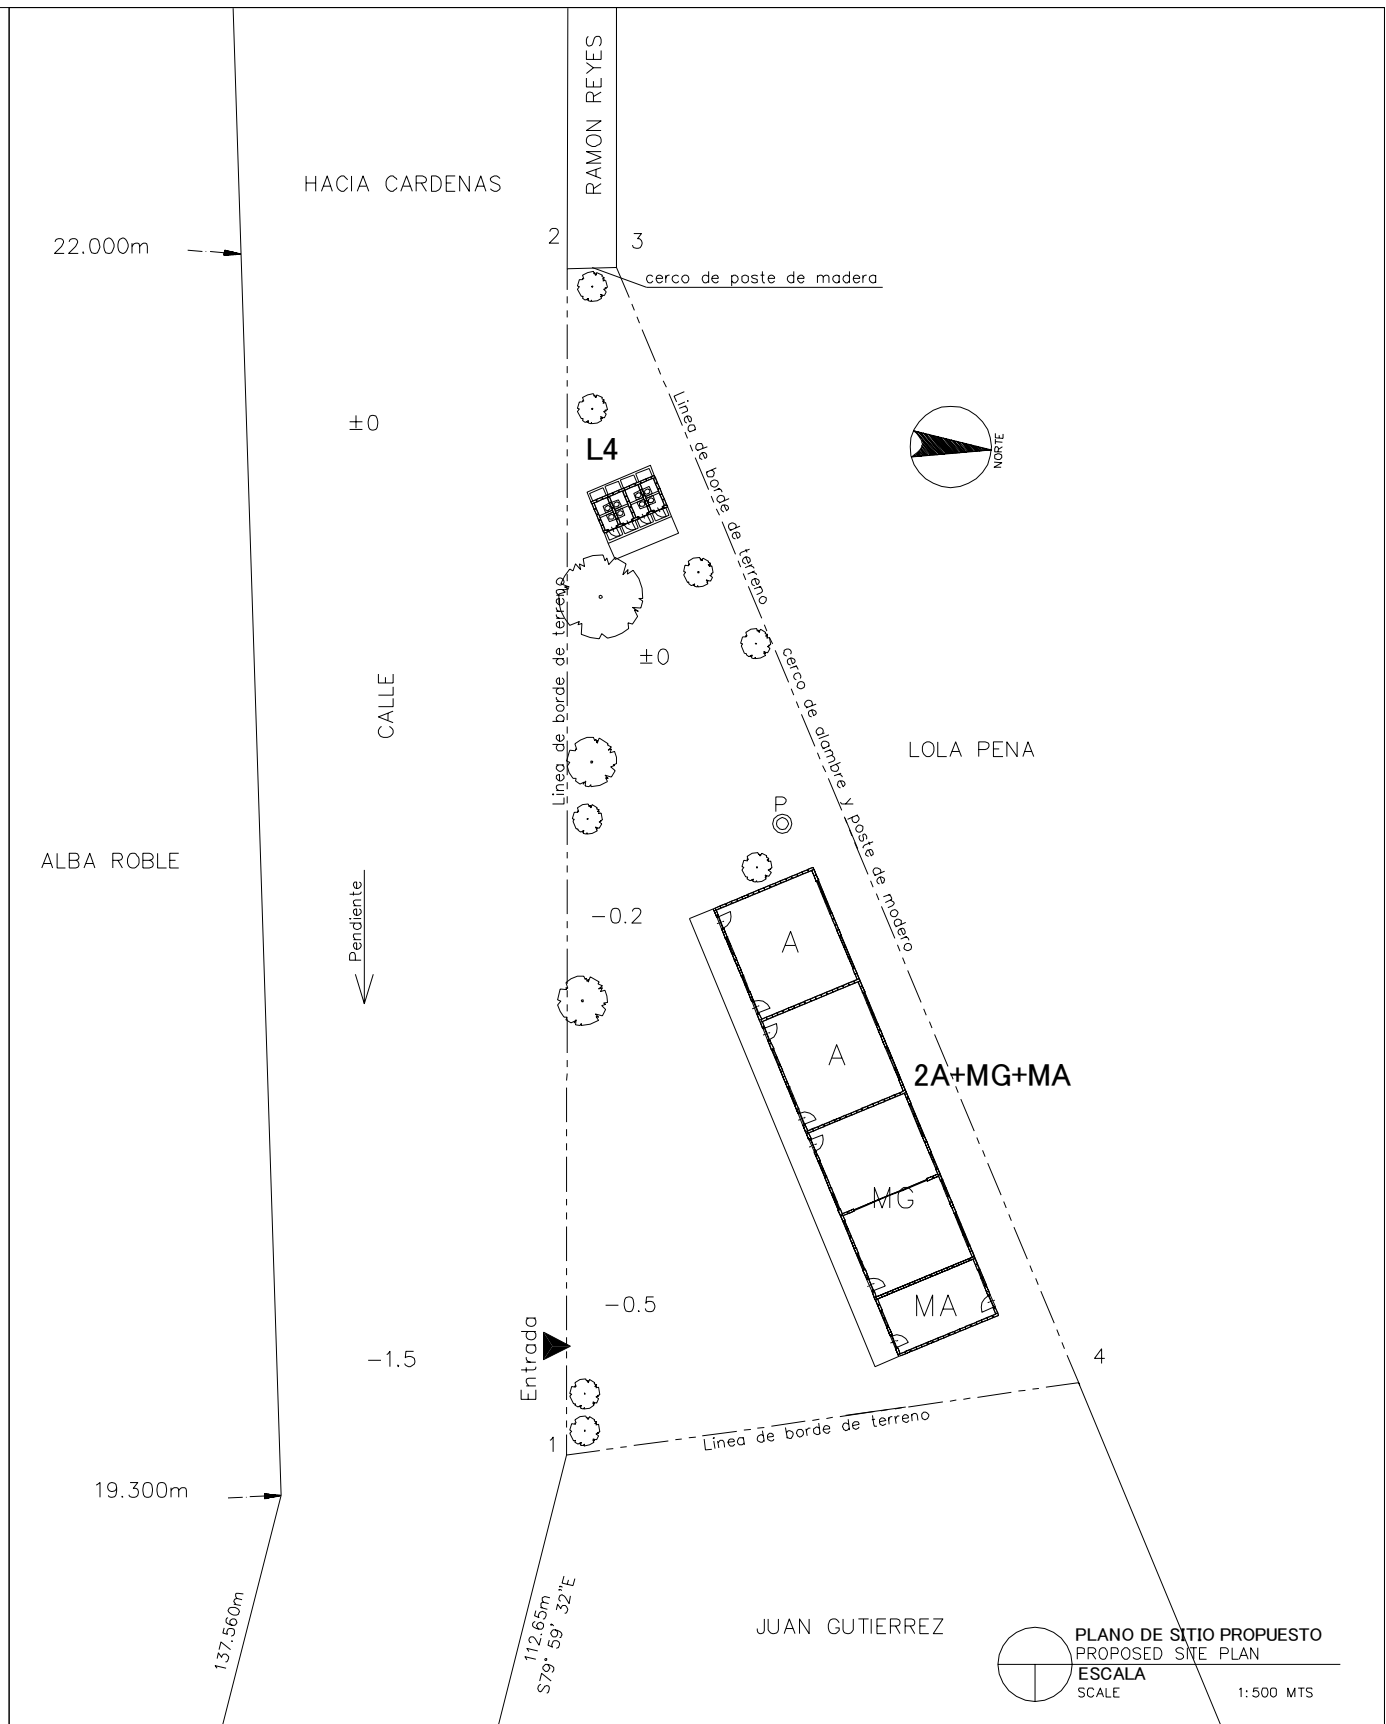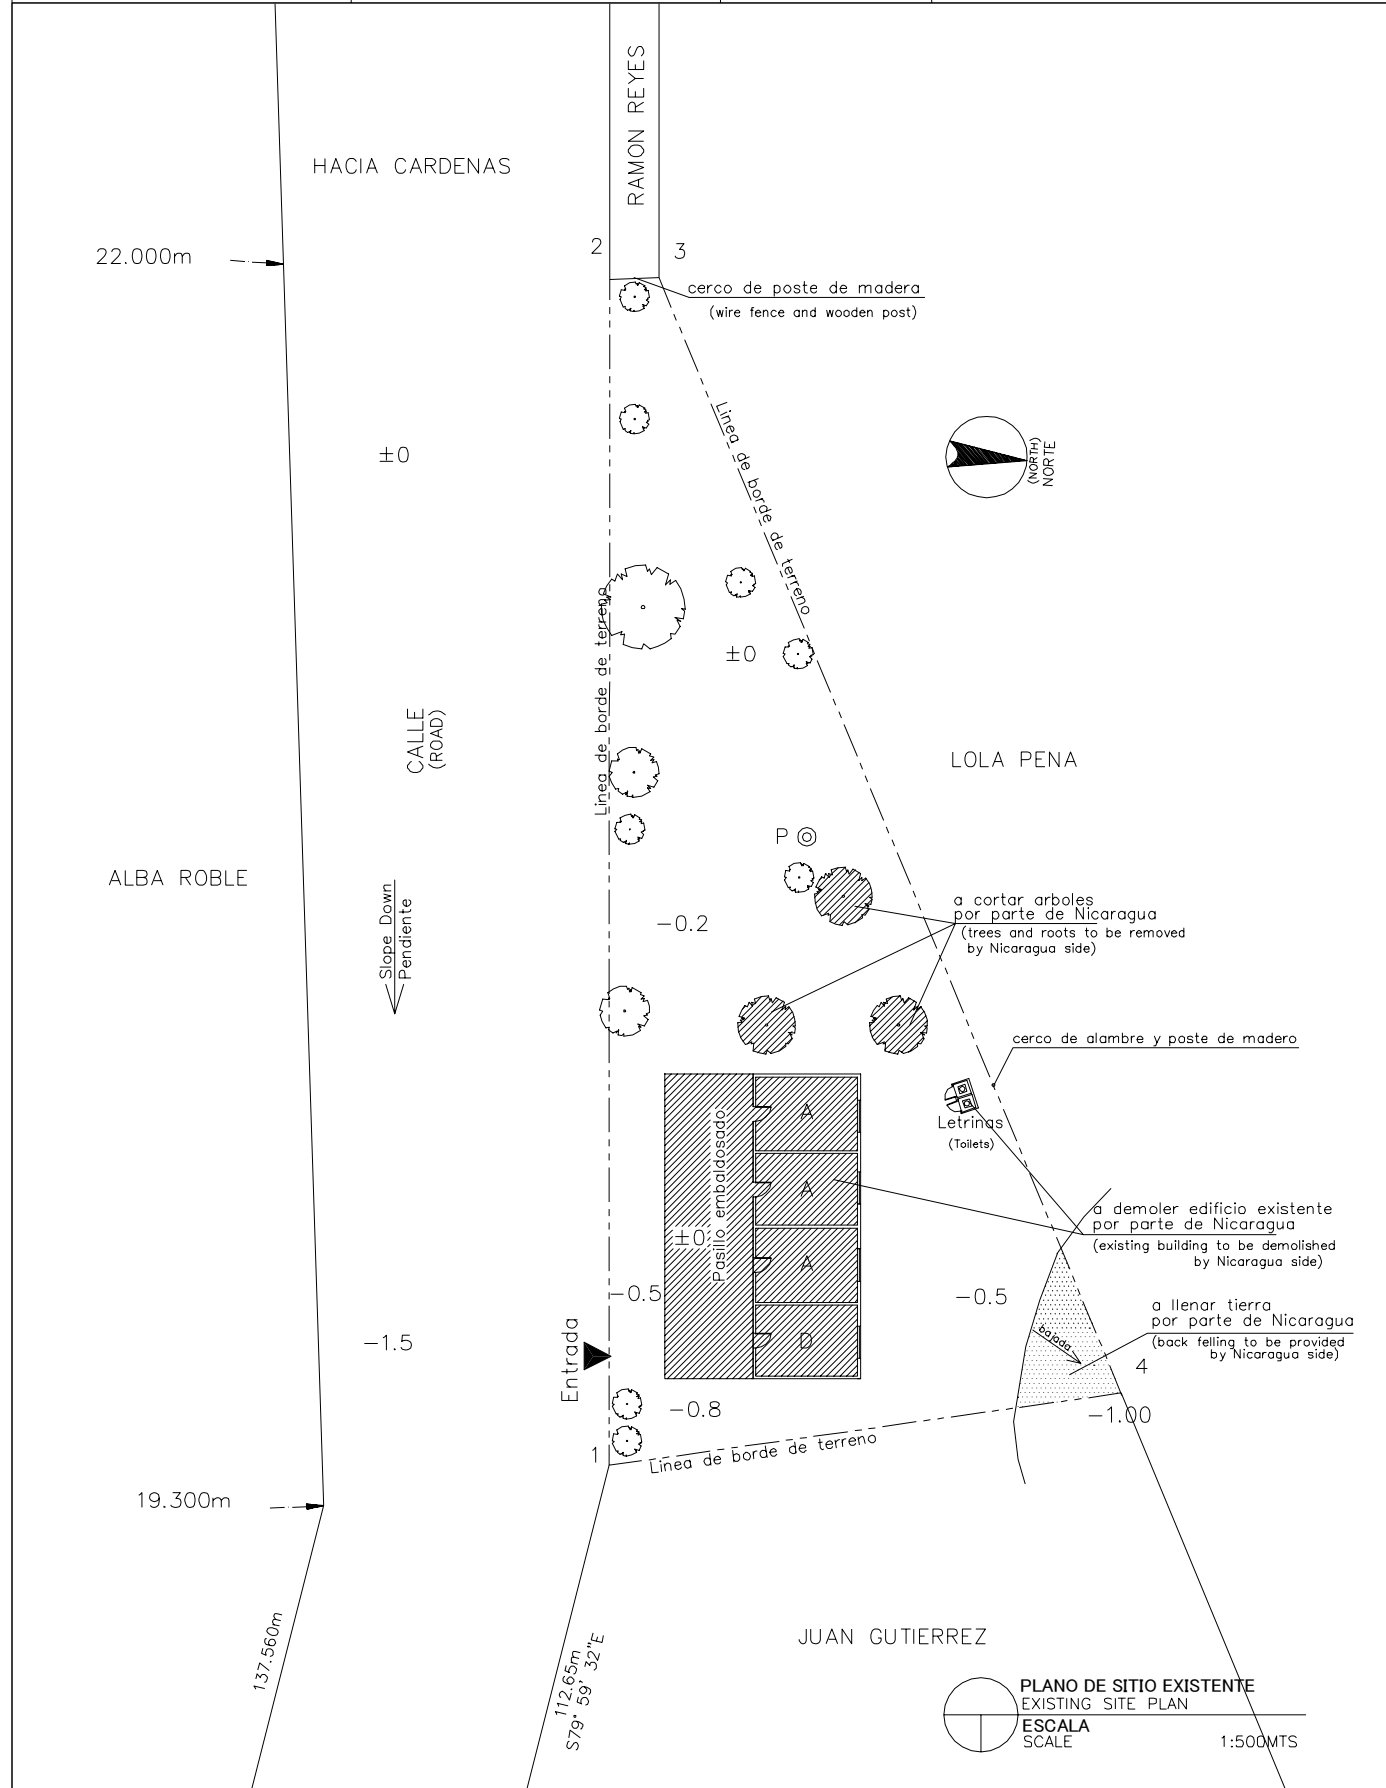


LEYENDA: LEGEND:	A Aula Class Room	P Preescolar Pre School	TS Tanque Septico Septic Tank	⊙ P Pozo Well
	SM Sala de Maestro Teacher's Office	BO Bodega Storage	E Escena Stage	▲ Entrada Entrance
	D Direccion Principal's Office	C Comedor Canteen	WLM Tuberia de Agua Water Line Marker	MA Modulos de Apoyo Support Unit
	BI Biblioteca Library	L Letrina Toilet	⊙ PE Poste Electrico Electric Post	MG(P) Multigrado(Pequeno) Multi Grade(S)
	MG Multigrado Multi Grade	TA Tanque de Agua Water Tank	⊠ Tanque de Agua Elevada EWT	

NOMBRE DE ESCUELA NAME OF SCHOOL	OBRAJUELO		NI DE ESCUELA SCHOOL ID	RI-8 (R-14)
DEPARTAMENTO DEPARTMENT	RIVAS	MUNICIPIO MUNICIPALITY	SAN JORGE	

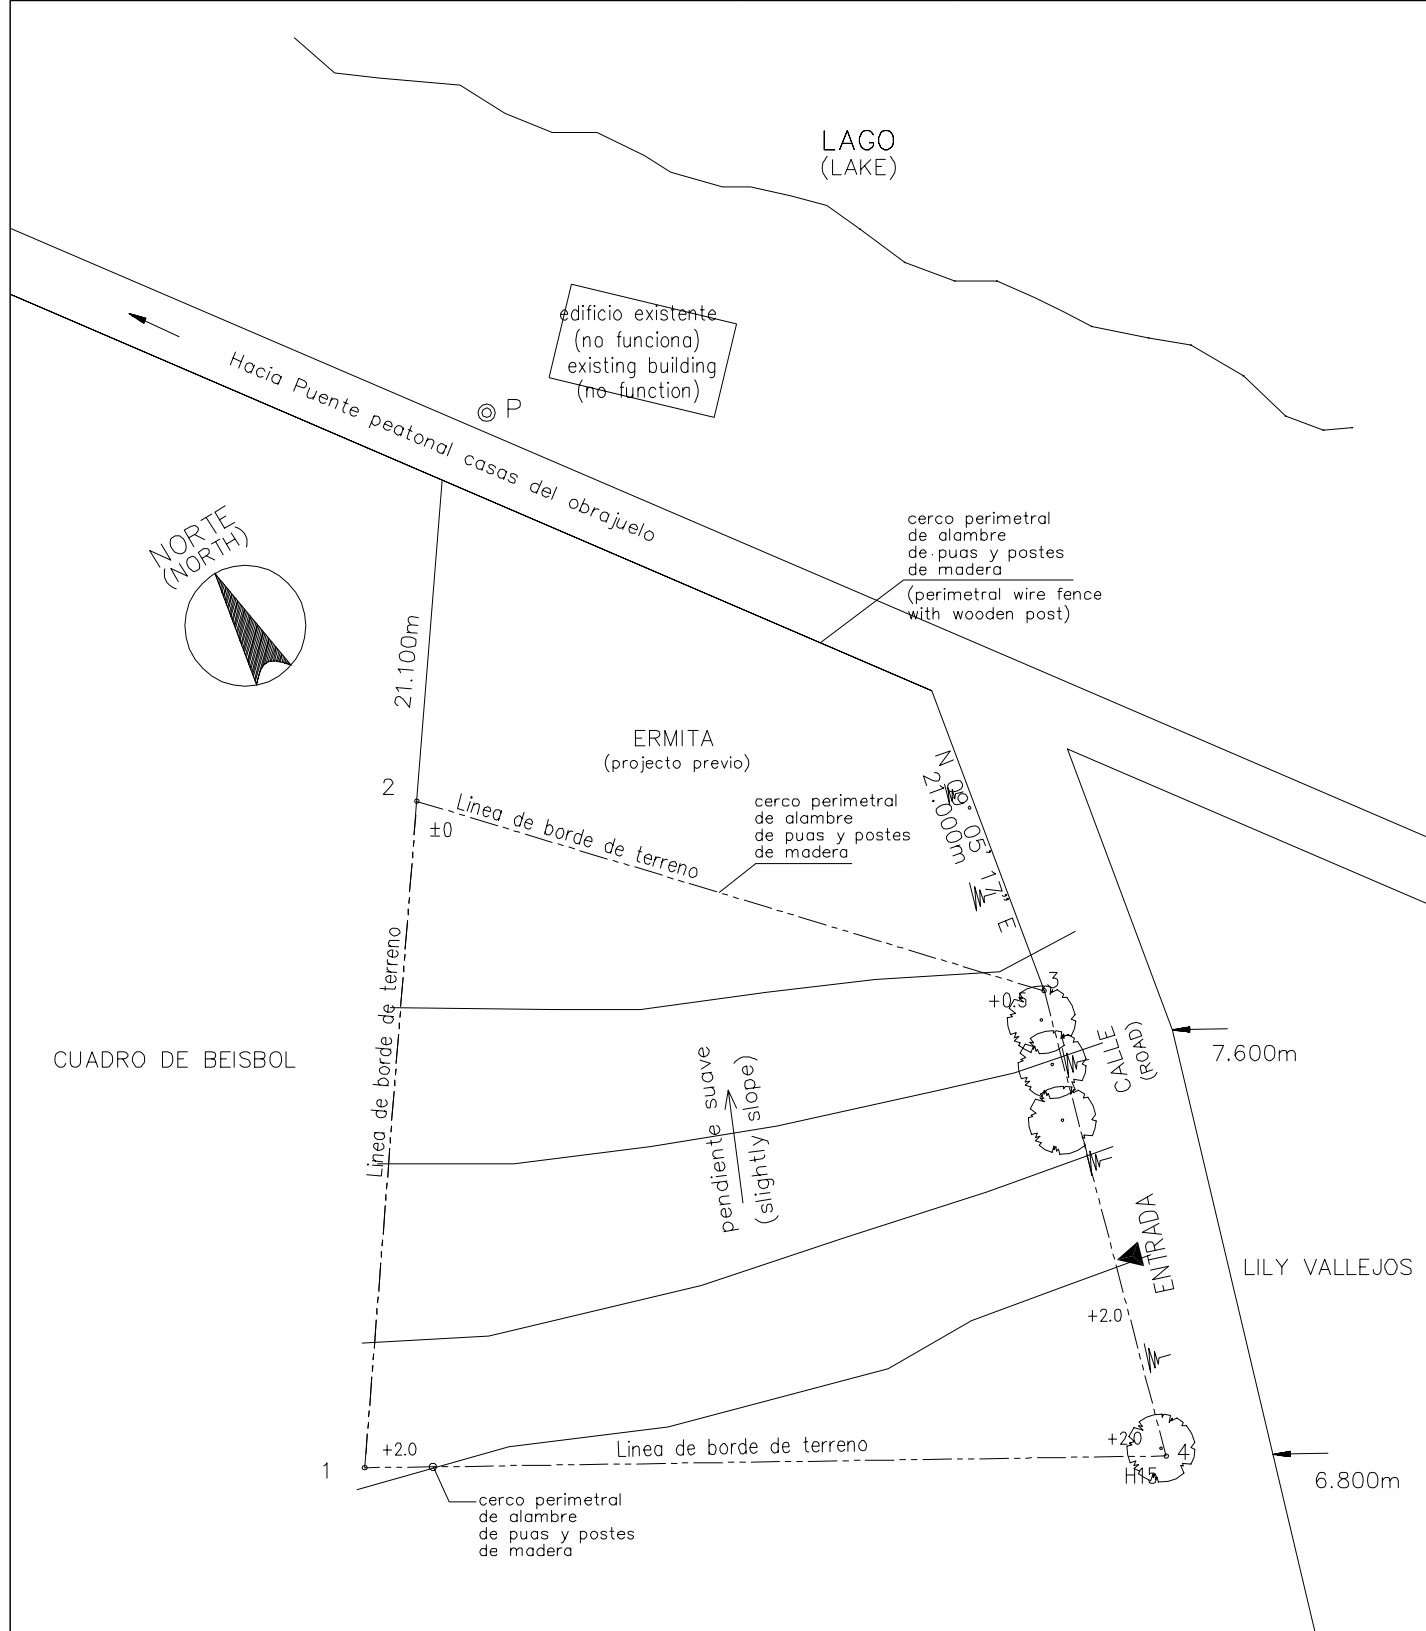

ORLANDO CENTENO PASTORA


PLANO DE SITIO EXISTENTE
EXISTING SITE PLAN
ESCALA SCALE 1:500 MTS

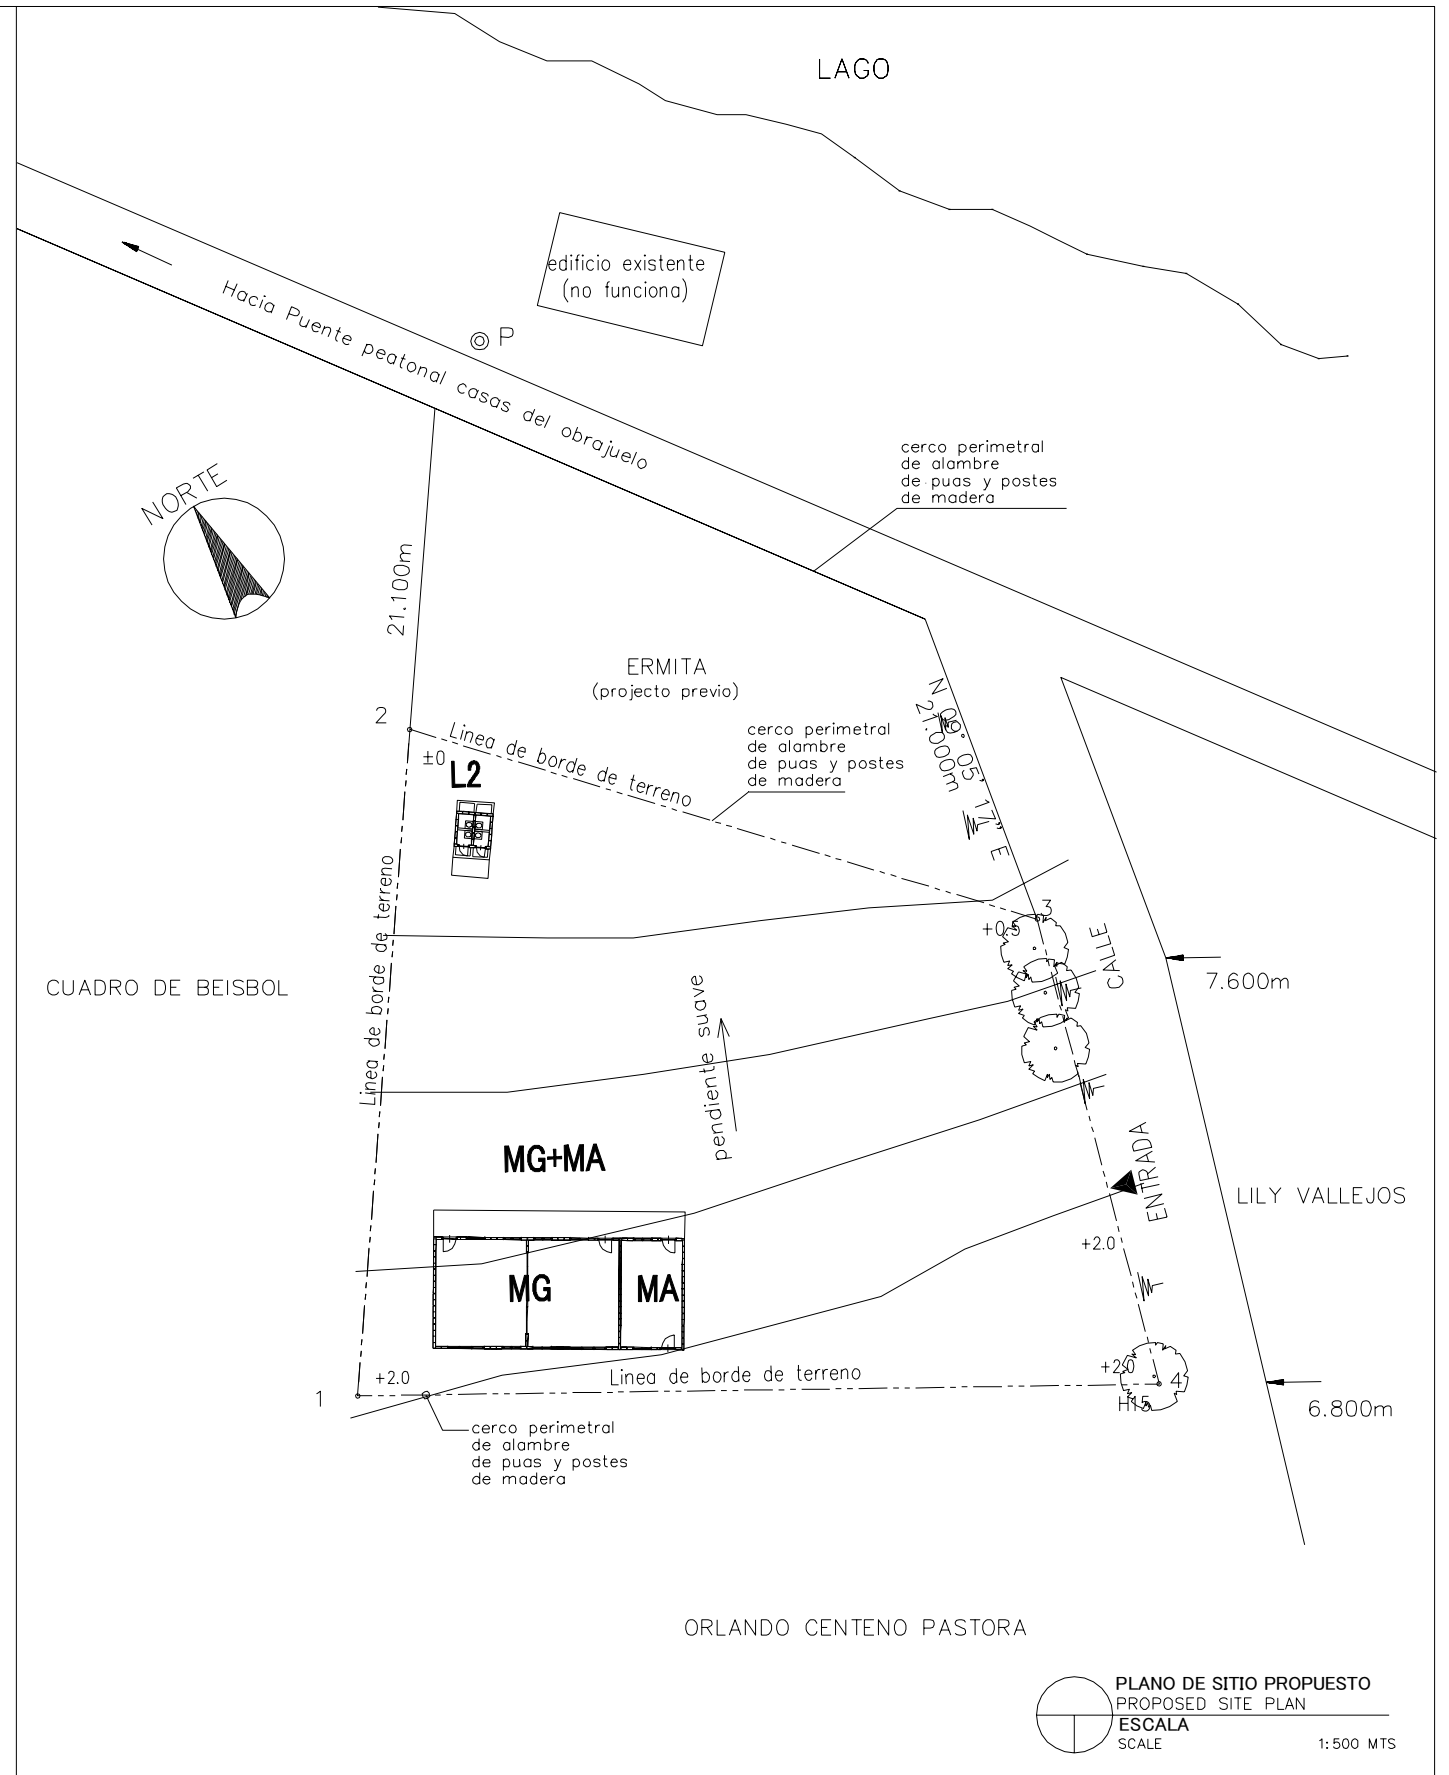


PLANO DE SITIO PROPUESTO
PROPOSED SITE PLAN
ESCALA SCALE 1:500 MTS

LEYENDA: LEGEND:	A Aula Class Room	P Preescolar Pre School	TS Tanque Septico Septic Tank	⊙ P Pozo Well
	SM Sala de Maestro Teacher's Office	BO Bodega Storage	E Escena Stage	▲ Entrada Entrance
	D Direccion Principal's Office	C Comedor Canteen	WLM Tuberia de Agua Water Line Marker	MA Modulos de Apoyo Support Unit
	BI Biblioteca Library	L Letrina Toilet	⊙ PE Poste Electrico Electric Post	MG(P) Multigrado(Pequeno) Multi Grade(S)
	MG Multigrado Multi Grade	TA Tanque de Agua Water Tank	⊗ Tanque de Agua Elevada EWT	

NOMBRE DE ESCUELA NAME OF SCHOOL	LAS BANDERAS		NI DE ESCUELA SCHOOL ID	RI-9 (R-15)
DEPARTAMENTO DEPARTMENT	RIVAS	MUNICIPIO MUNICIPALITY	POTOSI	

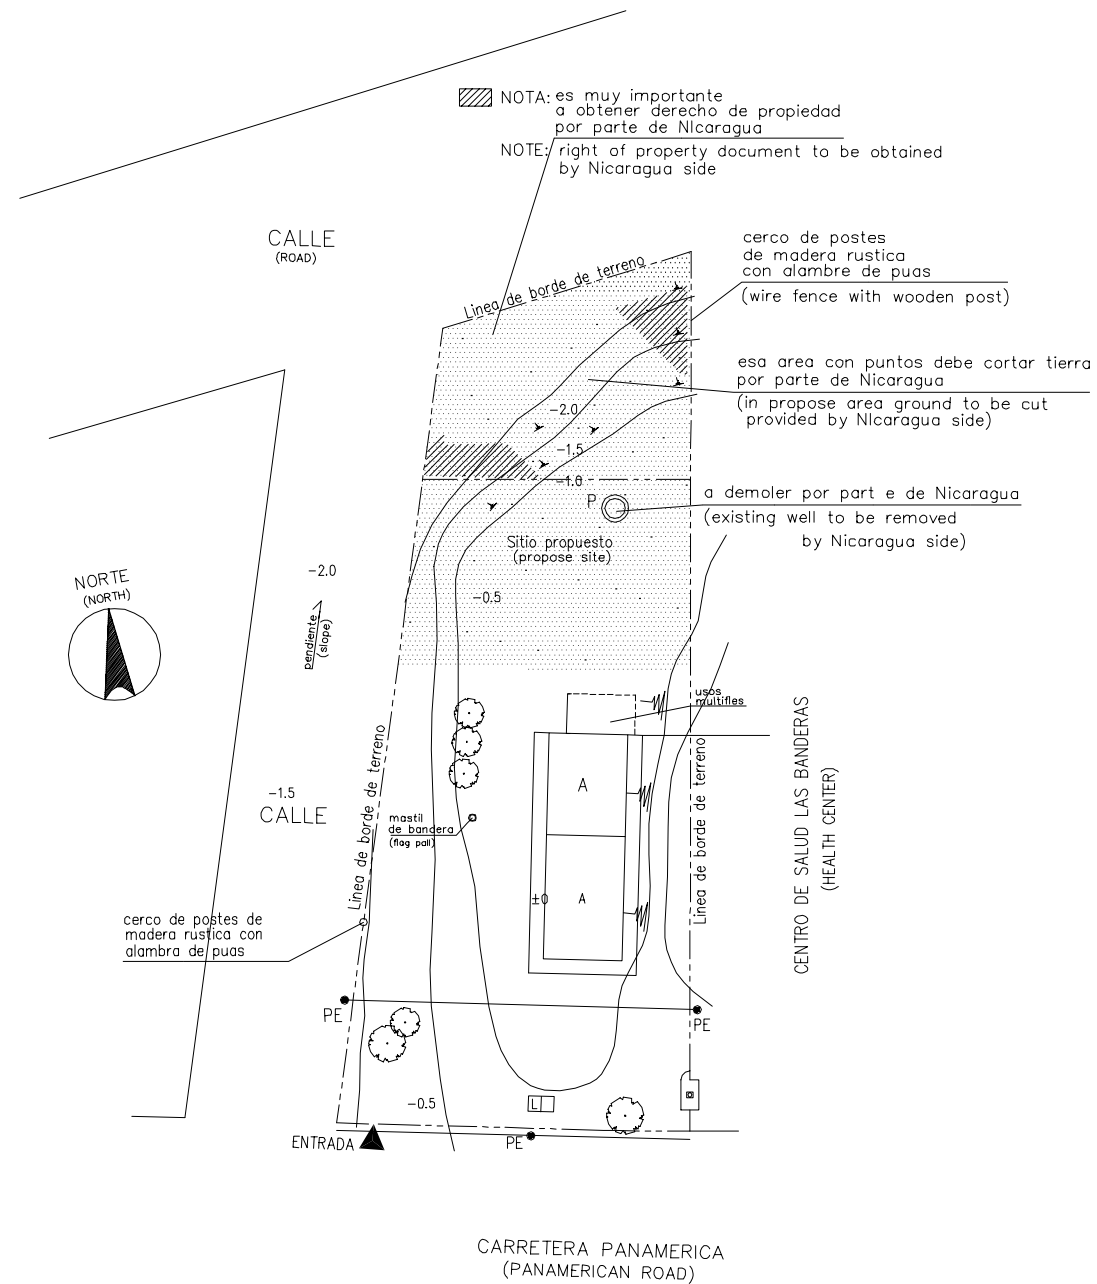



PLANO DE SITIO EXISTENTE
EXISTING SITE PLAN
ESCALA
SCALE 1:500 MTS

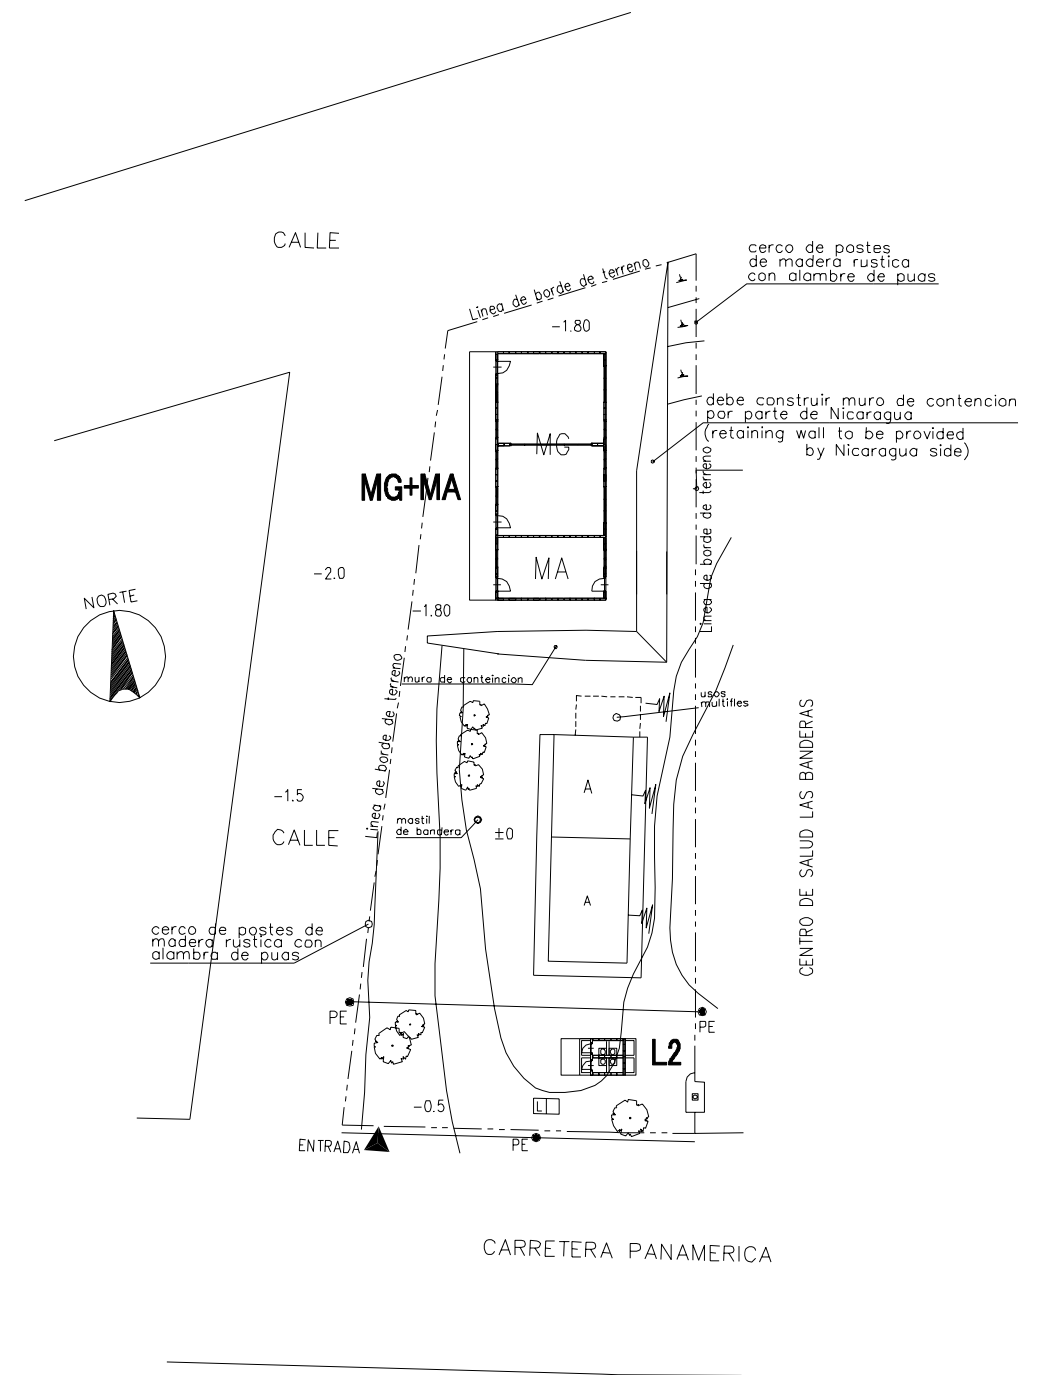

PLANO DE SITIO PROPUESTO
PROPOSED SITE PLAN
ESCALA
SCALE 1:500 MTS



LEYENDA: LEGEND:	A	Aula Class Room	P	Preescolar Pre School	TS	Tanque Septico Septic Tank	⊙ P	Pozo Well
	SM	Sala de Maestro Teacher's Office	BO	Bodega Storage	E	Escena Stage	▲	Entrada Entrance
	D	Direccion Principal's Office	C	Comedor Canteen	WLM	Tuberia de Agua Water Line Marker	MA	Modulos de Apoyo Support Unit
	BI	Biblioteca Library	L	Letrina Toilet	⊙ PE	Poste Electrico Electric Post	MG(P)	Multigrado(Pequeno) Multi Grade(S)
	MG	Multigrado Multi Grade	TA	Tanque de Agua Water Tank	⊠	Tanque de Agua Elevada EWT		

NOMBRE DE ESCUELA NAME OF SCHOOL	RUBEN DARIO	NI DE ESCUELA SCHOOL ID	RI-10 (R-16)
DEPARTAMENTO DEPARTMENT	RIVAS	MUNICIPIO MUNICIPALITY	TOLA

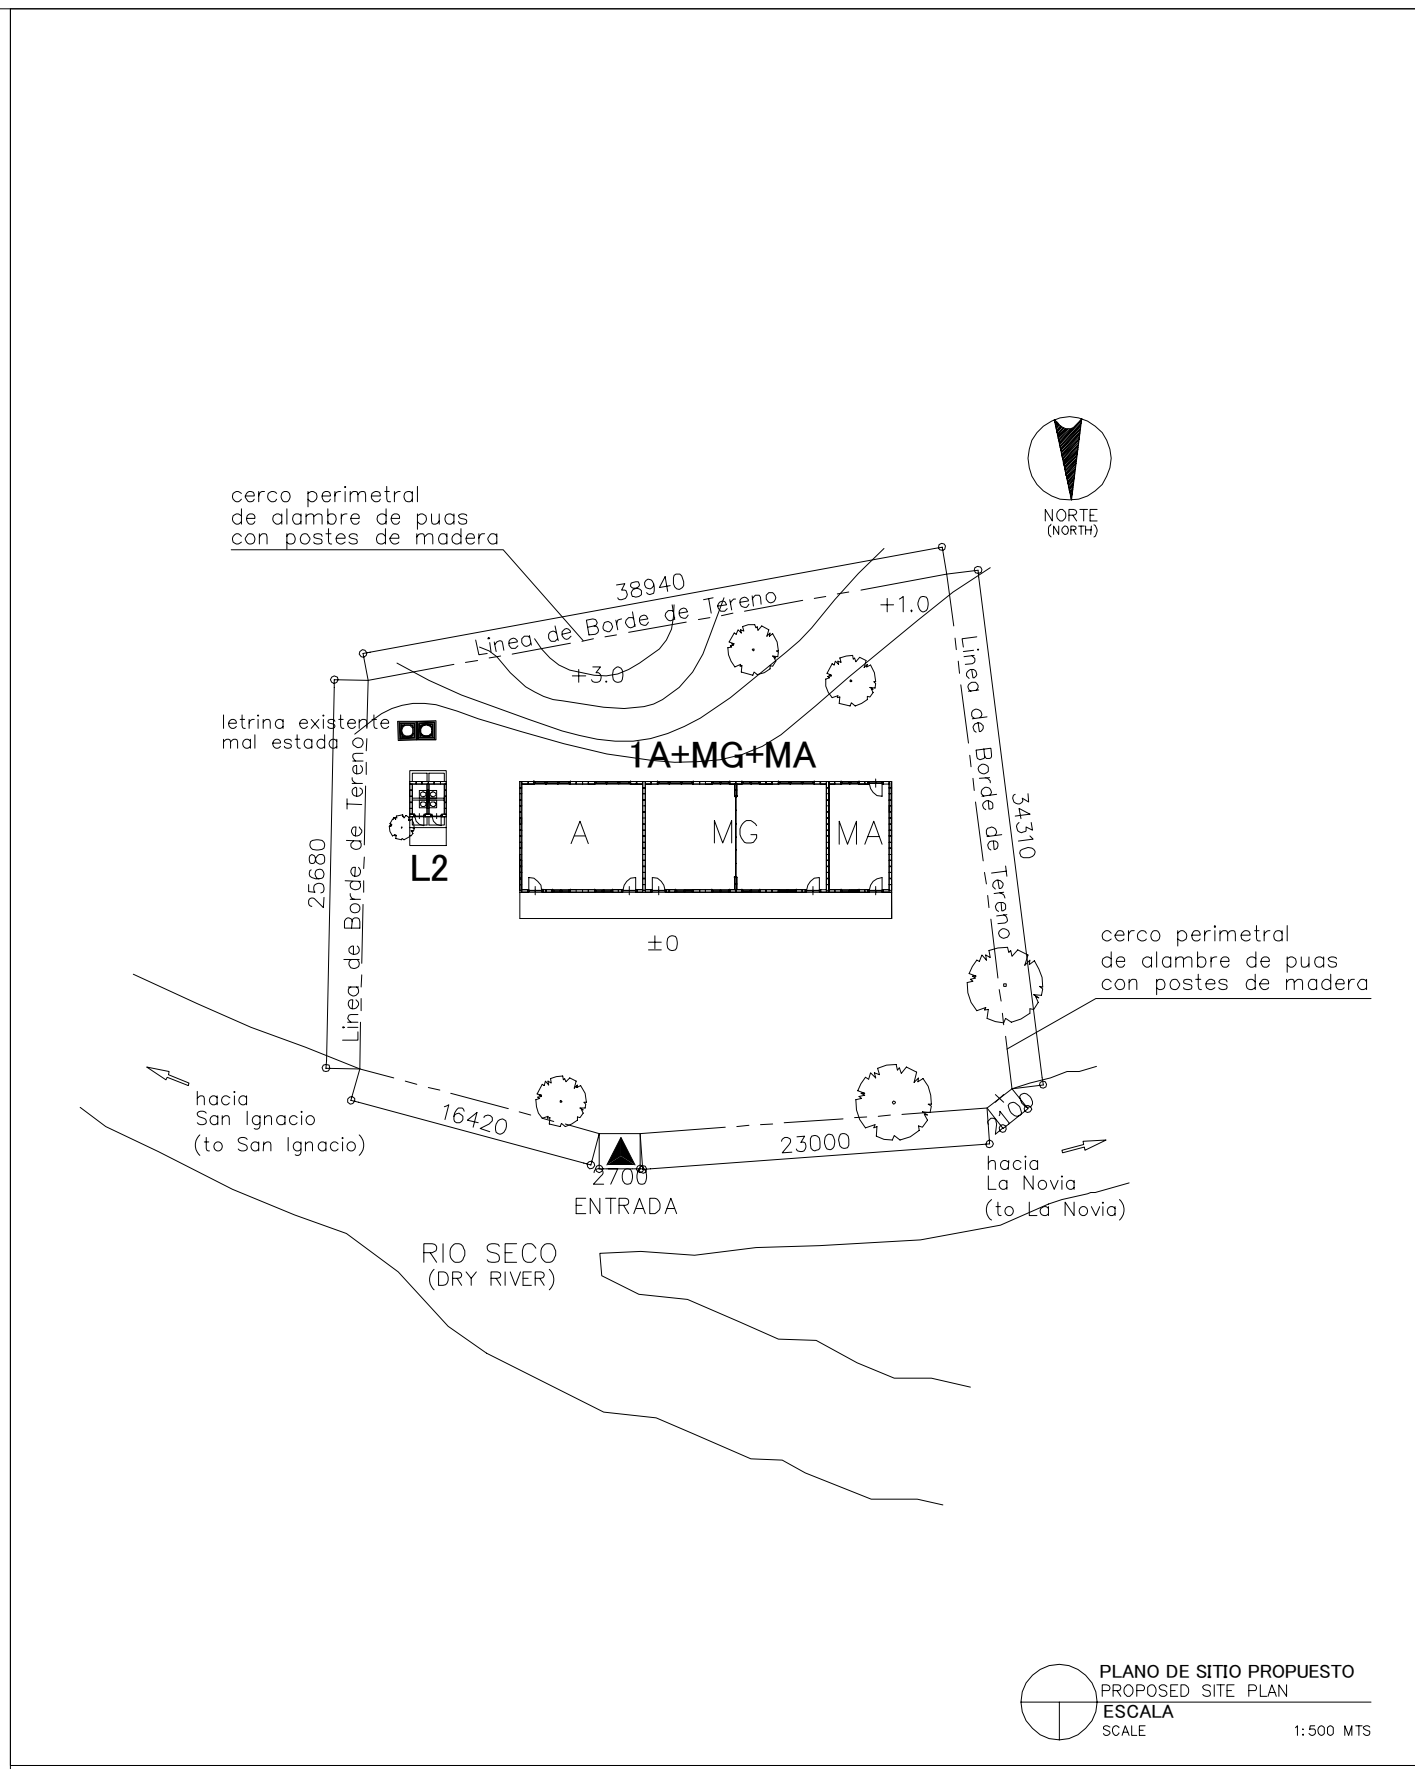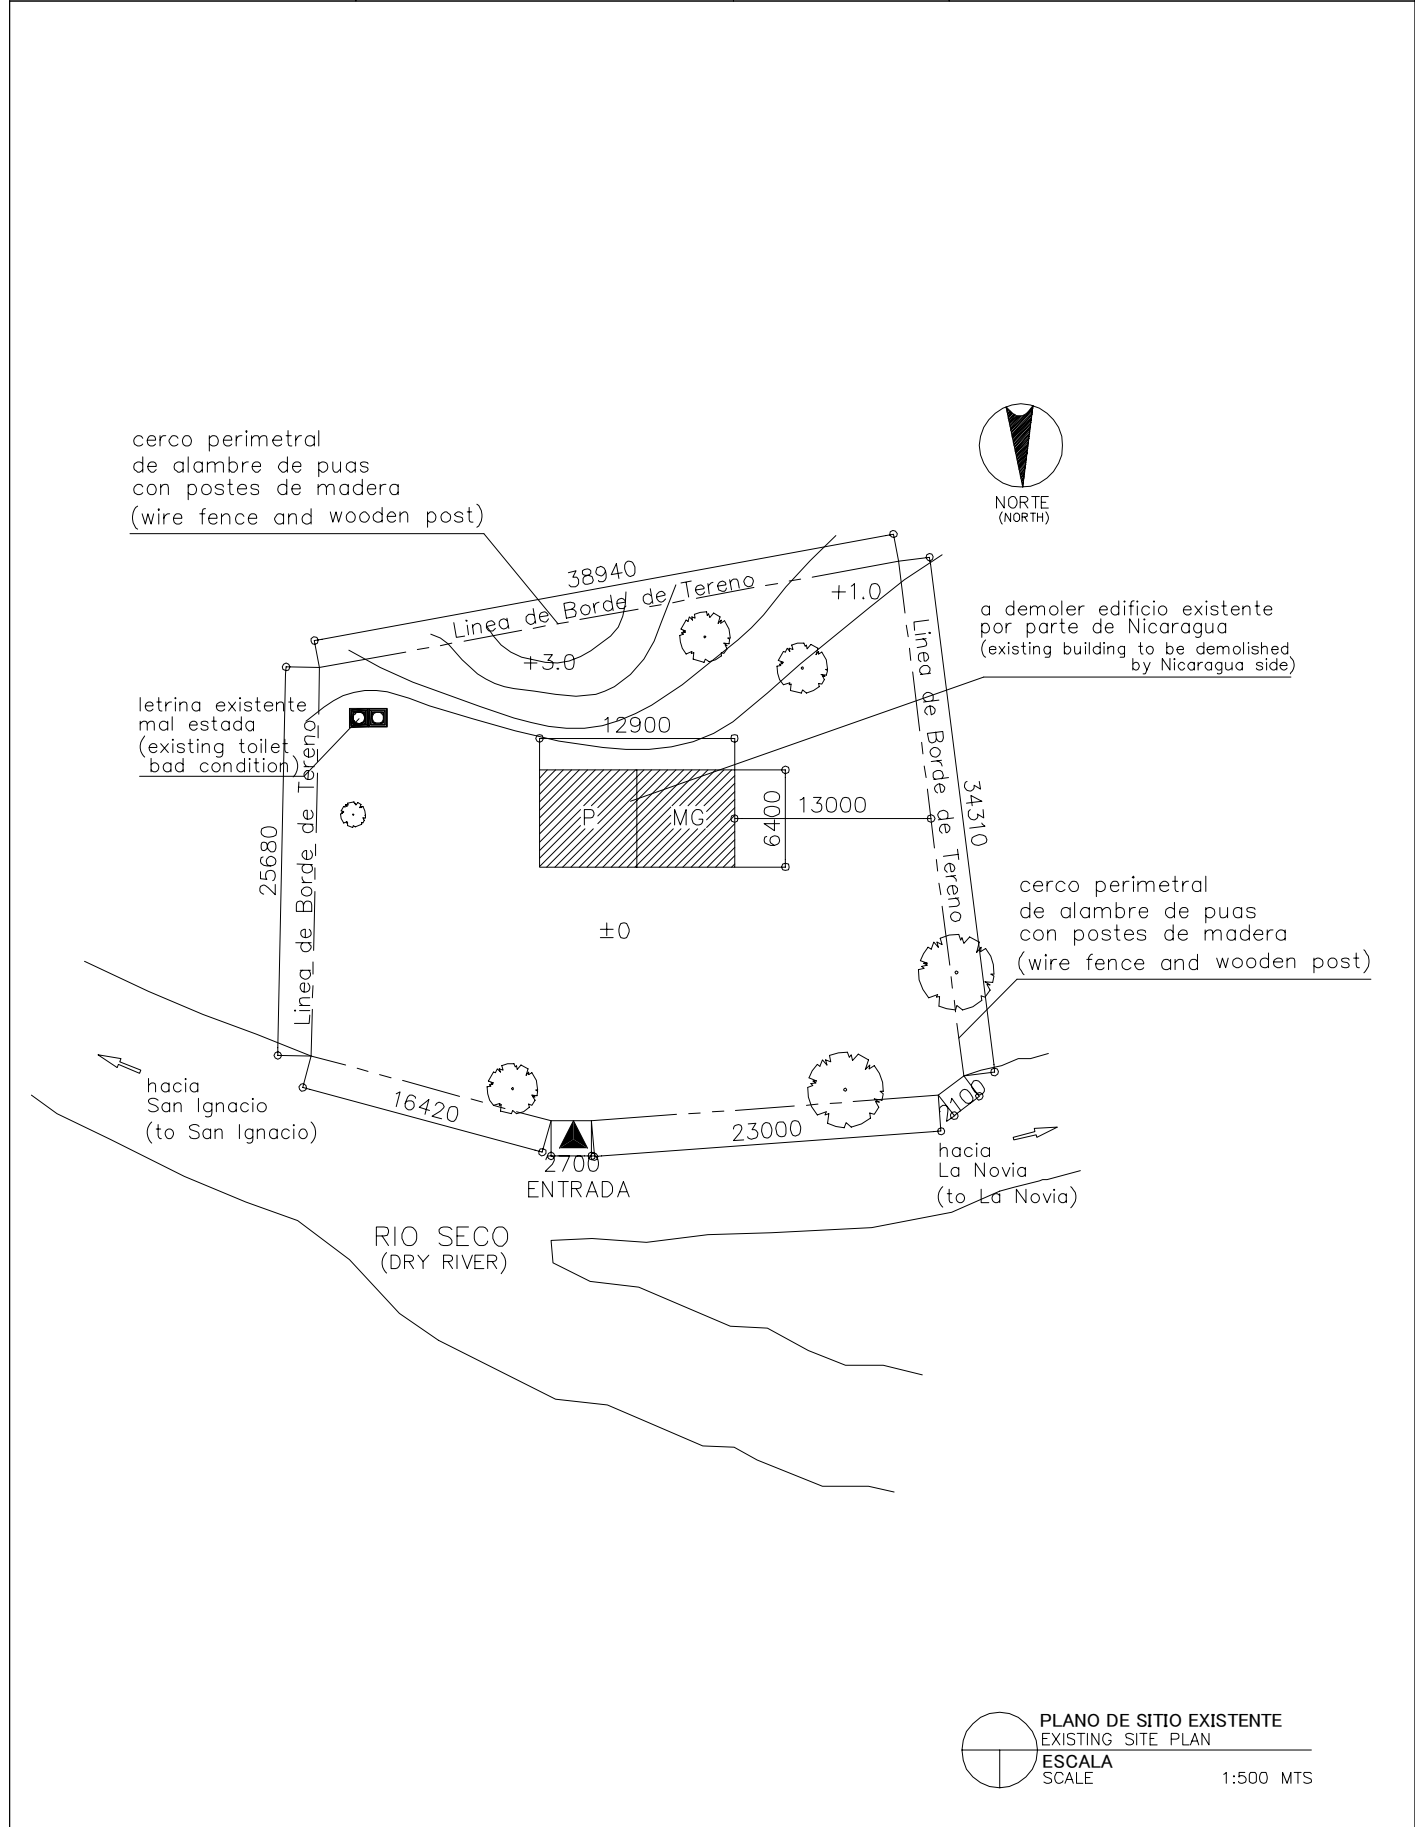


LEYENDA: LEGEND:	A Aula Class Room	P Preescolar Pre School	TS Tanque Septico Septic Tank	⊙ P Pozo Well
	SM Sala de Maestro Teacher's Office	BO Bodega Storage	E Escena Stage	▲ Entrada Entrance
	D Direccion Principal's Office	C Comedor Canteen	WLM Tuberia de Agua Water Line Marker	MA Modulos de Apoyo Support Unit
	BI Biblioteca Library	L Letrina Toilet	⊙ PE Poste Electrico Electric Post	MG(P) Multigrado(Pequeno) Multi Grade(S)
	MG Multigrado Multi Grade	TA Tanque de Agua Water Tank	⊠ Tanque de Agua Elevada EWT	

NOMBRE DE ESCUELA NAME OF SCHOOL	BENJAMIN ZELEDON		NI DE ESCUELA SCHOOL ID	RI-11 (R-17)
DEPARTAMENTO DEPARTMENT	RIVAS	MUNICIPIO MUNICIPALITY	TOLA	

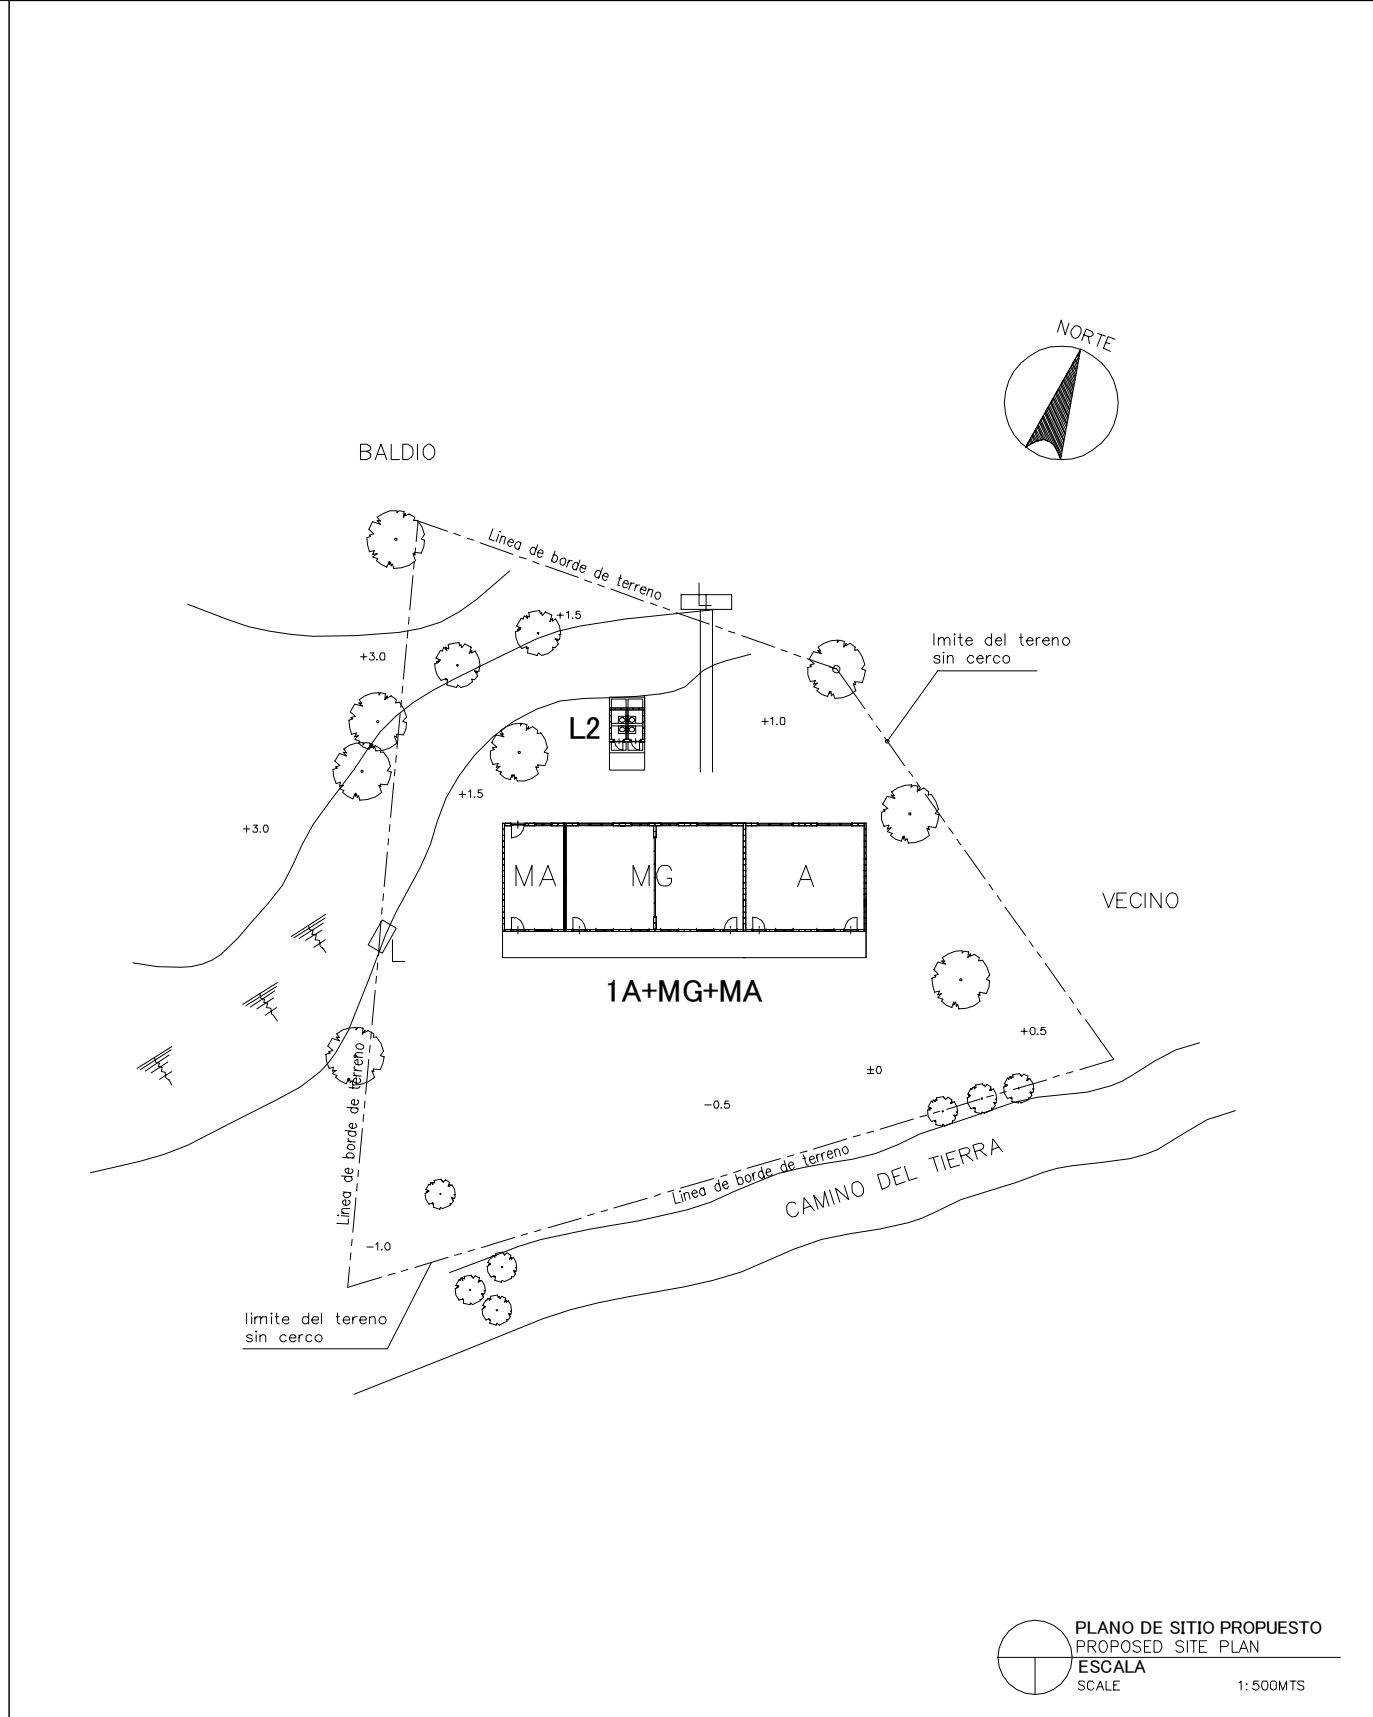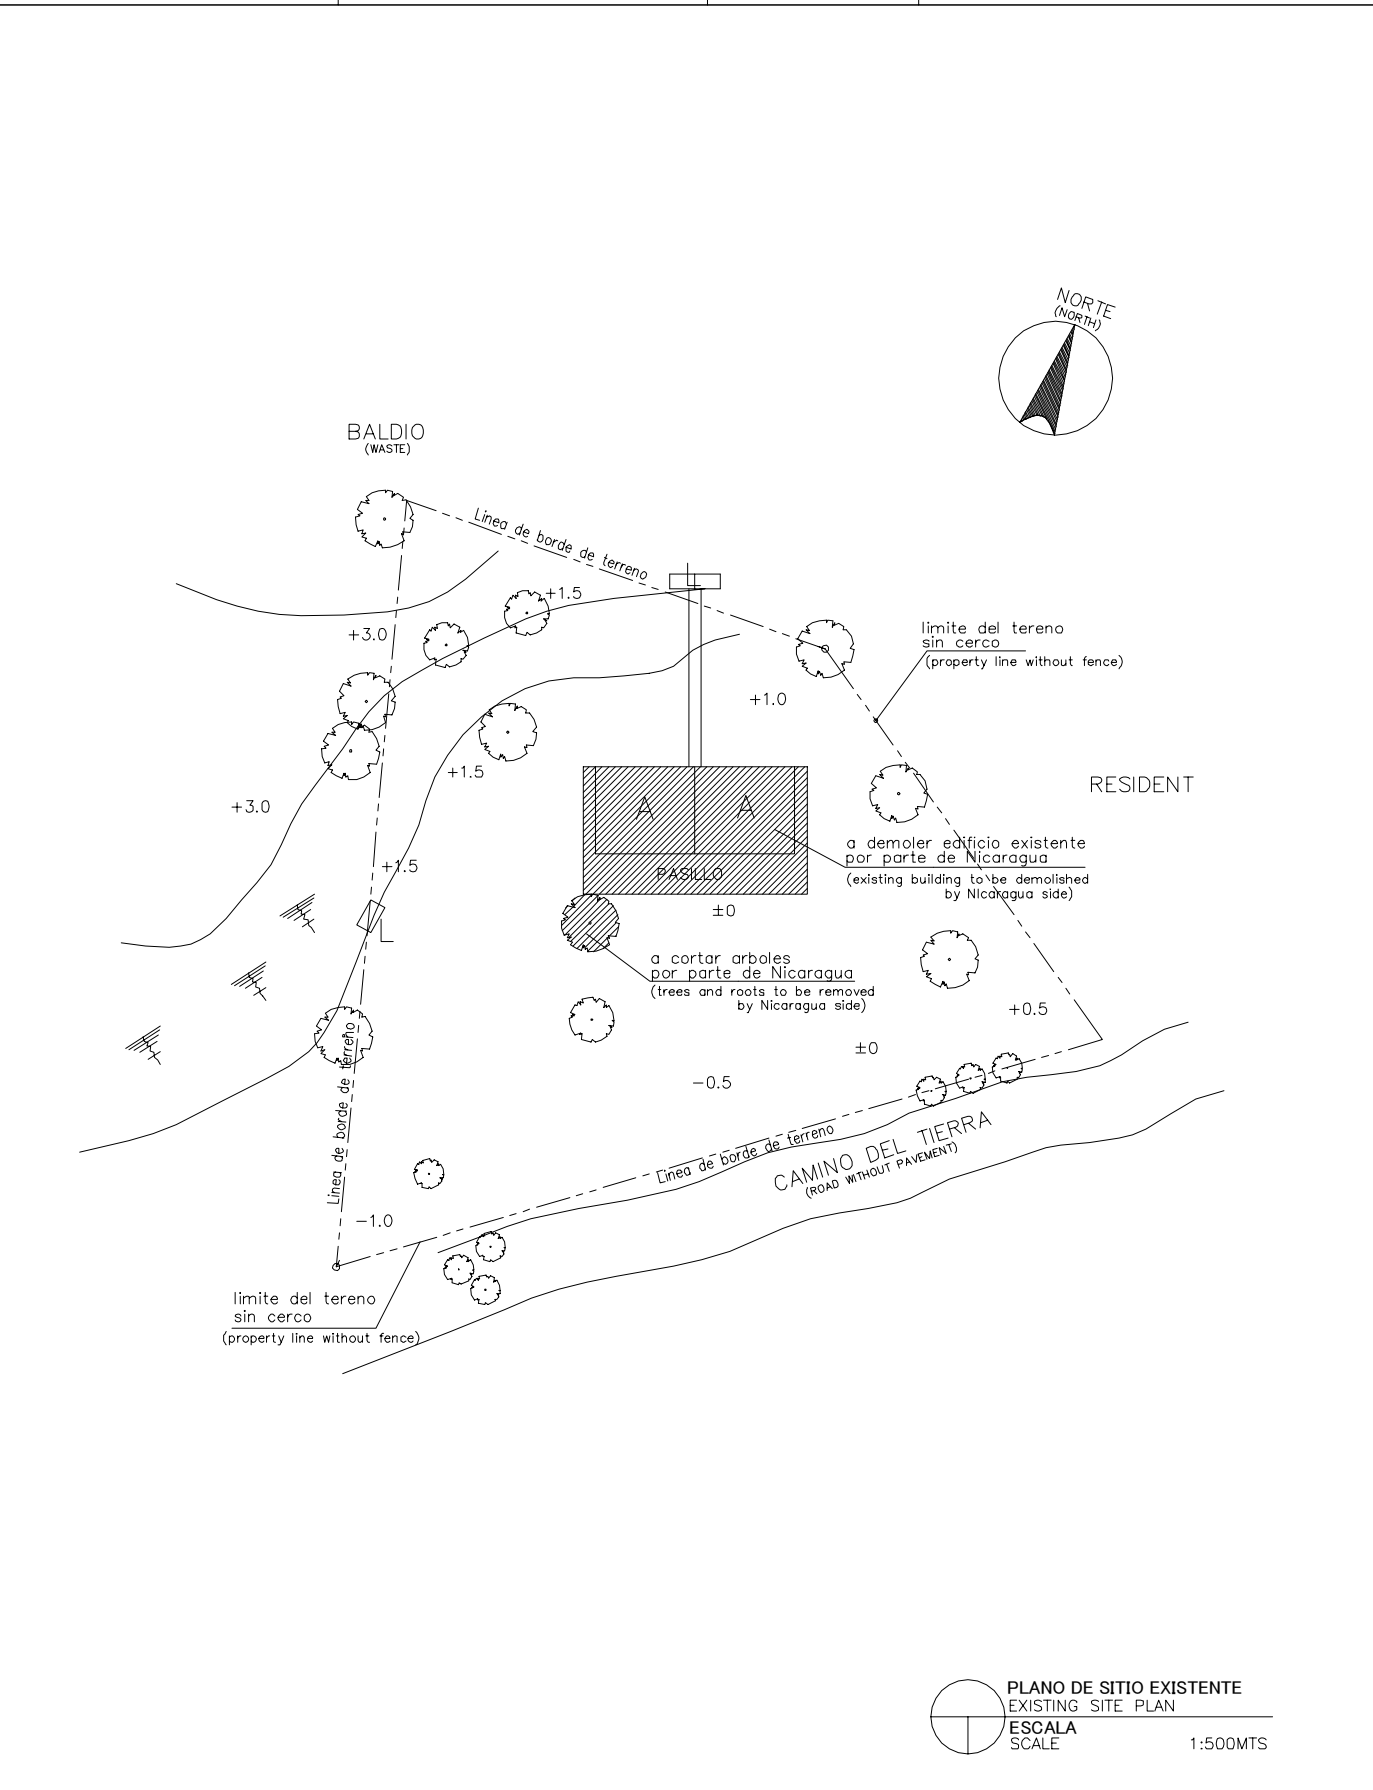


LEYENDA: LEGEND:	A Aula Class Room	P Preescolar Pre School	TS Tanque Septico Septic Tank	⊙ P Pozo Well
	SM Sala de Maestro Teacher's Office	BO Bodega Storage	E Escena Stage	▲ Entrada Entrance
	D Direccion Principal's Office	C Comedor Canteen	WLM Tuberia de Agua Water Line Marker	MA Modulos de Apoyo Support Unit
	BI Biblioteca Library	L Letrina Toilet	⊙ PE Poste Electrico Electric Post	MG(P) Multigrado(Pequeno) Multi Grade(S)
	MG Multigrado Multi Grade	TA Tanque de Agua Water Tank	⊠ Tanque de Agua Elevada EWT	

NOMBRE DE ESCUELA NAME OF SCHOOL	RIGOBERTO MAYORGA PALMA	NI DE ESCUELA SCHOOL ID	BO-12 (B-68)
DEPARTAMENTO DEPARTMENT	BOACO	MUNICIPIO MUNICIPALITY	SAN LORENZO

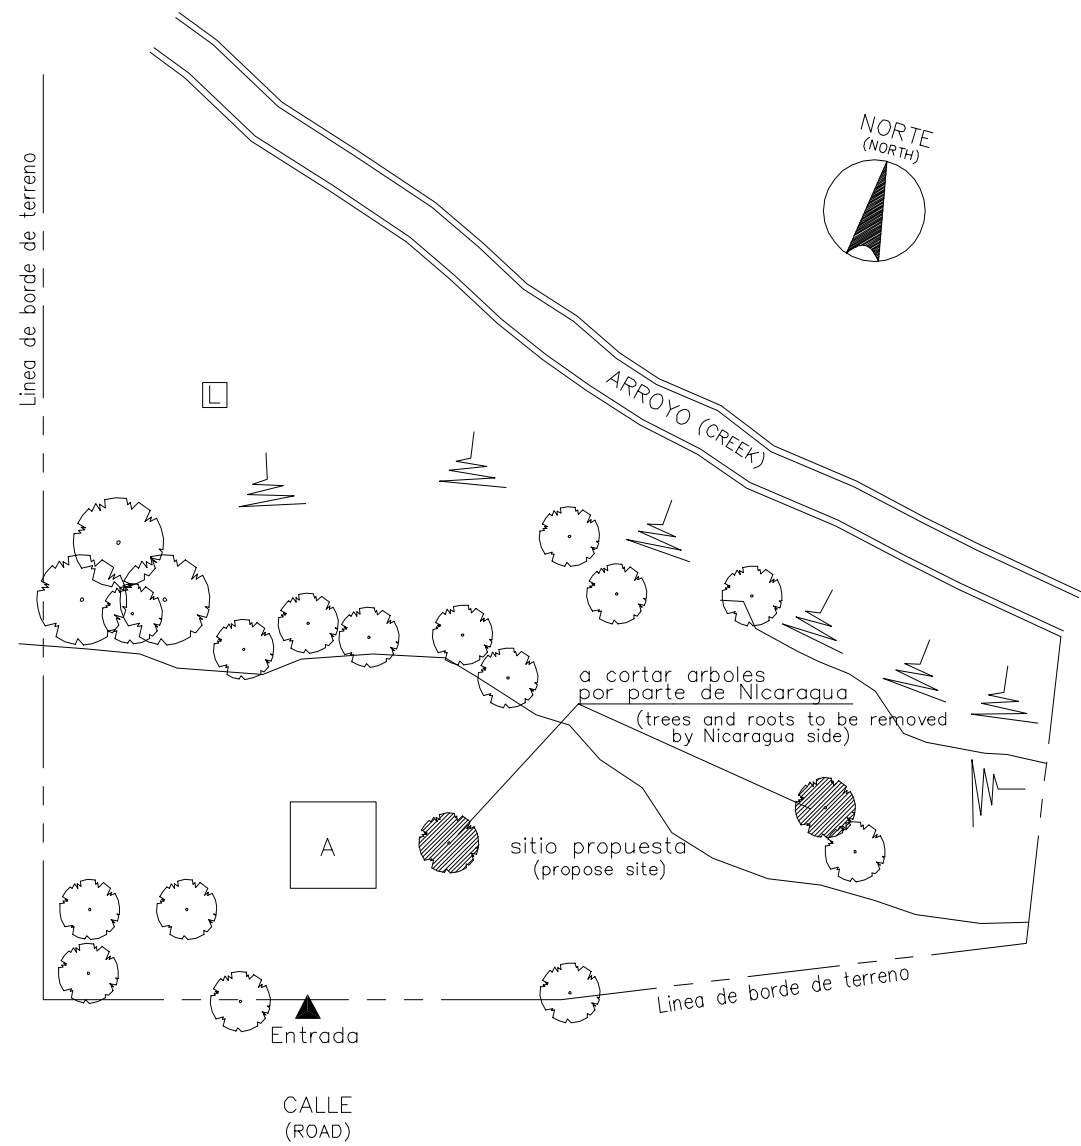

PLANO DE SITIO EXISTENTE
EXISTING SITE PLAN
ESCALA
SCALE 1:600MTS


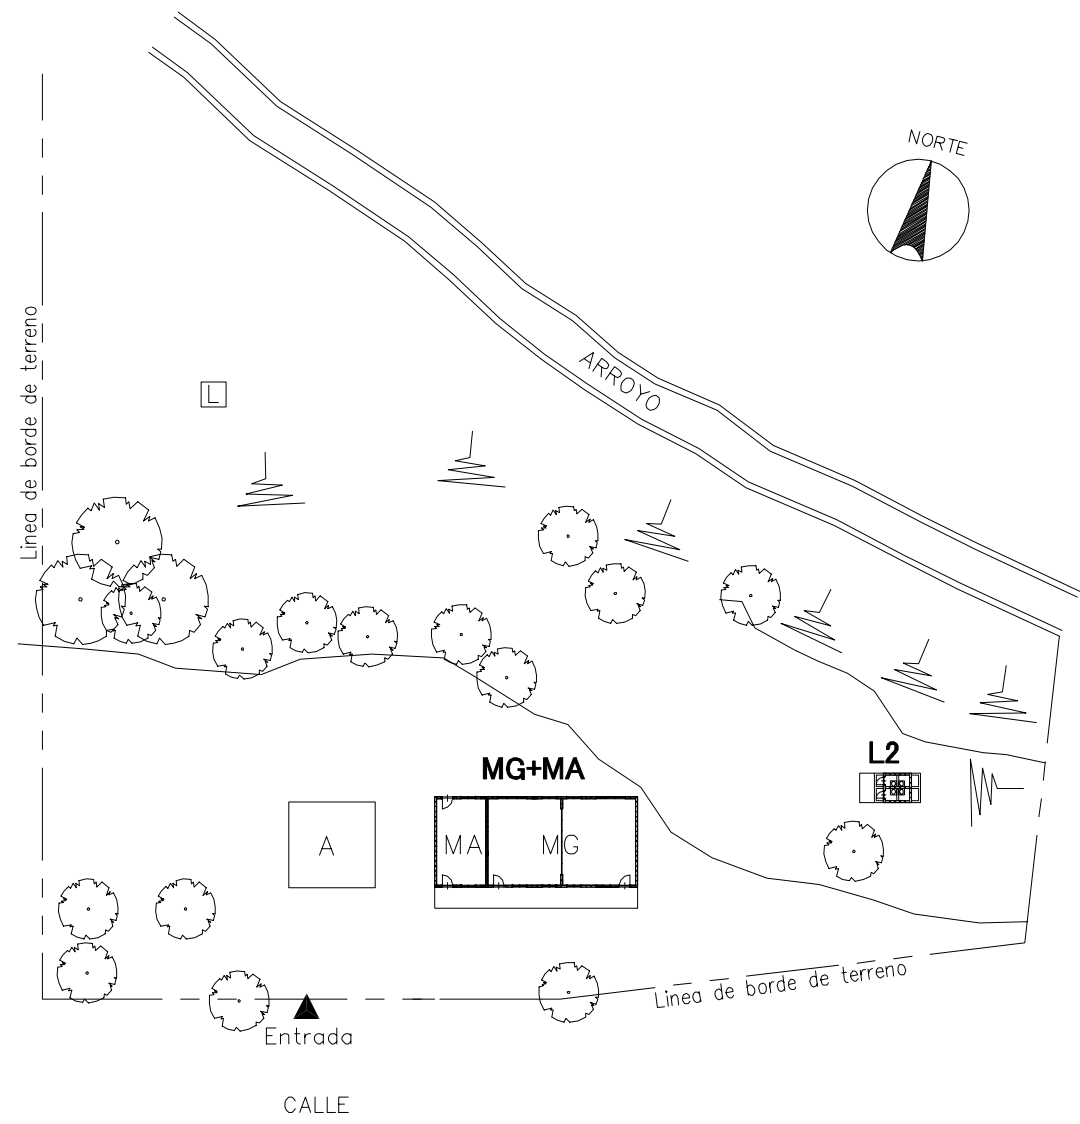


Nota: No existe el plano de topografico

PLANO DE SITIO PROPUESTO
PROPOSED SITE PLAN
ESCALA
SCALE 1:600MTS


LEYENDA: LEGEND:	A Aula Class Room	P Preescolar Pre School	TS Tanque Septico Septic Tank	⊙ P Pozo Well
	SM Sala de Maestro Teacher's Office	BO Bodega Storage	E Escena Stage	▲ Entrada Entrance
	D Direccion Principal's Office	C Comedor Canteen	WLM Tuberia de Agua Water Line Marker	MA Modulos de Apoyo Support Unit
	BI Biblioteca Library	L Letrina Toilet	⊙ PE Poste Electrico Electric Post	MG(P) Multigrado(Pequeno) Multi Grade(S)
	MG Multigrado Multi Grade	TA Tanque de Agua Water Tank	⊠ Tanque de Agua Elevada EWT	

NOMBRE DE ESCUELA NAME OF SCHOOL	MIXTA TECOLOSTOTE	NI DE ESCUELA SCHOOL ID	BO-13 (B-69)
DEPARTAMENTO DEPARTMENT	BOACO	MUNICIPIO MUNICIPALITY	SAN LORENZO

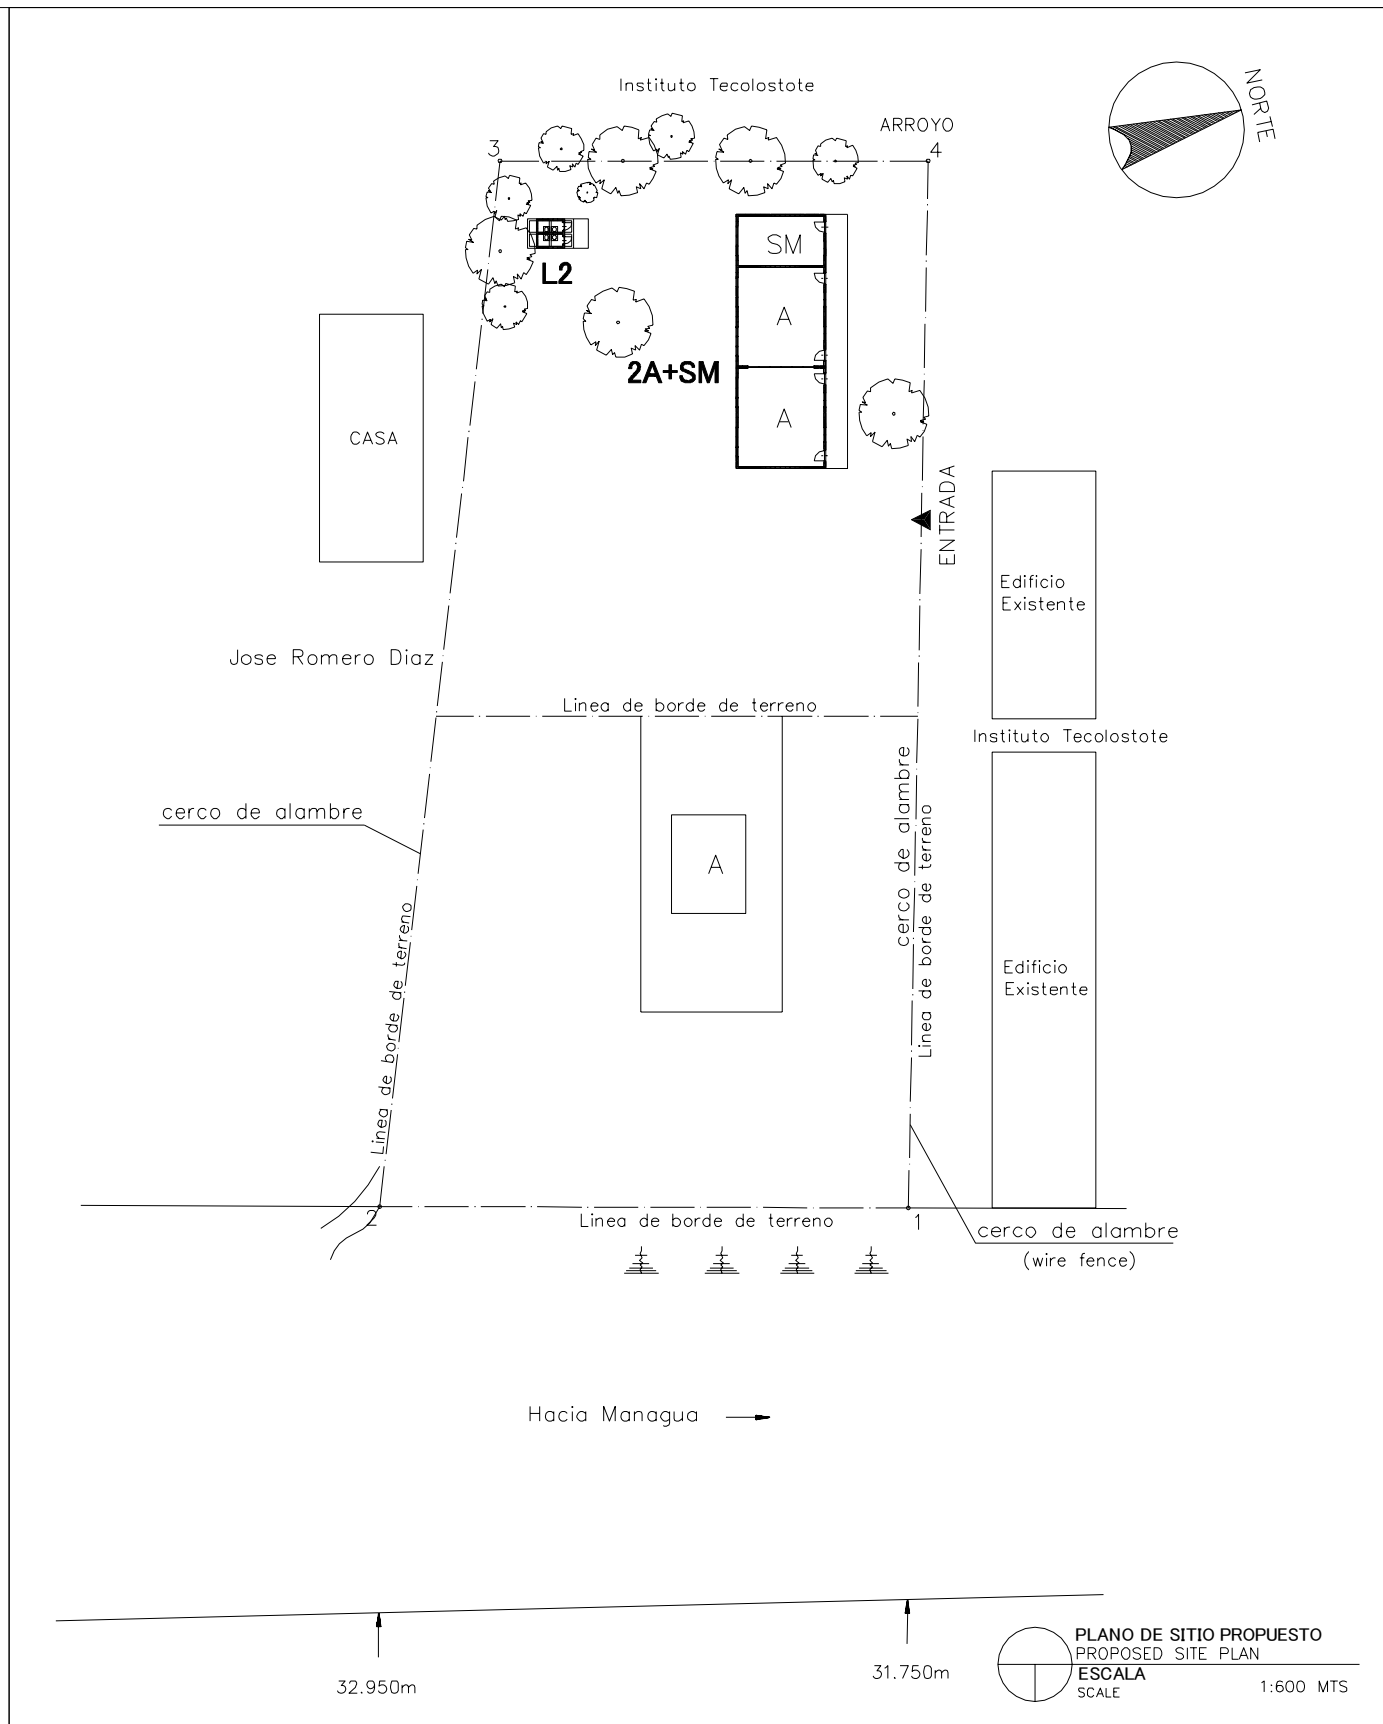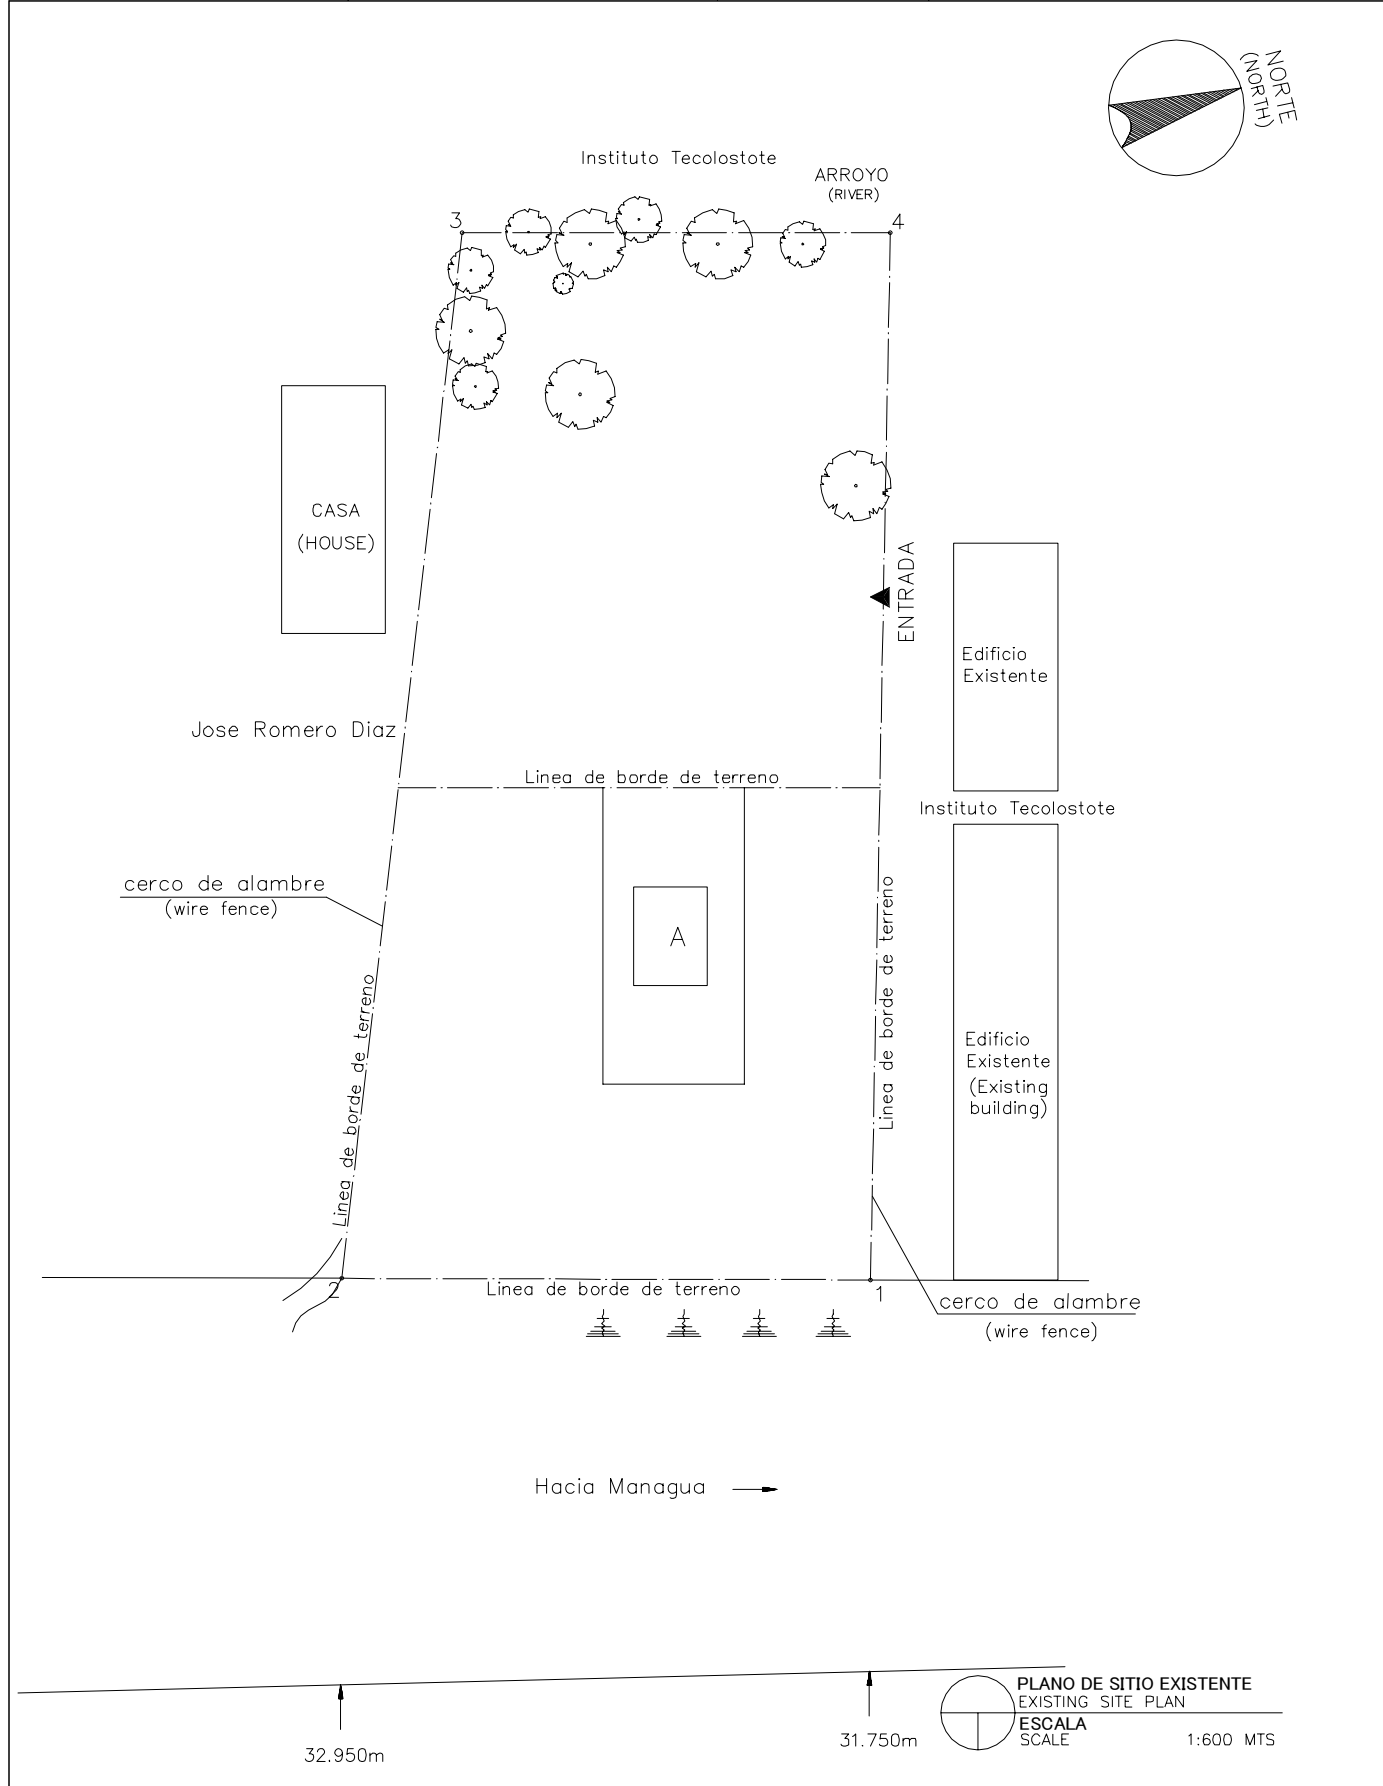


LEYENDA: LEGEND:	A	Aula Class Room	P	Preescolar Pre School	TS	Tanque Septico Septic Tank	⊙ P	Pozo Well
	SM	Sala de Maestro Teacher's Office	BO	Bodega Storage	E	Escena Stage	▲	Entrada Entrance
	D	Direccion Principal's Office	C	Comedor Canteen	WLM	Tuberia de Agua Water Line Marker	MA	Modulos de Apoyo Support Unit
	BI	Biblioteca Library	L	Letrina Toilet	⊙ PE	Poste Electrico Electric Post	MG(P)	Multigrado(Pequeno) Multi Grade(S)
	MG	Multigrado Multi Grade	TA	Tanque de Agua Water Tank	⊠	Tanque de Agua Elevada EWT		

NOMBRE DE ESCUELA NAME OF SCHOOL	PABLO ANTONIO CUADRA		NI DE ESCUELA SCHOOL ID	BO-14 (B-72)
DEPARTAMENTO DEPARTMENT	BOACO	MUNICIPIO MUNICIPALITY	CAMOAPA	

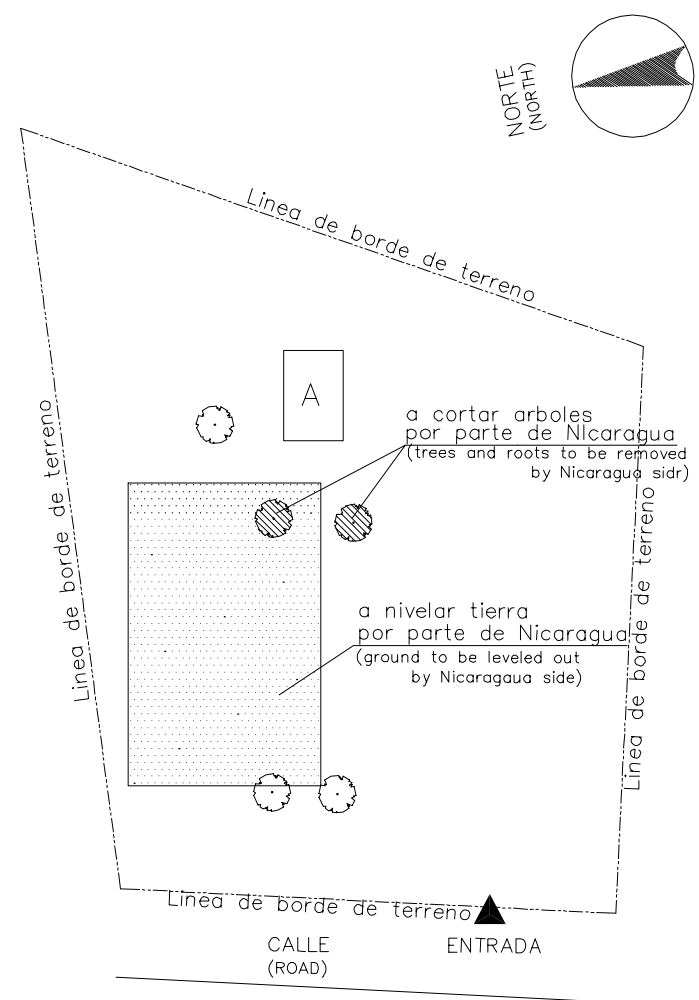


PLANO DE SITIO EXISTENTE
EXISTING SITE PLAN
ESCALA
SCALE 1:500MTS

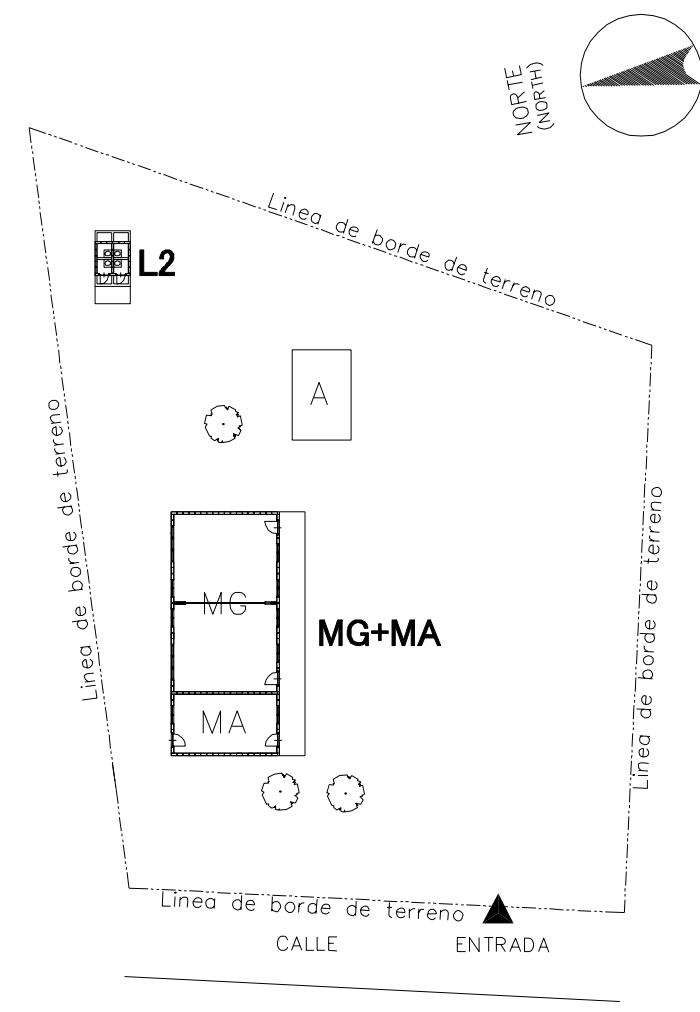


PLANO DE SITIO PROPUESTO
PROPOSED SITE PLAN
ESCALA
SCALE 1:500 MTS

LEYENDA: LEGEND:	A	Aula Class Room	P	Preescolar Pre School	TS	Tanque Septico Septic Tank	⊙ P	Pozo Well
	SM	Sala de Maestro Teacher's Office	BO	Bodega Storage	E	Escena Stage	▲	Entrada Entrance
	D	Direccion Principal's Office	C	Comedor Canteen	WLM	Tuberia de Agua Water Line Marker	MA	Modulos de Apoyo Support Unit
	BI	Biblioteca Library	L	Letrina Toilet	⊙ PE	Poste Electrico Electric Post	MG(P)	Multigrado(Pequeno) Multi Grade(S)
	MG	Multigrado Multi Grade	TA	Tanque de Agua Water Tank	⊠	Tanque de Agua Elevada EWT		

NOMBRE DE ESCUELA NAME OF SCHOOL	JOSE DOLORES ESTRADA	NI DE ESCUELA SCHOOL ID	BO-16 (B-75)
DEPARTAMENTO DEPARTMENT	BOACO	MUNICIPIO MUNICIPALITY	CAMOAPA

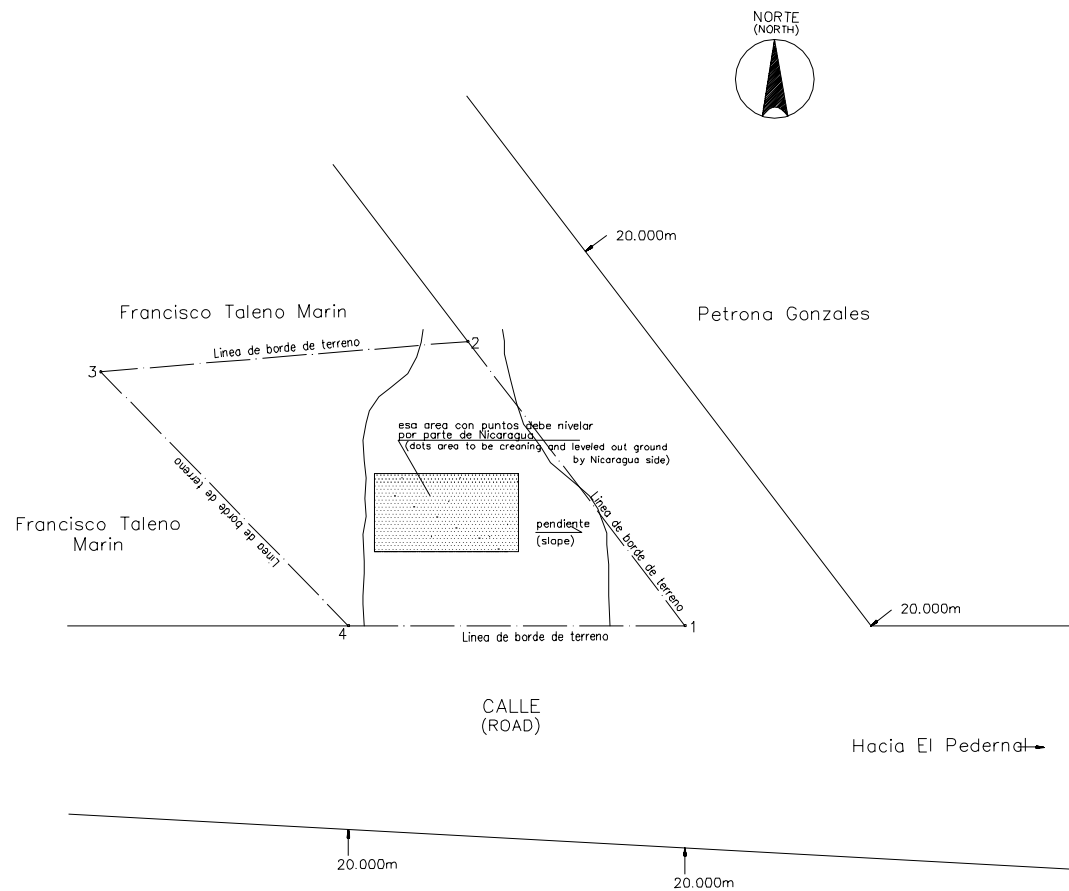


PLANO DE SITIO EXISTENTE
EXISTING SITE PLAN
ESCALA
SCALE 1:1000MTS

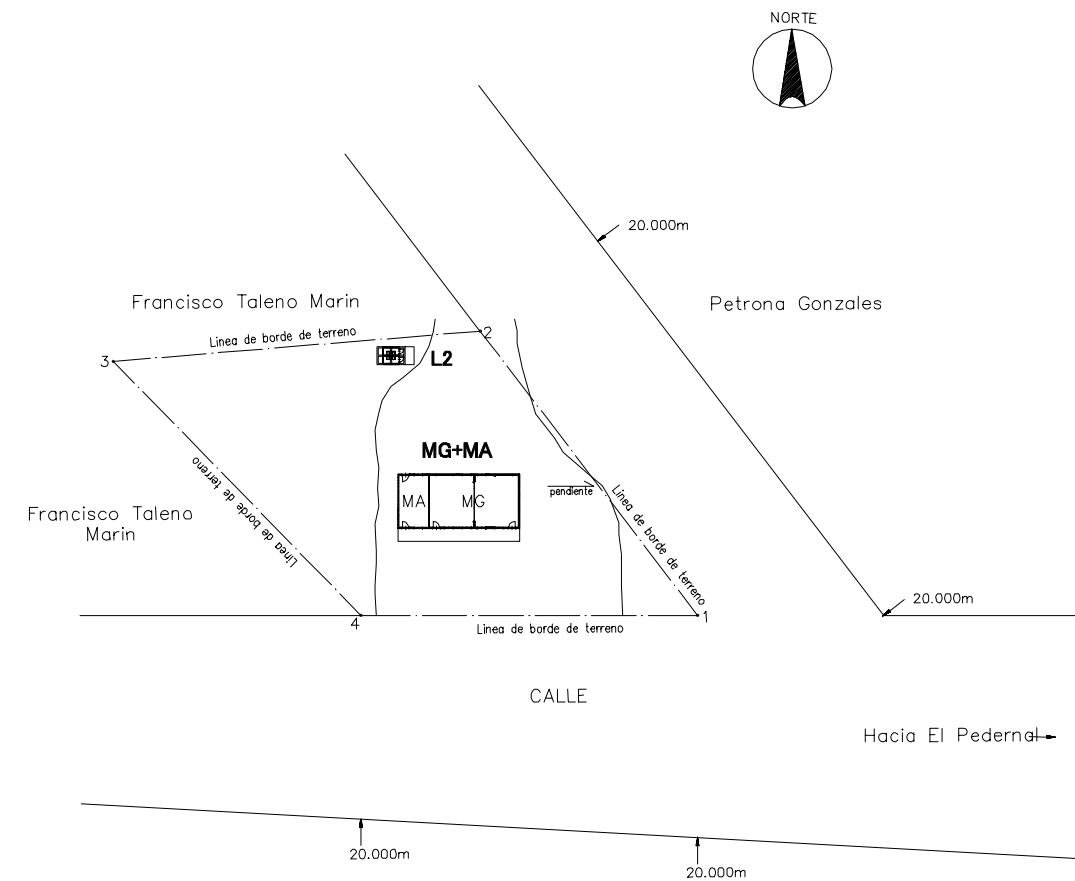


PLANO DE SITIO PROPUESTO
PROPOSED SITE PLAN
ESCALA
SCALE 1:1000MTS

LEYENDA: LEGEND:	A Aula Class Room	P Preescolar Pre School	TS Tanque Septico Septic Tank	⊙ P Pozo Well
	SM Sala de Maestro Teacher's Office	BO Bodega Storage	E Escena Stage	▲ Entrada Entrance
	D Direccion Principal's Office	C Comedor Canteen	WLM Tuberia de Agua Water Line Marker	MA Modulos de Apoyo Support Unit
	BI Biblioteca Library	L Letrina Toilet	● PE Poste Electrico Electric Post	MG(P) Multigrado(Pequeño) Multi Grade(S)
	MG Multigrado Multi Grade	TA Tanque de Agua Water Tank	⊠ Tanque de Agua Elevada EWT	

NOMBRE DE ESCUELA NAME OF SCHOOL	LA UNION DEL PEDERMAL	NI DE ESCUELA SCHOOL ID	BO-17 (B-76)
DEPARTAMENTO DEPARTMENT	BOACO	MUNICIPIO MUNICIPALITY	CAMOAPA

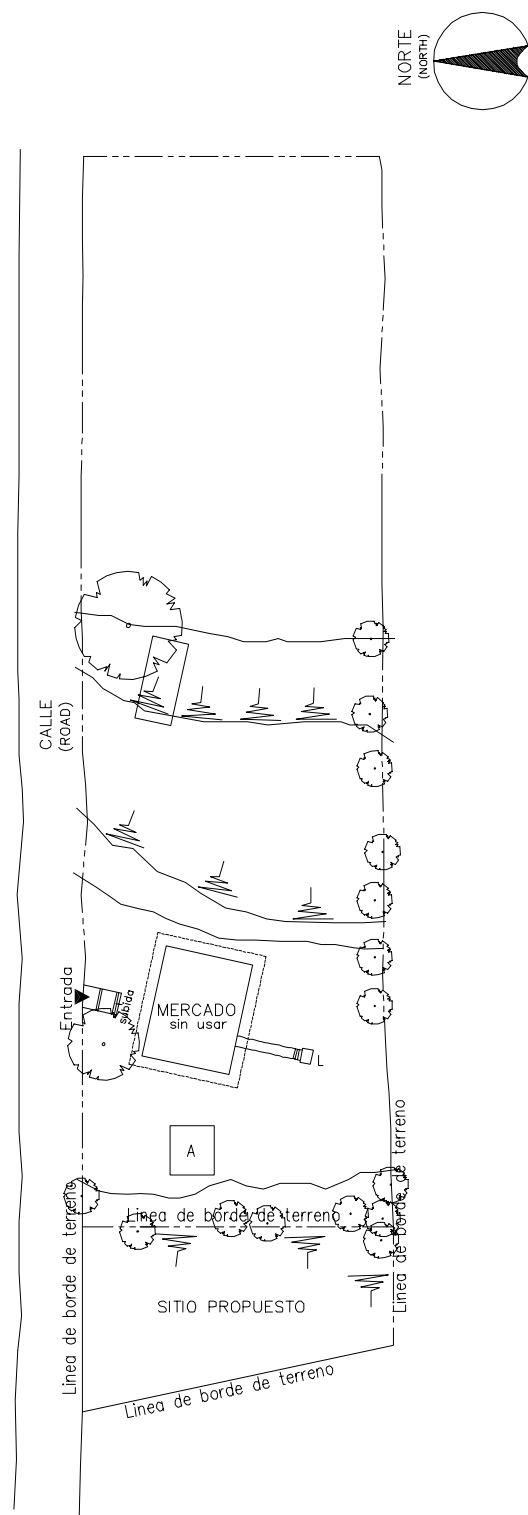



PLANO DE SITIO EXISTENTE
EXISTING SITE PLAN
ESCALA
SCALE 1:1000 MTS

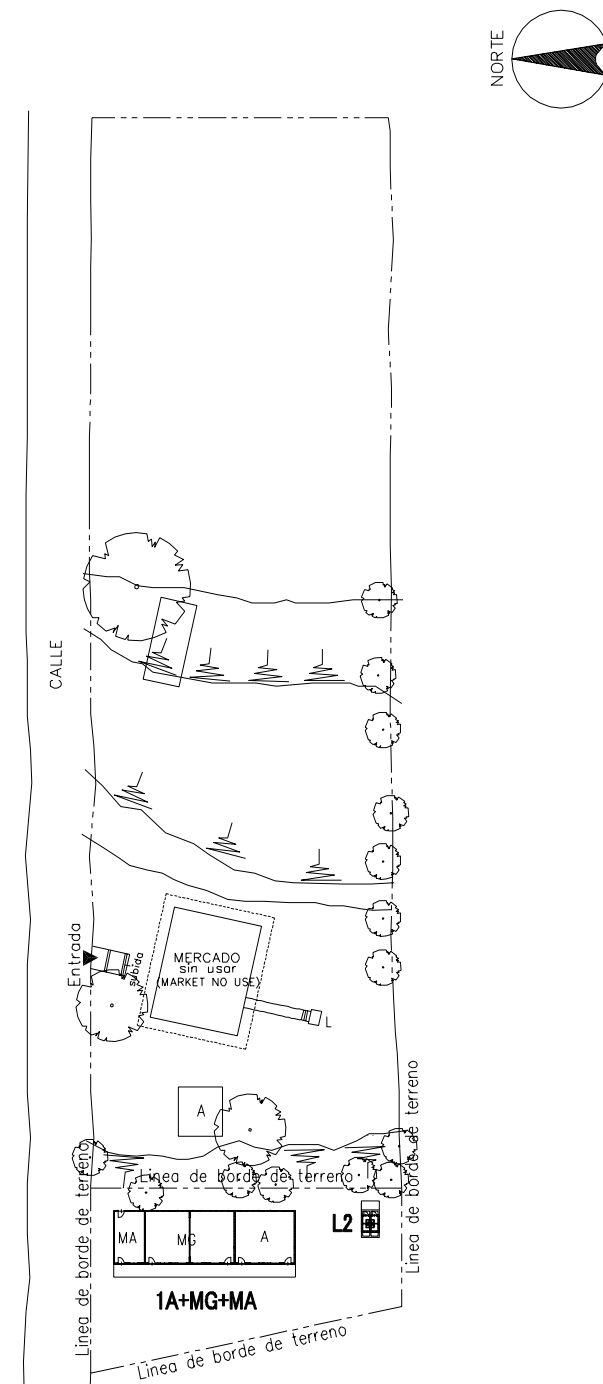

PLANO DE SITIO PROPUESTO
PROPOSED SITE PLAN
ESCALA
SCALE 1:1000MTS


LEYENDA: LEGEND:	A	Aula Class Room	P	Preescolar Pre School	TS	Tanque Septico Septic Tank	⊙ P	Pozo Well
	SM	Sala de Maestro Teacher's Office	BO	Bodega Storage	E	Escena Stage	▲	Entrada Entrance
	D	Direccion Principal's Office	C	Comedor Canteen	WLM	Tuberia de Agua Water Line Marker	MA	Modulos de Apoyo Support Unit
	BI	Biblioteca Library	L	Letrina Toilet	⊙ PE	Poste Electrico Electric Post	MG(P)	Multigrado(Pequeno) Multi Grade(S)
	MG	Multigrado Multi Grade	TA	Tanque de Agua Water Tank	⊠	Tanque de Agua Elevada EWT		

NOMBRE DE ESCUELA NAME OF SCHOOL	LA PRIMAVERA	NI DE ESCUELA SCHOOL ID	BO-18 (B-77)
DEPARTAMENTO DEPARTMENT	BOACO	MUNICIPIO MUNICIPALITY	CAMOAPA

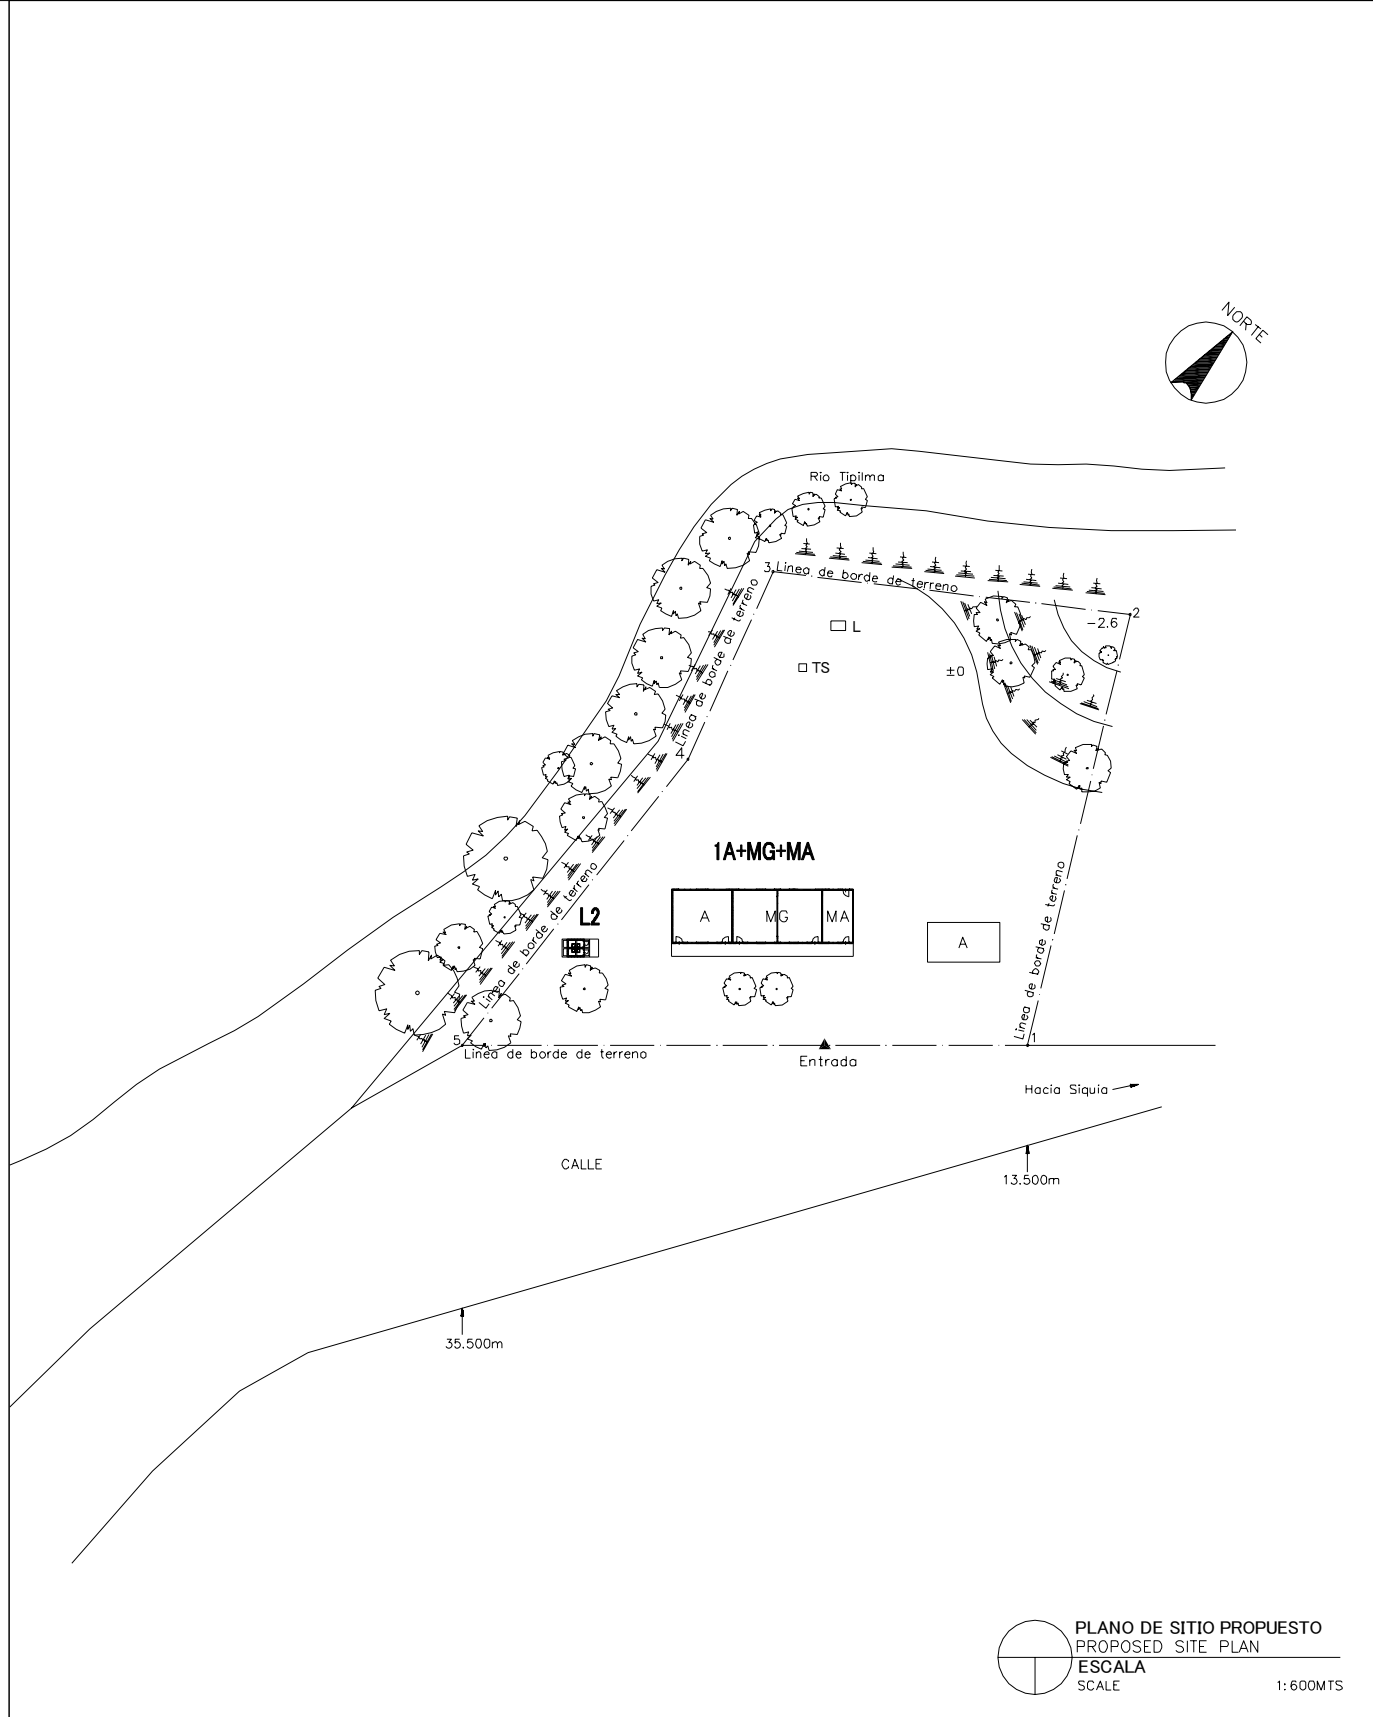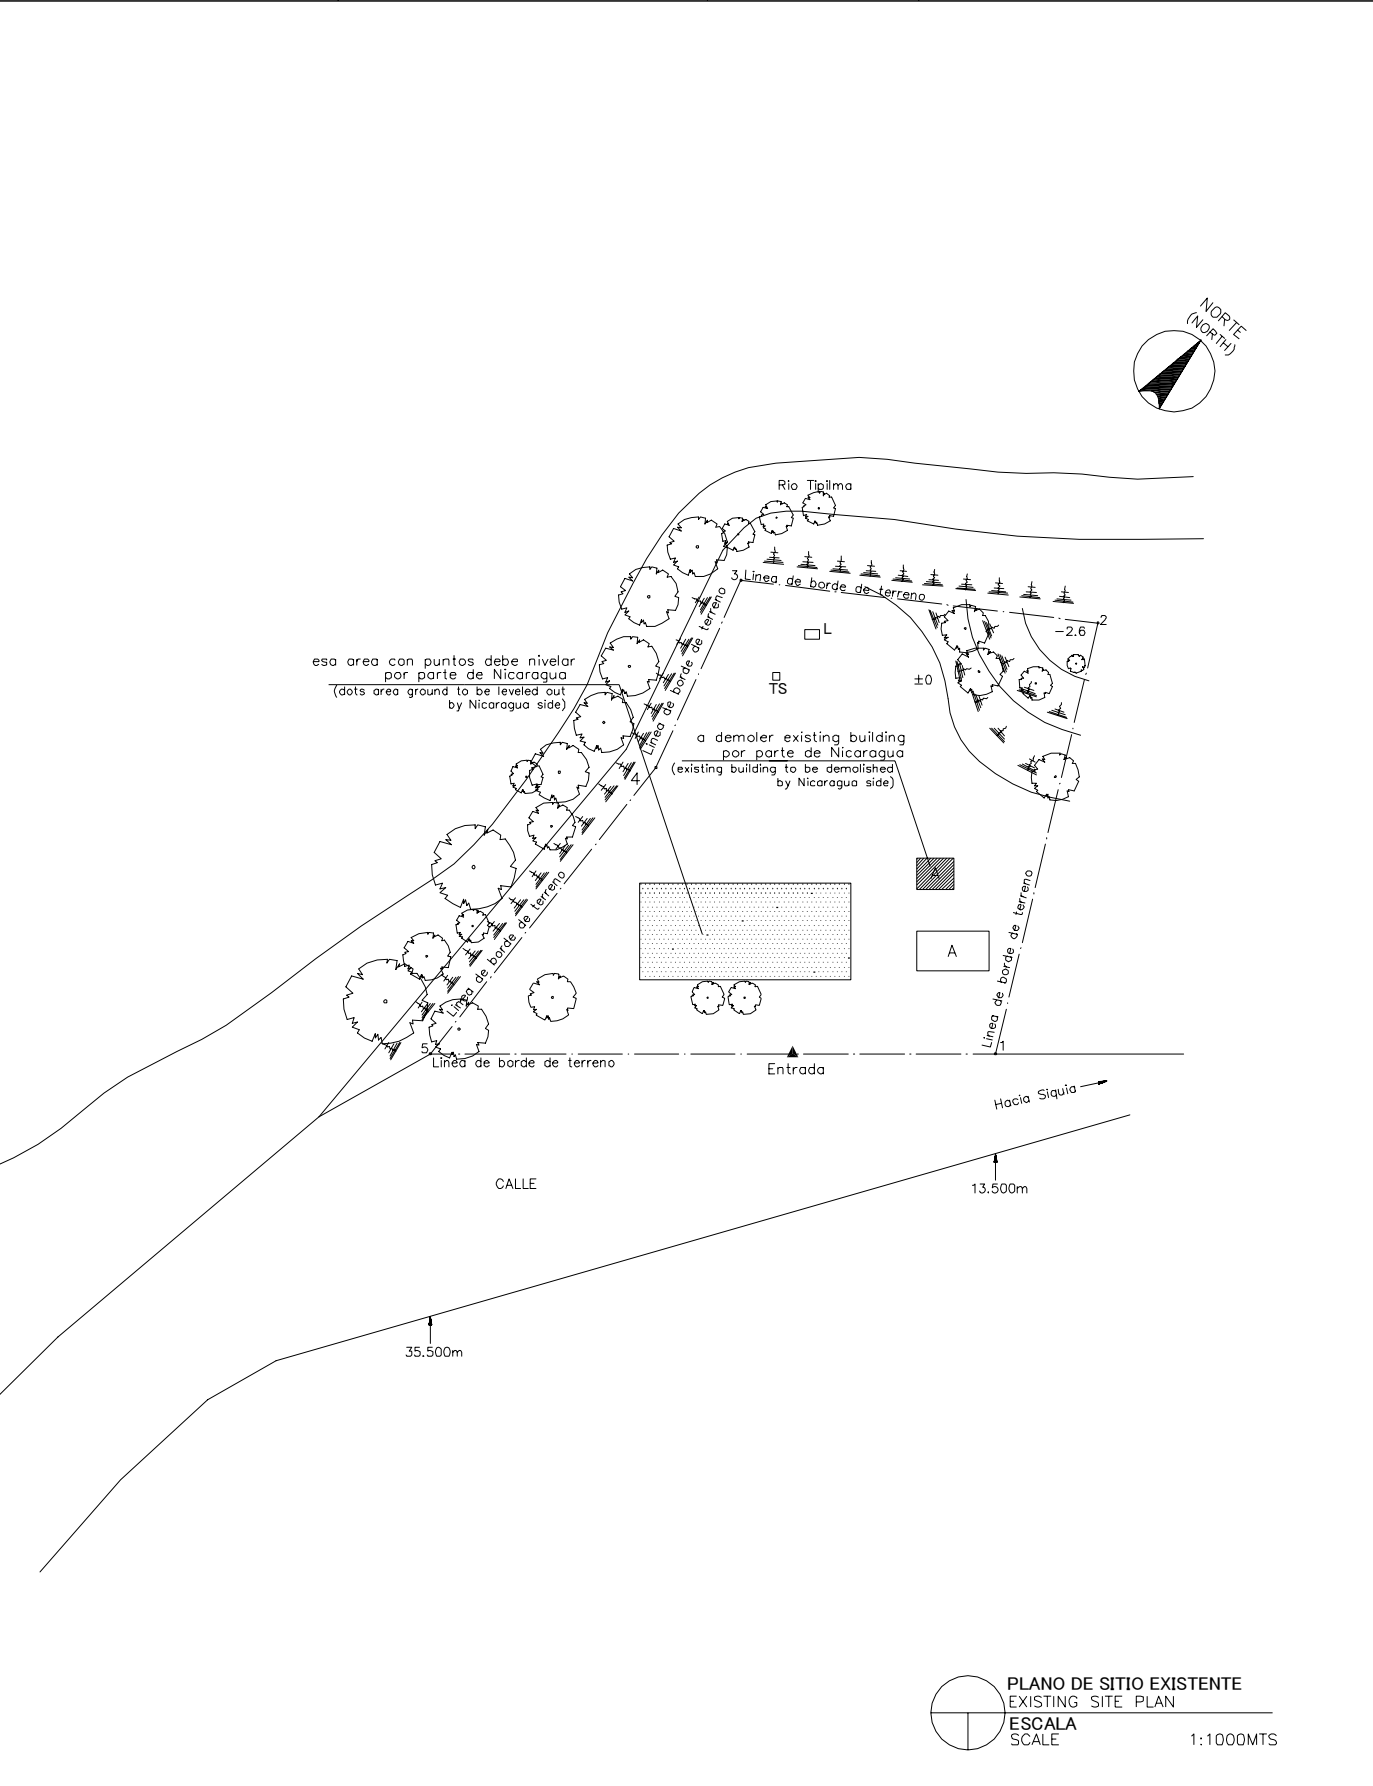


LEYENDA: LEGEND:	A	Aula Class Room	P	Preescolar Pre School	TS	Tanque Septico Septic Tank	⊙ P	Pozo Well
	SM	Sala de Maestro Teacher's Office	BO	Bodega Storage	E	Escena Stage	▲	Entrada Entrance
	D	Direccion Principal's Office	C	Comedor Canteen	WLM	Tuberia de Agua Water Line Marker	MA	Modulos de Apoyo Support Unit
	BI	Biblioteca Library	L	Letrina Toilet	⊙ PE	Poste Electrico Electric Post	MG(P)	Multigrado(Pequeno) Multi Grade(S)
	MG	Multigrado Multi Grade	TA	Tanque de Agua Water Tank	⊠	Tanque de Agua Elevada EWT		

NOMBRE DE ESCUELA NAME OF SCHOOL	JOSE D LA CRUZ MENA	NI DE ESCUELA SCHOOL ID	BO-19 (B-78)
DEPARTAMENTO DEPARTMENT	BOACO	MUNICIPIO MUNICIPALITY	CAMOAPA

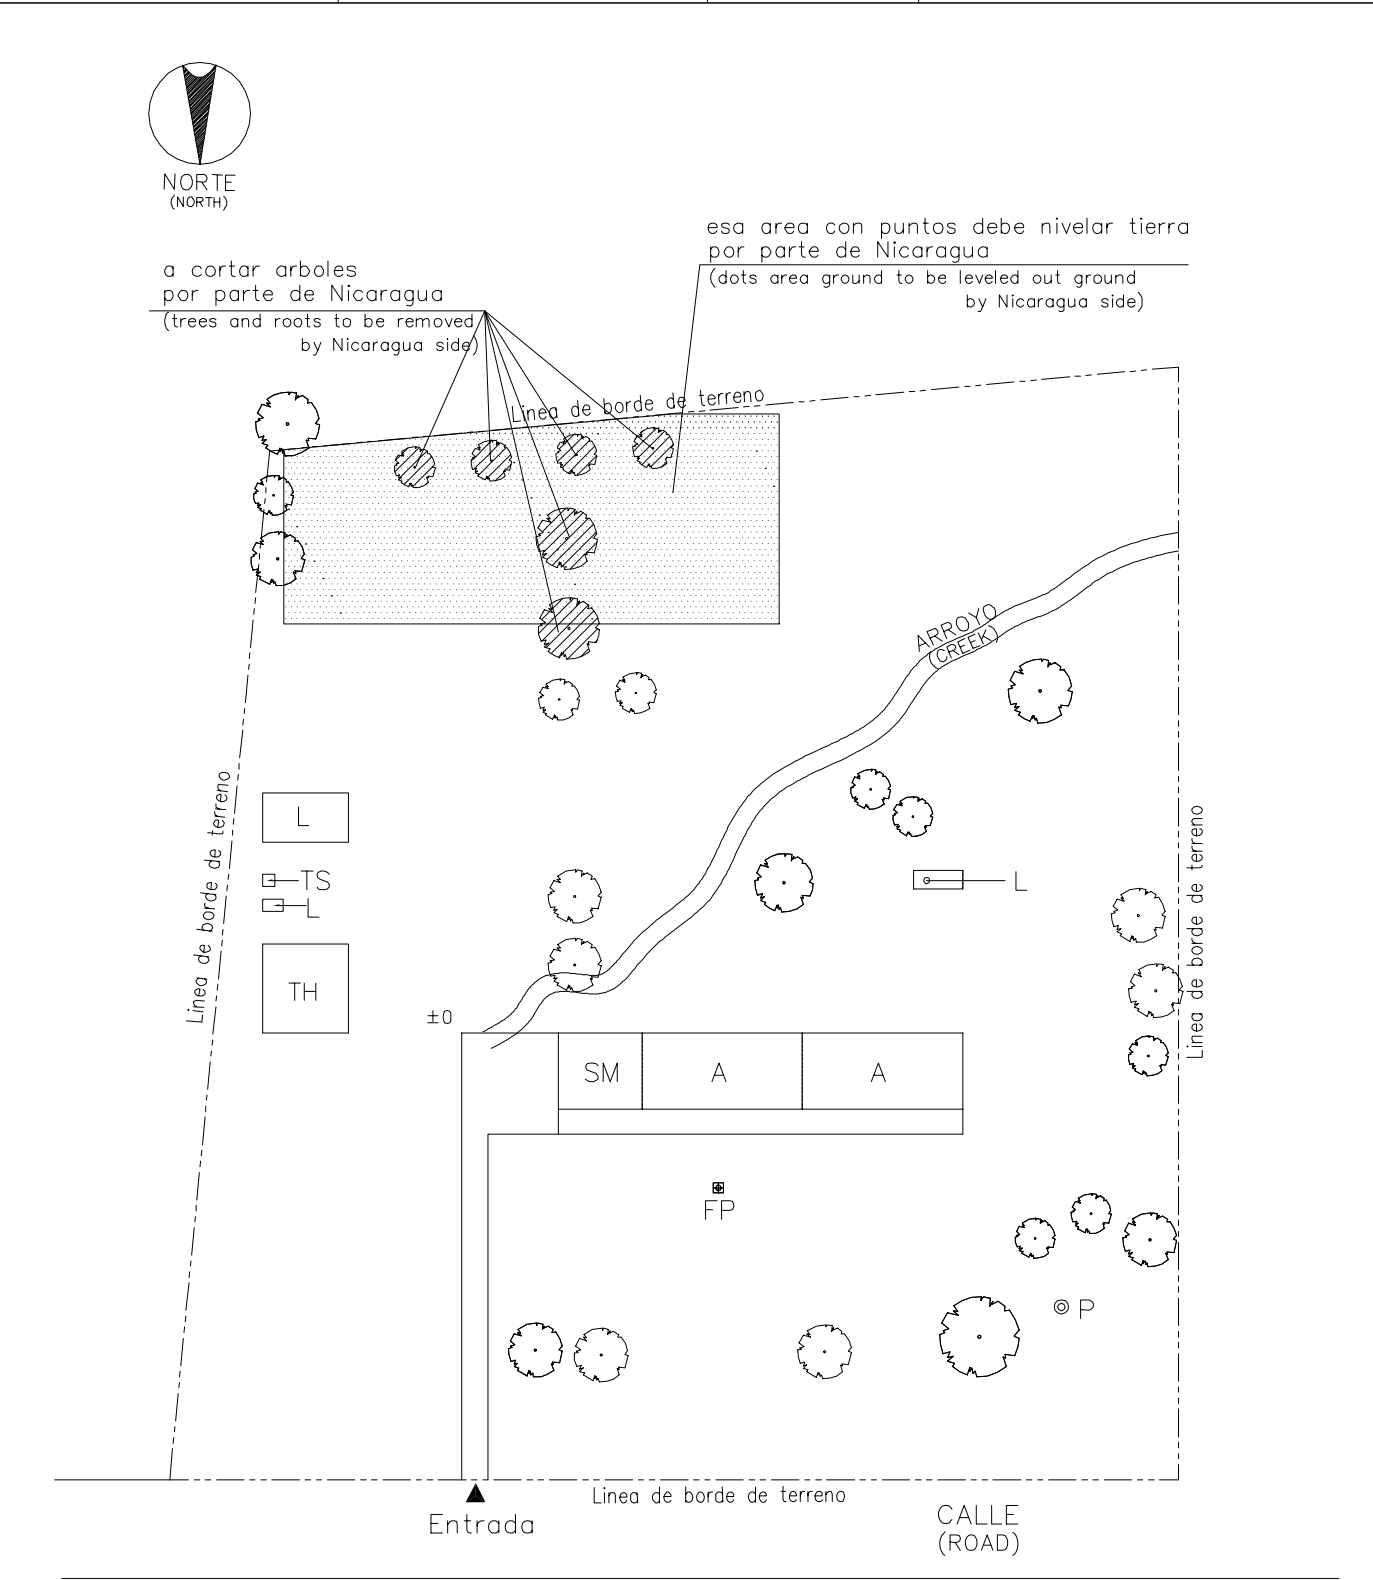


PLANO DE SITIO EXISTENTE
EXISTING SITE PLAN
ESCALA
SCALE 1:600 MTS

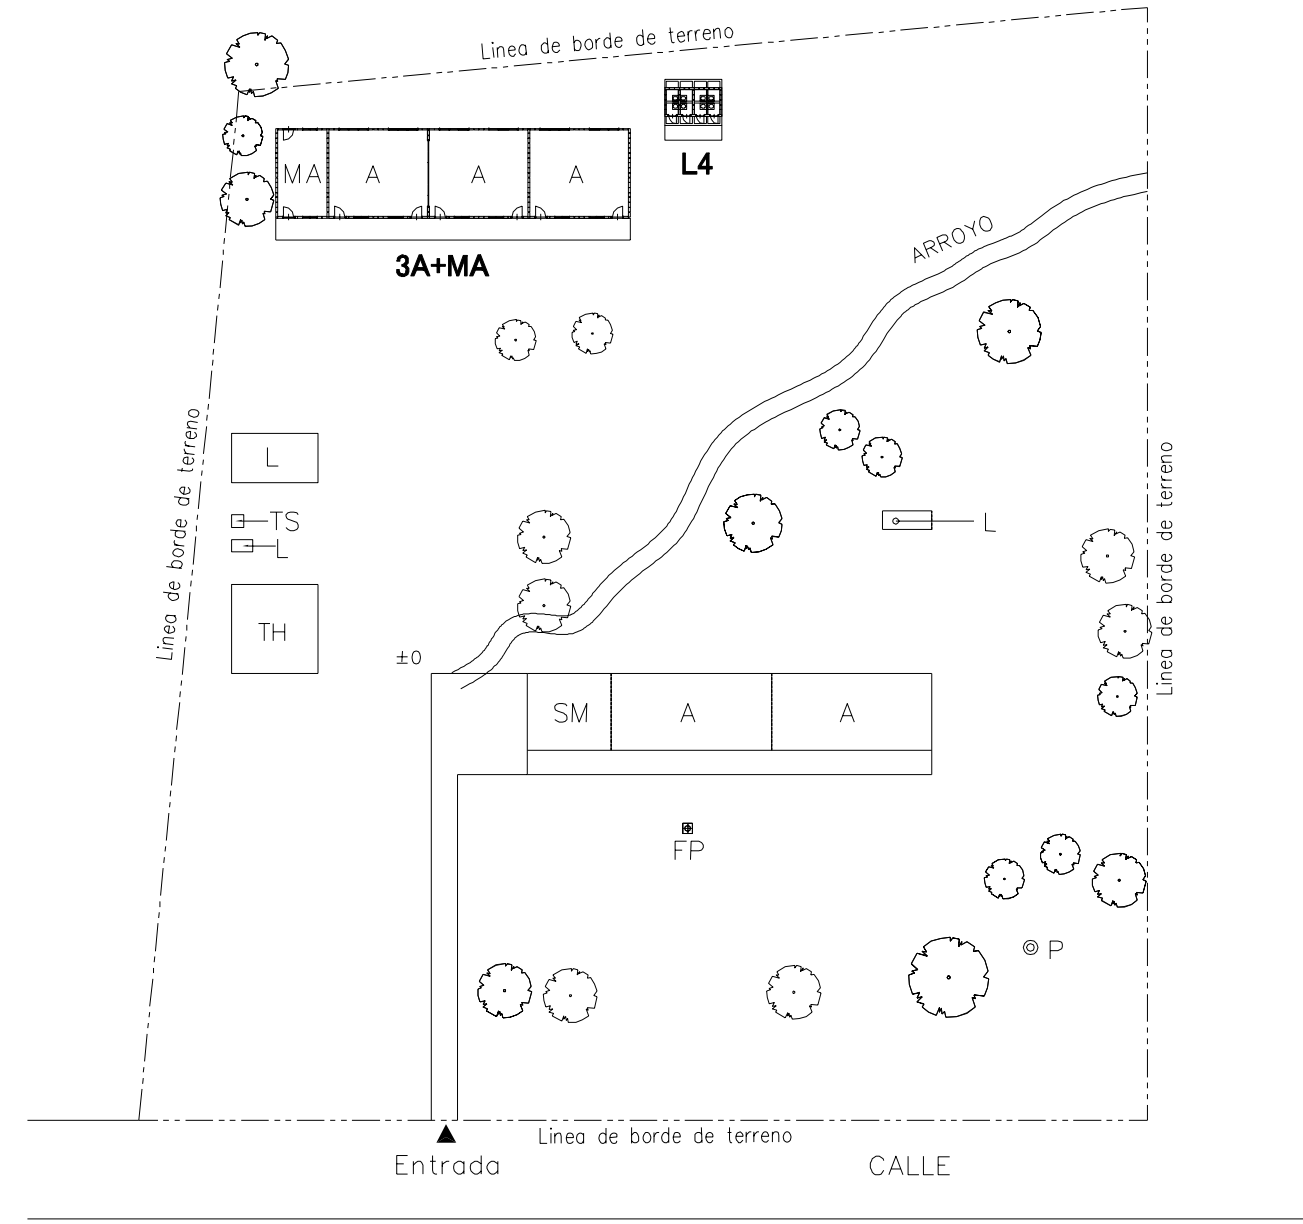


PLANO DE SITIO PROPUESTO
PROPOSED SITE PLAN
ESCALA
SCALE 1:600 MTS

LEYENDA: LEGEND:	A Aula Class Room	P Preescolar Pre School	TS Tanque Septico Septic Tank	⊙ P Pozo Well
	SM Sala de Maestro Teacher's Office	BO Bodega Storage	E Escena Stage	▲ Entrada Entrance
	D Direccion Principal's Office	C Comedor Canteen	WLM Tuberia de Agua Water Line Marker	MA Modulos de Apoyo Support Unit
	BI Biblioteca Library	L Letrina Toilet	⊙ PE Poste Electrico Electric Post	MG(P) Multigrado(Pequeno) Multi Grade(S)
	MG Multigrado Multi Grade	TA Tanque de Agua Water Tank	⊠ Tanque de Agua Elevada EWT	

NOMBRE DE ESCUELA NAME OF SCHOOL	NUESTRA DE SEÑORA DE GUADALUPE	NI DE ESCUELA SCHOOL ID	BO-21 (B-80)
DEPARTAMENTO DEPARTMENT	BOACO	MUNICIPIO MUNICIPALITY	CAMOAPA

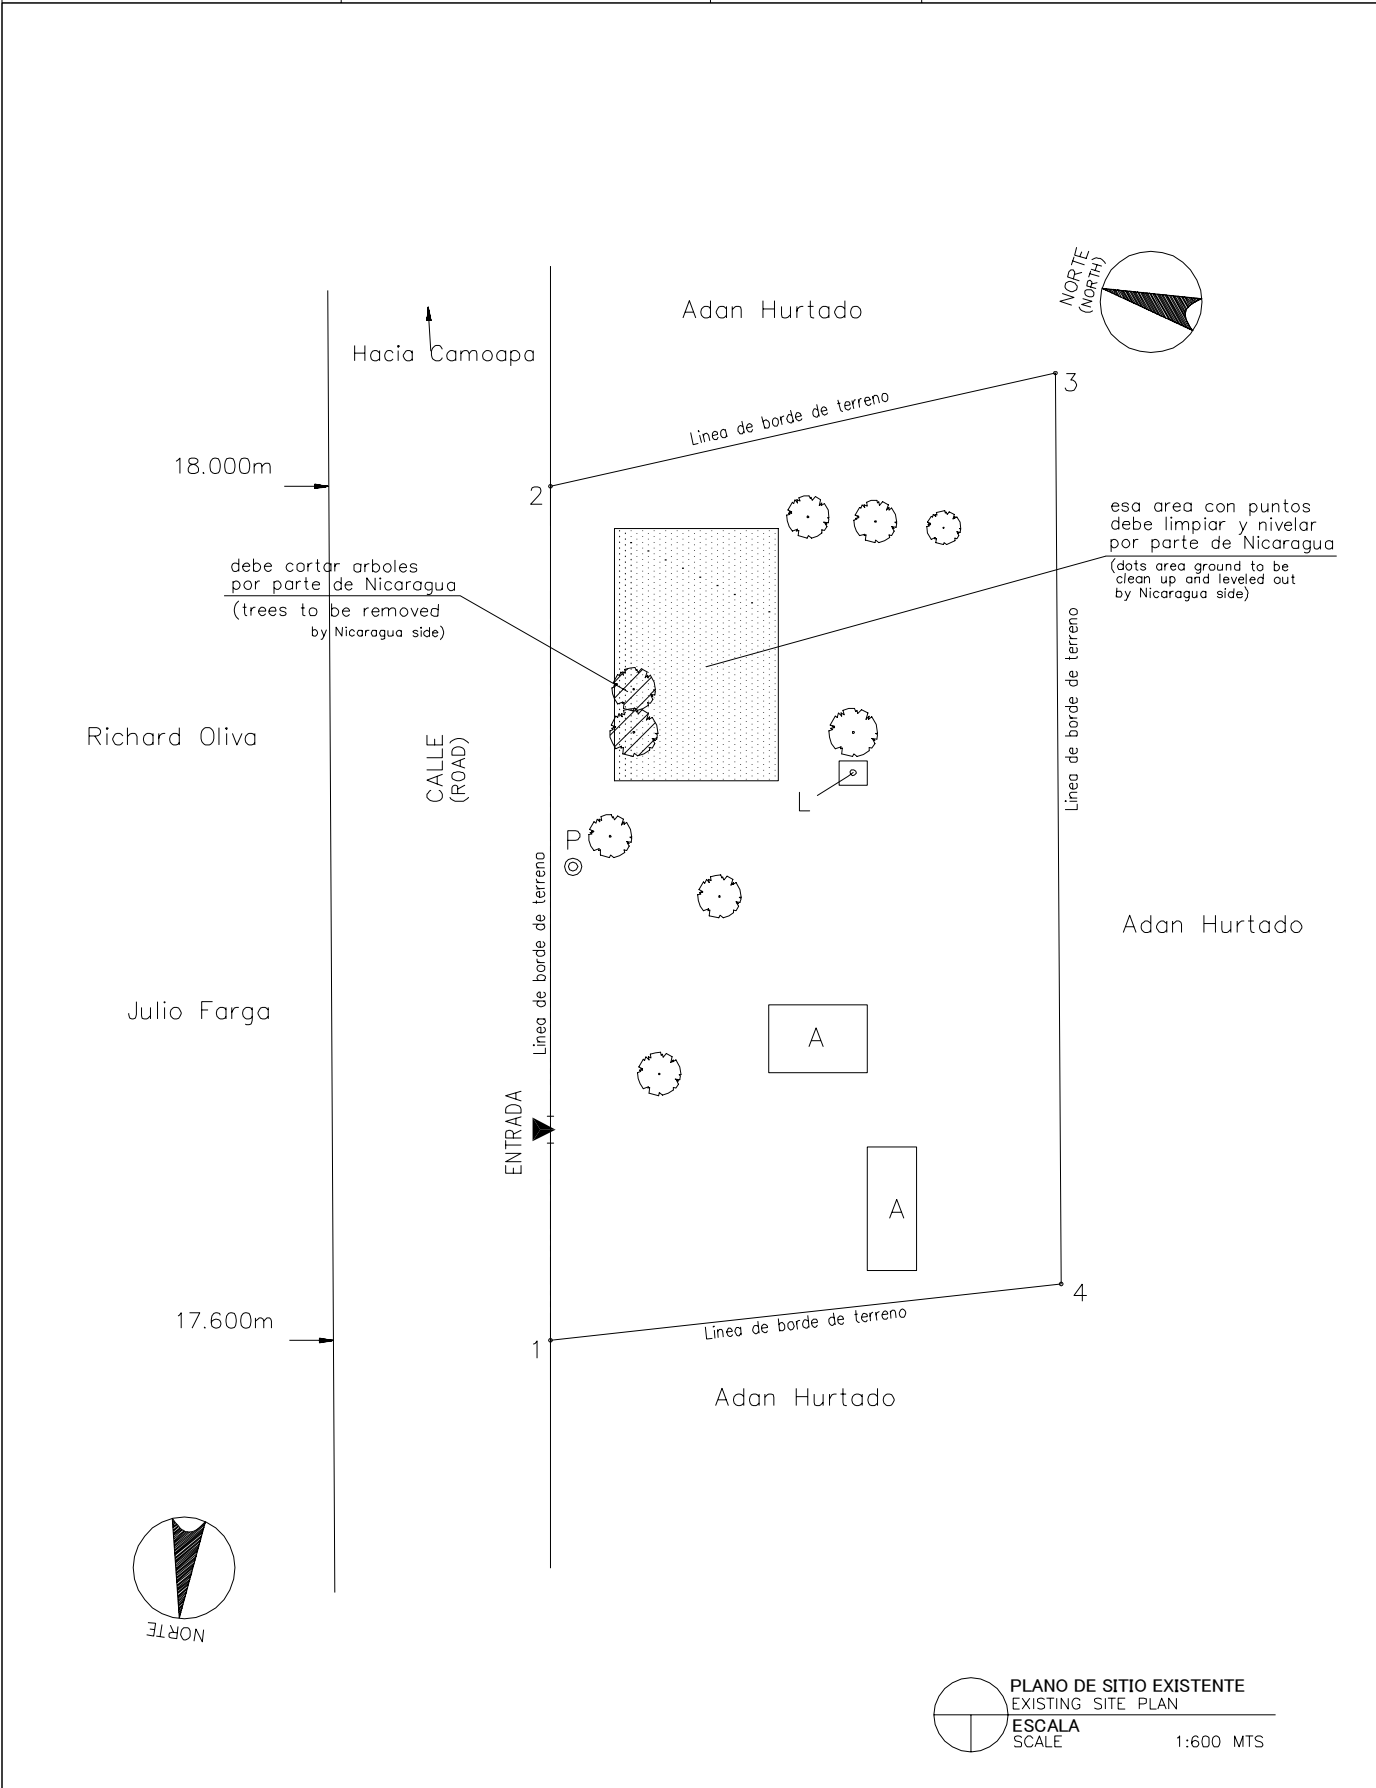


PLANO DE SITIO EXISTENTE
EXISTING SITE PLAN
ESCALA
SCALE 1:600 MTS

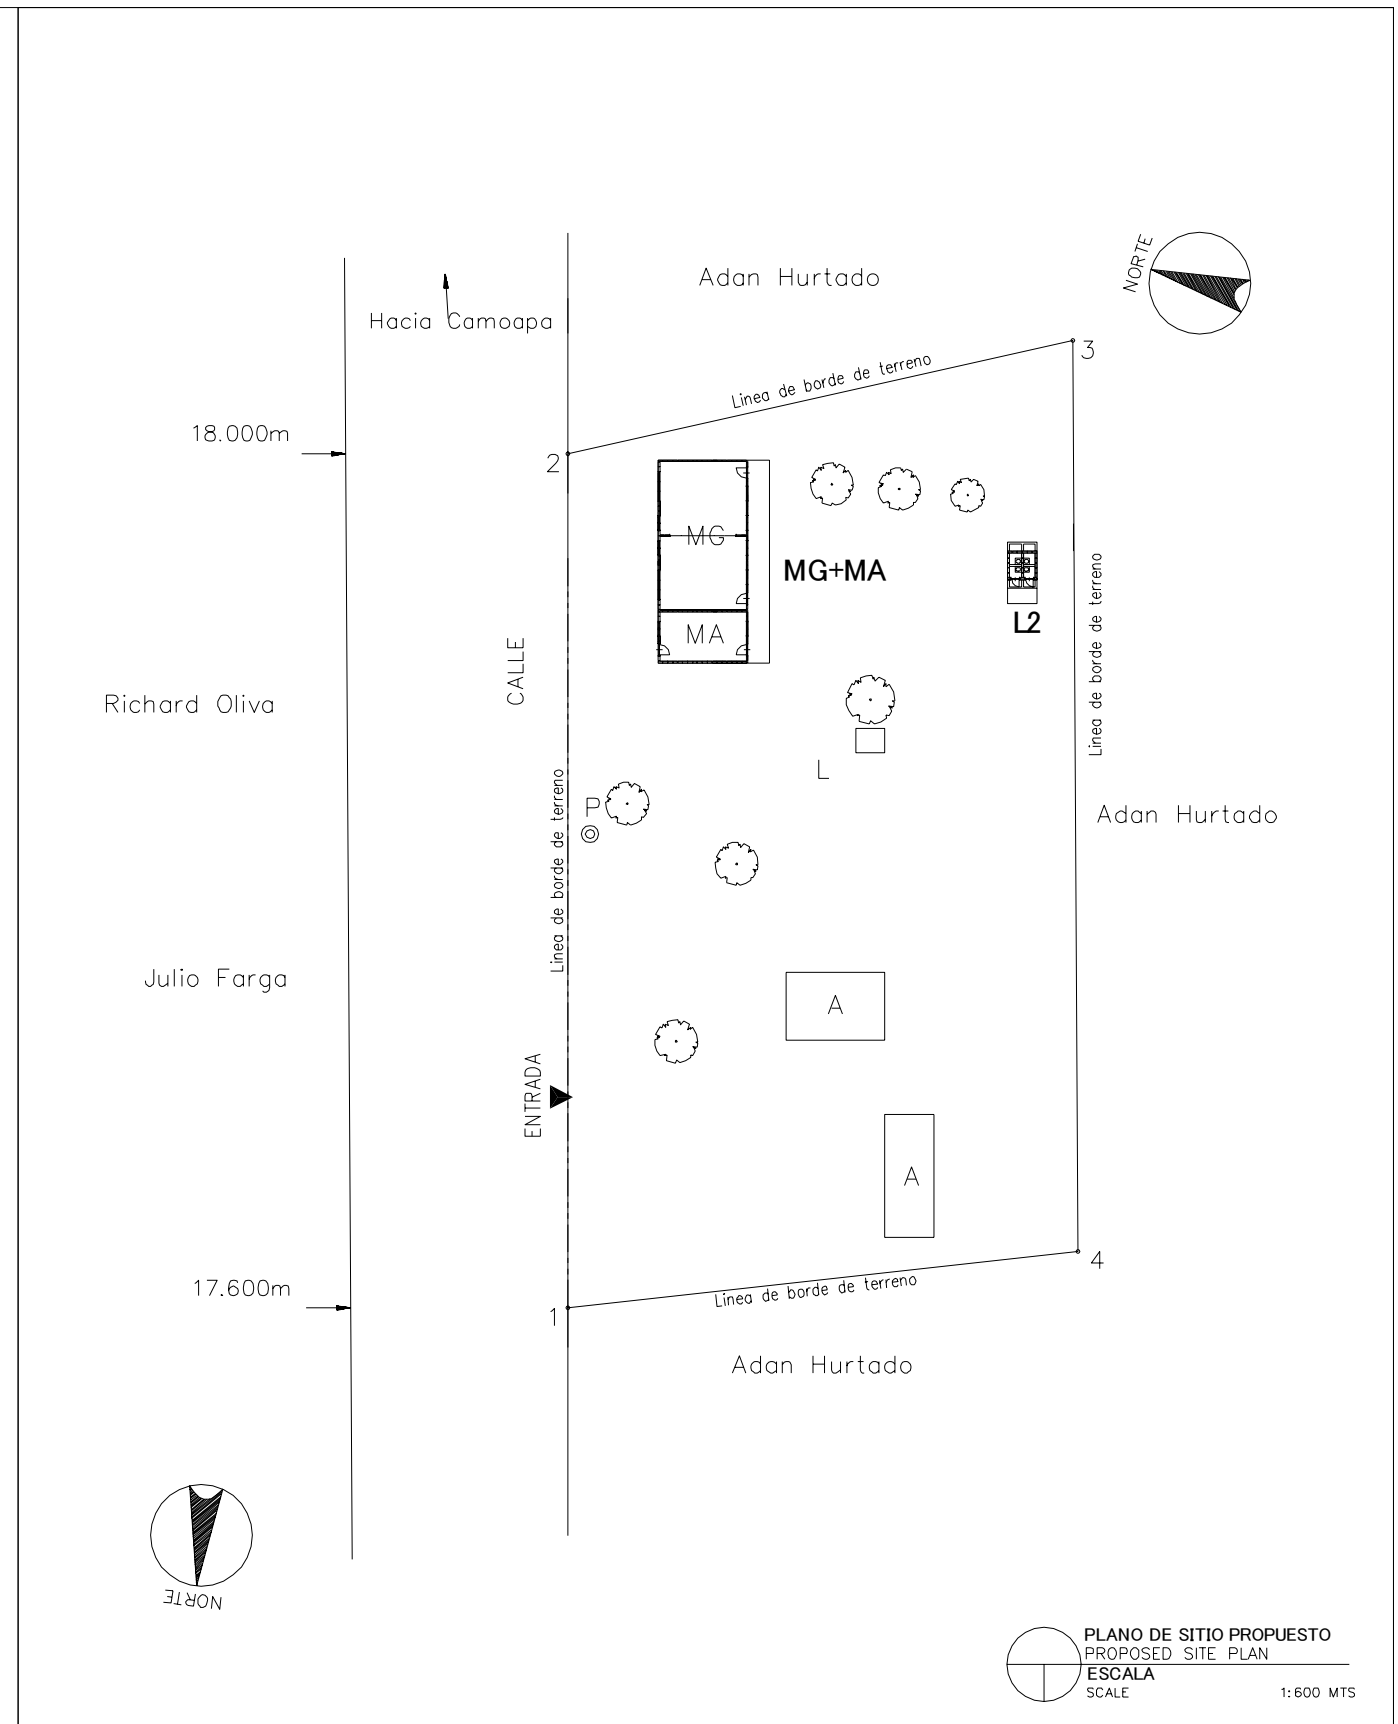


PLANO DE SITIO PROPUESTO
PROPOSED SITE PLAN
ESCALA
SCALE 1:600 MTS

LEYENDA: LEGEND:	A	Aula Class Room	P	Preescolar Pre School	TS	Tanque Septico Septic Tank	⊙ P	Pozo Well
	SM	Sala de Maestro Teacher's Office	BO	Bodega Storage	E	Escena Stage	▲	Entrada Entrance
	D	Direccion Principal's Office	C	Comedor Canteen	WLM	Tuberia de Agua Water Line Marker	MA	Modulos de Apoyo Support Unit
	BI	Biblioteca Library	L	Letrina Toilet	⊙ PE	Poste Electrico Electric Post	MG(P)	Multigrado(Pequeno) Multi Grade(S)
	MG	Multigrado Multi Grade	TA	Tanque de Agua Water Tank	⊠	Tanque de Agua Elevada EWT		

NOMBRE DE ESCUELA NAME OF SCHOOL	MATAMBA	NI DE ESCUELA SCHOOL ID	BO-22 (B-81)
DEPARTAMENTO DEPARTMENT	BOACO	MUNICIPIO MUNICIPALITY	CAMOAPA

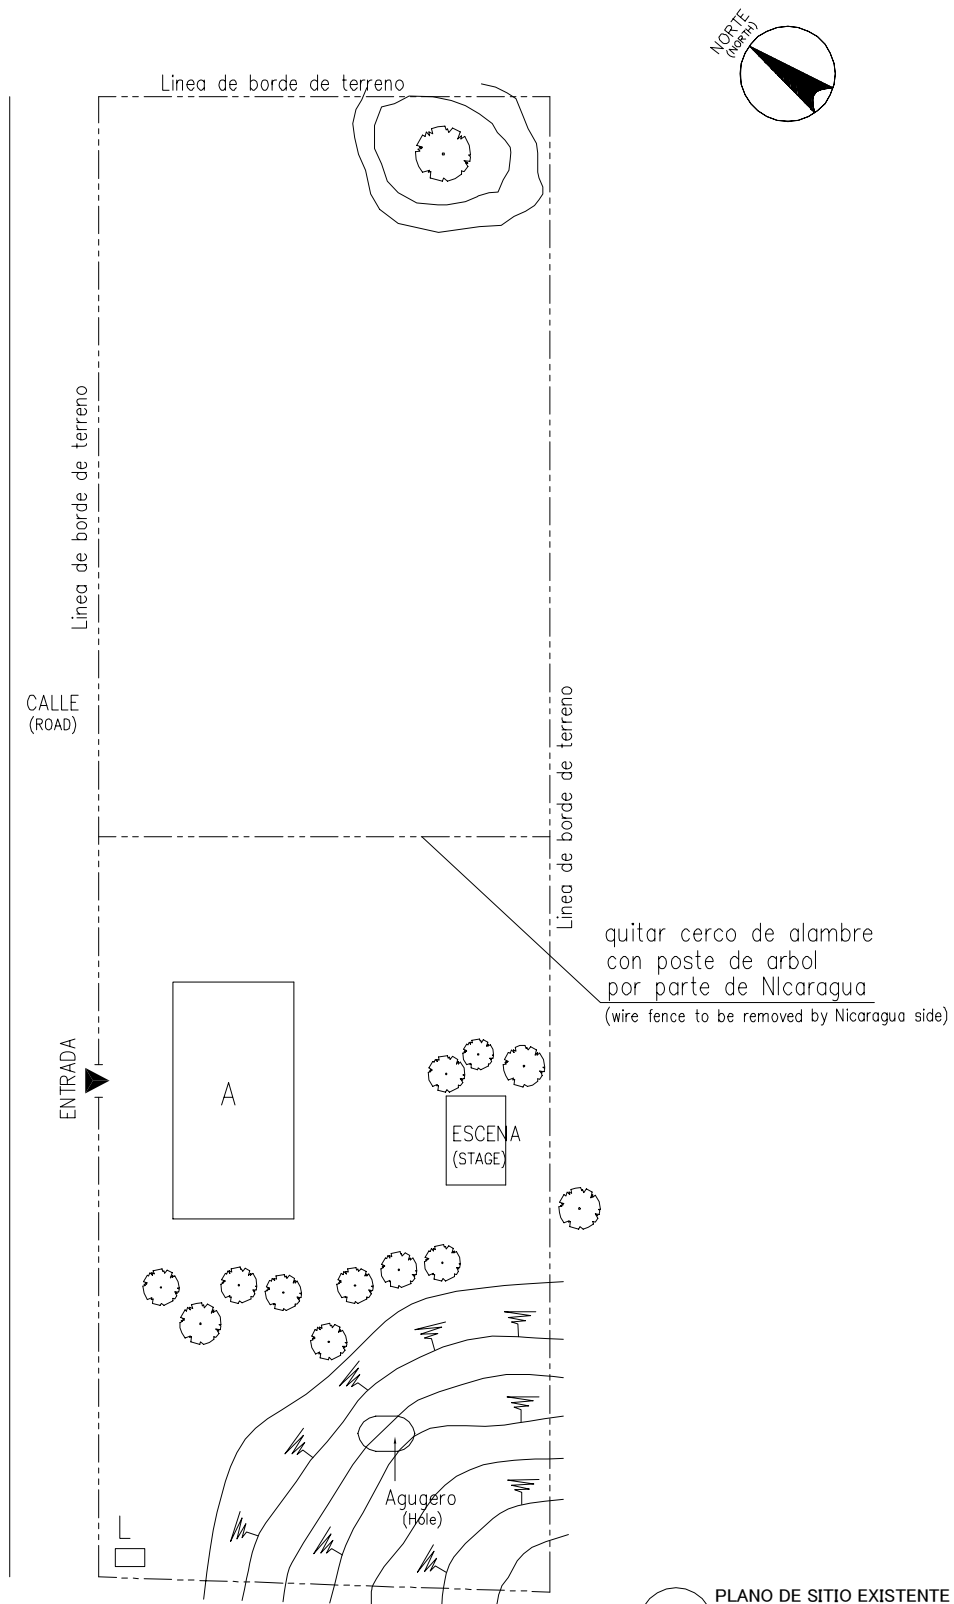


PLANO DE SITIO EXISTENTE
EXISTING SITE PLAN
ESCALA
SCALE 1:500 MTS

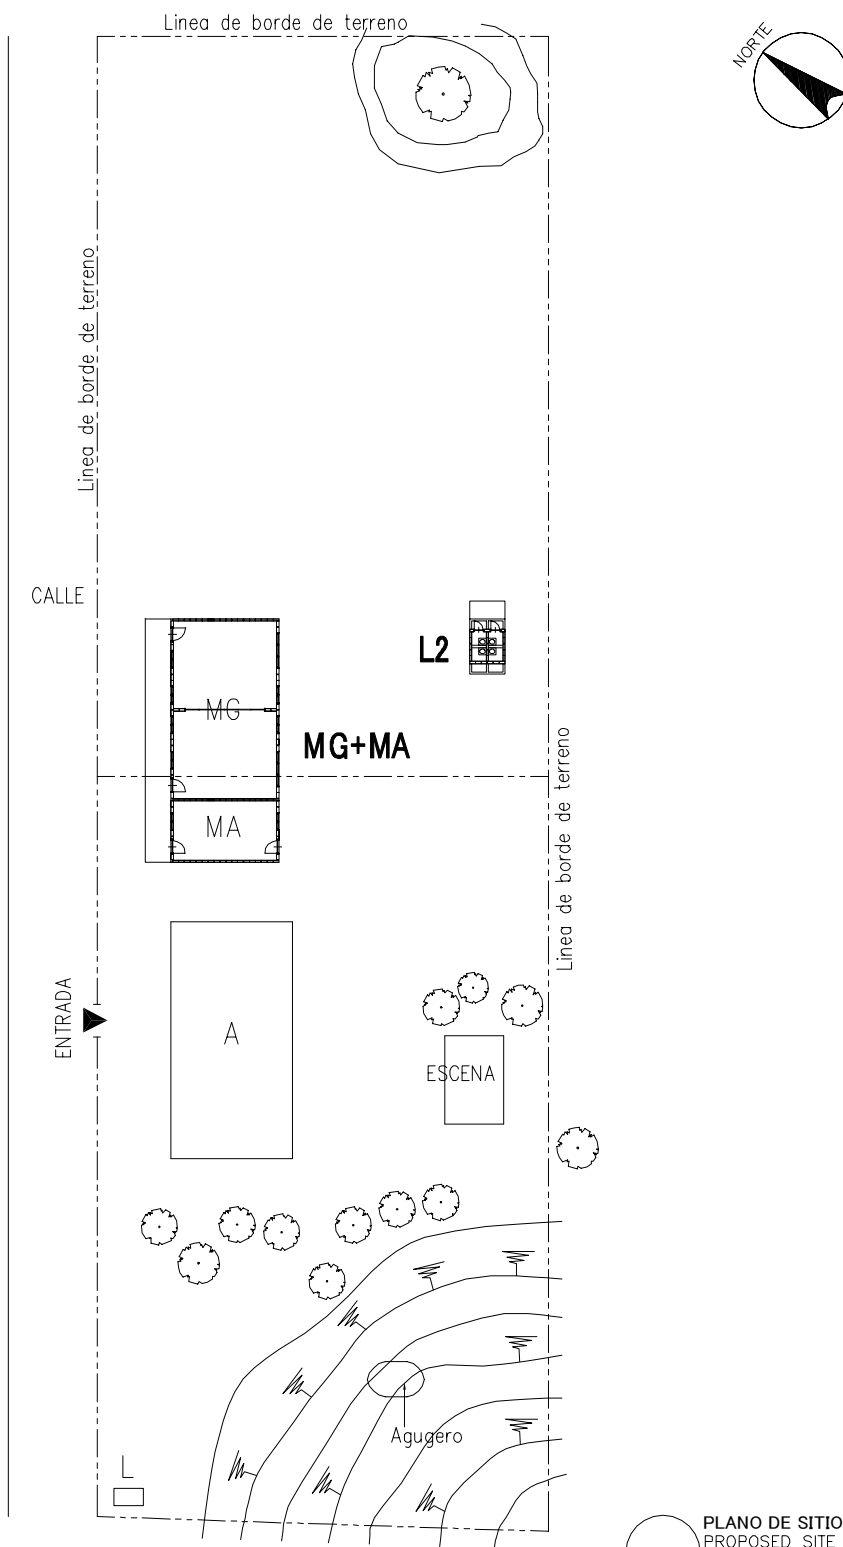


PLANO DE SITIO PROPUESTO
PROPOSED SITE PLAN
ESCALA
SCALE 1:500 MTS

LEYENDA: LEGEND:	A	Aula Class Room	P	Preescolar Pre School	TS	Tanque Septico Septic Tank	⊙ P	Pozo Well
	SM	Sala de Maestro Teacher's Office	BO	Bodega Storage	E	Escena Stage	▲	Entrada Entrance
	D	Direccion Principal's Office	C	Comedor Canteen	WLM	Tuberia de Agua Water Line Marker	MA	Modulos de Apoyo Support Unit
	BI	Biblioteca Library	L	Letrina Toilet	⊙ PE	Poste Electrico Electric Post	MG(P)	Multigrado(Pequeno) Multi Grade(S)
	MG	Multigrado Multi Grade	TA	Tanque de Agua Water Tank	⊠	Tanque de Agua Elevada EWT		

NOMBRE DE ESCUELA NAME OF SCHOOL	JUAN MARIA DUARTE FERNANDEZ	NI DE ESCUELA SCHOOL ID	BO-23 (B-84)
DEPARTAMENTO DEPARTMENT	BOACO	MUNICIPIO MUNICIPALITY	CAMOAPA

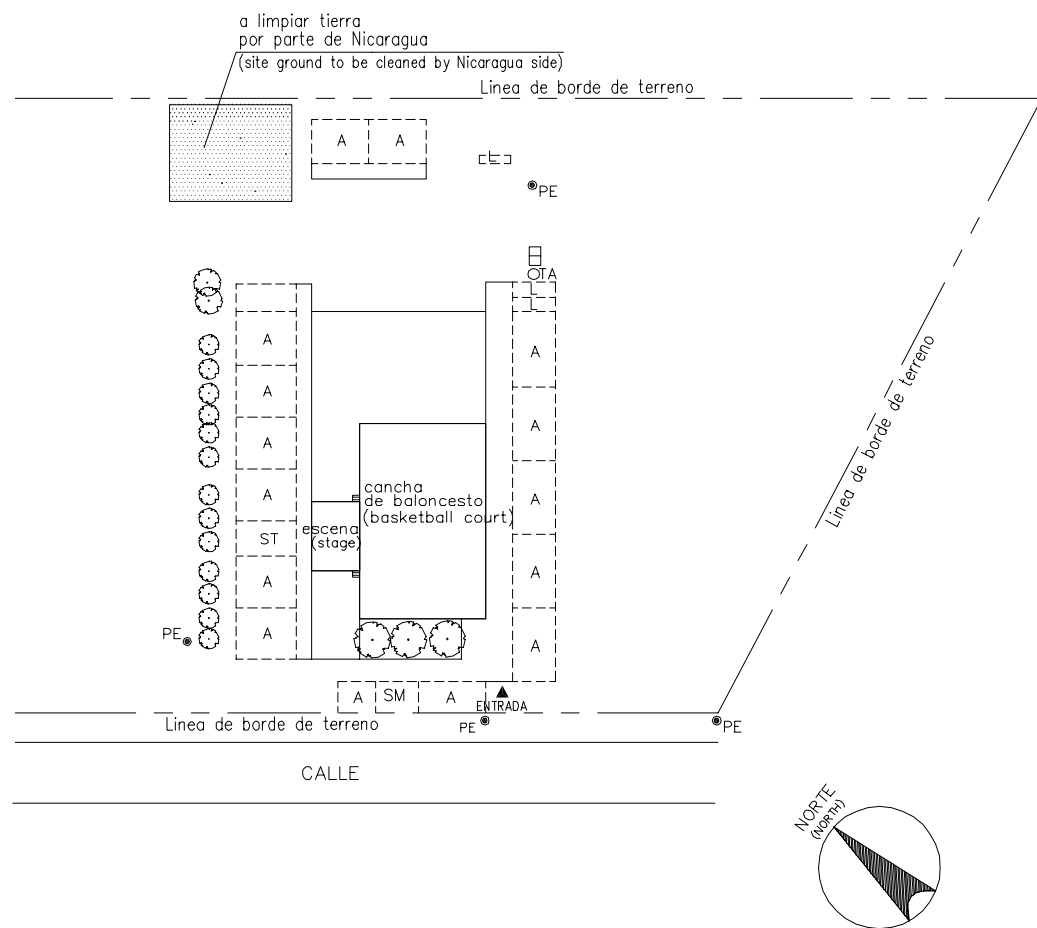

PLANO DE SITIO EXISTENTE
EXISTING SITE PLAN
ESCALA
SCALE 1:1000 MTS


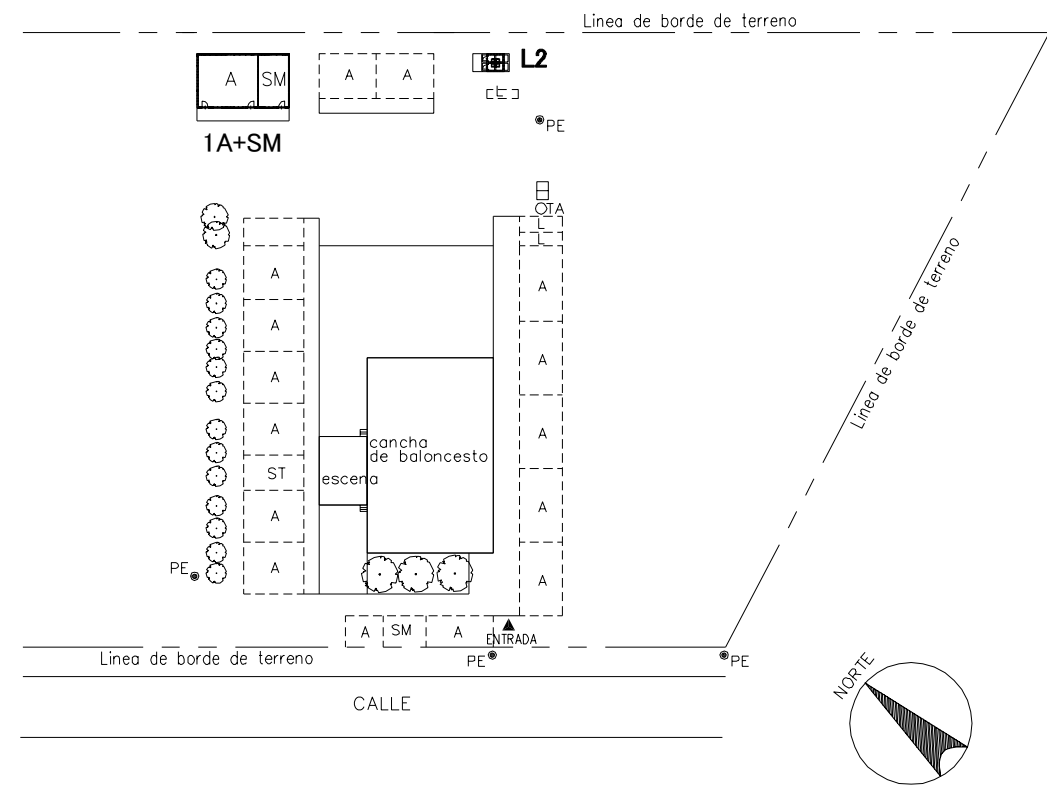


PLANO DE SITIO PROPUESTO
PROPOSED SITE PLAN
ESCALA
SCALE 1:1000 MTS

Nota: No existe el plano de topografico


LEYENDA: LEGEND:	A	Aula Class Room	P	Preescolar Pre School	TS	Tanque Septico Septic Tank	⊙ P	Pozo Well
	SM	Sala de Maestro Teacher's Office	BO	Bodega Storage	E	Escena Stage	▲	Entrada Entrance
	D	Direccion Principal's Office	C	Comedor Canteen	WLM	Tuberia de Agua Water Line Marker	MA	Modulos de Apoyo Support Unit
	BI	Biblioteca Library	L	Letrina Toilet	⊙ PE	Poste Electrico Electric Post	MG(P)	Multigrado(Pequeno) Multi Grade(S)
	MG	Multigrado Multi Grade	TA	Tanque de Agua Water Tank	⊠	Tanque de Agua Elevada EWT		

NOMBRE DE ESCUELA NAME OF SCHOOL	DOLORES ALEMAN		NI DE ESCUELA SCHOOL ID	BO-24 (B-85)
DEPARTAMENTO DEPARTMENT	BOACO	MUNICIPIO MUNICIPALITY	TEUSTEPE	

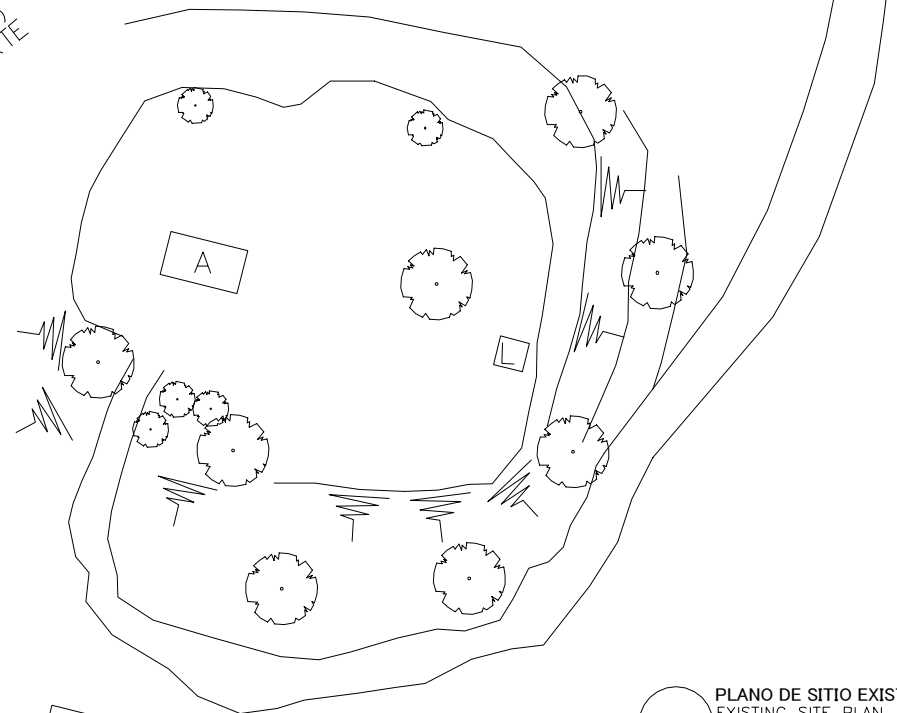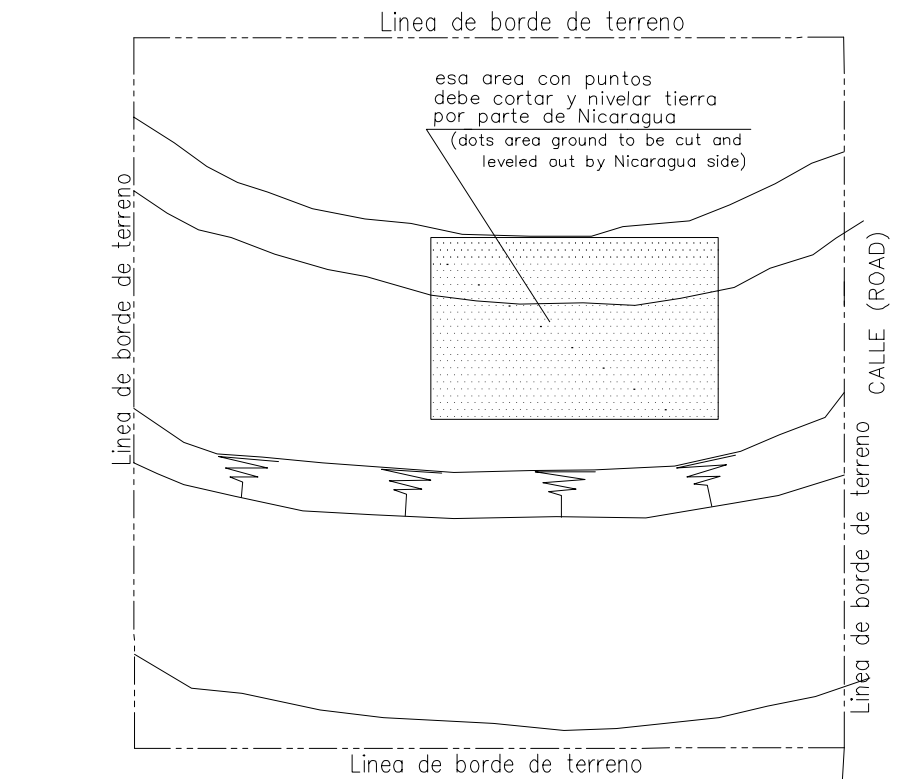

casa
(house)

PLANO DE SITIO EXISTENTE
EXISTING SITE PLAN
ESCALA
SCALE 1:500 MTS

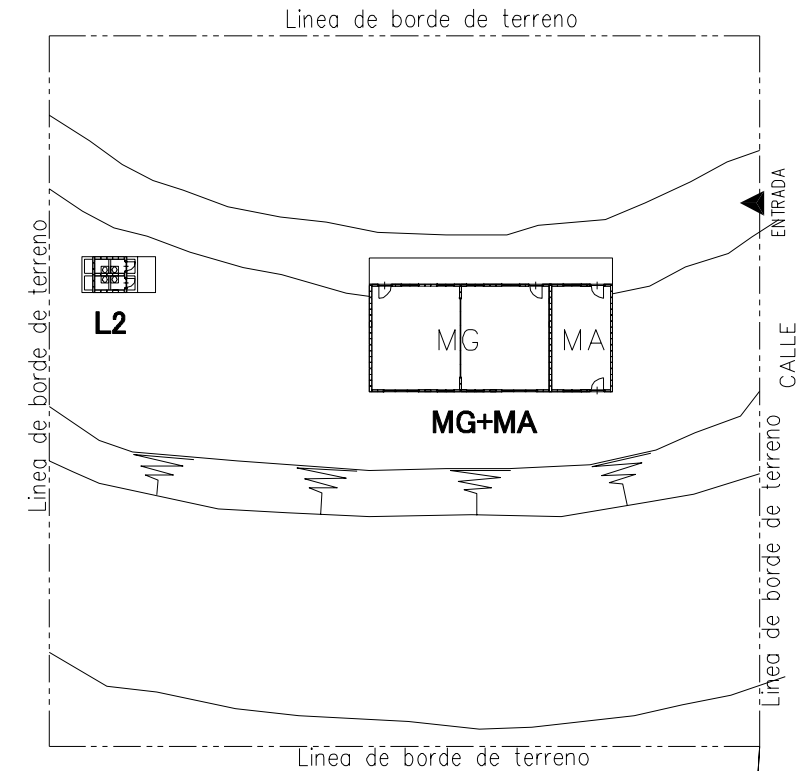


Nota: por el requerimiento del director el pasillo no esta ubicado hacia la cara de montana
(Note: for requirement of school director building is located as like this)


PLANO DE SITIO PROPUESTO
PROPOSED SITE PLAN
ESCALA
SCALE 1:500MTS

LEYENDA: LEGEND:	A	Aula Class Room	P	Preescolar Pre School	TS	Tanque Septico Septic Tank	⊙ P	Pozo Well
	SM	Sala de Maestro Teacher's Office	BO	Bodega Storage	E	Escena Stage	▲	Entrada Entrance
	D	Direccion Principal's Office	C	Comedor Canteen	WLM	Tuberia de Agua Water Line Marker	MA	Modulos de Apoyo Support Unit
	BI	Biblioteca Library	L	Letrina Toilet	⊙ PE	Poste Electrico Electric Post	MG(P)	Multigrado(Pequeno) Multi Grade(S)
	MG	Multigrado Multi Grade	TA	Tanque de Agua Water Tank	⊠	Tanque de Agua Elevada EWT		

NOMBRE DE ESCUELA NAME OF SCHOOL	RUBEN DARIO	NI DE ESCUELA SCHOOL ID	BO-25 (B-86)
DEPARTAMENTO DEPARTMENT	BOACO	MUNICIPIO MUNICIPALITY	SANTA LUCIA

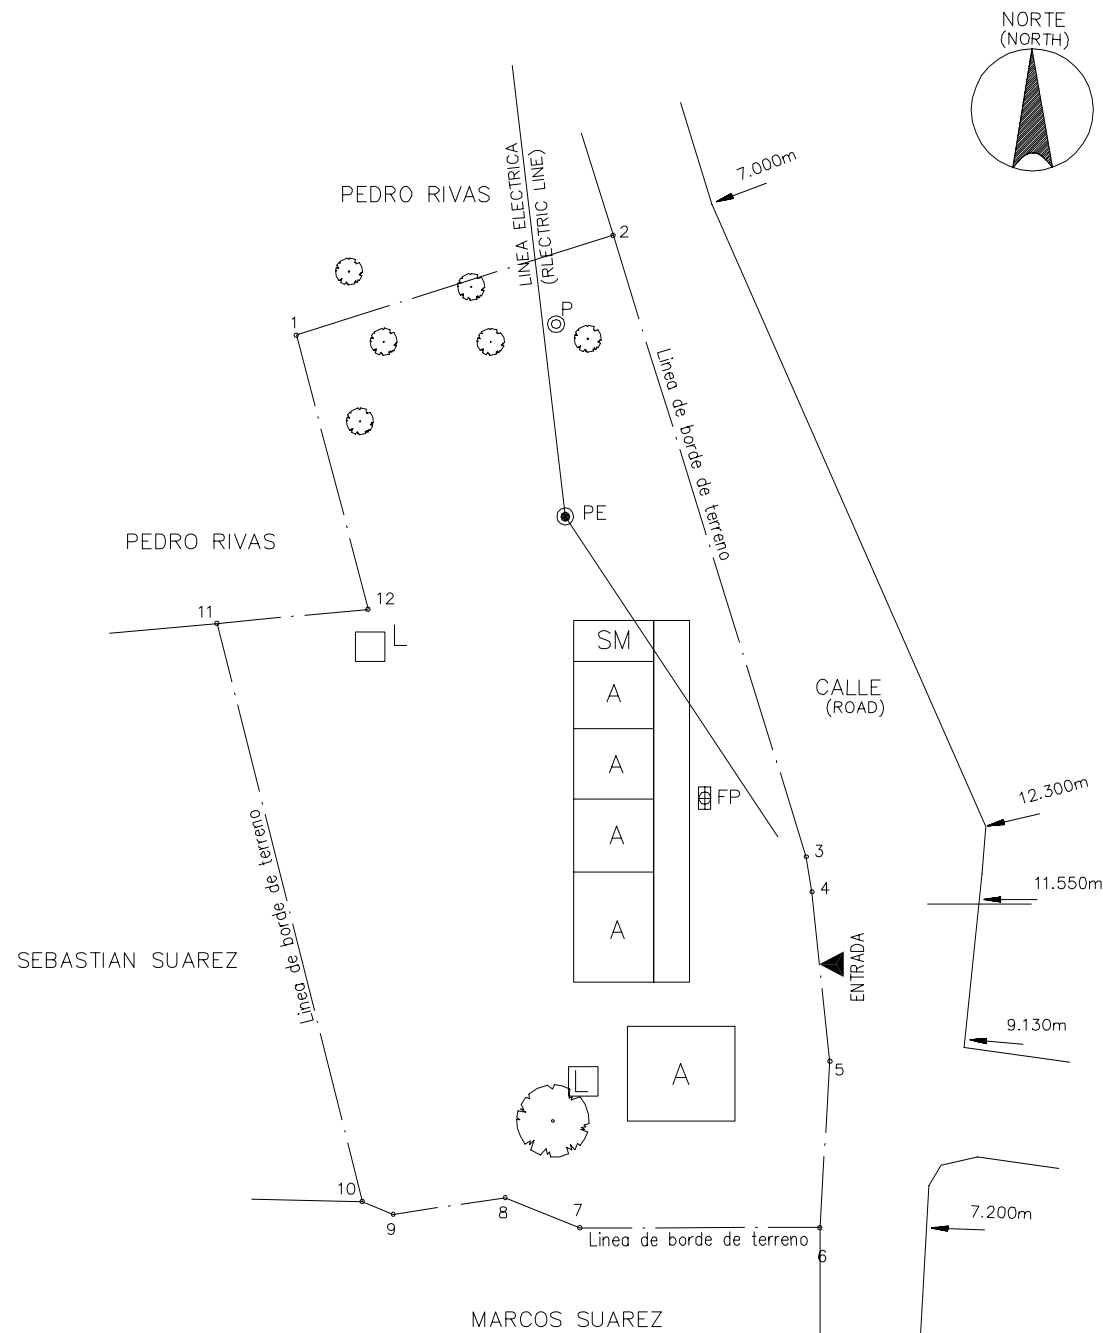


PLANO DE SITIO EXISTENTE
EXISTING SITE PLAN
ESCALA
SCALE 1:500 MTS

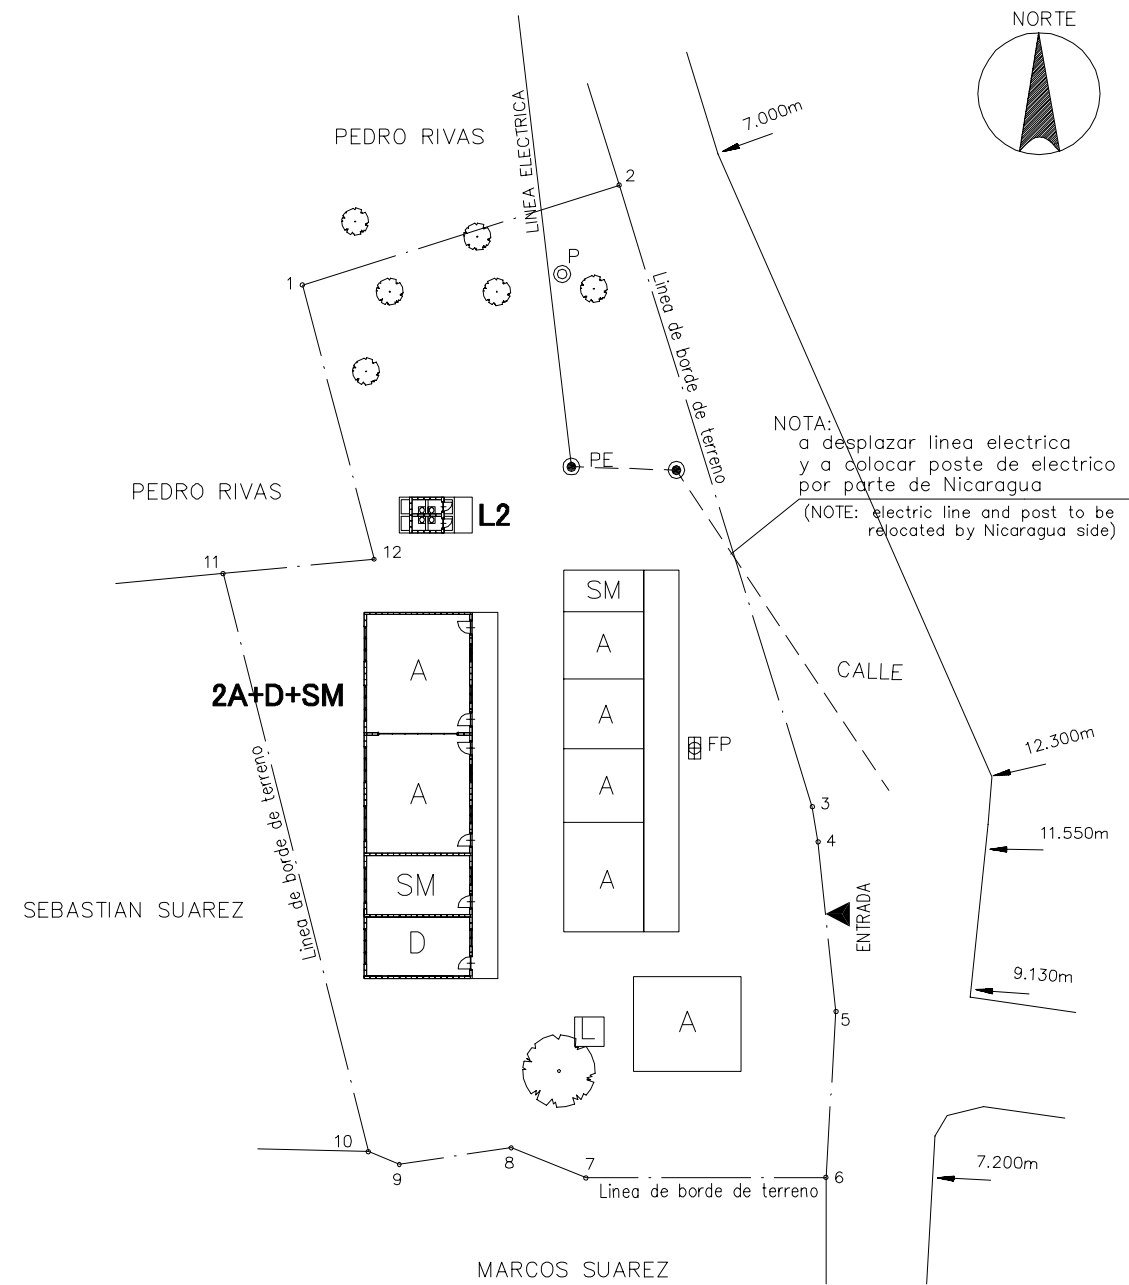


PLANO DE SITIO PROPUESTO
PROPOSED SITE PLAN
ESCALA
SCALE 1:500 MTS

LEYENDA: LEGEND:	A Aula Class Room	P Preescolar Pre School	TS Tanque Septico Septic Tank	⊙ P Pozo Well
	SM Sala de Maestro Teacher's Office	BO Bodega Storage	E Escena Stage	▲ Entrada Entrance
	D Direccion Principal's Office	C Comedor Canteen	WLM Tuberia de Agua Water Line Marker	MA Modulos de Apoyo Support Unit
	BI Biblioteca Library	L Letrina Toilet	⊙ PE Poste Electrico Electric Post	MG(P) Multigrado(Pequeno) Multi Grade(S)
	MG Multigrado Multi Grade	TA Tanque de Agua Water Tank	⊠ Tanque de Agua Elevada EWT	

NOMBRE DE ESCUELA NAME OF SCHOOL	DENIS MARTINEZ	NI DE ESCUELA SCHOOL ID	BO-26 (B-87)
DEPARTAMENTO DEPARTMENT	BOACO	MUNICIPIO MUNICIPALITY	SANTA LUCIA

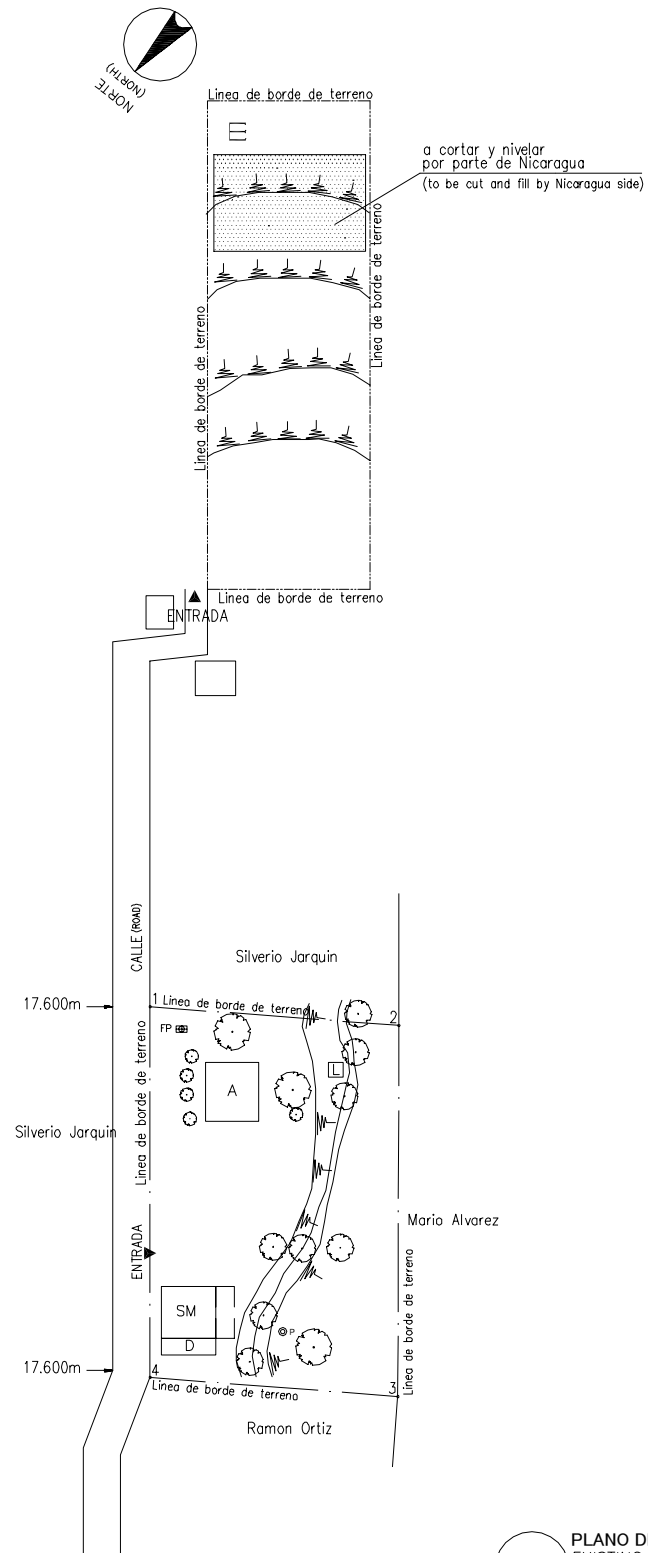



PLANO DE SITIO EXISTENTE
EXISTING SITE PLAN
ESCALA
SCALE 1:1000 MTS

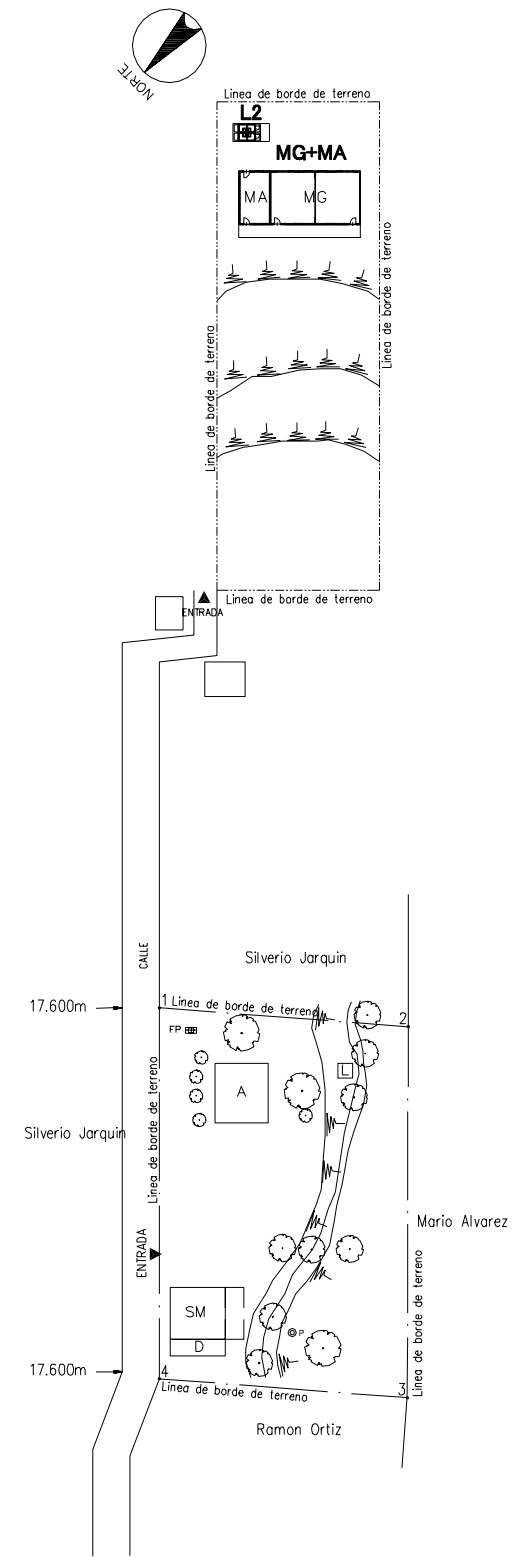

PLANO DE SITIO PROPUESTO
PROPOSED SITE PLAN
ESCALA
SCALE 1:1000 MTS


LEYENDA: LEGEND:	A Aula Class Room	P Preescolar Pre School	TS Tanque Septico Septic Tank	⊙ P Pozo Well
	SM Sala de Maestro Teacher's Office	BO Bodega Storage	E Escena Stage	▲ Entrada Entrance
	D Direccion Principal's Office	C Comedor Canteen	WLM Tuberia de Agua Water Line Marker	MA Modulos de Apoyo Support Unit
	BI Biblioteca Library	L Letrina Toilet	⊙ PE Poste Electrico Electric Post	MG(P) Multigrado(Pequeno) Multi Grade(S)
	MG Multigrado Multi Grade	TA Tanque de Agua Water Tank	⊠ Tanque de Agua Elevada EWT	

NOMBRE DE ESCUELA NAME OF SCHOOL	AMALIA MIRANDA		NI DE ESCUELA SCHOOL ID	BO-27 (B-88)
DEPARTAMENTO DEPARTMENT	BOACO	MUNICIPIO MUNICIPALITY	BOACO	

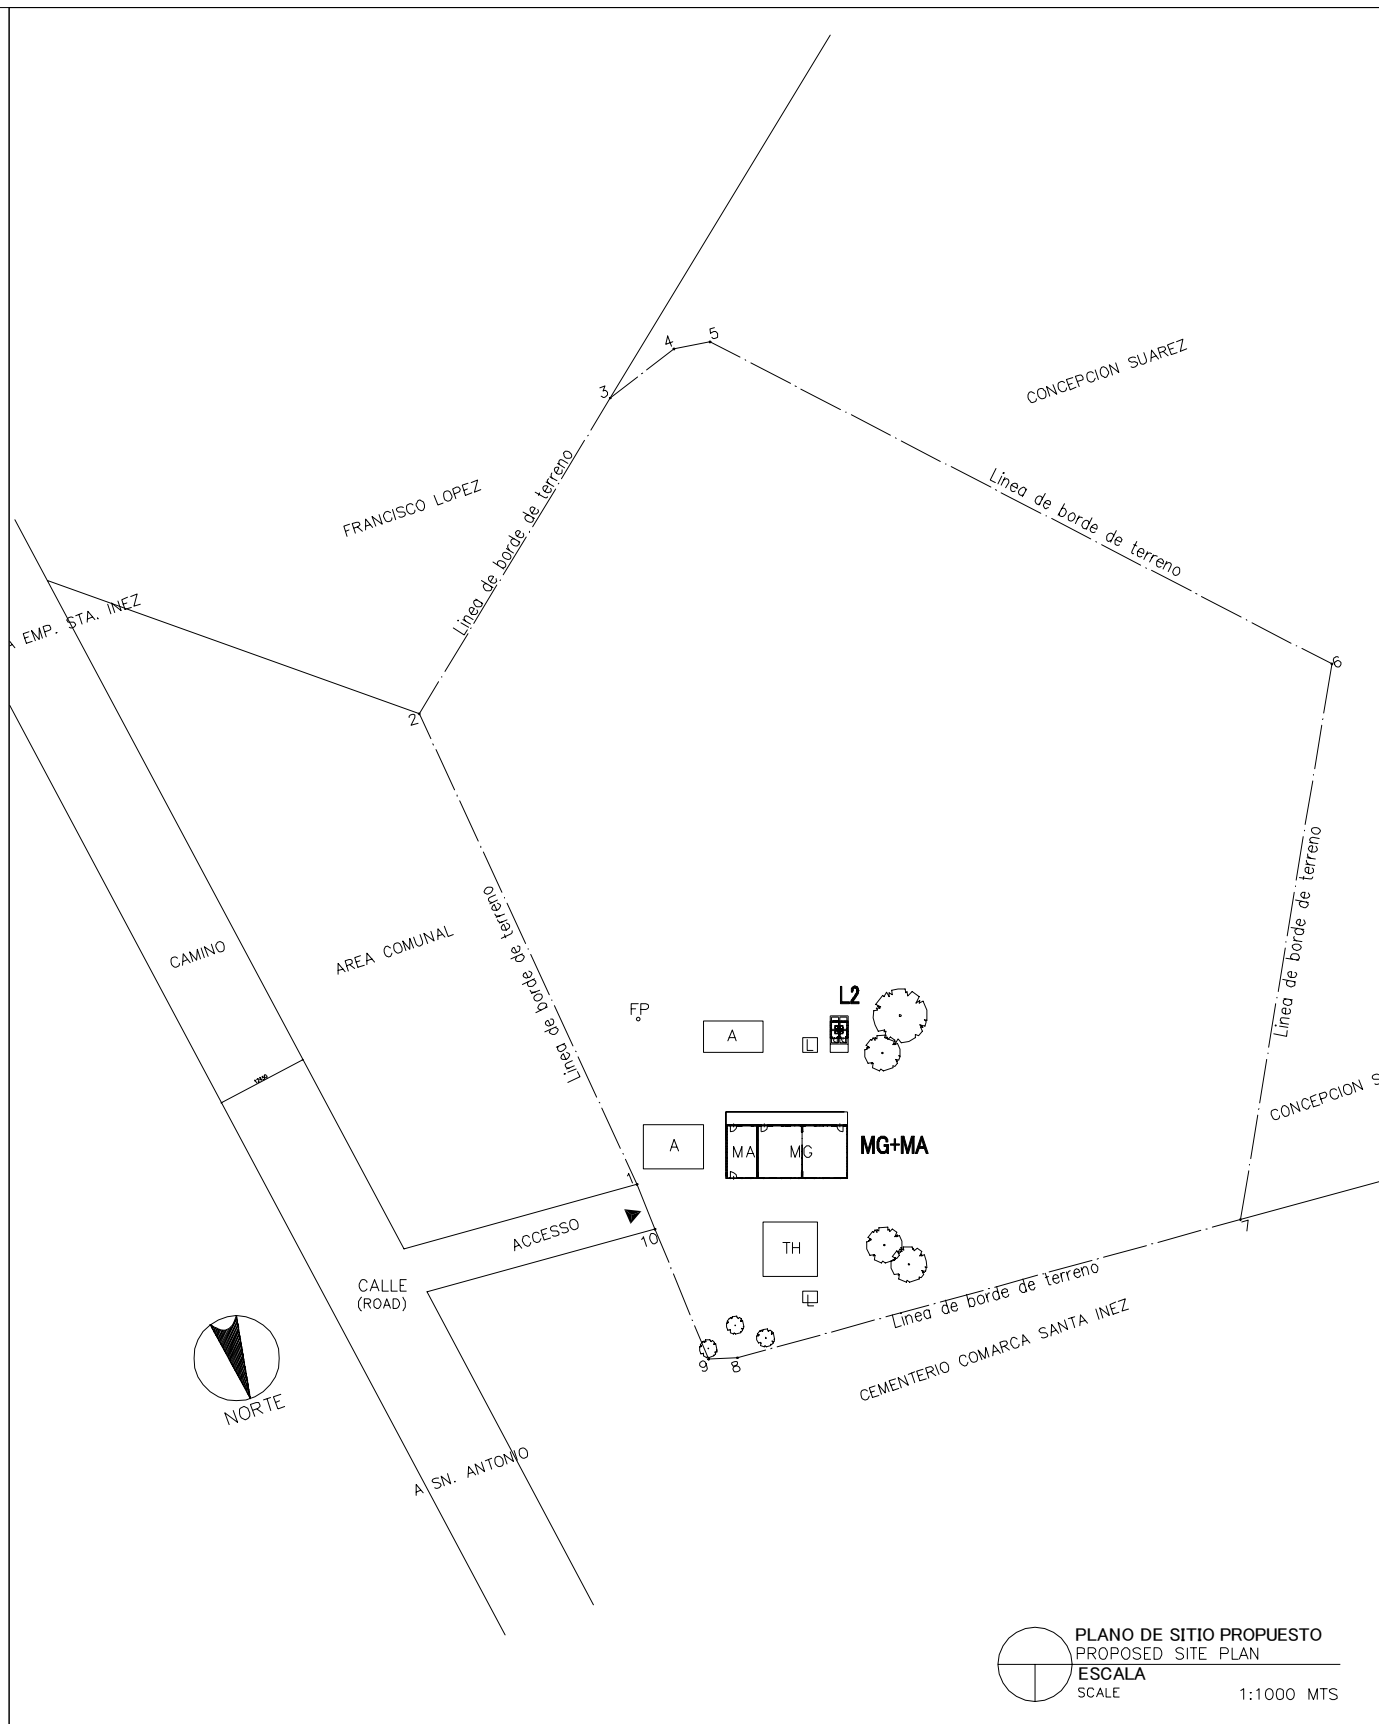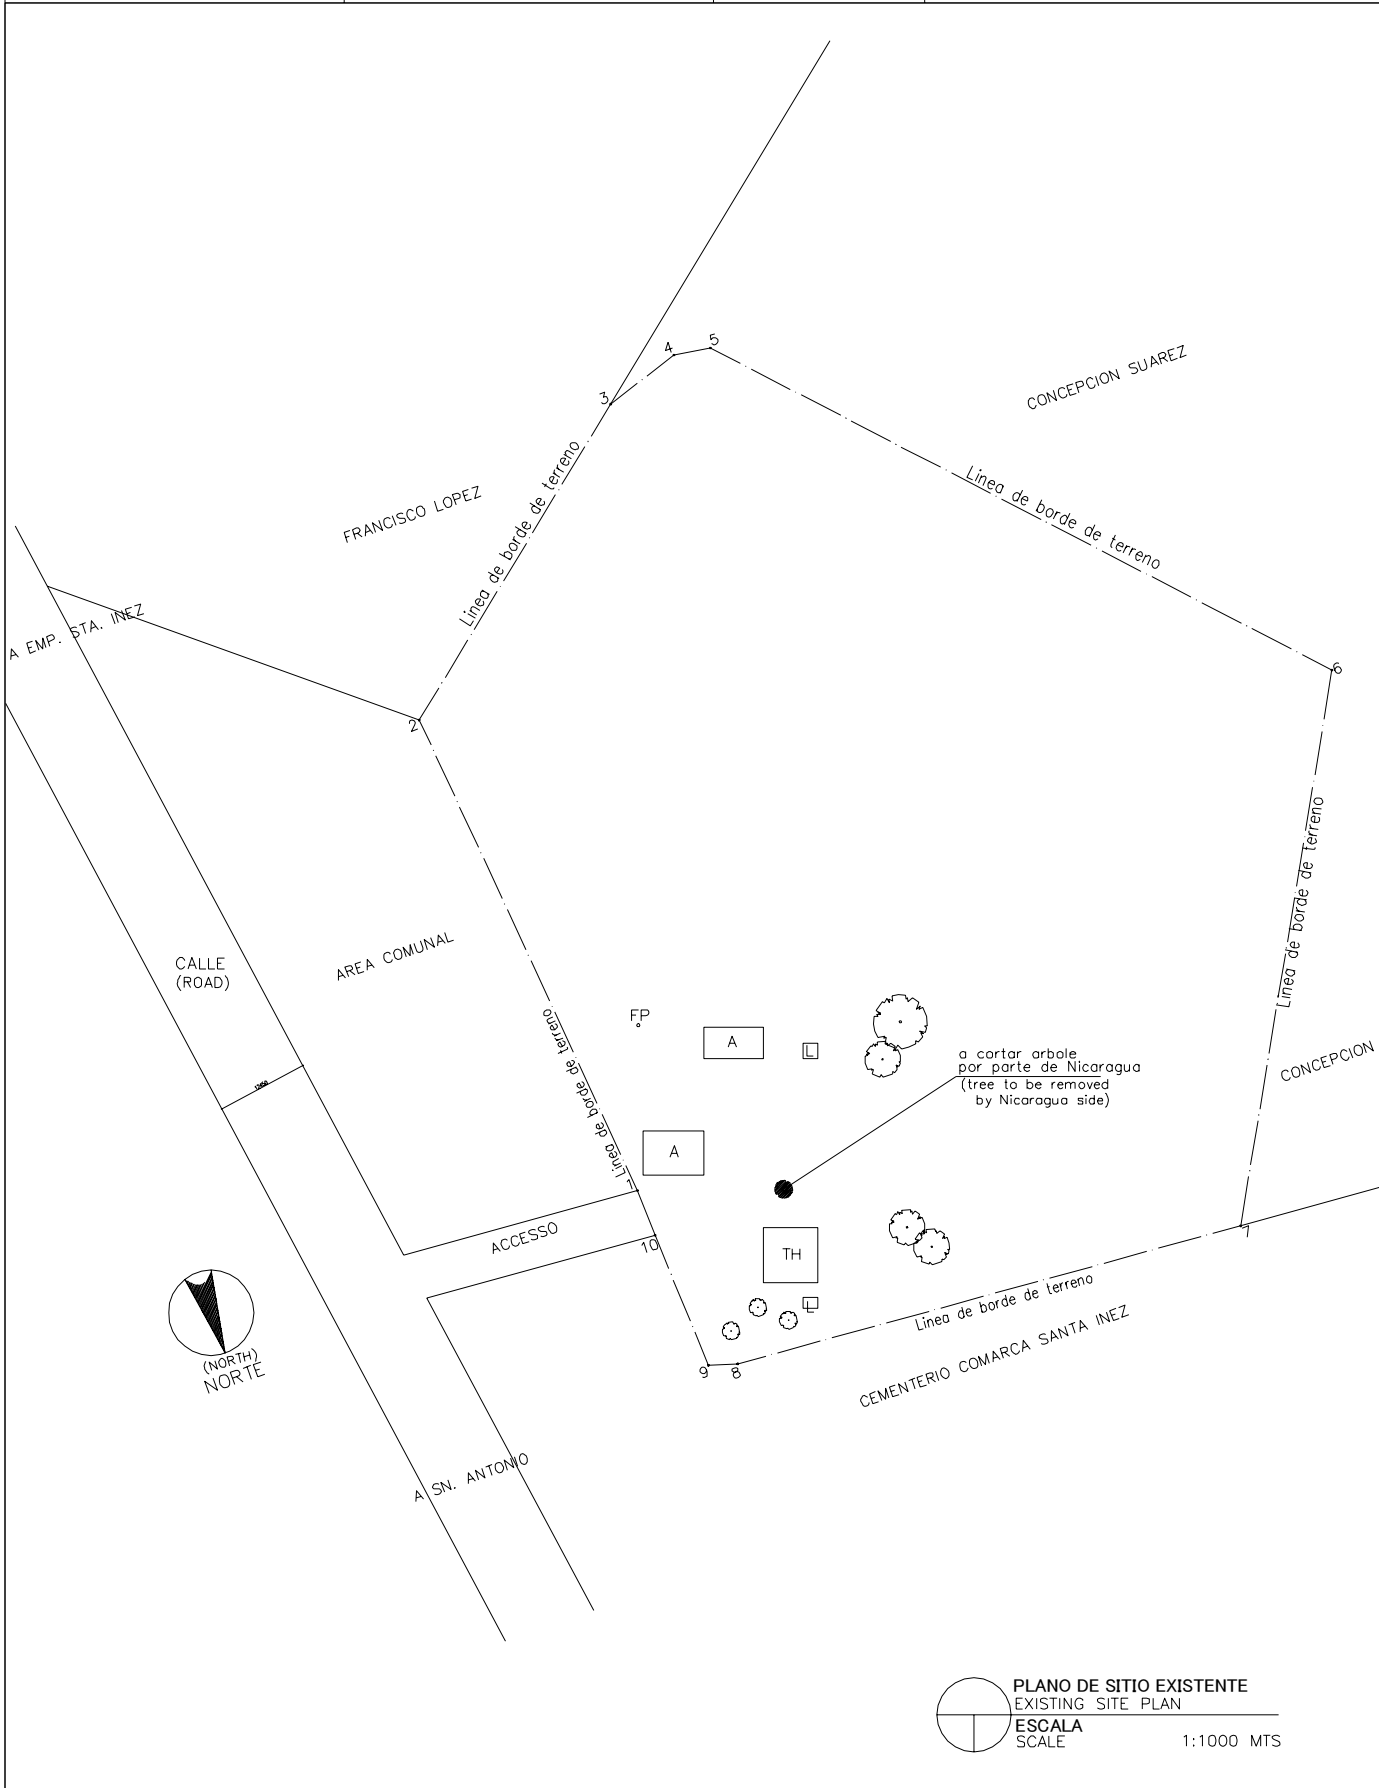


LEYENDA: LEGEND:	A Aula Class Room	P Prescolar Pre School	TS Tanque Septico Septic Tank	⊙ P Pozo Well
	SM Sala de Maestro Teacher's Office	BO Bodega Storage	E Escena Stage	▲ Entrada Entrance
	D Direcccon Principal's Office	C Comedor Canteen	WLM Tuberia de Agua Water Line Marker	MA Modulos de Apoyo Support Unit
	BI Biblioteca Library	L Letrina Toilet	⊙ PE Poste Electrico Electric Post	MG(P) Multigrado(Pequeno) Multi Grade(S)
	MG Multigrado Multi Grade	TA Tanque de Agua Water Tank	⊠ Tanque de Agua Elevada EWT	

NOMBRE DE ESCUELA NAME OF SCHOOL	VIRGEN DE GUADALUPE		NI DE ESCUELA SCHOOL ID	BO-28 (B-89)
DEPARTAMENTO DEPARTMENT	BOACO	MUNICIPIO MUNICIPALITY	BOACO	

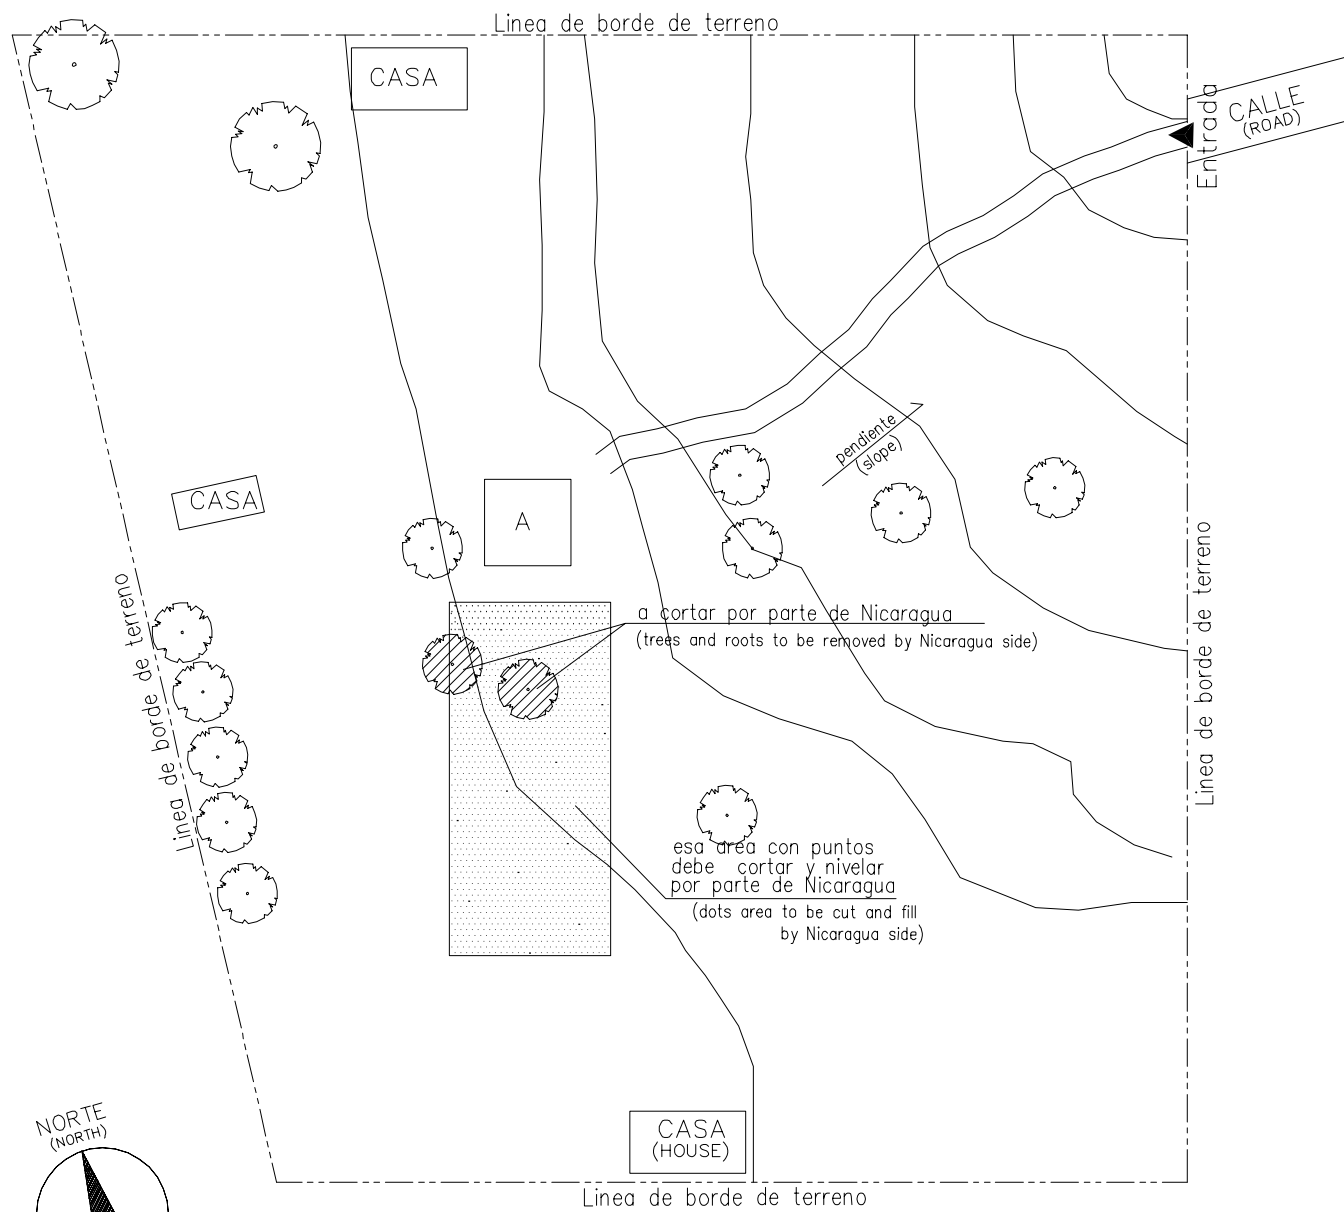



PLANO DE SITIO EXISTENTE
EXISTING SITE PLAN
ESCALA
SCALE 1:600 MTS

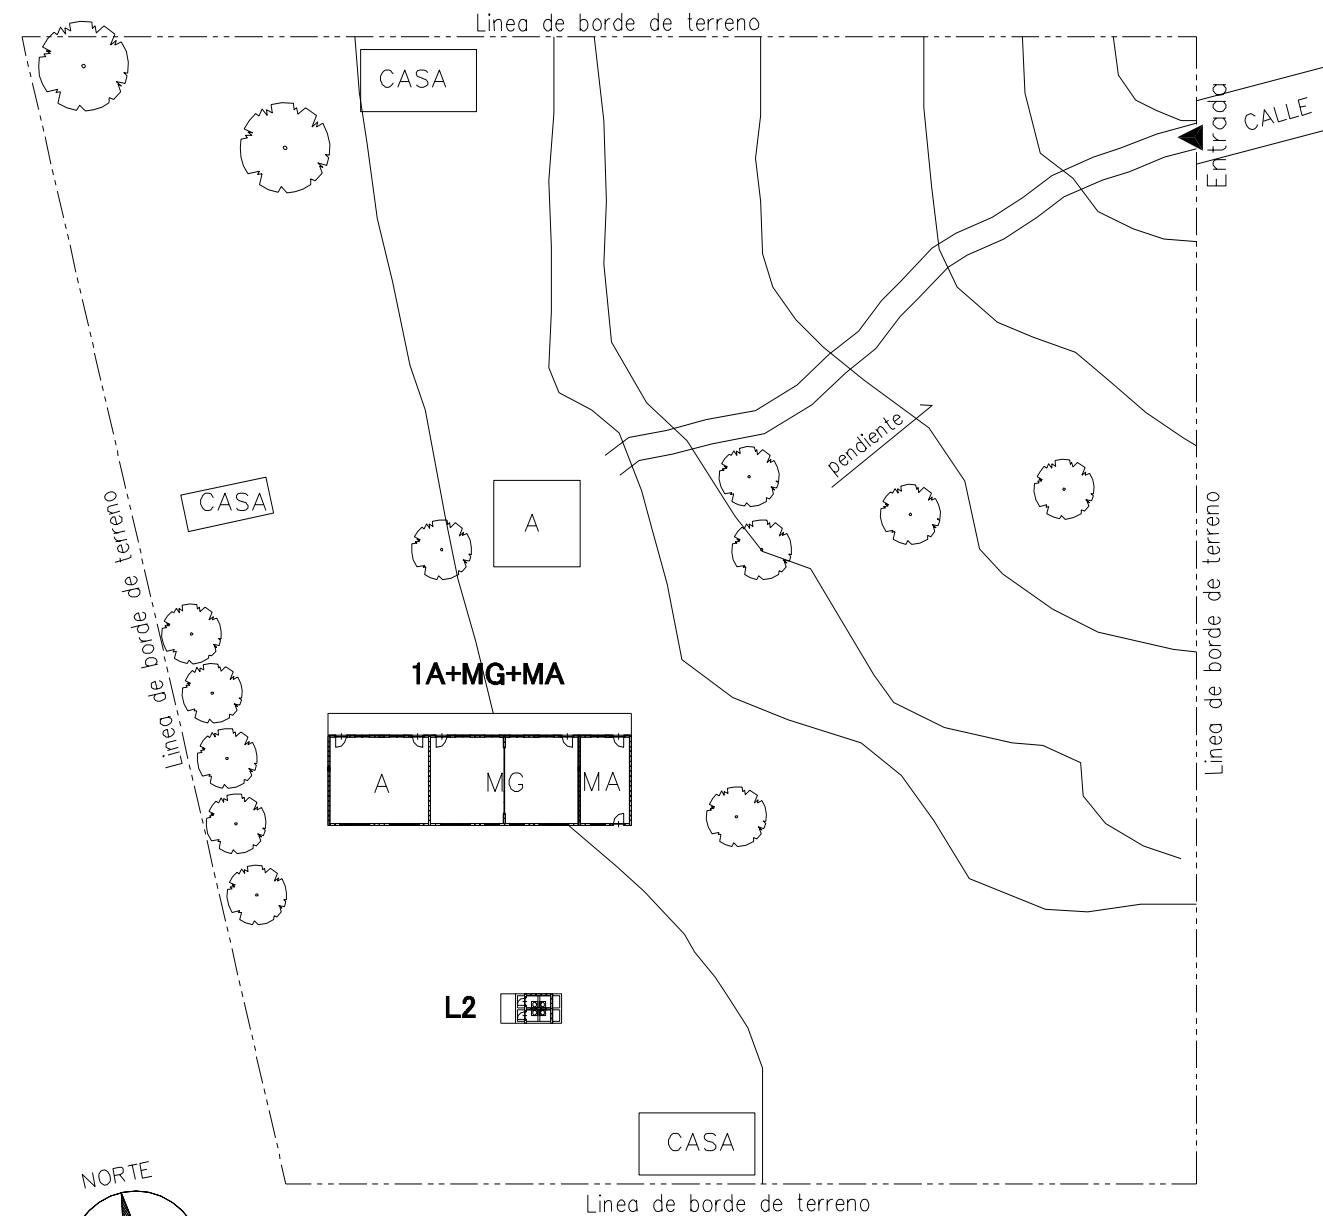

PLANO DE SITIO PROPUESTO
PROPOSED SITE PLAN
ESCALA
SCALE 1:600 MTS



LEYENDA: LEGEND:	A Aula Class Room	P Preescolar Pre School	TS Tanque Septico Septic Tank	⊙ P Pozo Well
	SM Sala de Maestro Teacher's Office	BO Bodega Storage	E Escena Stage	▲ Entrada Entrance
	D Direccion Principal's Office	C Comedor Canteen	WLM Tuberia de Agua Water Line Marker	MA Modulos de Apoyo Support Unit
	BI Biblioteca Library	L Letrina Toilet	⊙ PE Poste Electrico Electric Post	MG(P) Multigrado(Pequeno) Multi Grade(S)
	MG Multigrado Multi Grade	TA Tanque de Agua Water Tank	⊠ Tanque de Agua Elevada EWT	

NOMBRE DE ESCUELA NAME OF SCHOOL	ALFONSO CORTEZ		NI DE ESCUELA SCHOOL ID	BO-29 (B-90)
DEPARTAMENTO DEPARTMENT	BOACO	MUNICIPIO MUNICIPALITY	BOACO	

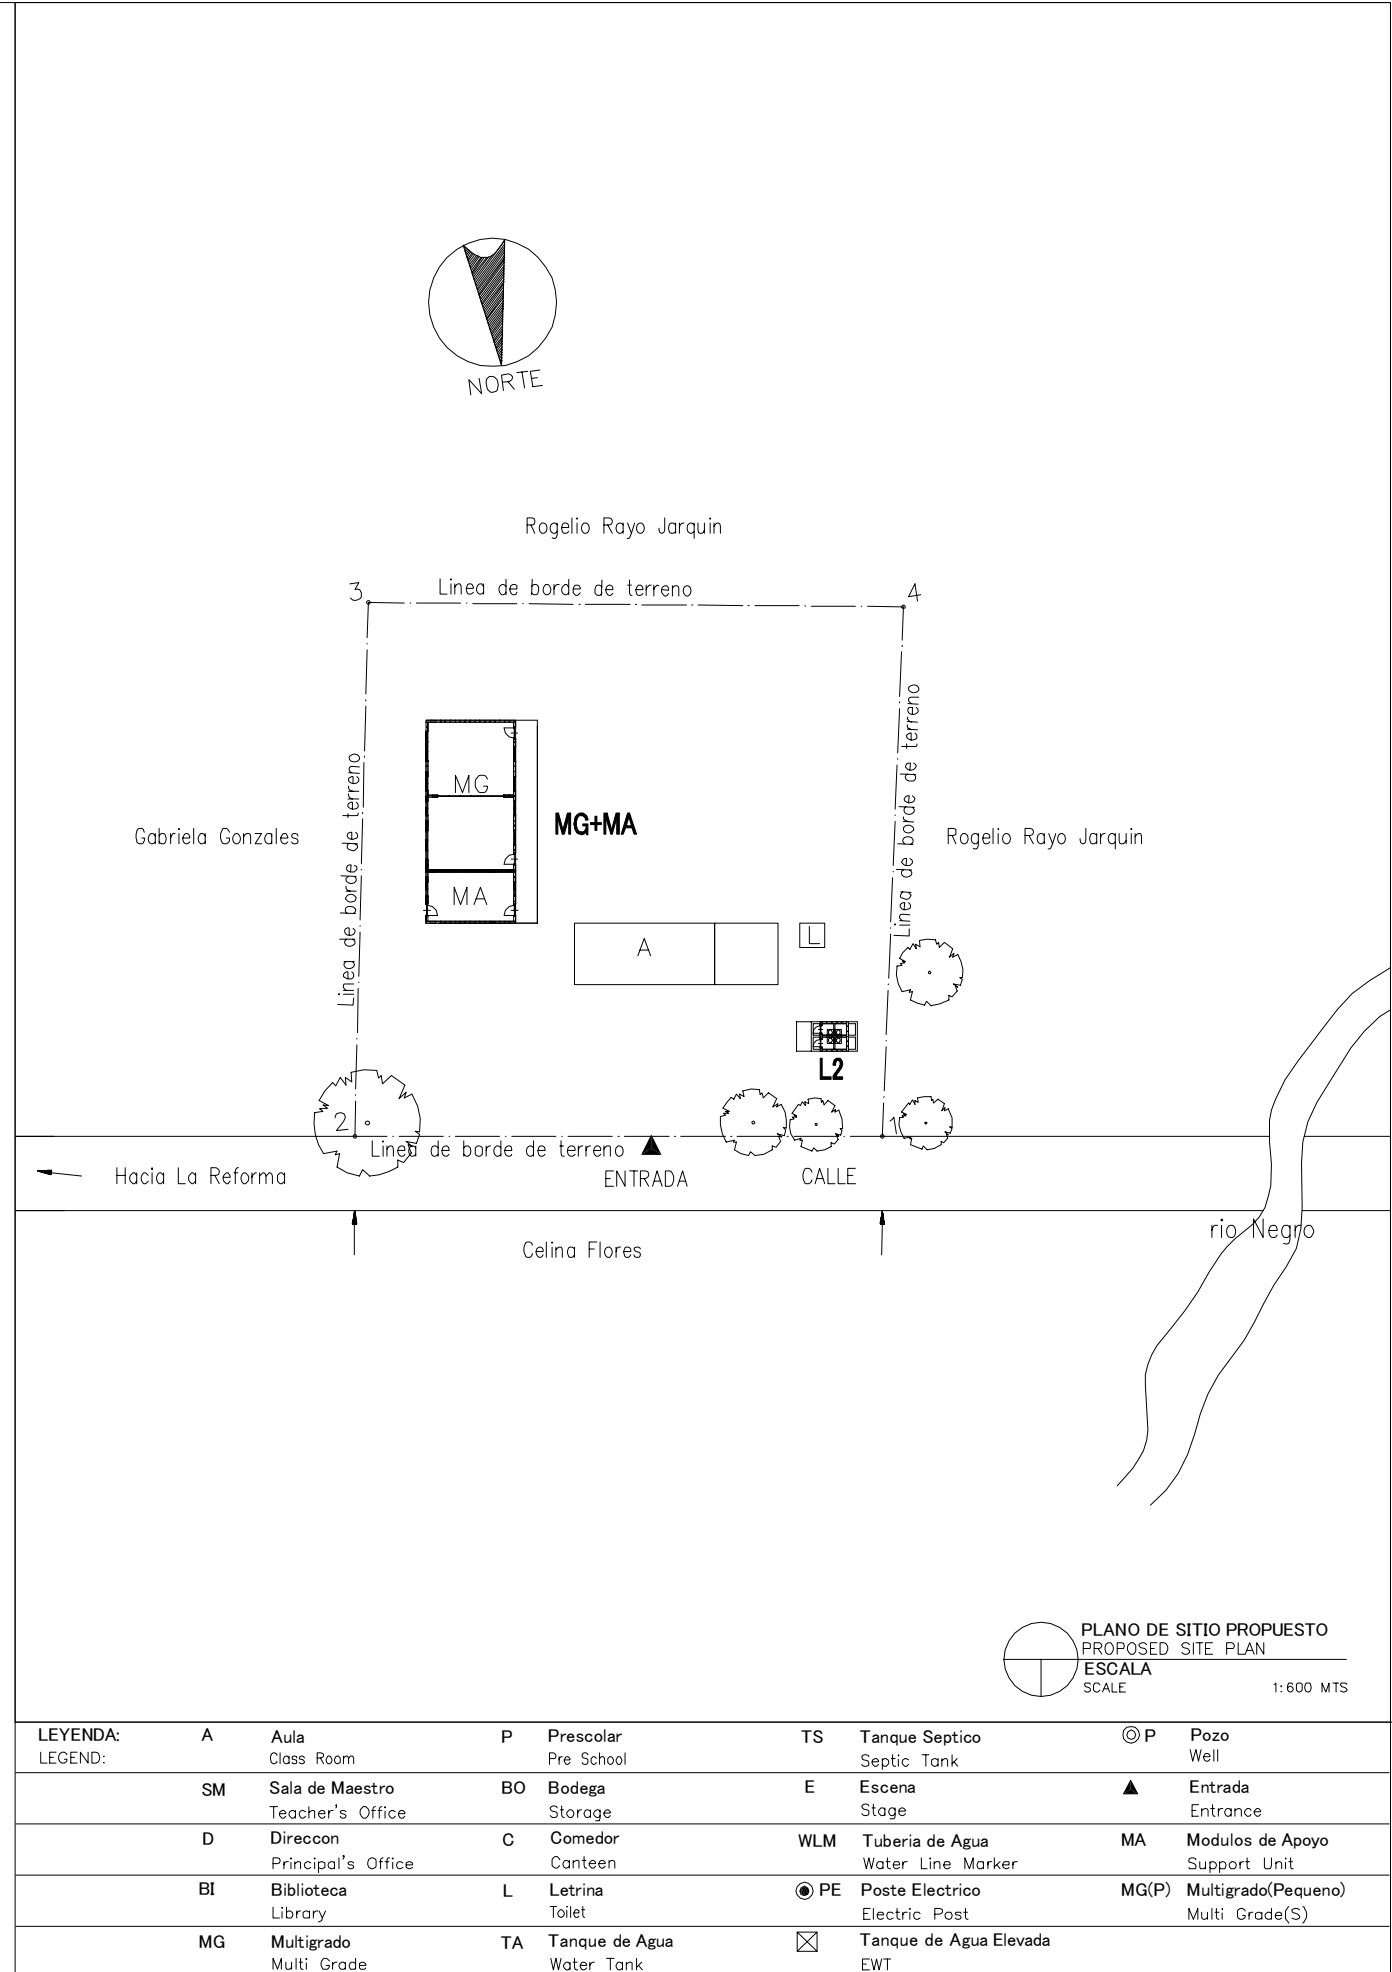
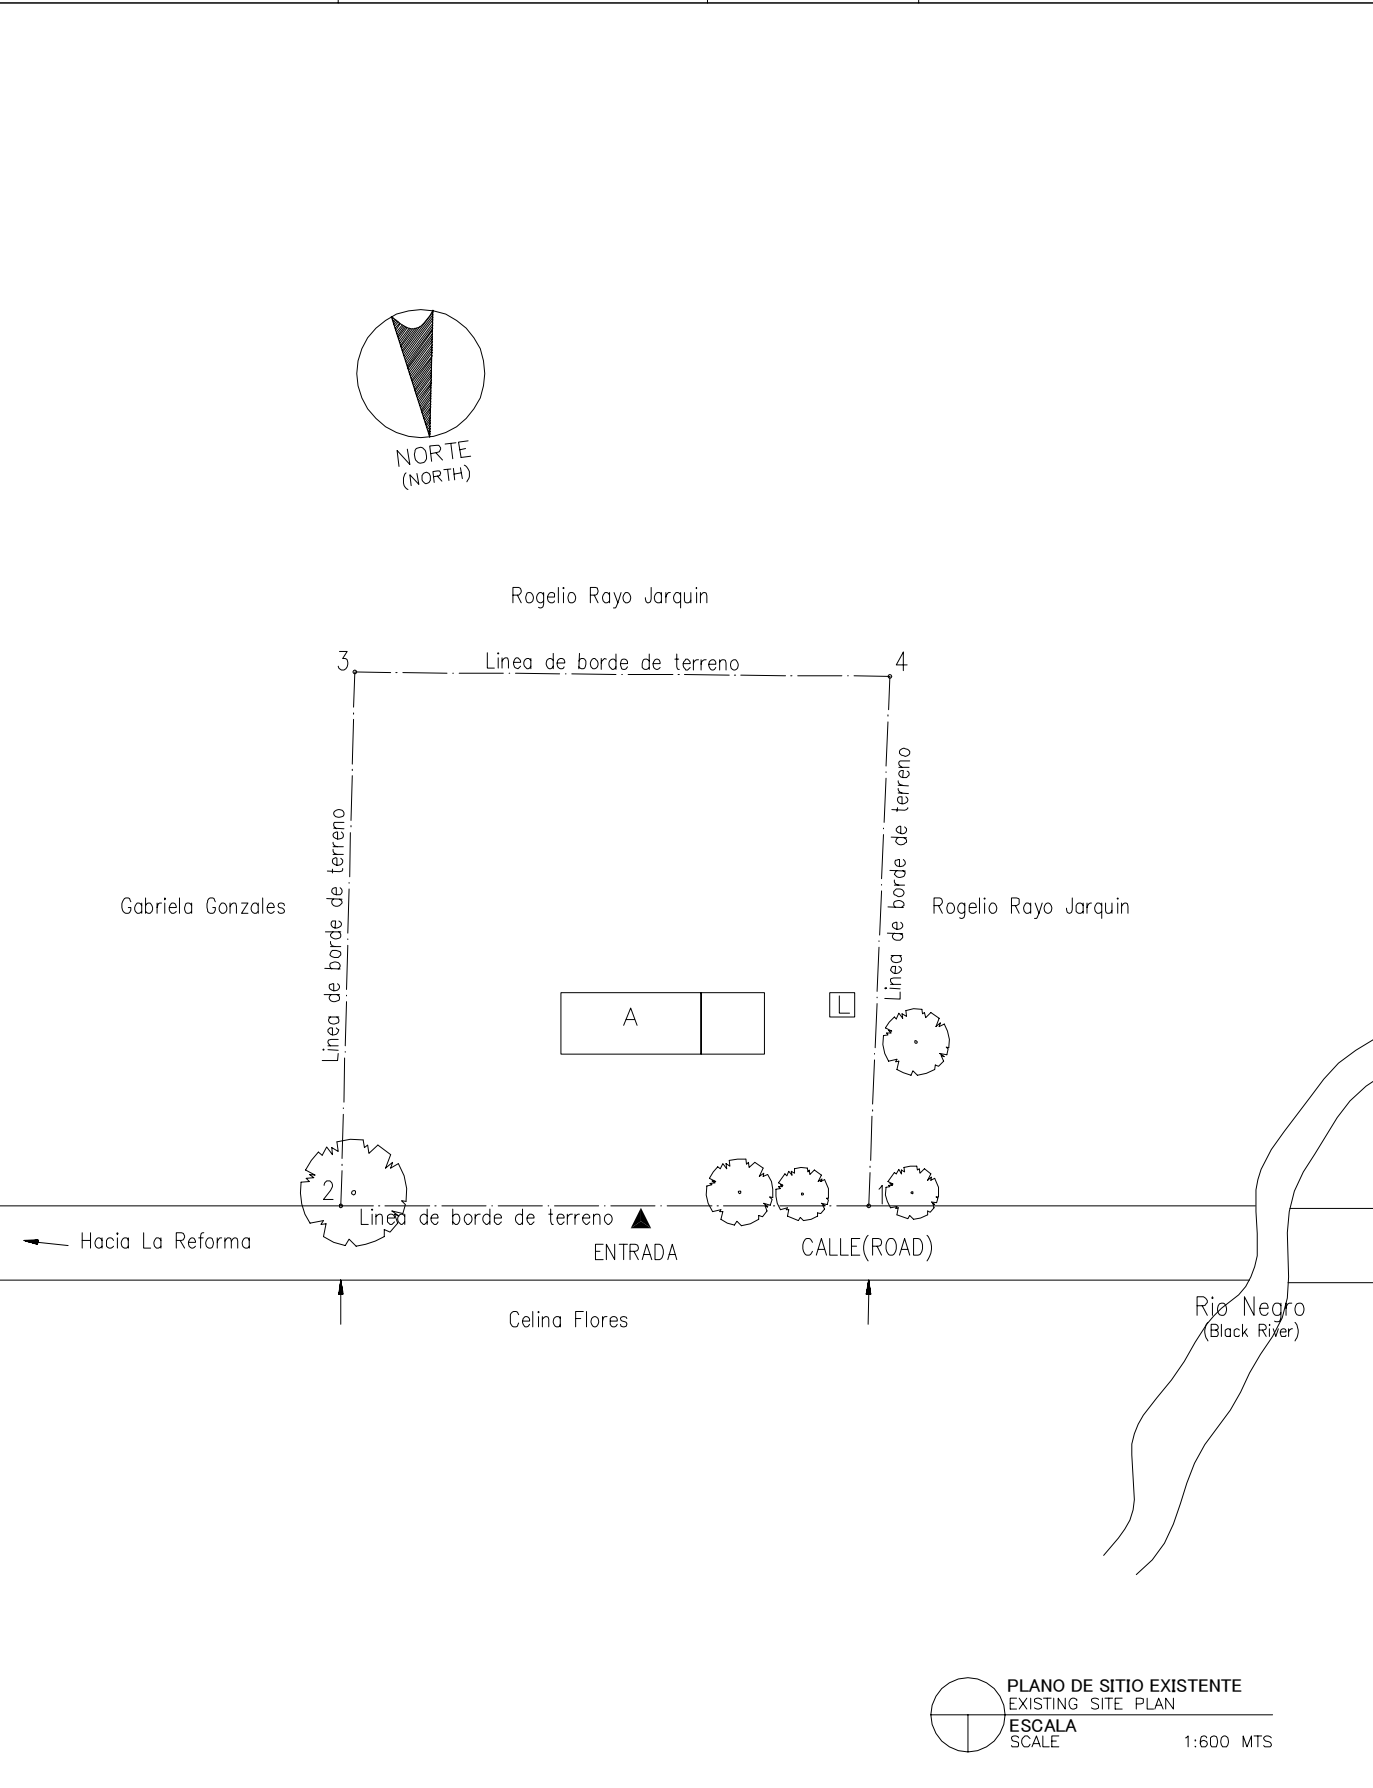


LEYENDA: LEGEND:	A Aula Class Room	P Prescolar Pre School	TS Tanque Septico Septic Tank	⊙ P Pozo Well
	SM Sala de Maestro Teacher's Office	BO Bodega Storage	E Escena Stage	▲ Entrada Entrance
	D Direcccon Principal's Office	C Comedor Canteen	WLM Tuberia de Agua Water Line Marker	MA Modulos de Apoyo Support Unit
	BI Biblioteca Library	L Letrina Toilet	⊙ PE Poste Electrico Electric Post	MG(P) Multigrado(Pequeno) Multi Grade(S)
	MG Multigrado Multi Grade	TA Tanque de Agua Water Tank	⊠ Tanque de Agua Elevada EWT	

NOMBRE DE ESCUELA NAME OF SCHOOL	CRISTOBAL CALERO MUNOZ	NI DE ESCUELA SCHOOL ID	BO-30 (B-92)
DEPARTAMENTO DEPARTMENT	BOACO	MUNICIPIO MUNICIPALITY	BOACO

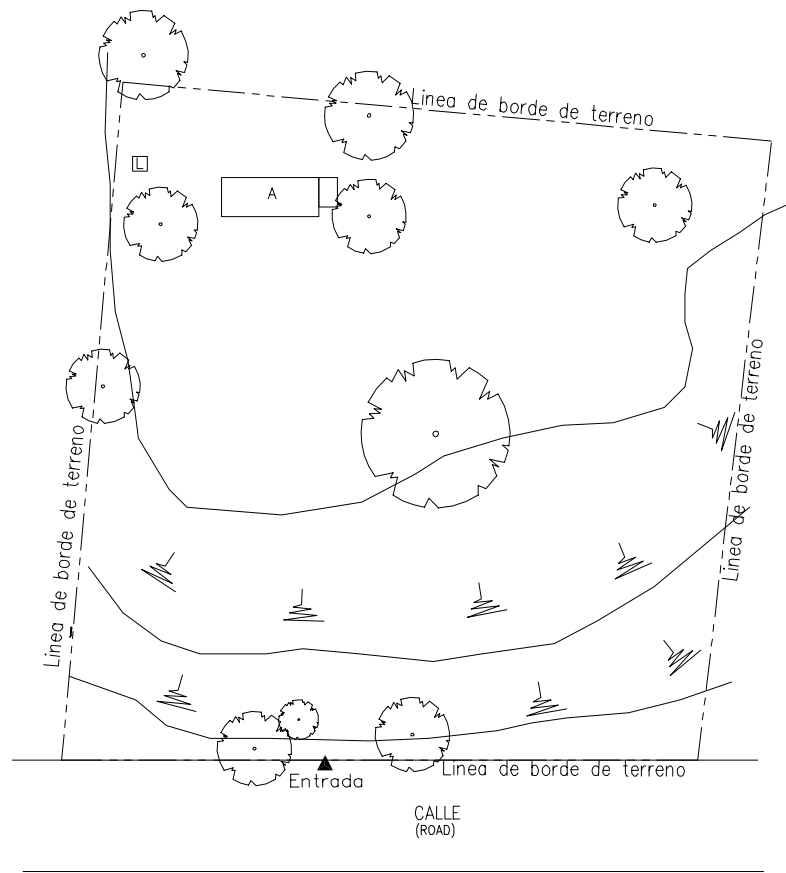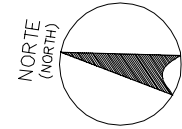


PLANO DE SITIO EXISTENTE
EXISTING SITE PLAN
ESCALA
SCALE 1:1000 MTS

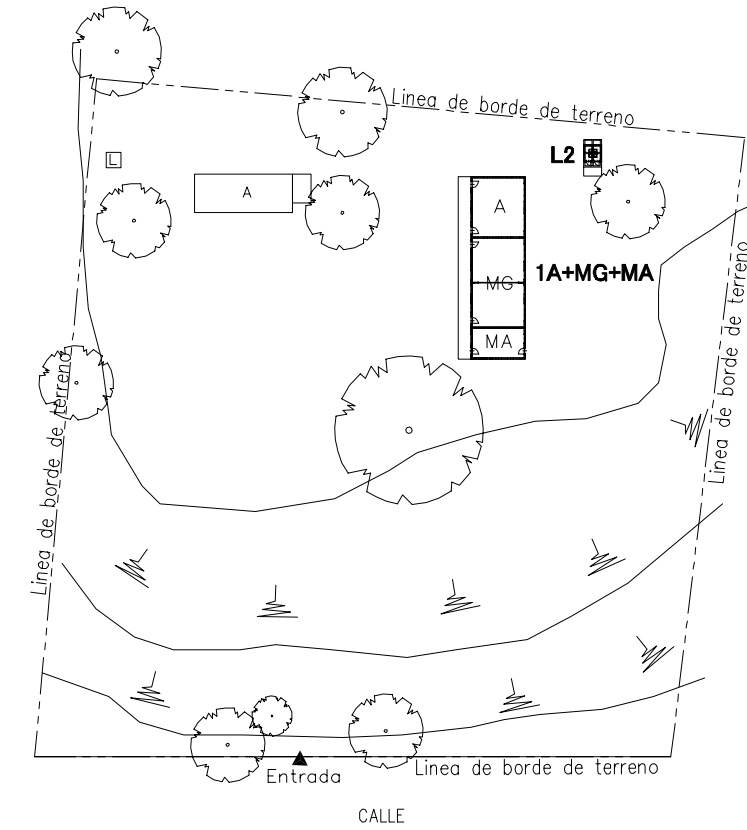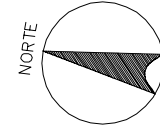


PLANO DE SITIO PROPUESTO
PROPOSED SITE PLAN
ESCALA
SCALE 1:1000MTS

LEYENDA: LEGEND:	A Aula Class Room	P Preescolar Pre School	TS Tanque Septico Septic Tank	⊙ P Pozo Well
	SM Sala de Maestro Teacher's Office	BO Bodega Storage	E Escena Stage	▲ Entrada Entrance
	D Direccion Principal's Office	C Comedor Canteen	WLM Tuberia de Agua Water Line Marker	MA Modulos de Apoyo Support Unit
	BI Biblioteca Library	L Letrina Toilet	⊙ PE Poste Electrico Electric Post	MG(P) Multigrado(Pequeno) Multi Grade(S)
	MG Multigrado Multi Grade	TA Tanque de Agua Water Tank	⊠ Tanque de Agua Elevada EWT	

NOMBRE DE ESCUELA NAME OF SCHOOL	14 DE SEPTIEMBRE	NI DE ESCUELA SCHOOL ID	BO-31 (B-93)
DEPARTAMENTO DEPARTMENT	BOACO	MUNICIPIO MUNICIPALITY	BOACO

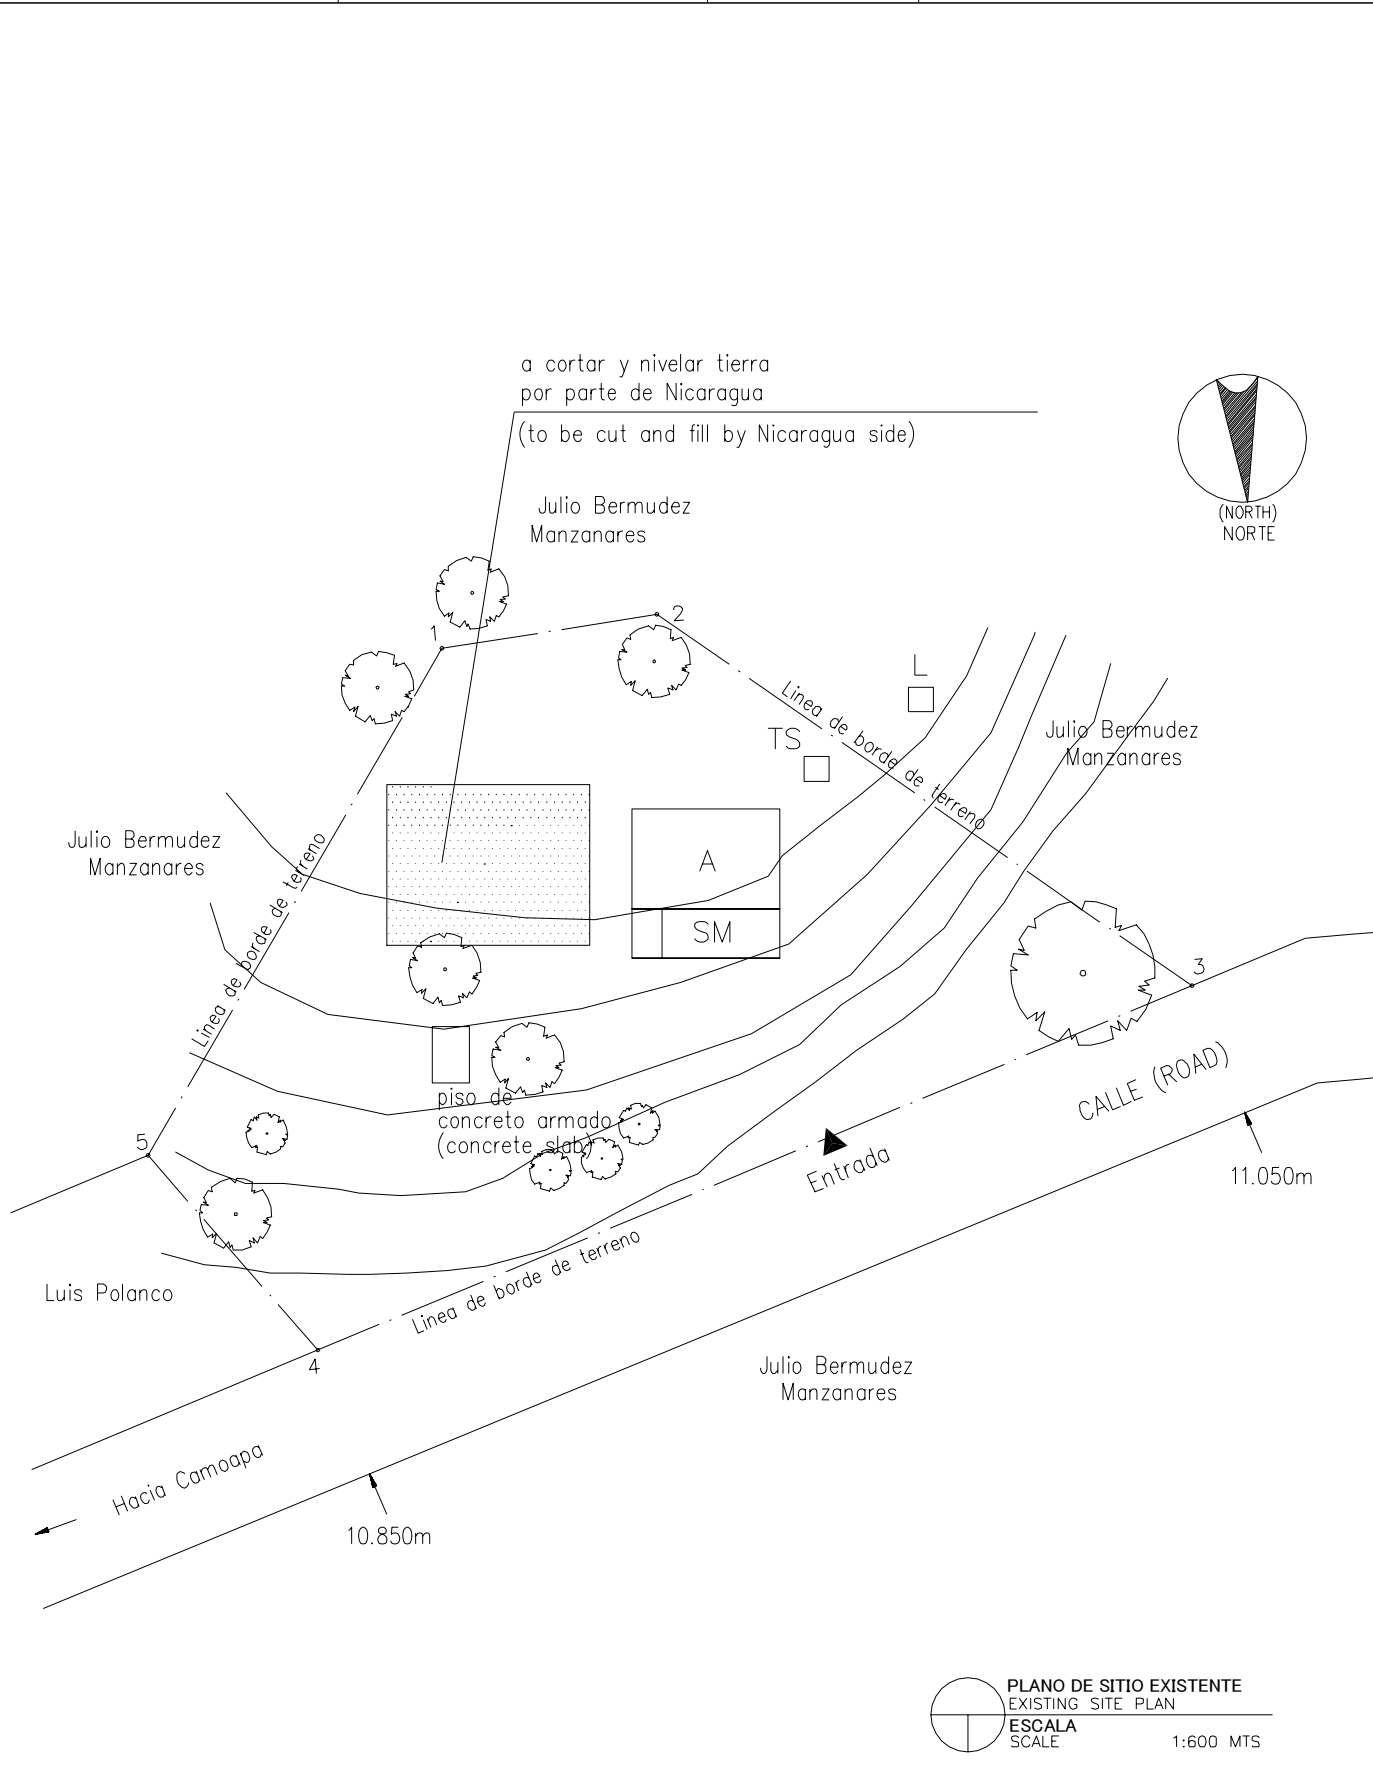


PLANO DE SITIO EXISTENTE
EXISTING SITE PLAN
ESCALA
SCALE 1:600 MTS

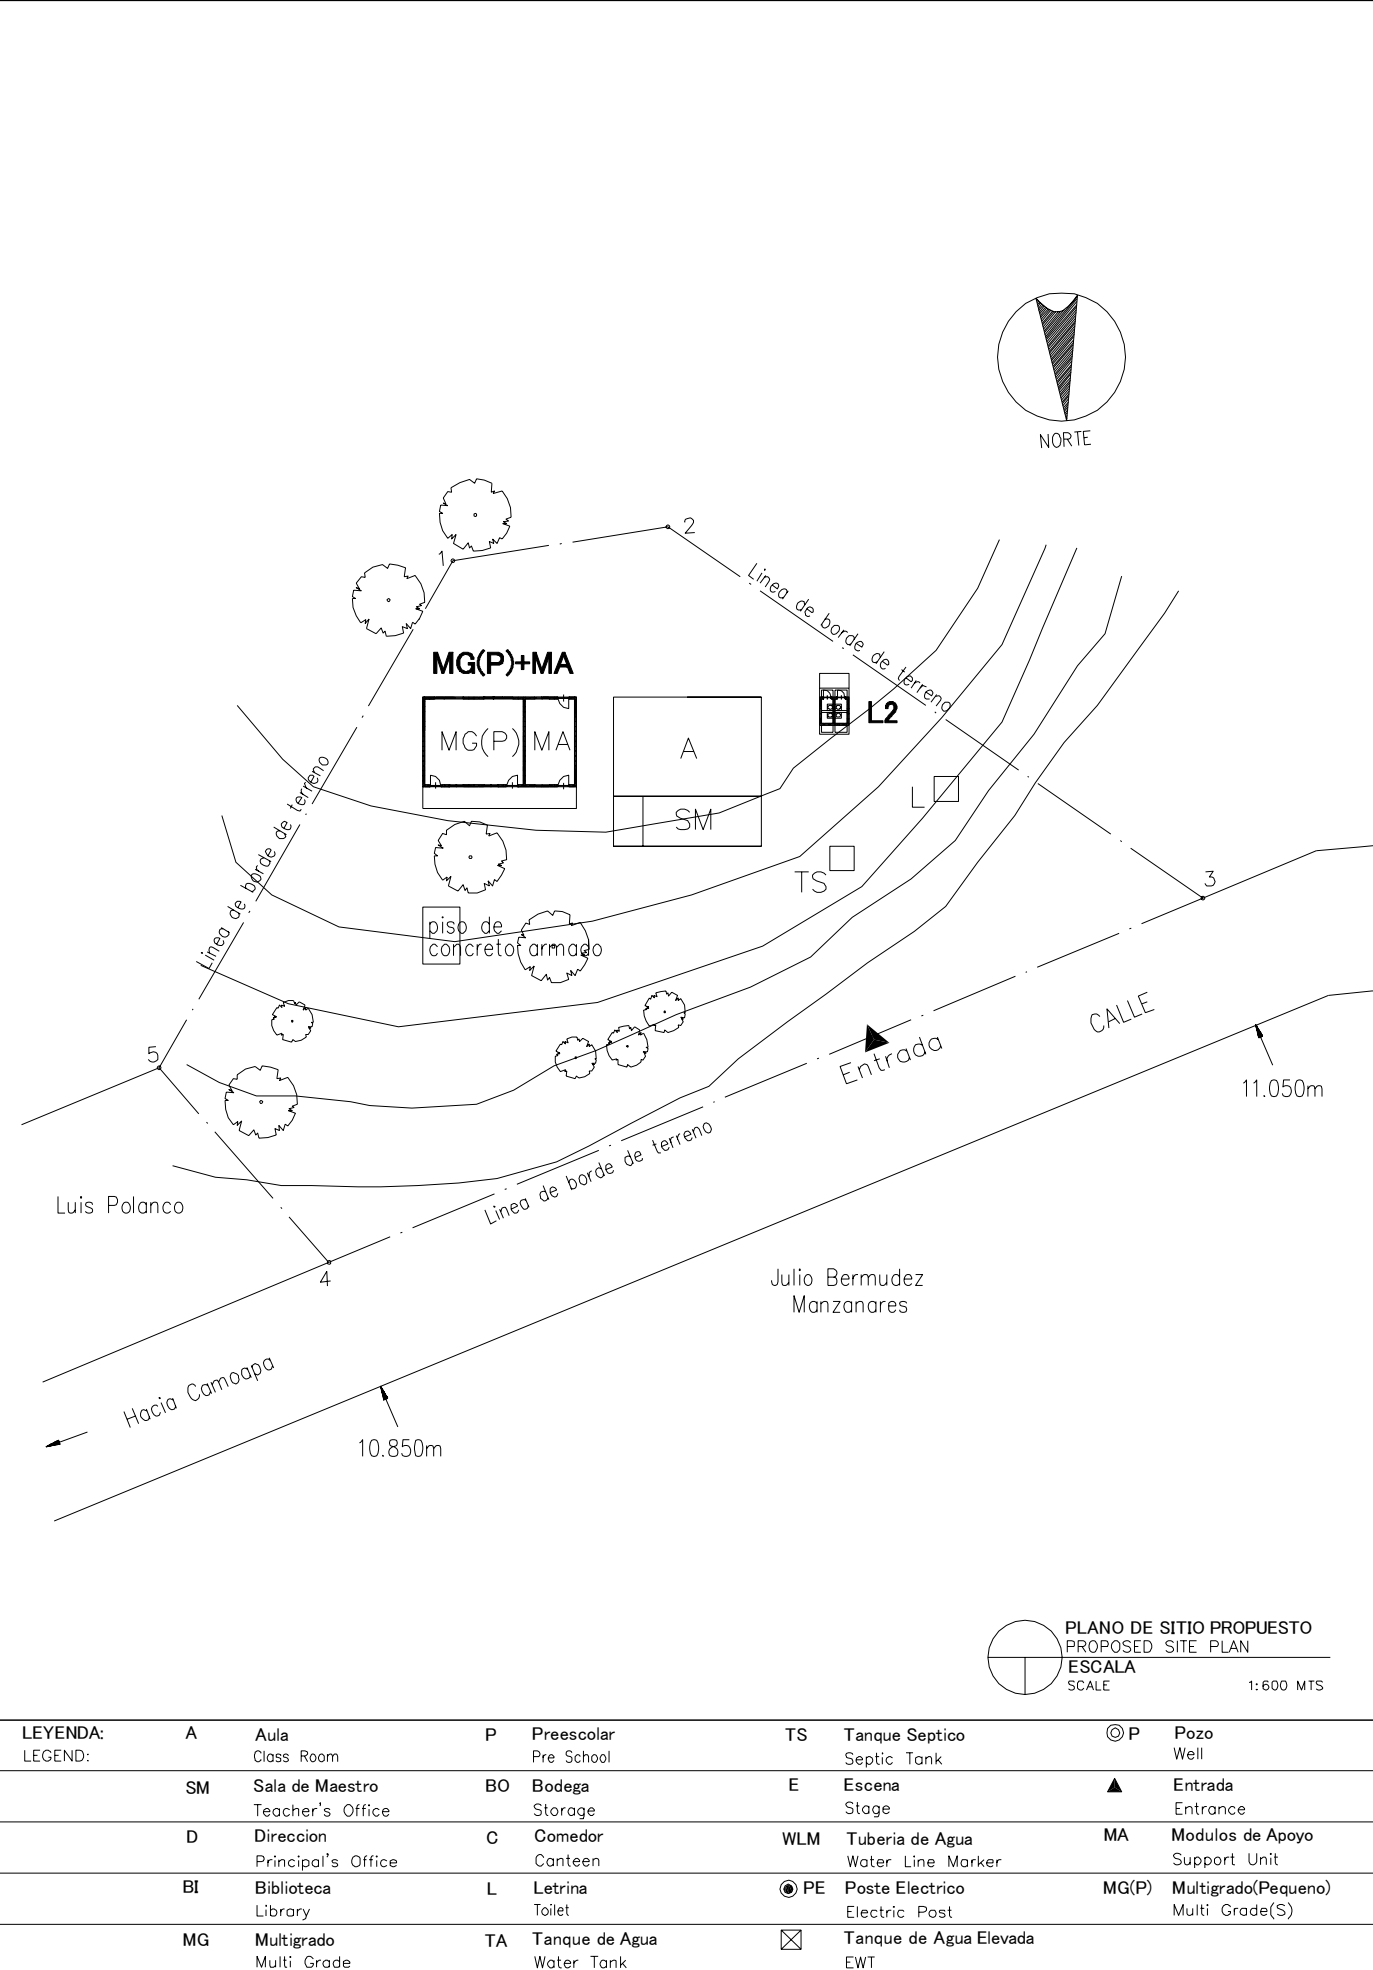


PLANO DE SITIO PROPUESTO
PROPOSED SITE PLAN
ESCALA
SCALE 1:600 MTS

LEYENDA: LEGEND:	A Aula Class Room	P Preescolar Pre School	TS Tanque Septico Septic Tank	⊙ P Pozo Well
	SM Sala de Maestro Teacher's Office	BO Bodega Storage	E Escena Stage	▲ Entrada Entrance
	D Direccion Principal's Office	C Comedor Canteen	WLM Tuberia de Agua Water Line Marker	MA Modulos de Apoyo Support Unit
	BI Biblioteca Library	L Letrina Toilet	⊙ PE Poste Electrico Electric Post	MG(P) Multigrado(Pequeno) Multi Grade(S)
	MG Multigrado Multi Grade	TA Tanque de Agua Water Tank	⊠ Tanque de Agua Elevada EWT	

NOMBRE DE ESCUELA NAME OF SCHOOL	SANTA RITA LOS PLANES	NI DE ESCUELA SCHOOL ID	BO-32 (B-94)
DEPARTAMENTO DEPARTMENT	BOACO	MUNICIPIO MUNICIPALITY	BOACO

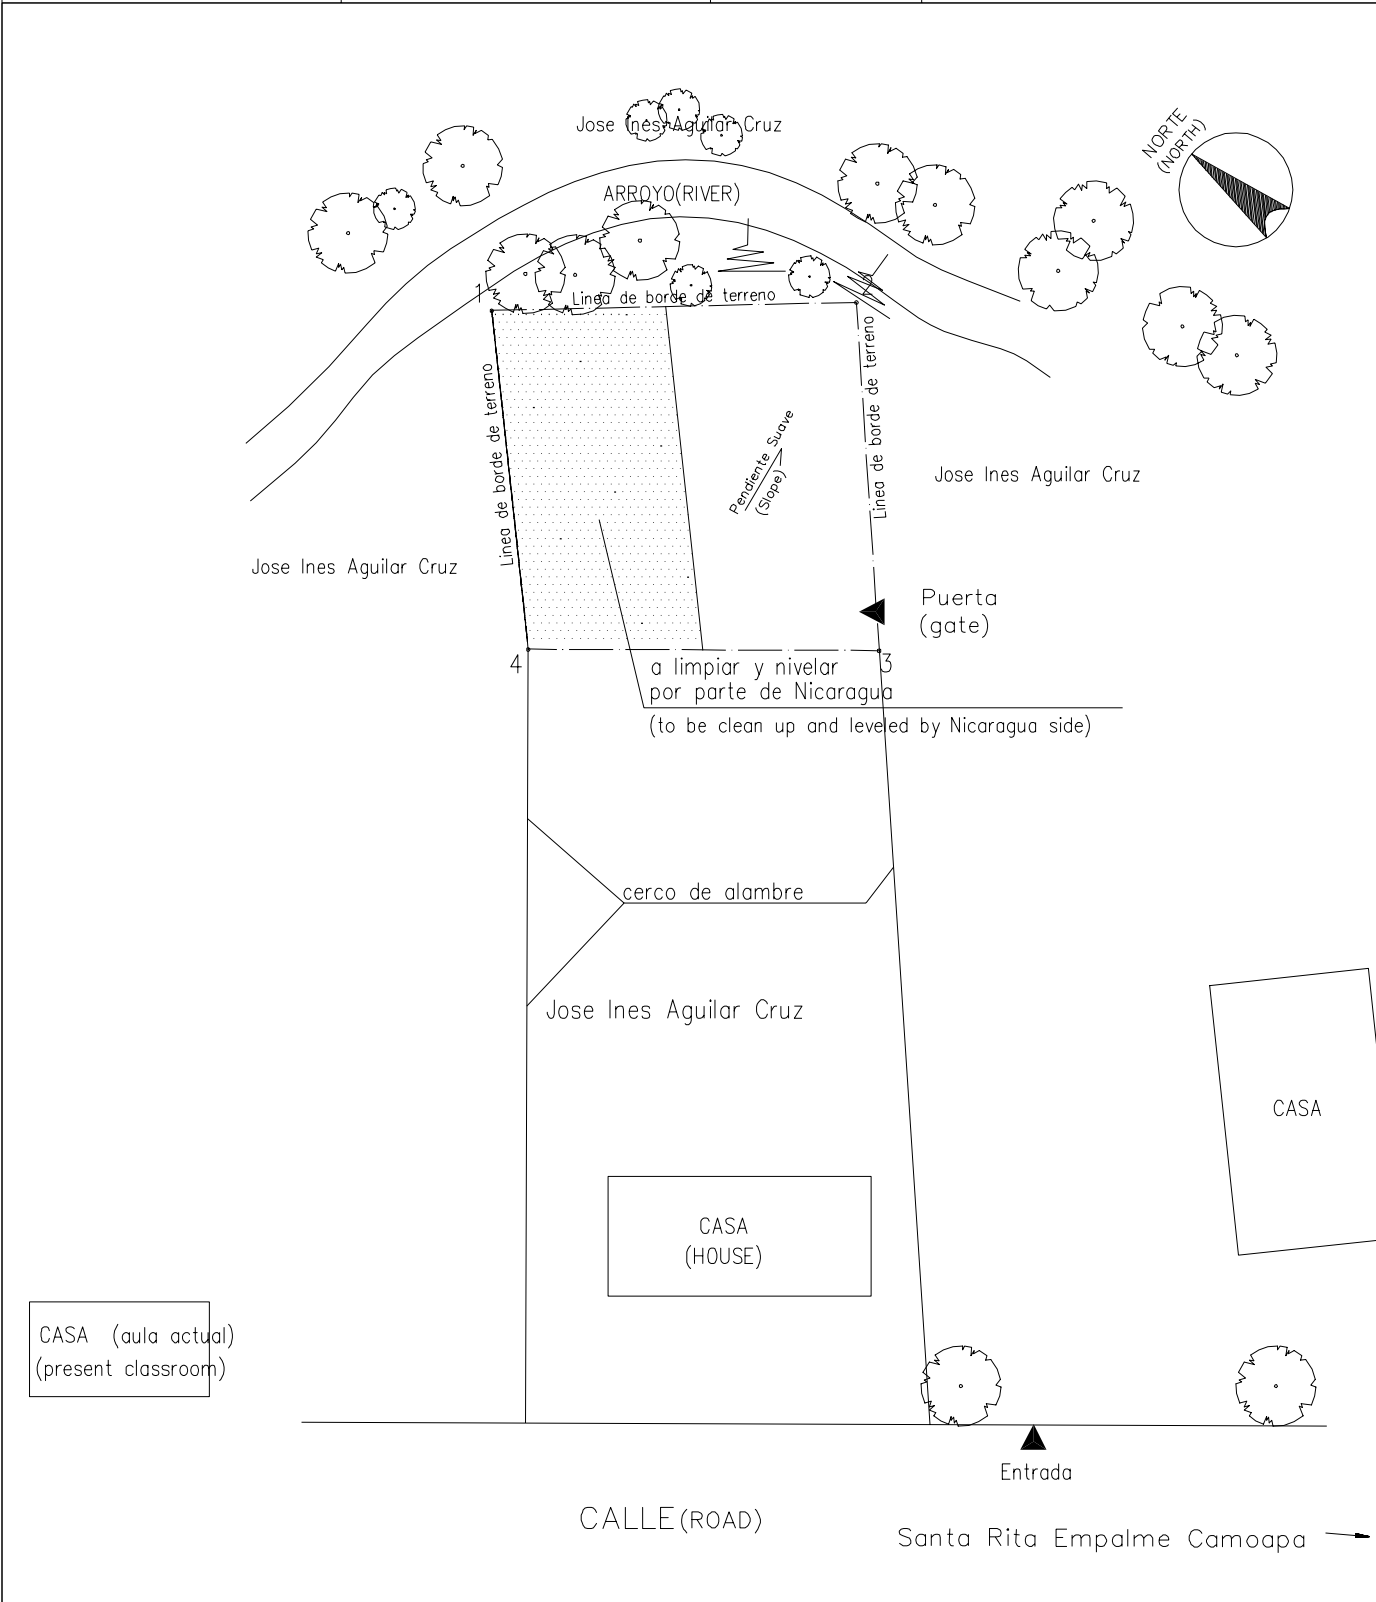



PLANO DE SITIO EXISTENTE
EXISTING SITE PLAN
ESCALA
SCALE 1:600 MTS

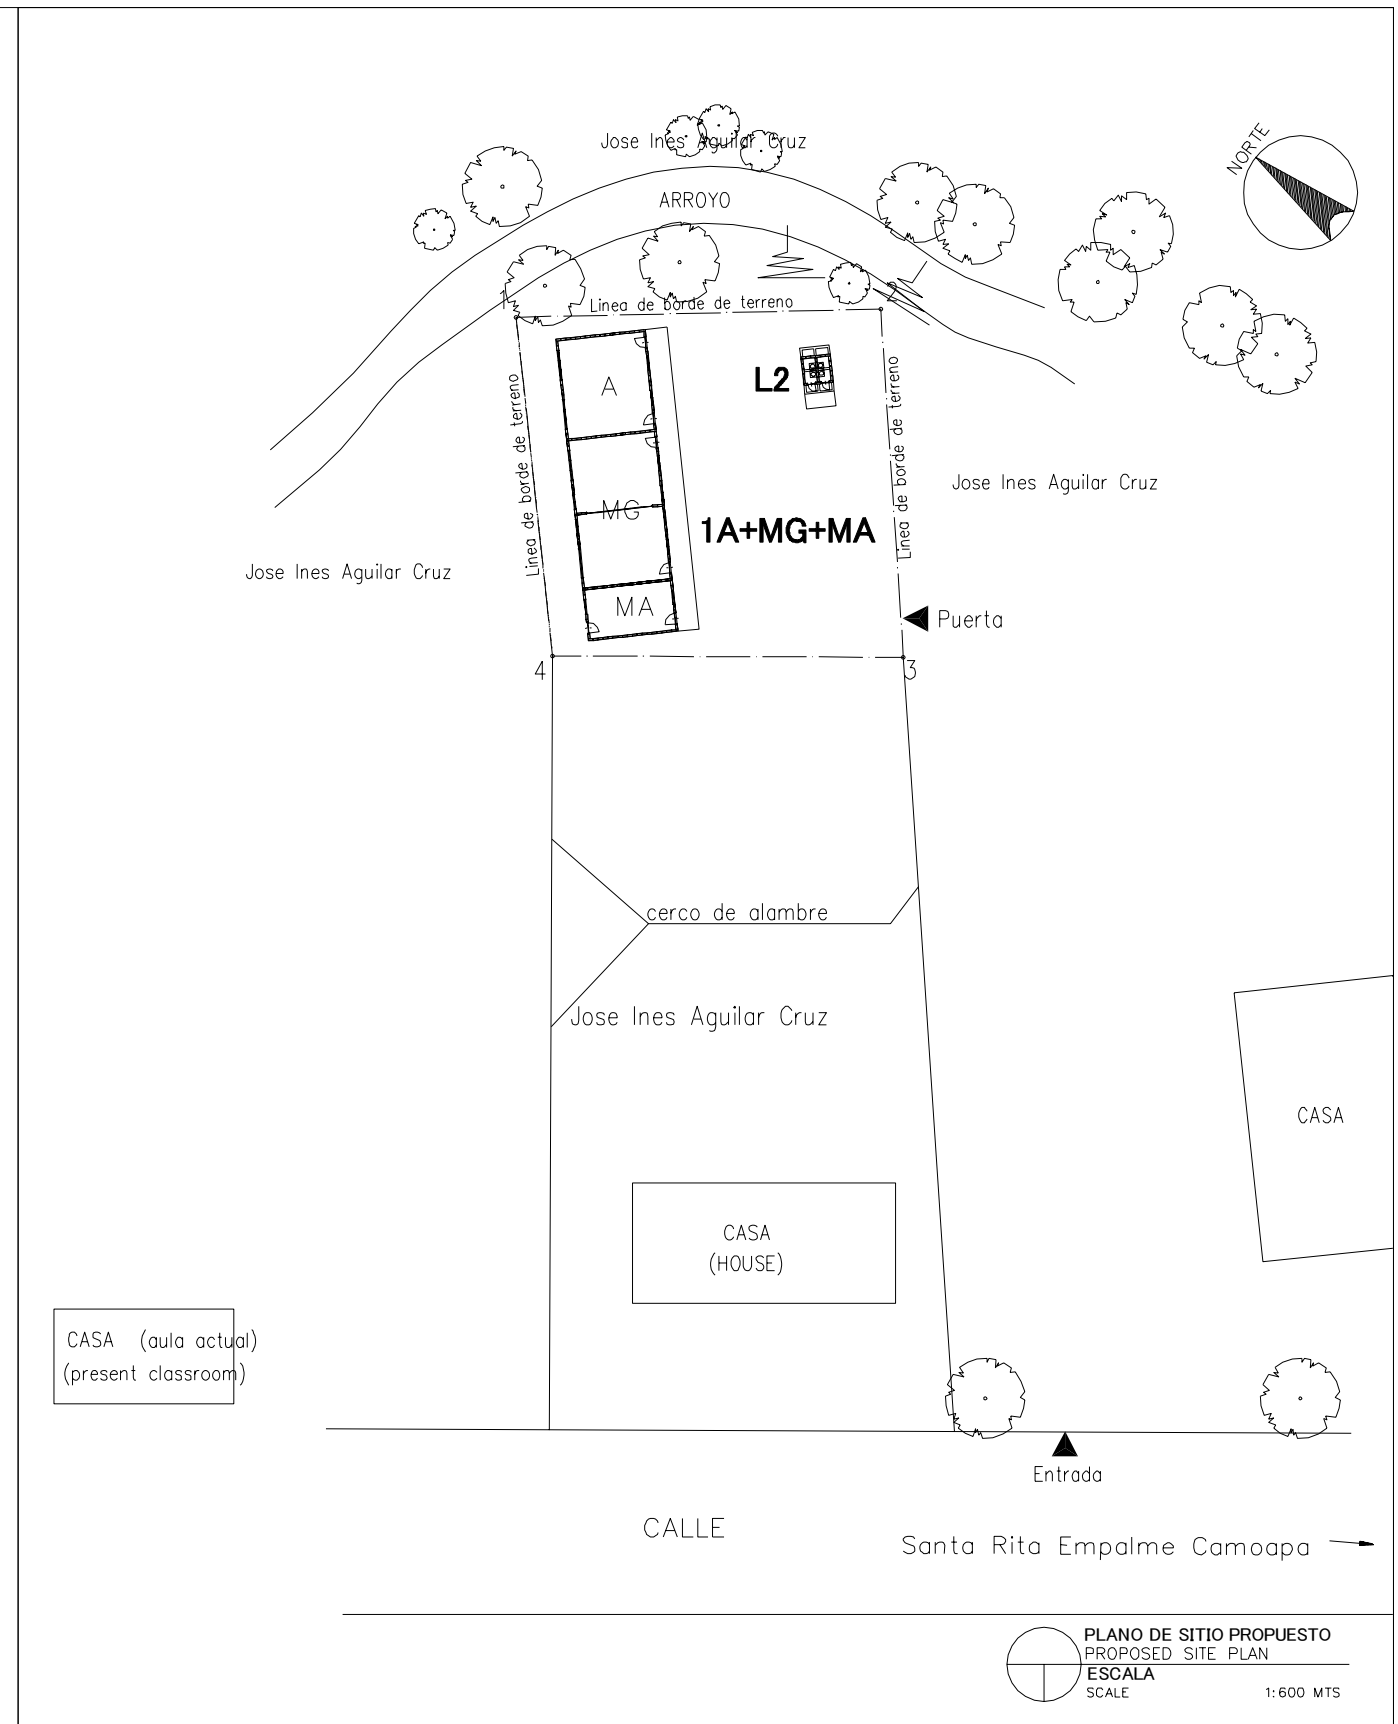

PLANO DE SITIO PROPUESTO
PROPOSED SITE PLAN
ESCALA
SCALE 1:600 MTS



LEYENDA: LEGEND:	A Aula Class Room	P Preescolar Pre School	TS Tanque Septico Septic Tank	⊙ P Pozo Well
	SM Sala de Maestro Teacher's Office	BO Bodega Storage	E Escena Stage	▲ Entrada Entrance
	D Direccion Principal's Office	C Comedor Canteen	WLM Tuberia de Agua Water Line Marker	MA Modulos de Apoyo Support Unit
	BI Biblioteca Library	L Letrina Toilet	⊙ PE Poste Electrico Electric Post	MG(P) Multigrado(Pequeno) Multi Grade(S)
	MG Multigrado Multi Grade	TA Tanque de Agua Water Tank	⊠ Tanque de Agua Elevada EWT	

NOMBRE DE ESCUELA NAME OF SCHOOL	AMINA AUXILIADORA ABDALLAH		NI DE ESCUELA SCHOOL ID	BO-33 (B-95)
DEPARTAMENTO DEPARTMENT	BOACO	MUNICIPIO MUNICIPALITY	BOACO	

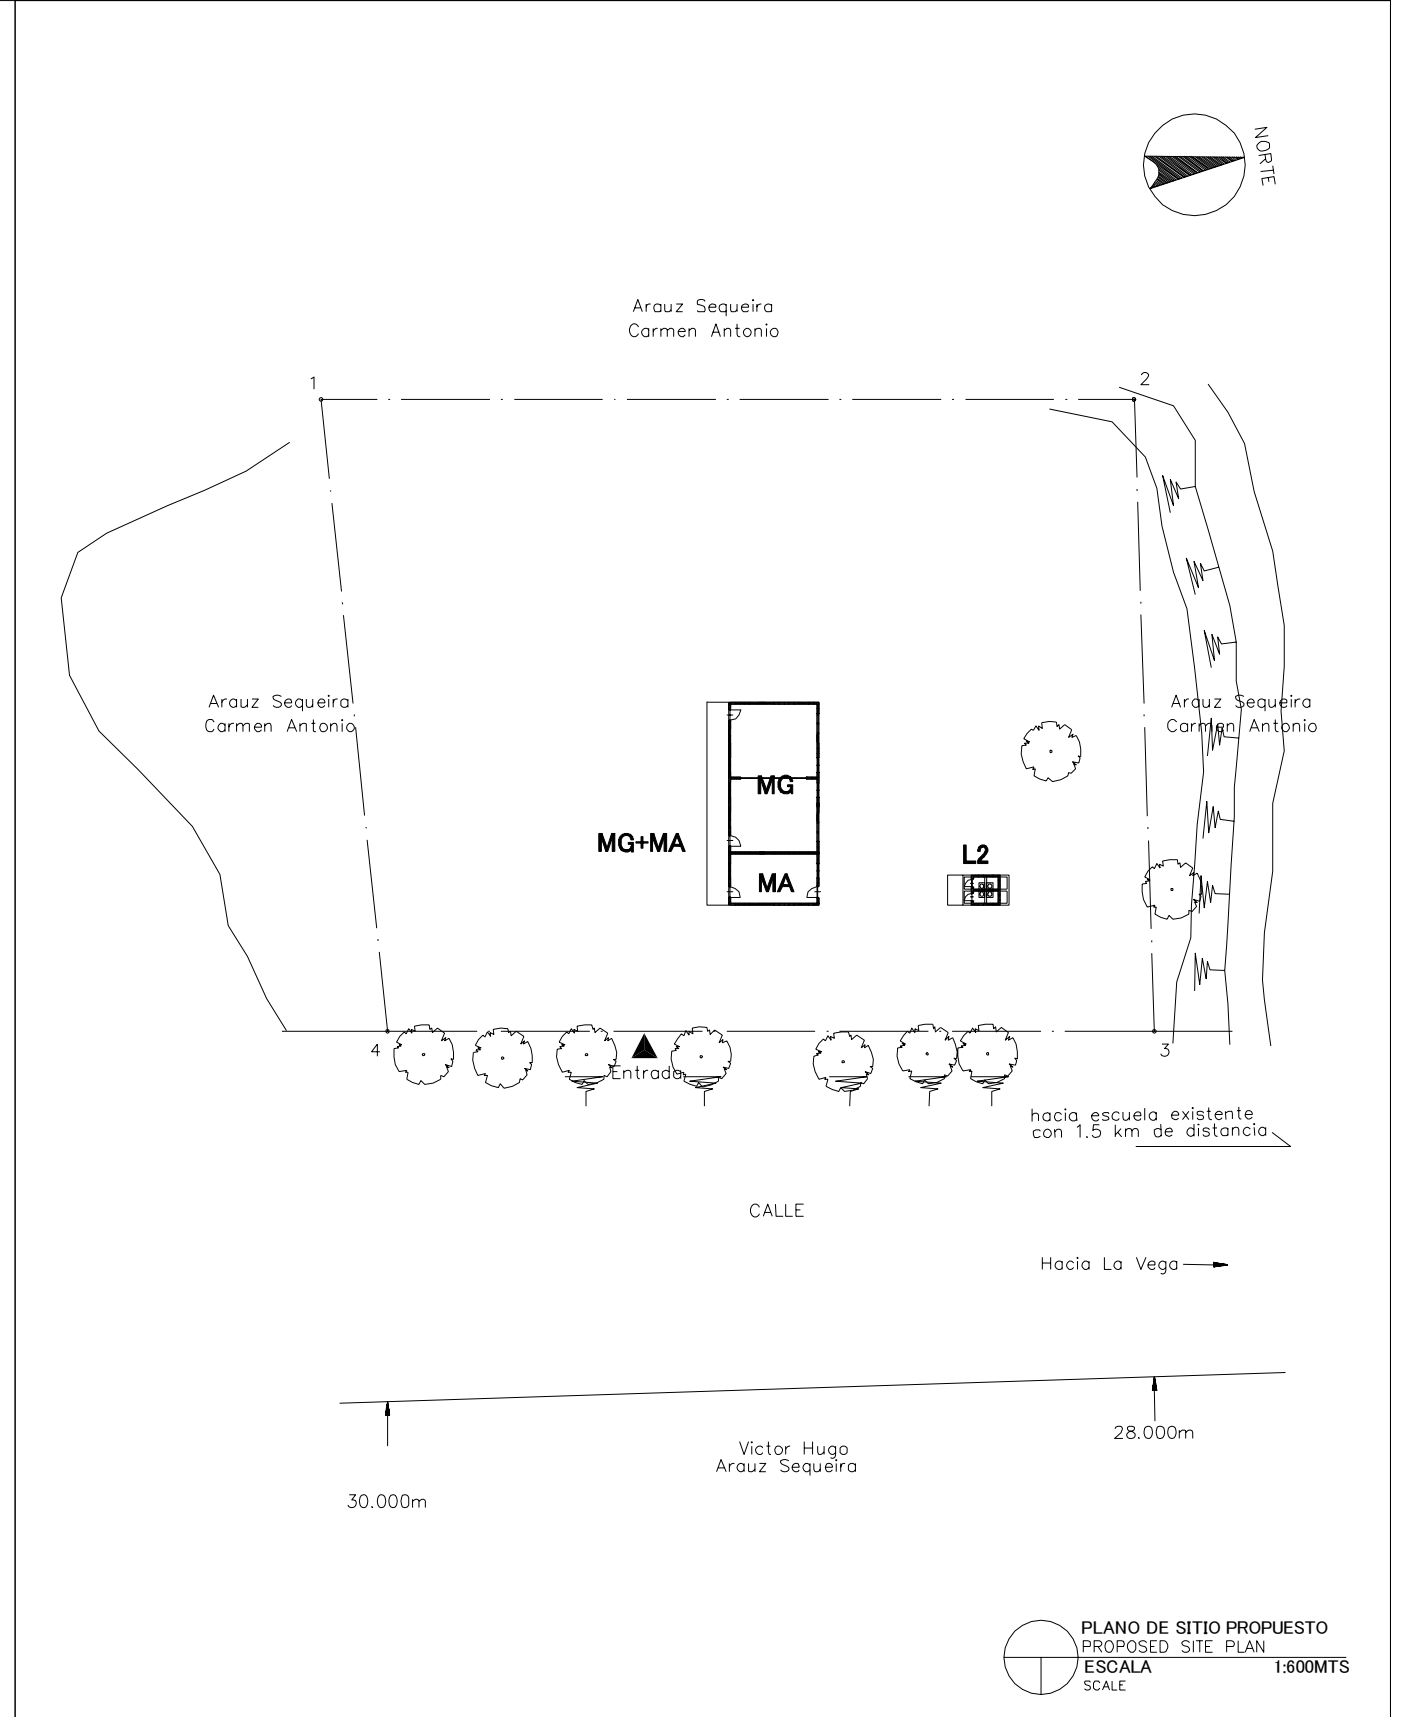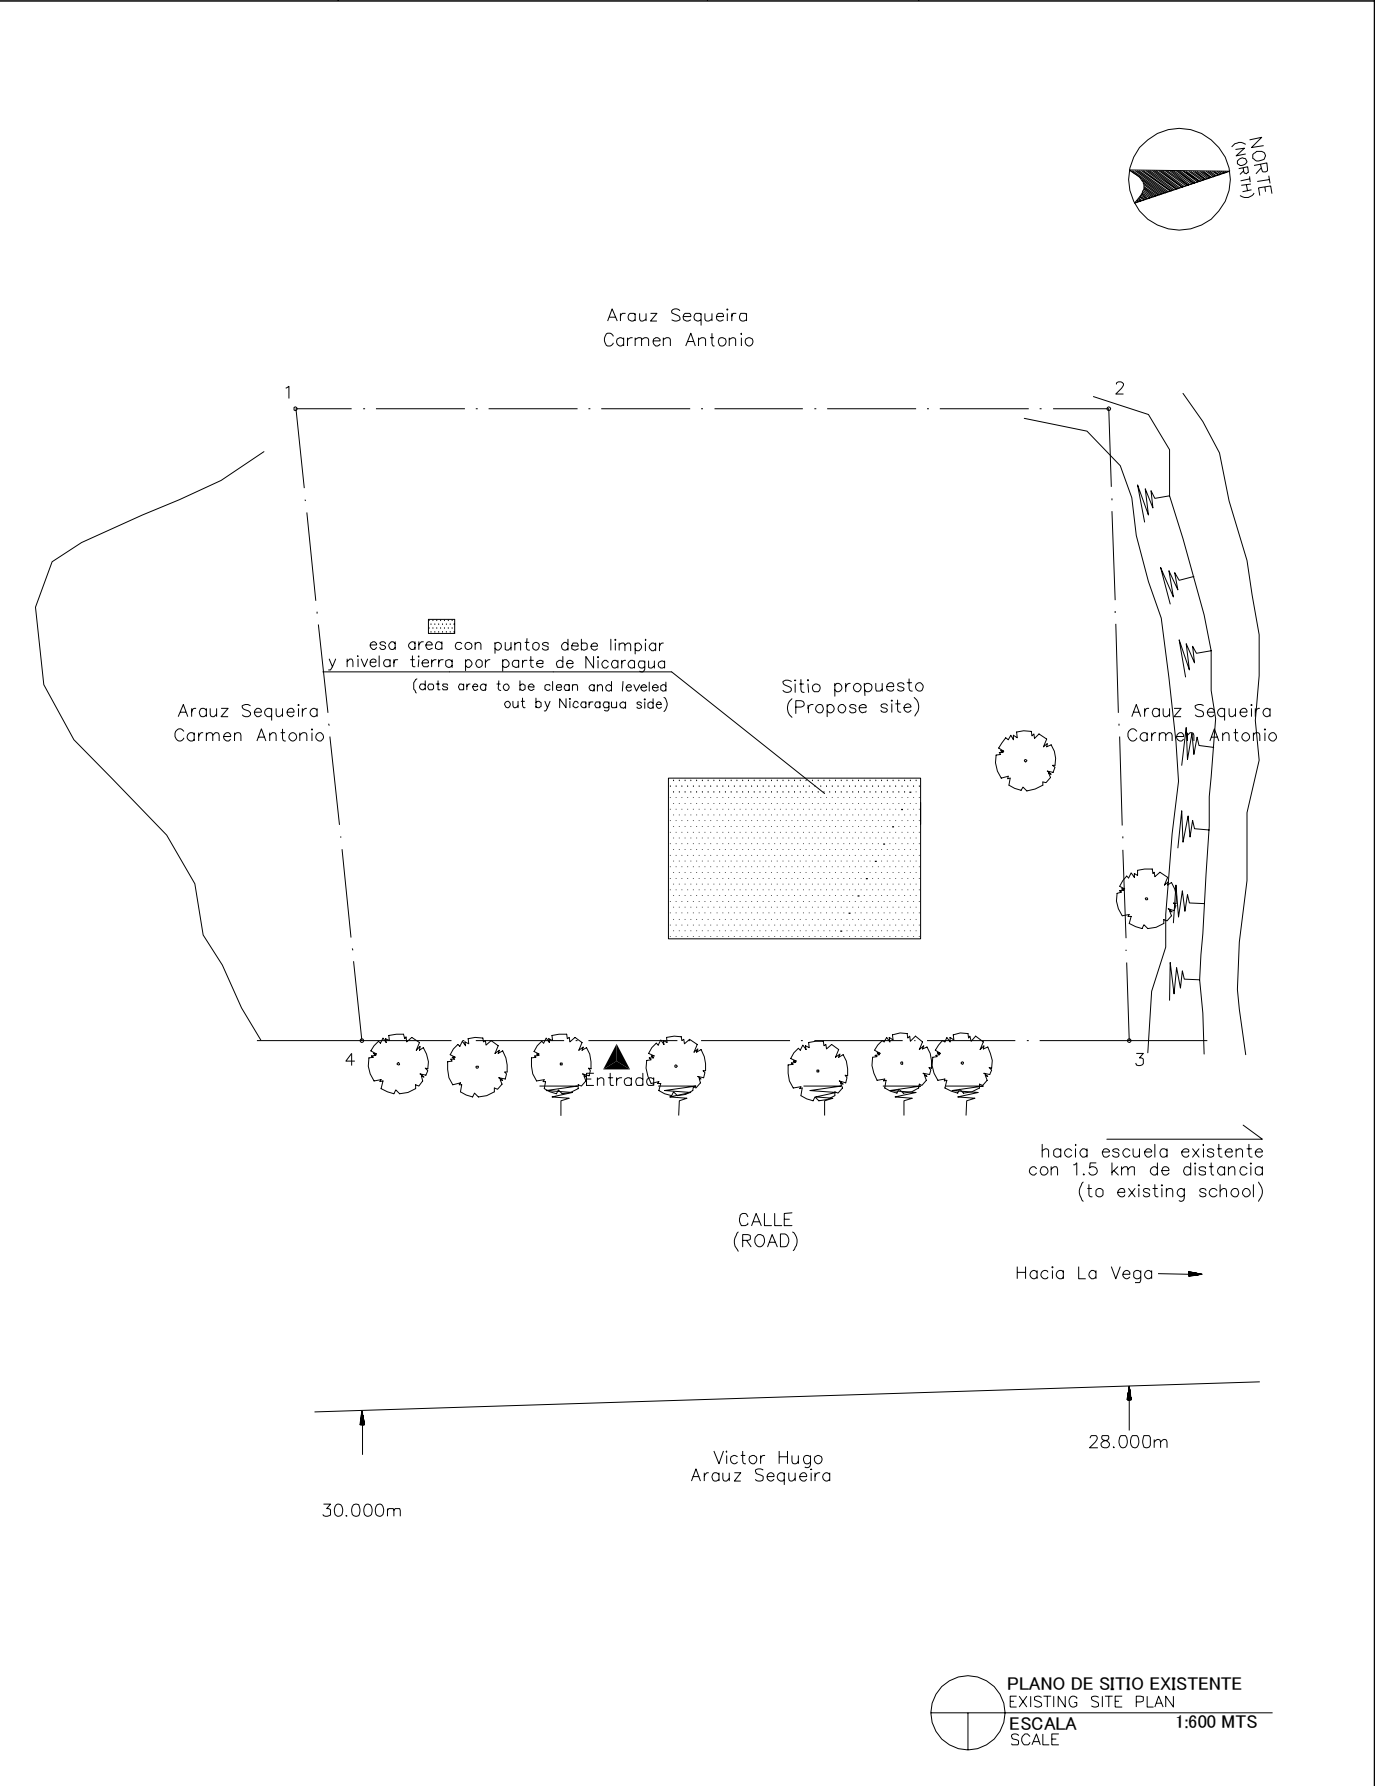


LEYENDA: LEGEND:	A Aula Class Room	P Preescolar Pre School	TS Tanque Septico Septic Tank	⊙ P Pozo Well
	SM Sala de Maestro Teacher's Office	BO Bodega Storage	E Escena Stage	▲ Entrada Entrance
	D Direccion Principal's Office	C Comedor Canteen	WLM Tuberia de Agua Water Line Marker	MA Modulos de Apoyo Support Unit
	BI Biblioteca Library	L Letrina Toilet	⊙ PE Poste Electrico Electric Post	MG(P) Multigrado(Pequeno) Multi Grade(S)
	MG Multigrado Multi Grade	TA Tanque de Agua Water Tank	⊠ Tanque de Agua Elevada EWT	

NOMBRE DE ESCUELA NAME OF SCHOOL	EVARISTO GARCIA MONTANO		NI DE ESCUELA SCHOOL ID	BO-34 (B-96)
DEPARTAMENTO DEPARTMENT	BOACO	MUNICIPIO MUNICIPALITY	BOACO	

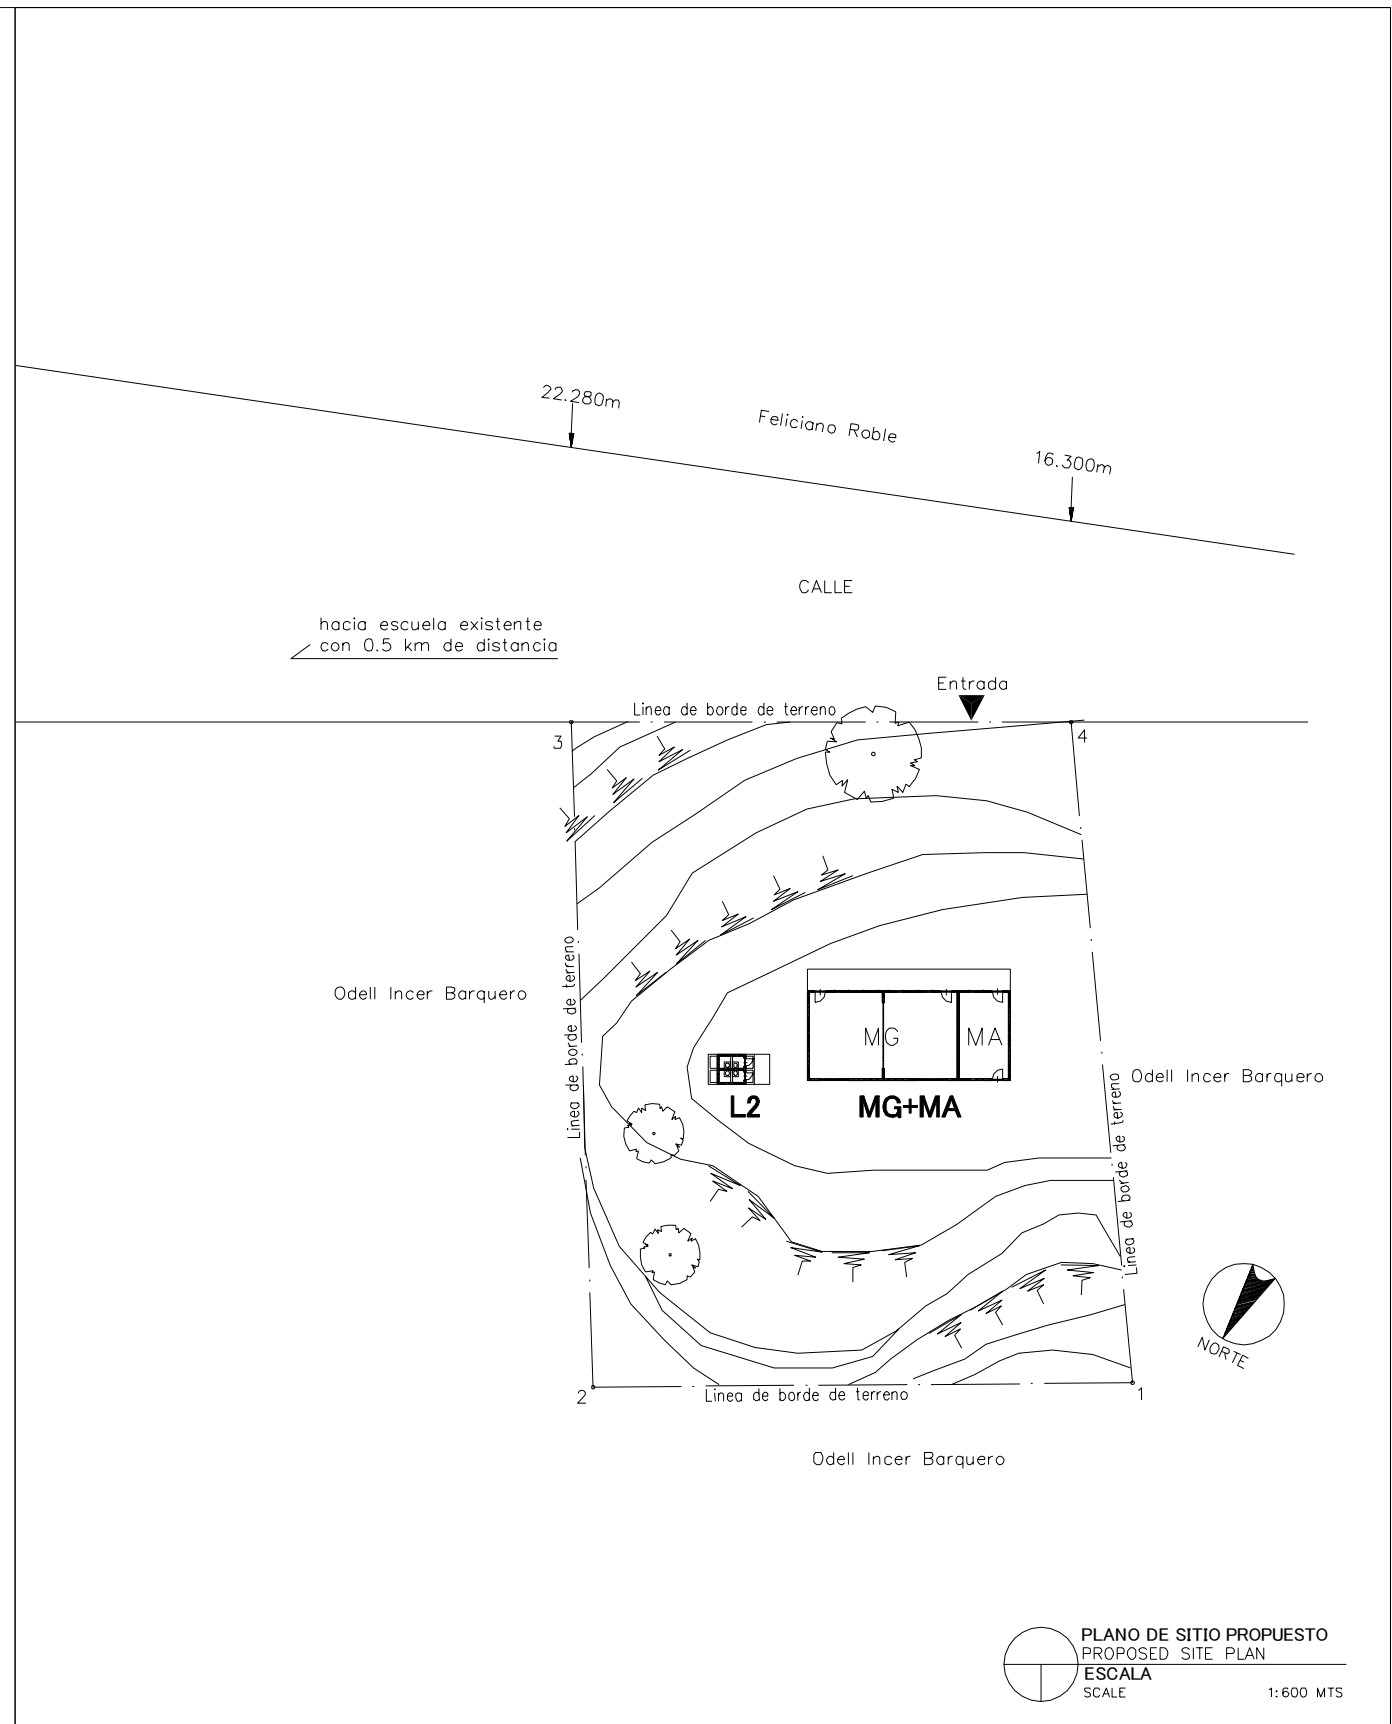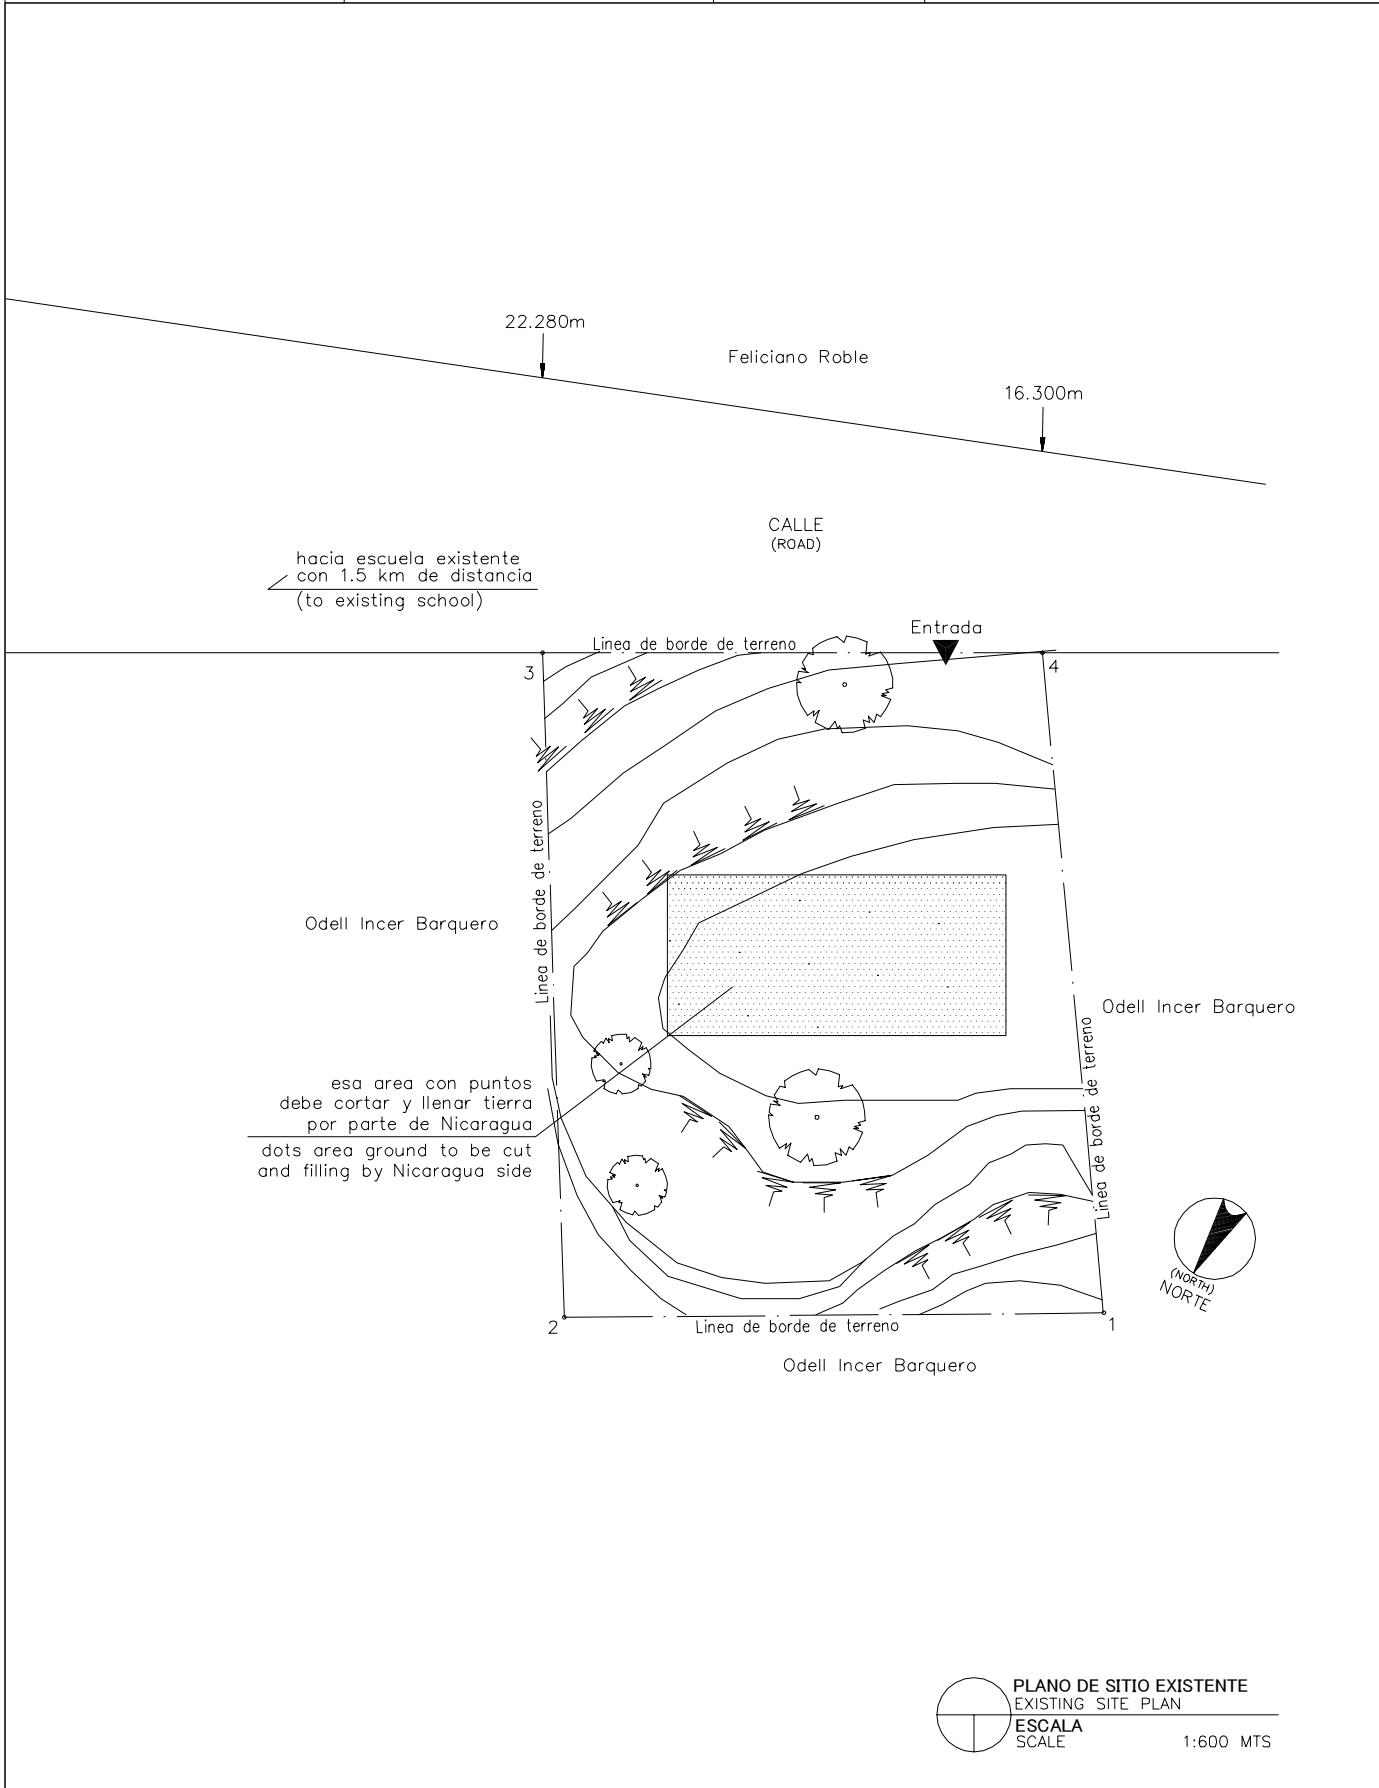


LEYENDA: LEGEND:	A Aula Class Room	P Preescolar Pre School	TS Tanque Septico Septic Tank	⊙ P Pozo Well
	SM Sala de Maestro Teacher's Office	BO Bodega Storage	E Escena Stage	▲ Entrada Entrance
	D Direccion Principal's Office	C Comedor Canteen	WLM Tuberia de Agua Water Line Marker	MA Modulos de Apoyo Support Unit
	BI Biblioteca Library	L Letrina Toilet	⊙ PE Poste Electrico Electric Post	MG(P) Multigrado(Pequeno) Multi Grade(S)
	MG Multigrado Multi Grade	TA Tanque de Agua Water Tank	⊠ Tanque de Agua Elevada EWT	

NOMBRE DE ESCUELA NAME OF SCHOOL	SAN JOSE DE RIO NEGRO	NI DE ESCUELA SCHOOL ID	BO-35 (B-97)
DEPARTAMENTO DEPARTMENT	BOACO	MUNICIPIO MUNICIPALITY	BOACO

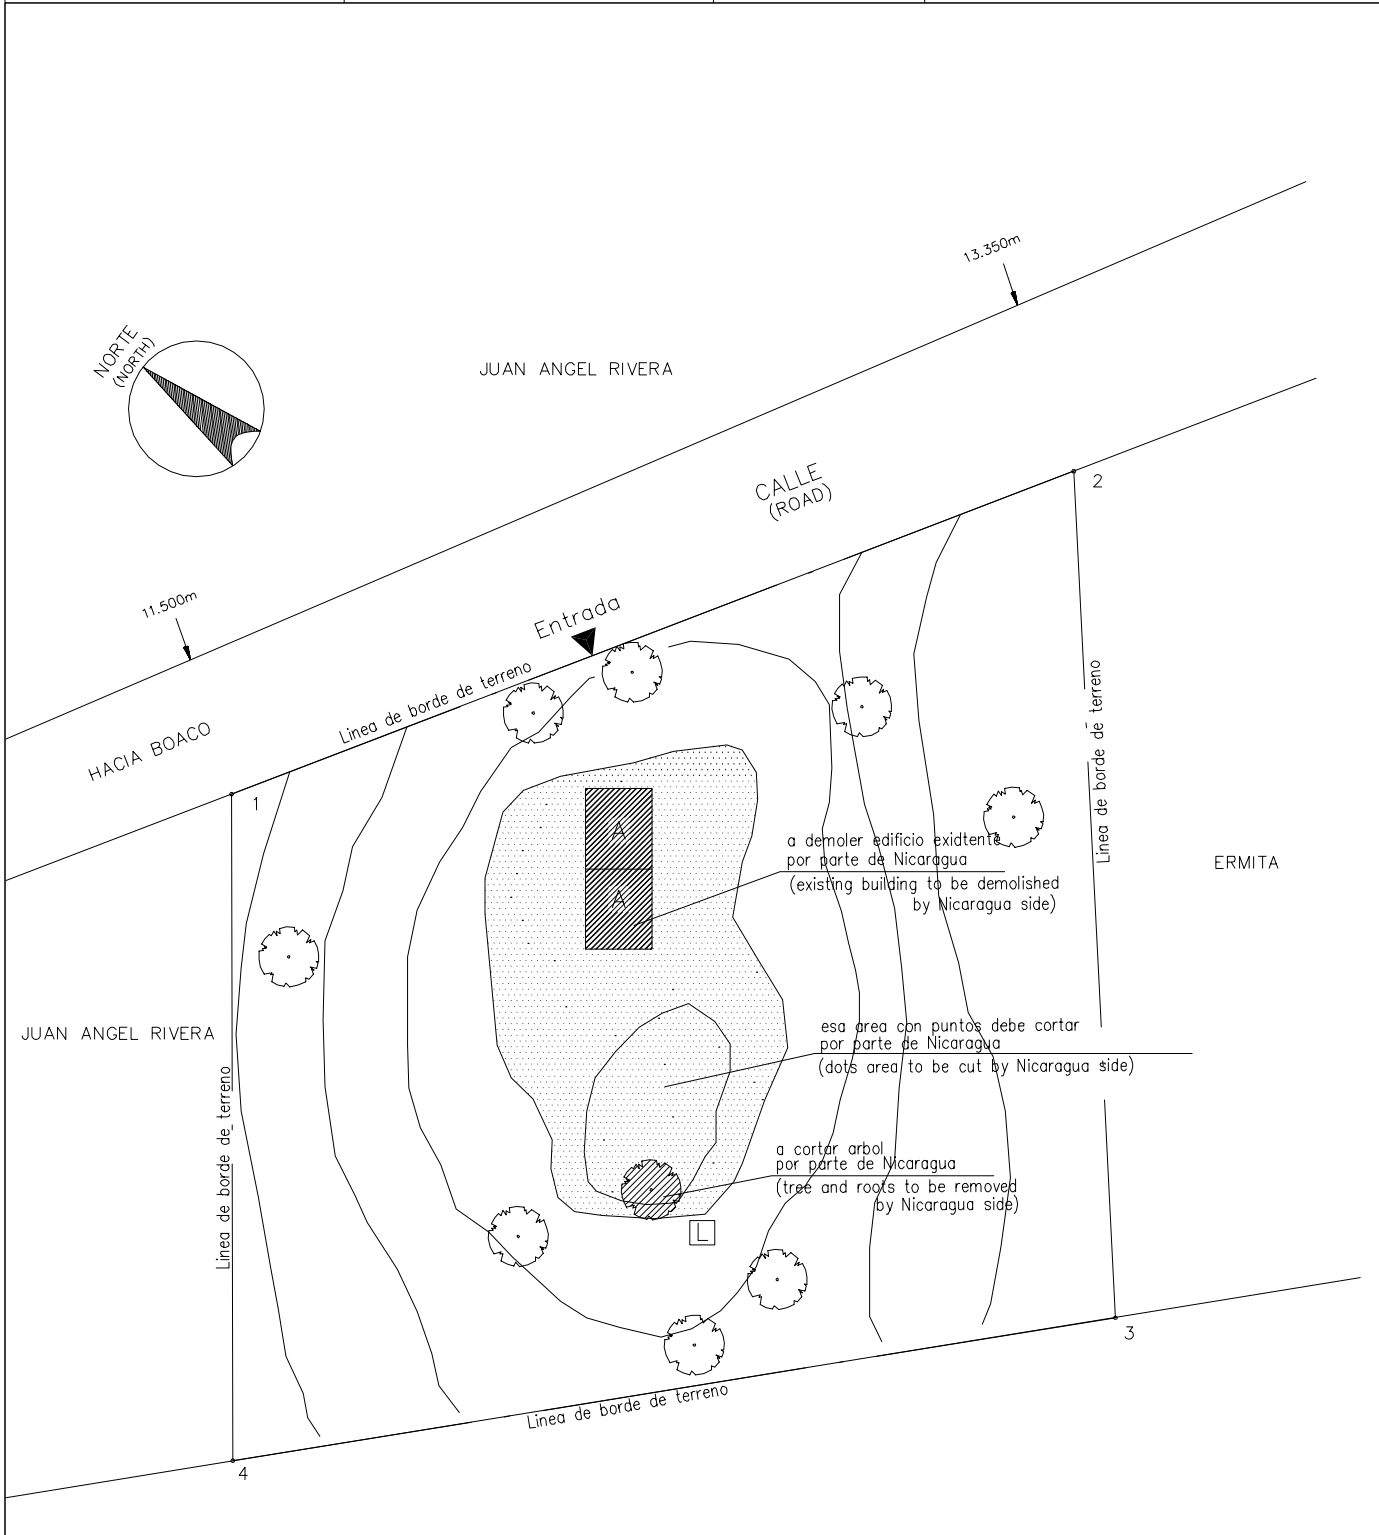



PLANO DE SITIO EXISTENTE
EXISTING SITE PLAN
ESCALA
SCALE 1:600 MTS

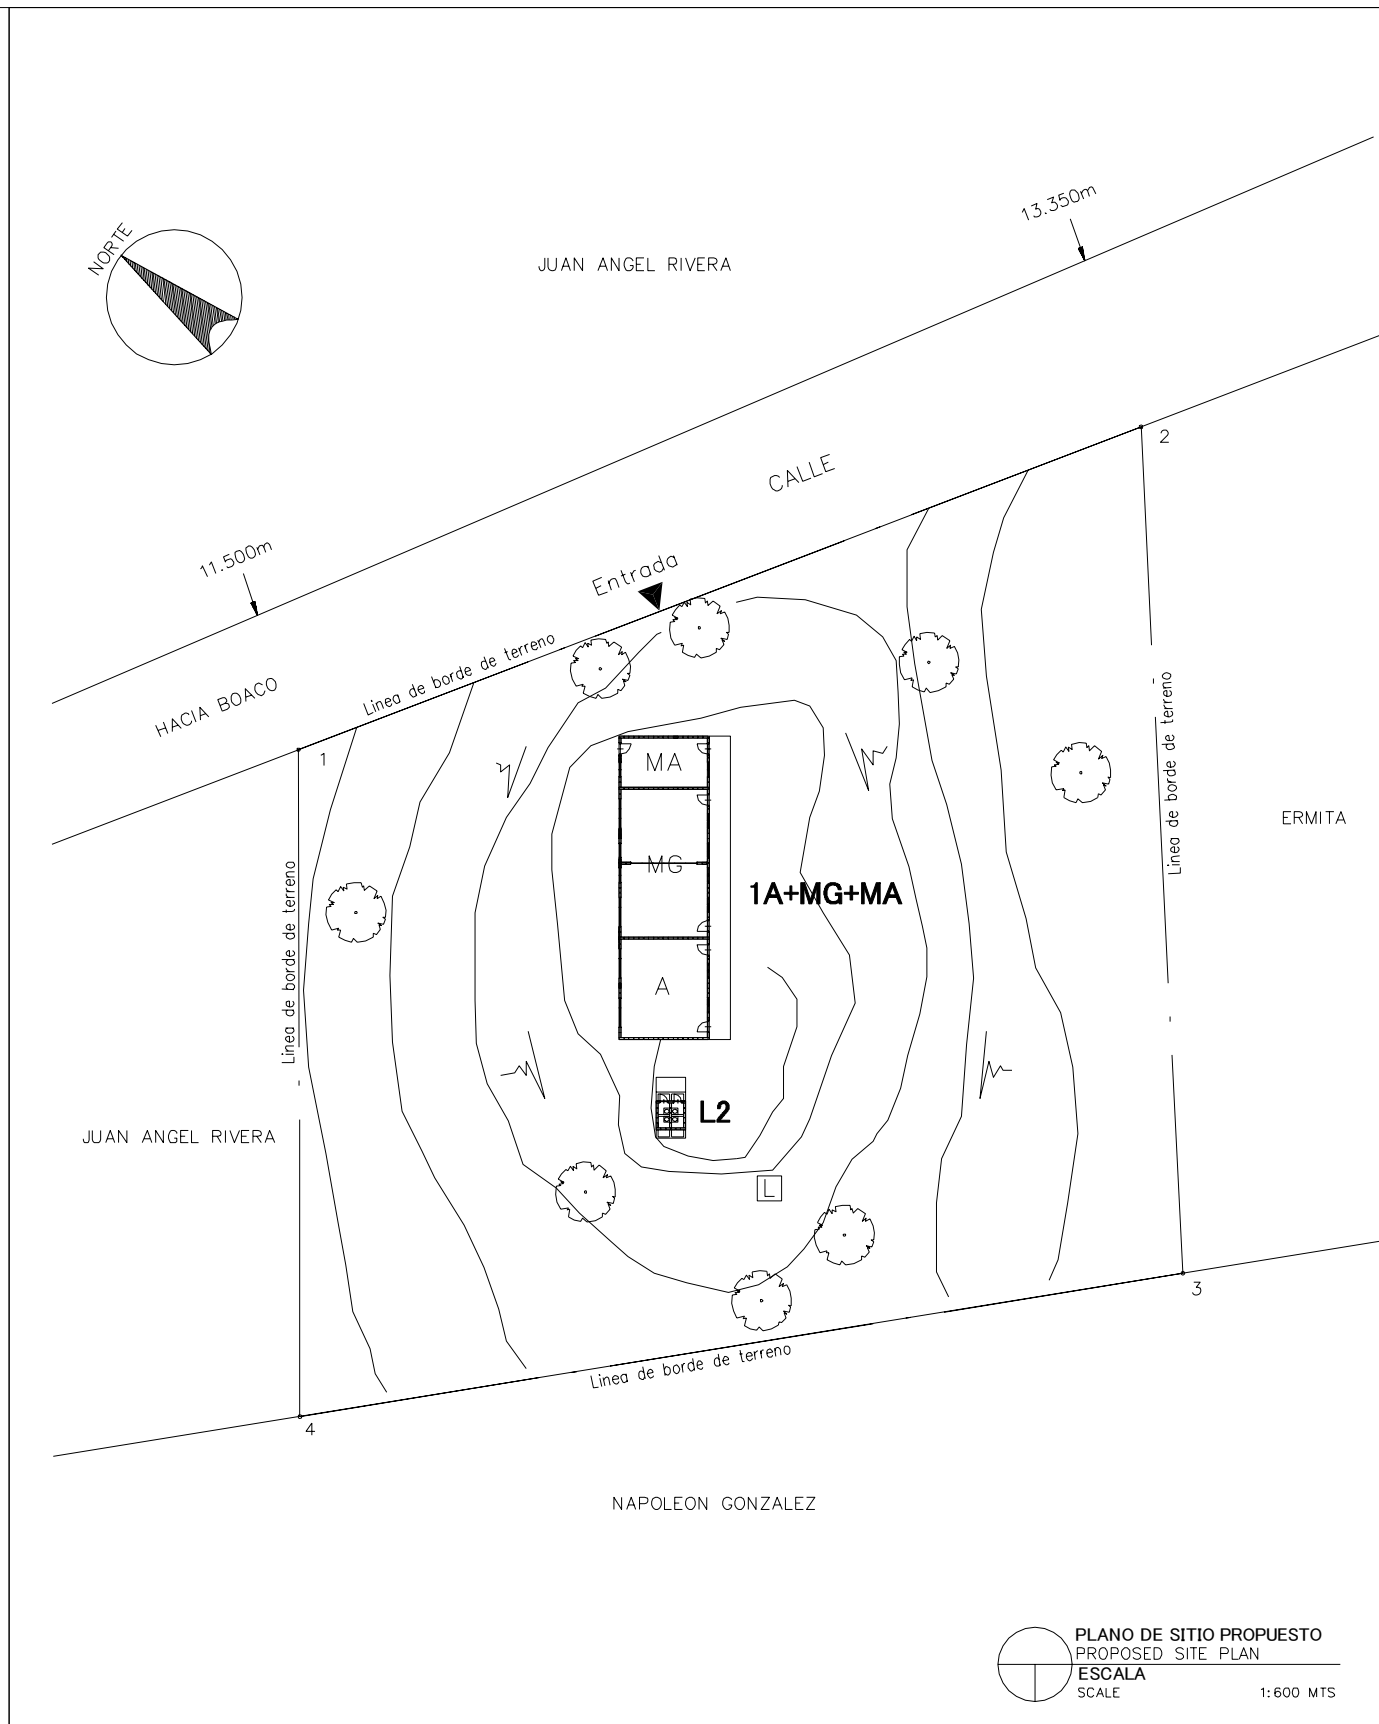

PLANO DE SITIO PROPUESTO
PROPOSED SITE PLAN
ESCALA
SCALE 1:600 MTS



LEYENDA: LEGEND:	A Aula Class Room	P Preescolar Pre School	TS Tanque Septico Septic Tank	⊙ P Pozo Well
	SM Sala de Maestro Teacher's Office	BO Bodega Storage	E Escena Stage	▲ Entrada Entrance
	D Direccion Principal's Office	C Comedor Canteen	WLM Tuberia de Agua Water Line Marker	MA Modulos de Apoyo Support Unit
	BI Biblioteca Library	L Letrina Toilet	⊙ PE Poste Electrico Electric Post	MG(P) Multigrado(Pequeno) Multi Grade(S)
	MG Multigrado Multi Grade	TA Tanque de Agua Water Tank	⊠ Tanque de Agua Elevada EWT	

NOMBRE DE ESCUELA NAME OF SCHOOL	MONSEÑOR RAFAEL OBREGON		NI DE ESCUELA SCHOOL ID	BO-37 (B-99)
DEPARTAMENTO DEPARTMENT	BOACO	MUNICIPIO MUNICIPALITY	BOACO	

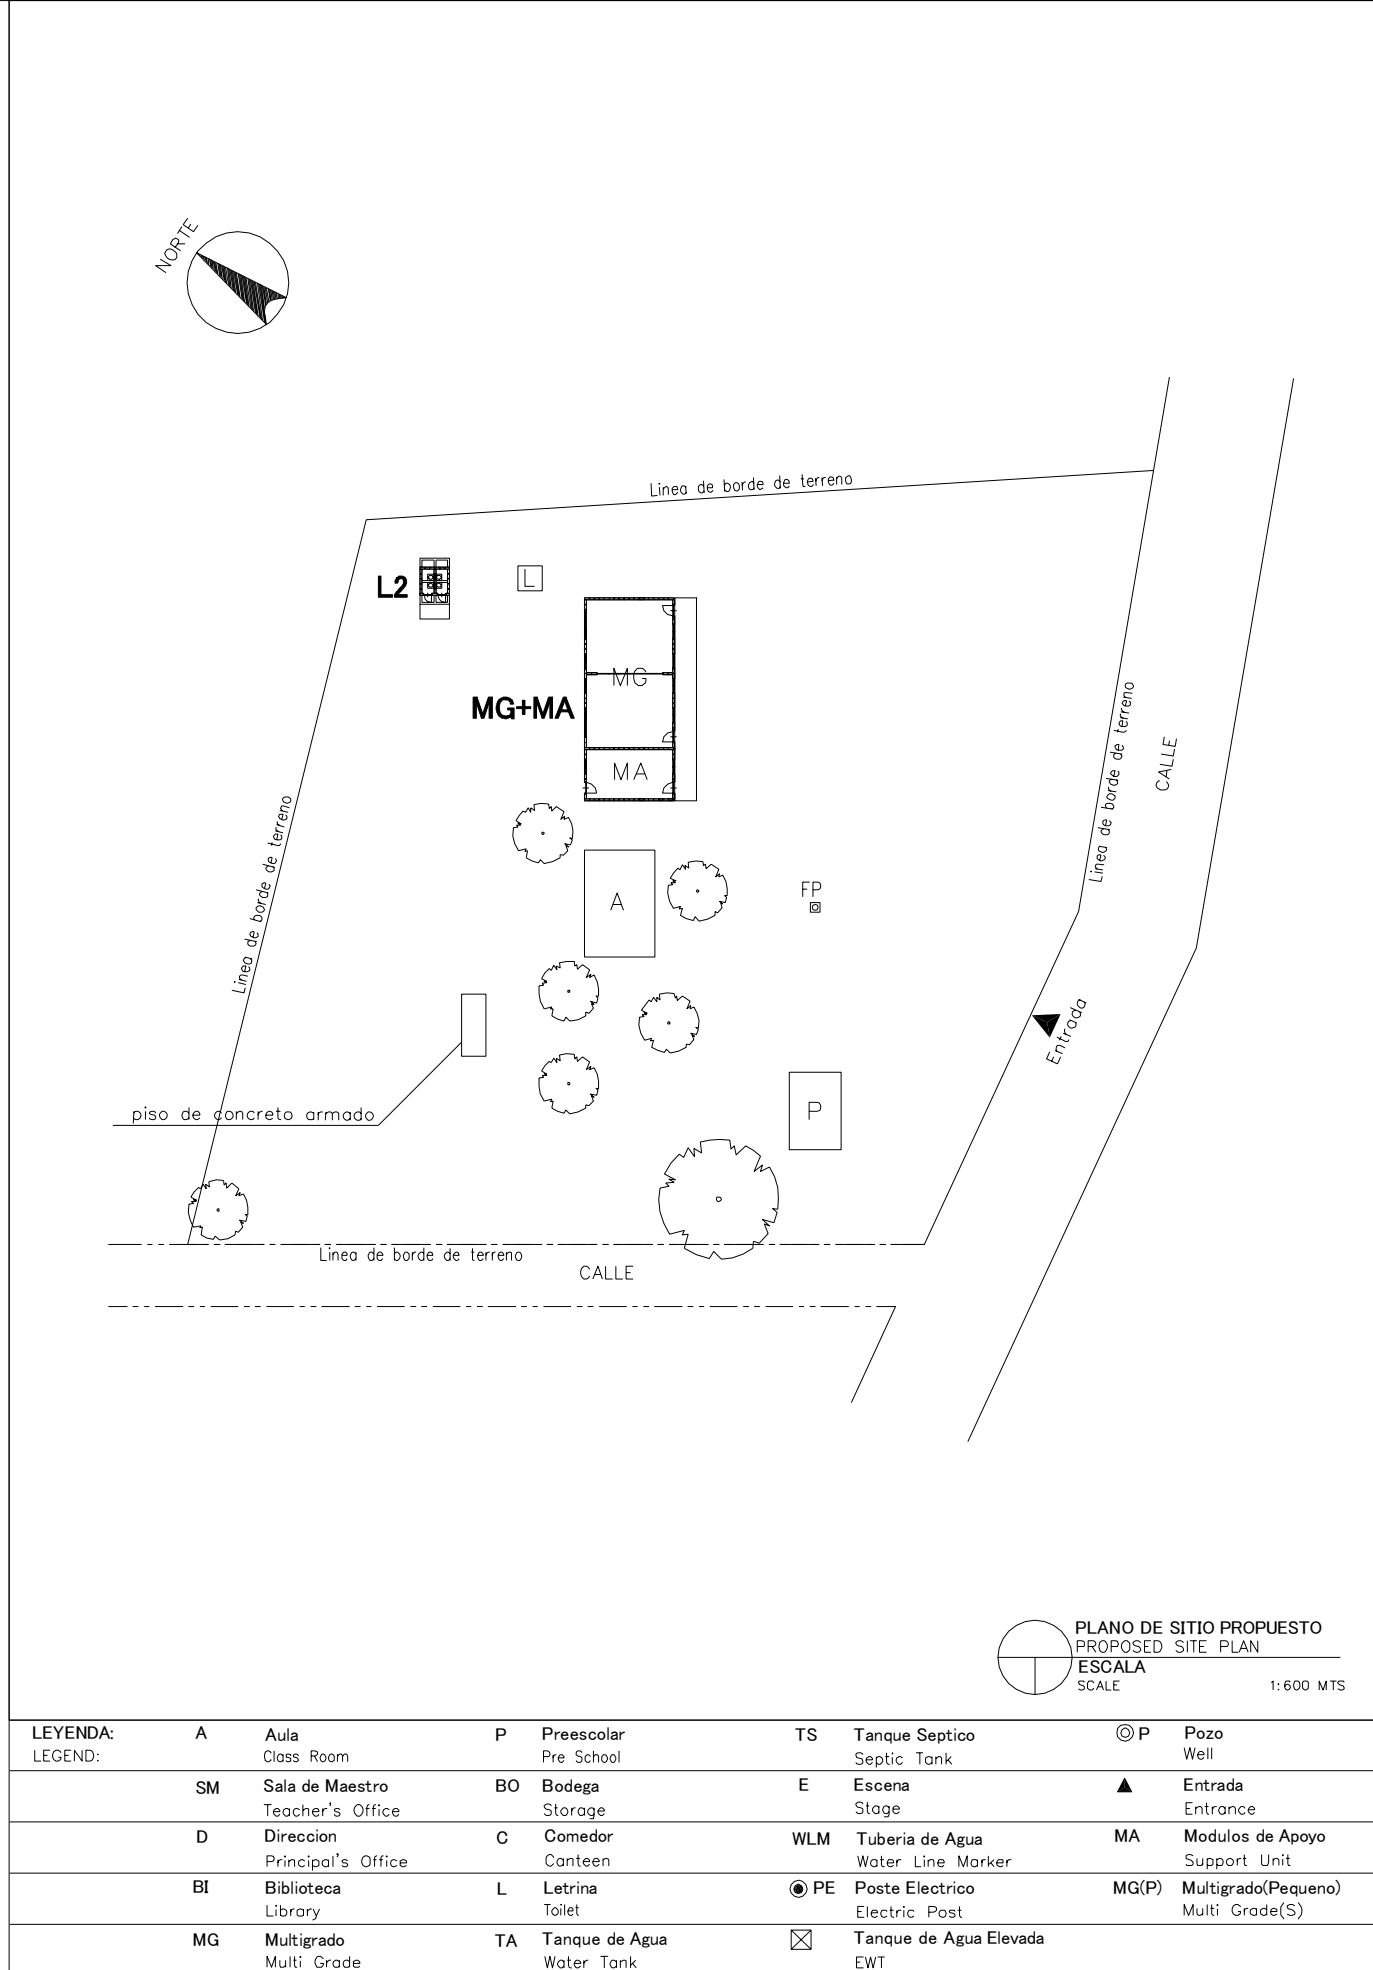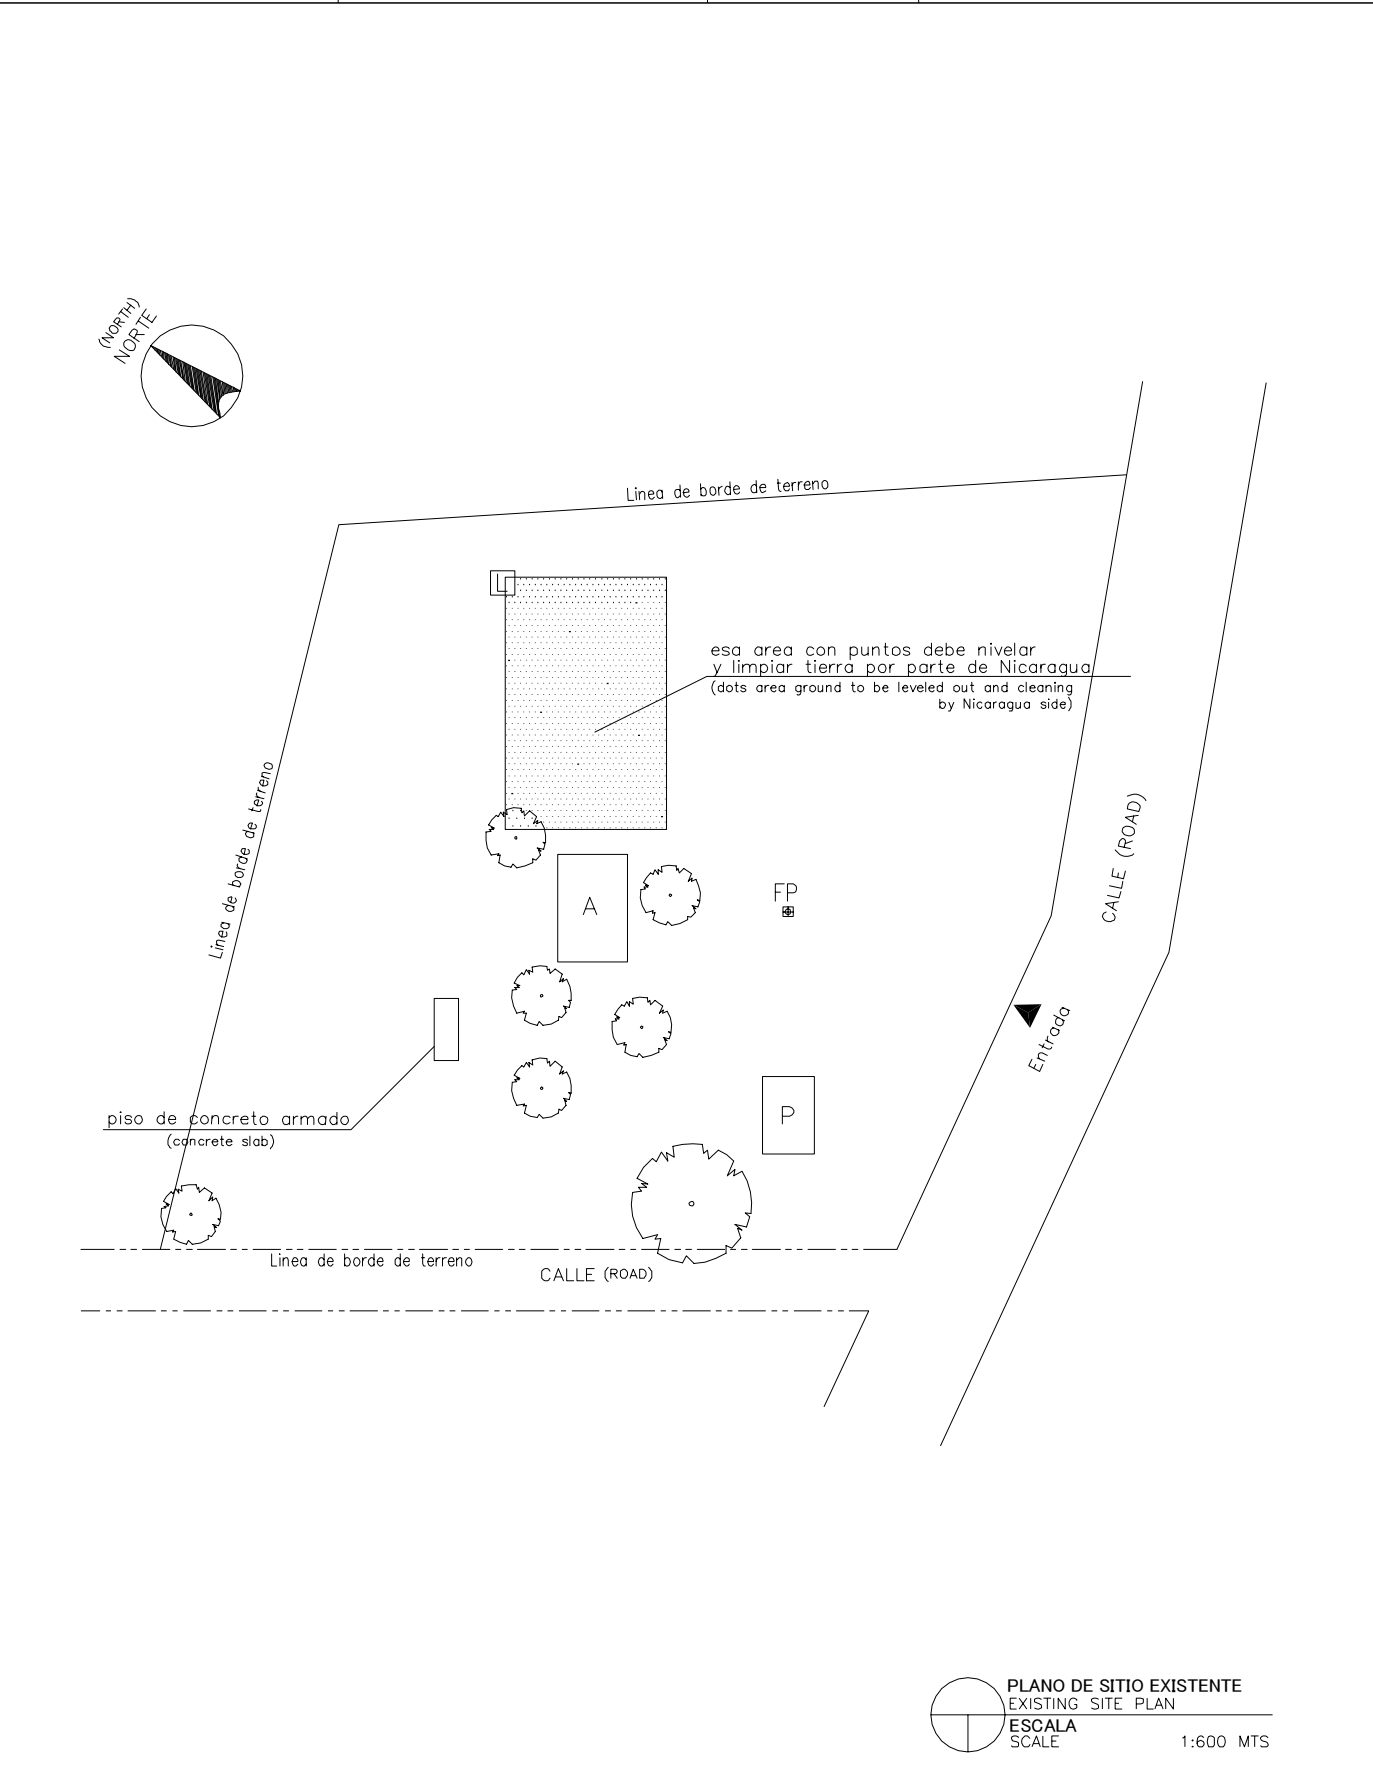

LEYENDA: LEGEND:	A	Aula Class Room	P	Preescolar Pre School	TS	Tanque Septico Septic Tank	⊙ P	Pozo Well
	SM	Sala de Maestro Teacher's Office	BO	Bodega Storage	E	Escena Stage	▲	Entrada Entrance
	D	Direccion Principal's Office	C	Comedor Canteen	WLM	Tuberia de Agua Water Line Marker	MA	Modulos de Apoyo Support Unit
	BI	Biblioteca Library	L	Letrina Toilet	⊙ PE	Poste Electrico Electric Post	MG(P)	Multigrado(Pequeno) Multi Grade(S)
	MG	Multigrado Multi Grade	TA	Tanque de Agua Water Tank	⊠	Tanque de Agua Elevada EWT		

NOMBRE DE ESCUELA NAME OF SCHOOL	SANTA SOFIA	NI DE ESCUELA SCHOOL ID	BO-38 (B-100)
DEPARTAMENTO DEPARTMENT	BOACO	MUNICIPIO MUNICIPALITY	BOACO

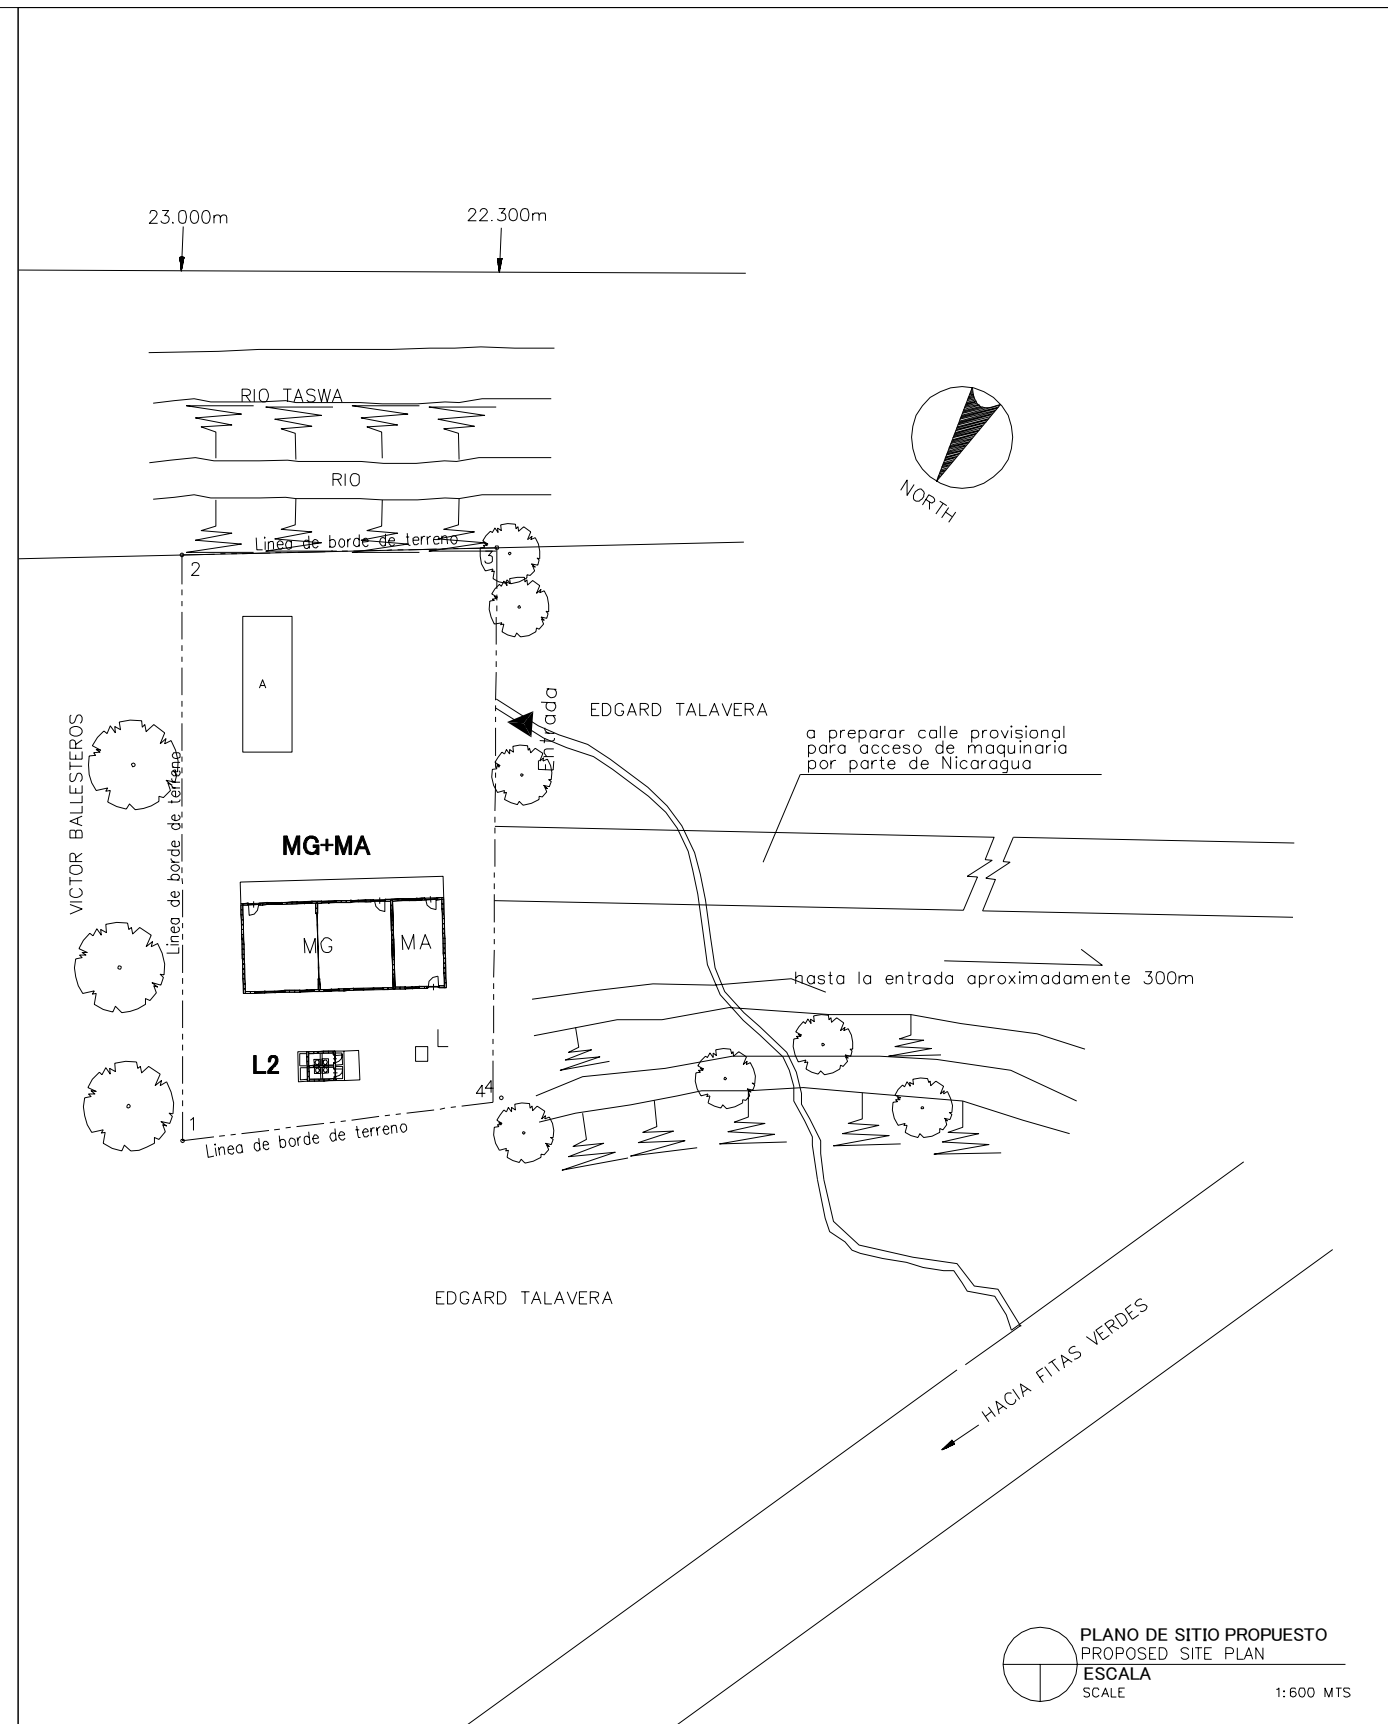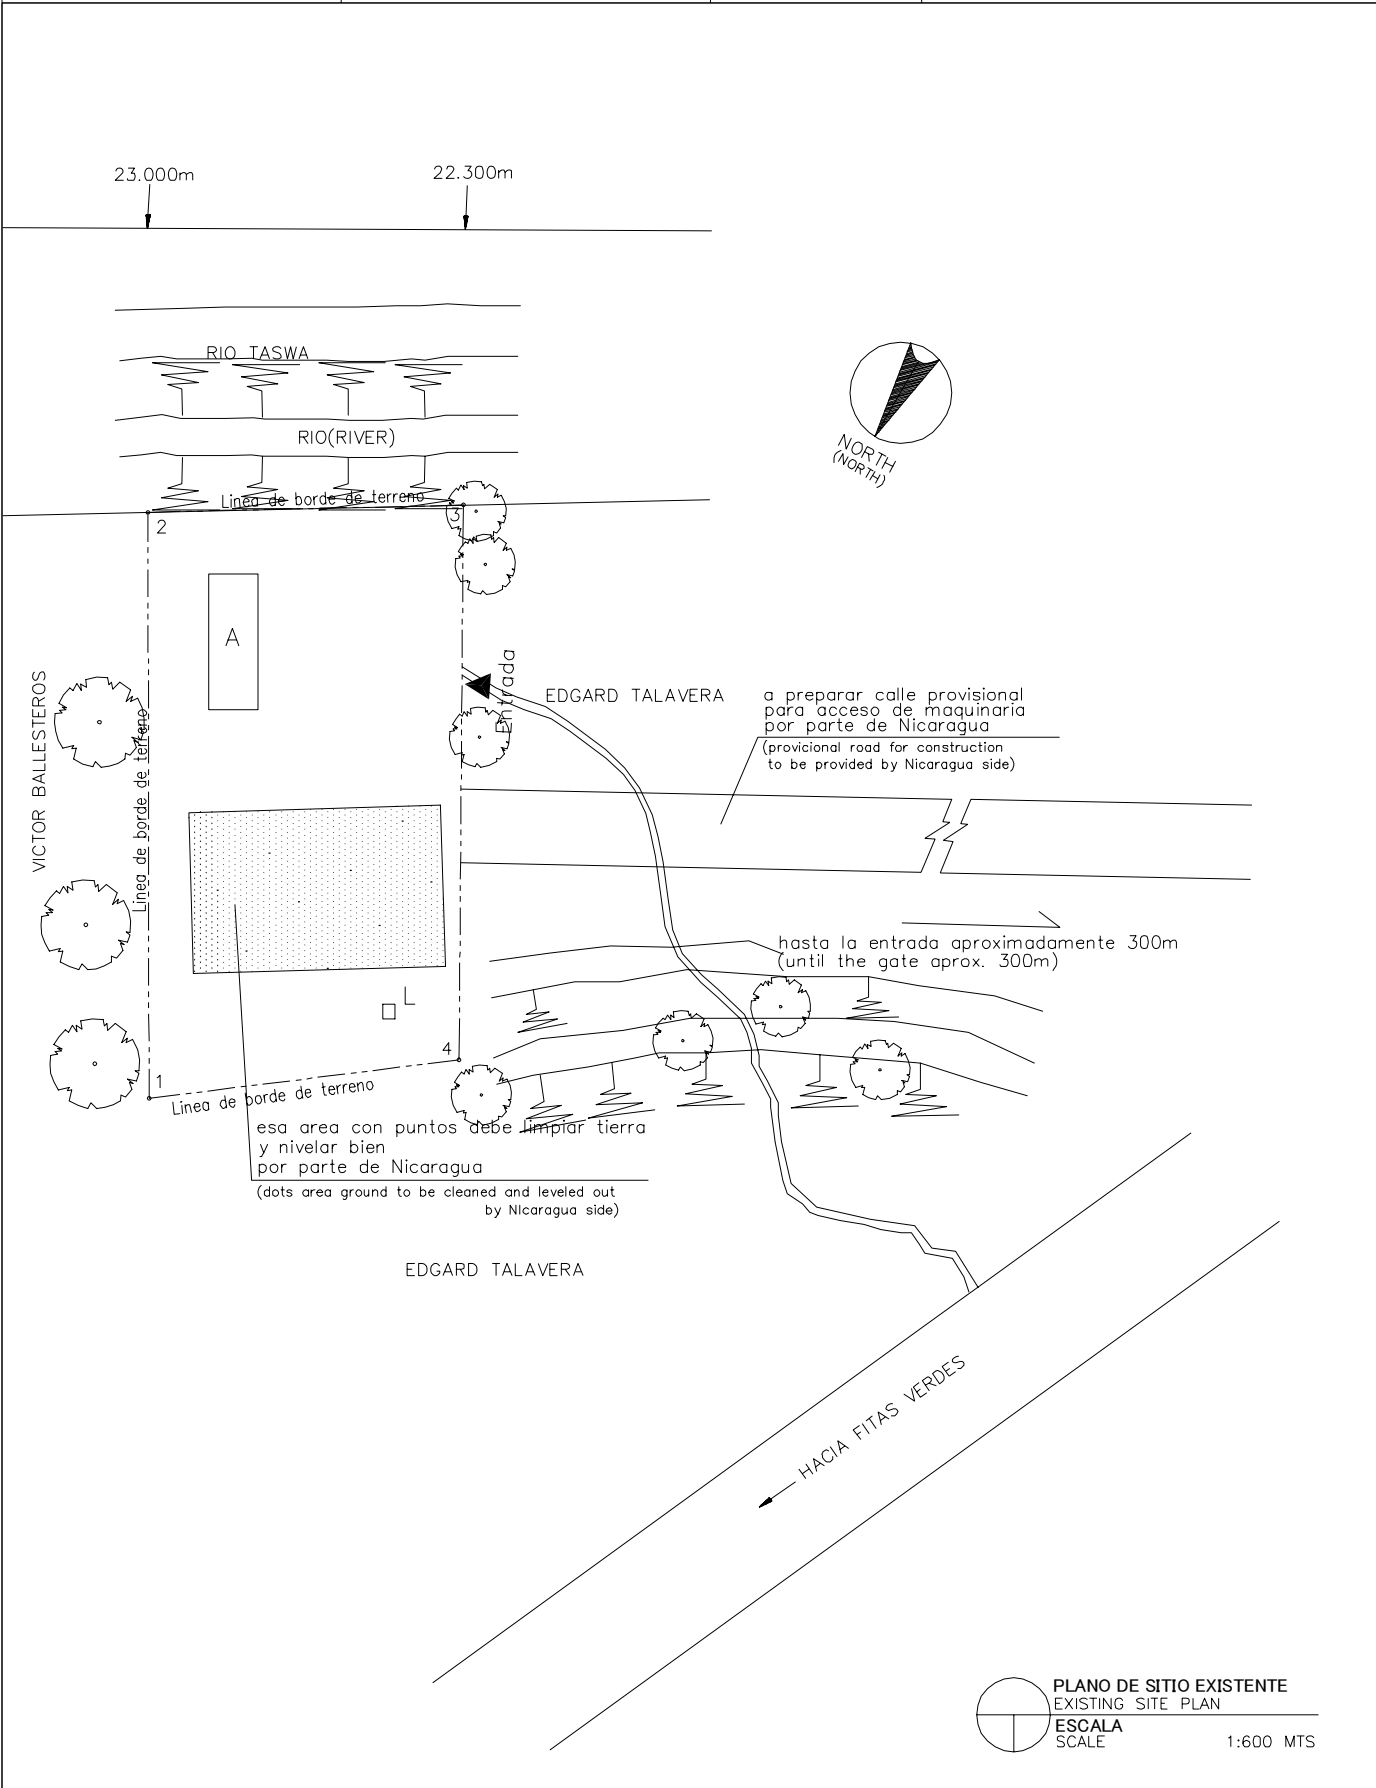

LEYENDA: LEGEND:	A	Aula Class Room	P	Preescolar Pre School	TS	Tanque Septico Septic Tank	⊙ P	Pozo Well
	SM	Sala de Maestro Teacher's Office	BO	Bodega Storage	E	Escena Stage	▲	Entrada Entrance
	D	Direccion Principal's Office	C	Comedor Canteen	WLM	Tuberia de Agua Water Line Marker	MA	Modulos de Apoyo Support Unit
	BI	Biblioteca Library	L	Letrina Toilet	⊙ PE	Poste Electrico Electric Post	MG(P)	Multigrado(Pequeno) Multi Grade(S)
	MG	Multigrado Multi Grade	TA	Tanque de Agua Water Tank	⊠	Tanque de Agua Elevada EWT		